



PŮDORYS ZÁKLADY

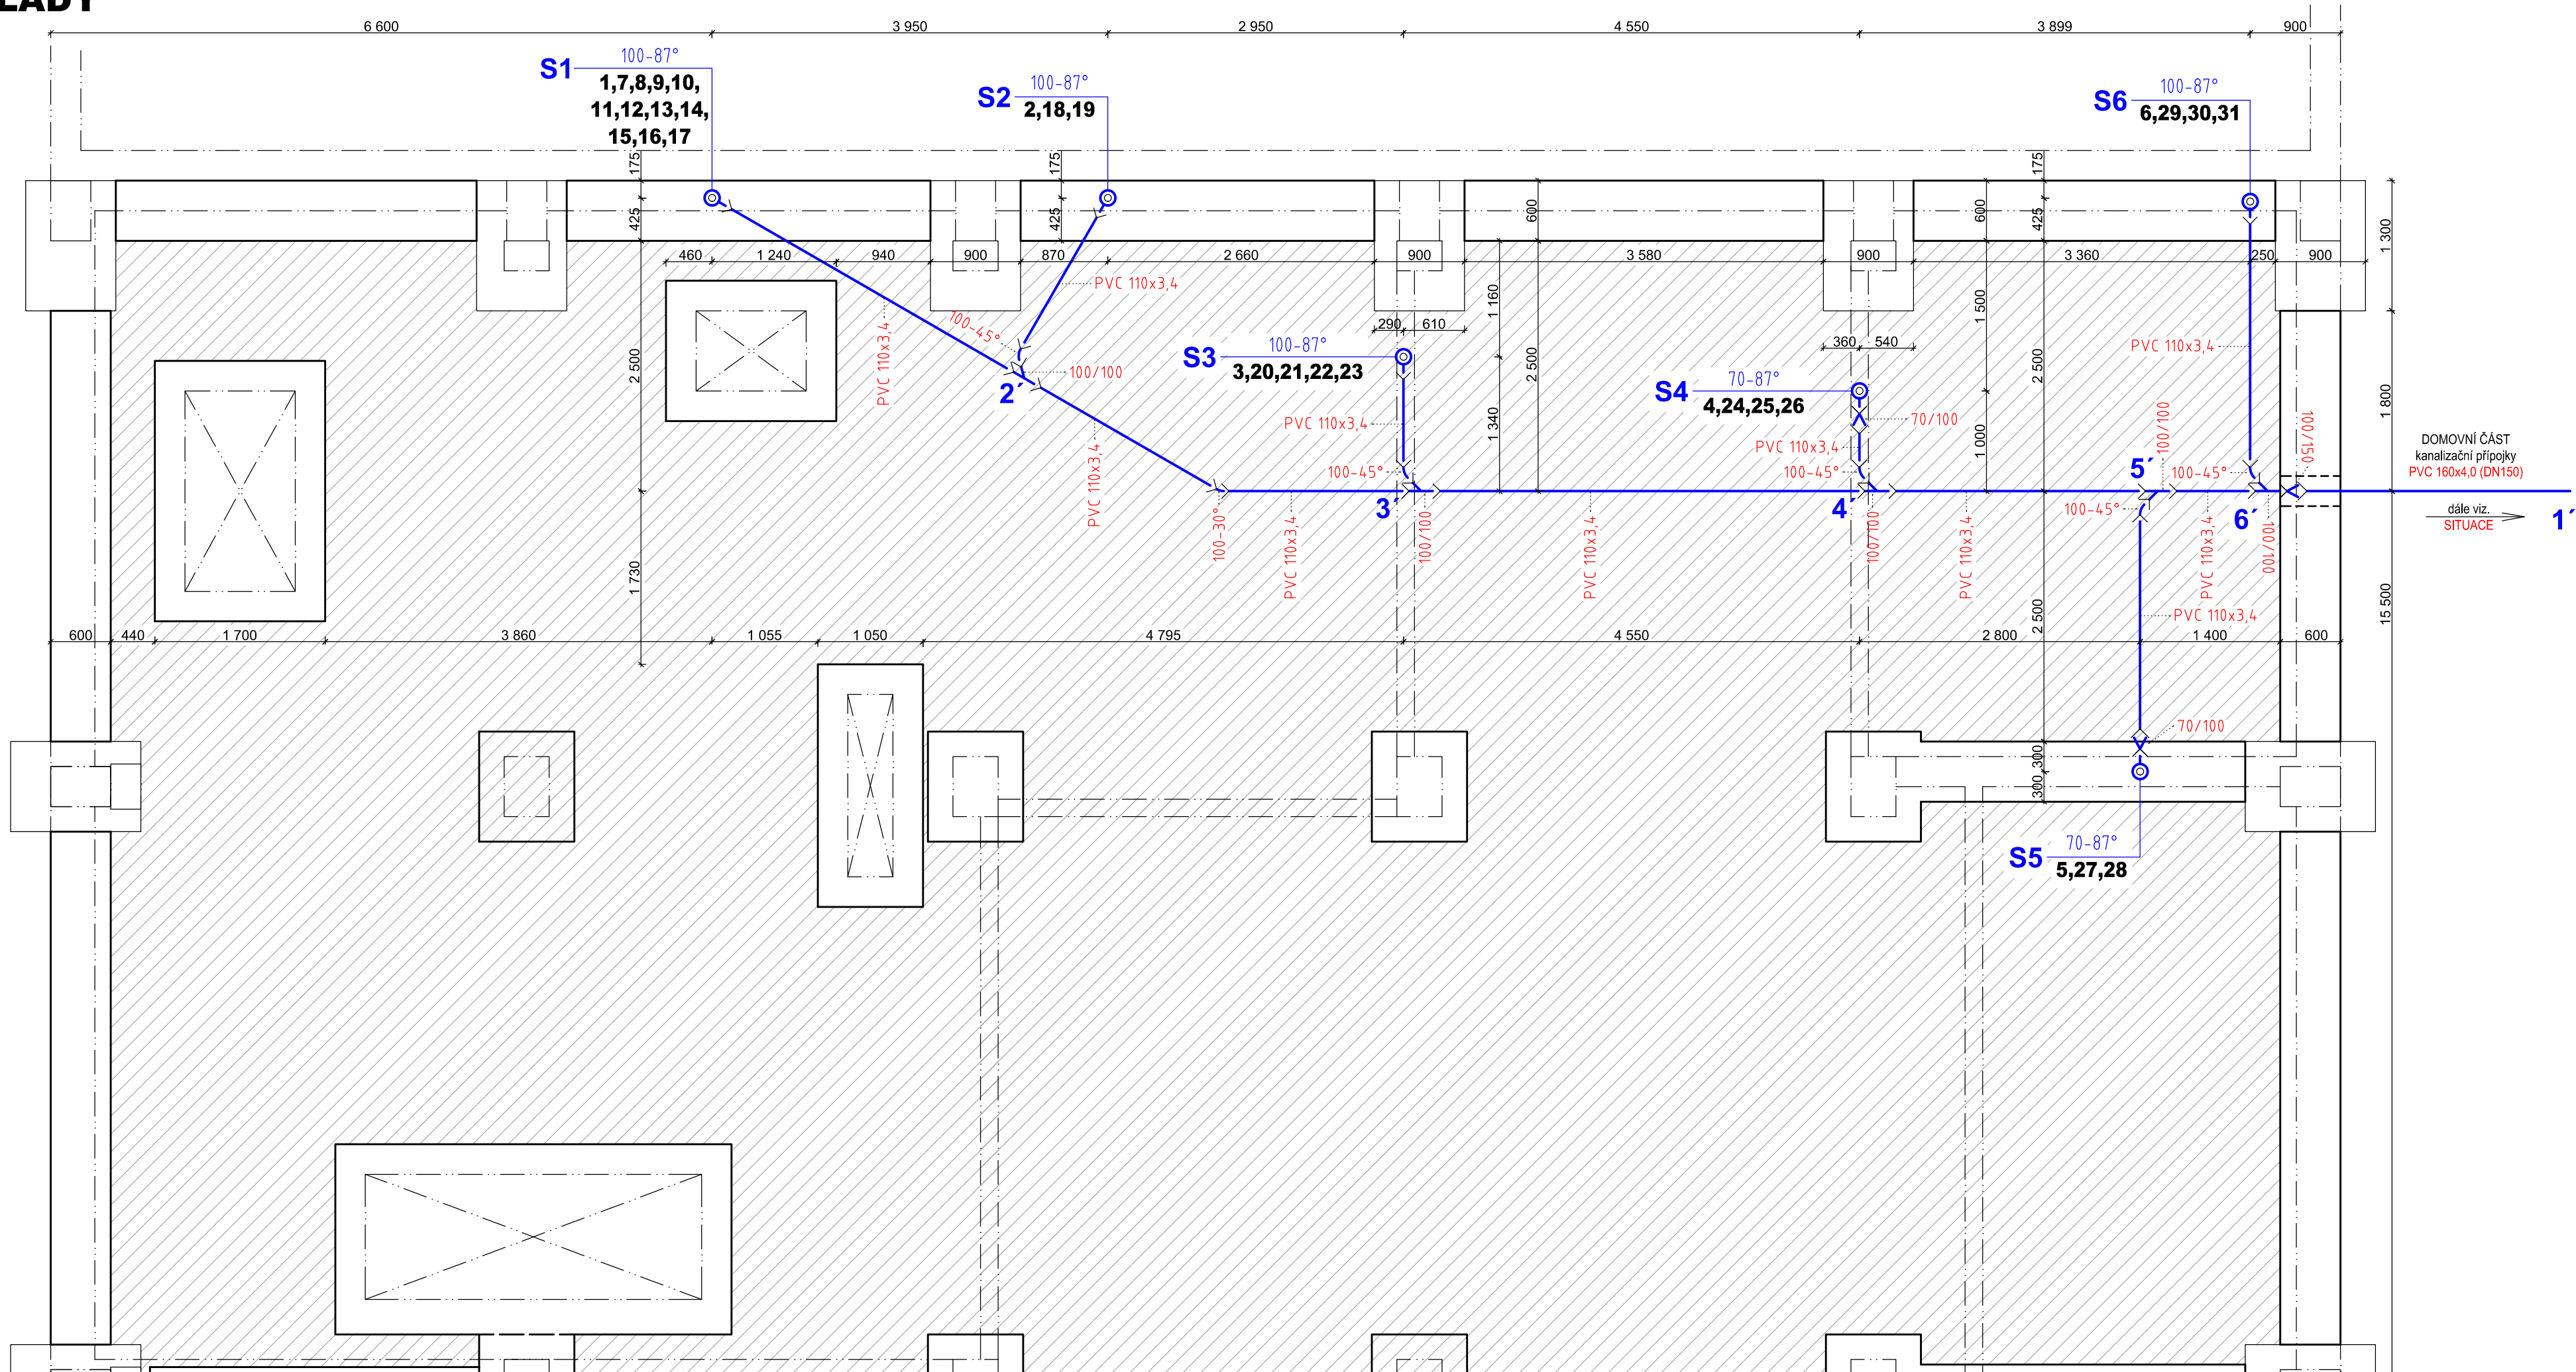

LEGENDA ZAŘIZOVACÍCH PŘEDMĚTŮ:

Ozn.	Popis	Počet
WC	kombinovaný klozet s úspornou splachovací aparaturou K 87-15	8
B	bidet	0
UM	diturvitové umyvadlo s pákovou stojánkovou umyvadlovou baterií (PSUB)	8
U	diturvitové umyvadlo s pákovou stojánkovou umyvadlovou baterií (PSUB)	0
VL	vyvěvka s pákovou nástěnou vanovou baterií (PNVB)	3
SK	sprchový kout s pákovou nástěnou vanovou baterií (PNVB)	2
Vana	vana s pákovou nástěnou vanovou baterií (PNVB)	0
KD	kuchyňský dřez s pákovou stojánkovou dřezovou baterií (PSDB)	2
P	pisoir s úspornou splachovací aparaturou K 87-15	2
M	myčka na nádobí	2
AP	automatická pračka	1
VK	výtokový ventil T 212 s připojením na hadici	0
TUV	zásobník TUV - elektrický ohříváč vody s kompletním vybavením (pojistný ventil, zpětná klapka apod.)	1

ZMĚNA STAVBY PŘED DOKONČENÍM

Stavebník—inventor: Chlop s.r.o. Terezín 393, 411 55 Terezín		 sídl: Elišky Krásnohorské 1717/10 412 01 Litoměřice IČ: 86769413, DIČ: CZ8612012683 mobil: +420 602 559 396 email: lukas.pocik@cpaprojekt.cz web: www.cpaprojekt.cz	
Odpovědný projektant: Ing. Lukáš Počík			
Navrhl, vypracoval: Ing. Lukáš Počík			
Název a účel díla: <b>Administrativní a skladová hala firmy Chlop s.r.o., Terezín č.p. 393 na p.č. st. 325/3 a p.p.č. 325/2 k.ú. Terezín</b>			
Část:	ZTI - VODOVOD A KANALIZACE	Číslo zakázky: 2017-019	Stupeň dokumentace:
Název přílohy:	KANALIZACE - PŮDORYS ZÁKLADY	Datum: listopad 2017	Počet formátů: 4 x A4
		Měřítko: 1:50	Číslo přílohy: 009