

SOUŘADNICE VYTYČOVACÍCH BODŮ (S-JTSK)

PŘÍPOJKA D
D1 522033.717 1165556.114
D2 522032.554 1165565.790
D3 522021.655 1165564.473
D4 522000.711 1165560.782
D5 522005.443 1165520.679


PŘÍPOJKA D10
D7 522029.356 1165523.135

	KANALIZACE
	VODOVOD
	PLYNOVOD STL - PODZEMNÍ
	SIGNALIZAČNÍ KABEL-PODZEMNÍ
	SDĚLOVACÍ VEDENÍ -PODZEMNÍ
	VEDENÍ VN - PODZEMNÍ
	VEDENÍ NN - PODZEMNÍ
	VEDENÍ VO - PODZEMNÍ
	TEPELNÝ KANÁL
	NADZEMNÍ VEDENÍ
	PŘIBLIŽNÁ TRASA

Poloha podzemních vedení a zařízení byla zakreslena podle jejich evidence dle JDTM-ZK, případně dle údajů příslušných správců.

Polohu podzemních vedení nelze vytyčovat odměřováním vzdáleností na výkrese. Přesné vyznačení všech podzemních vedení na povrchu zajistí investor před zahájením stavby.

VEDOUCÍ GEODET PETR MENŠÍK	ZPRACOVAL ING. MIROSLAV HORÁK	KONTROLOVAL ING. VLASTIMIL VAVŘÍK		geodetická kancelář tř. T. Bati 508 762 73 Zlín tel. 00420 577593-4, 602504425
ZAMĚŘENÍ OKOLÍ BUDOVY TR. TOMÁŠE BATI 508				MĚŘENÍ FORMÁT I:5 A4
ZAMĚŘENÍ 1:500				DATUM BRÉZEN 2019
				Č. Z. 08/2019
SOUŘ. SYSTÉM S-JTSK	VÝŠKOVÝ SYSTÉM B p. v.	MĚŘITKO I:500		
		DATUM PLATNOST		
INŽENÝRSKÉ SÍTĚ ZAKRESLIL		BRÉZEN 2019 I ROK		

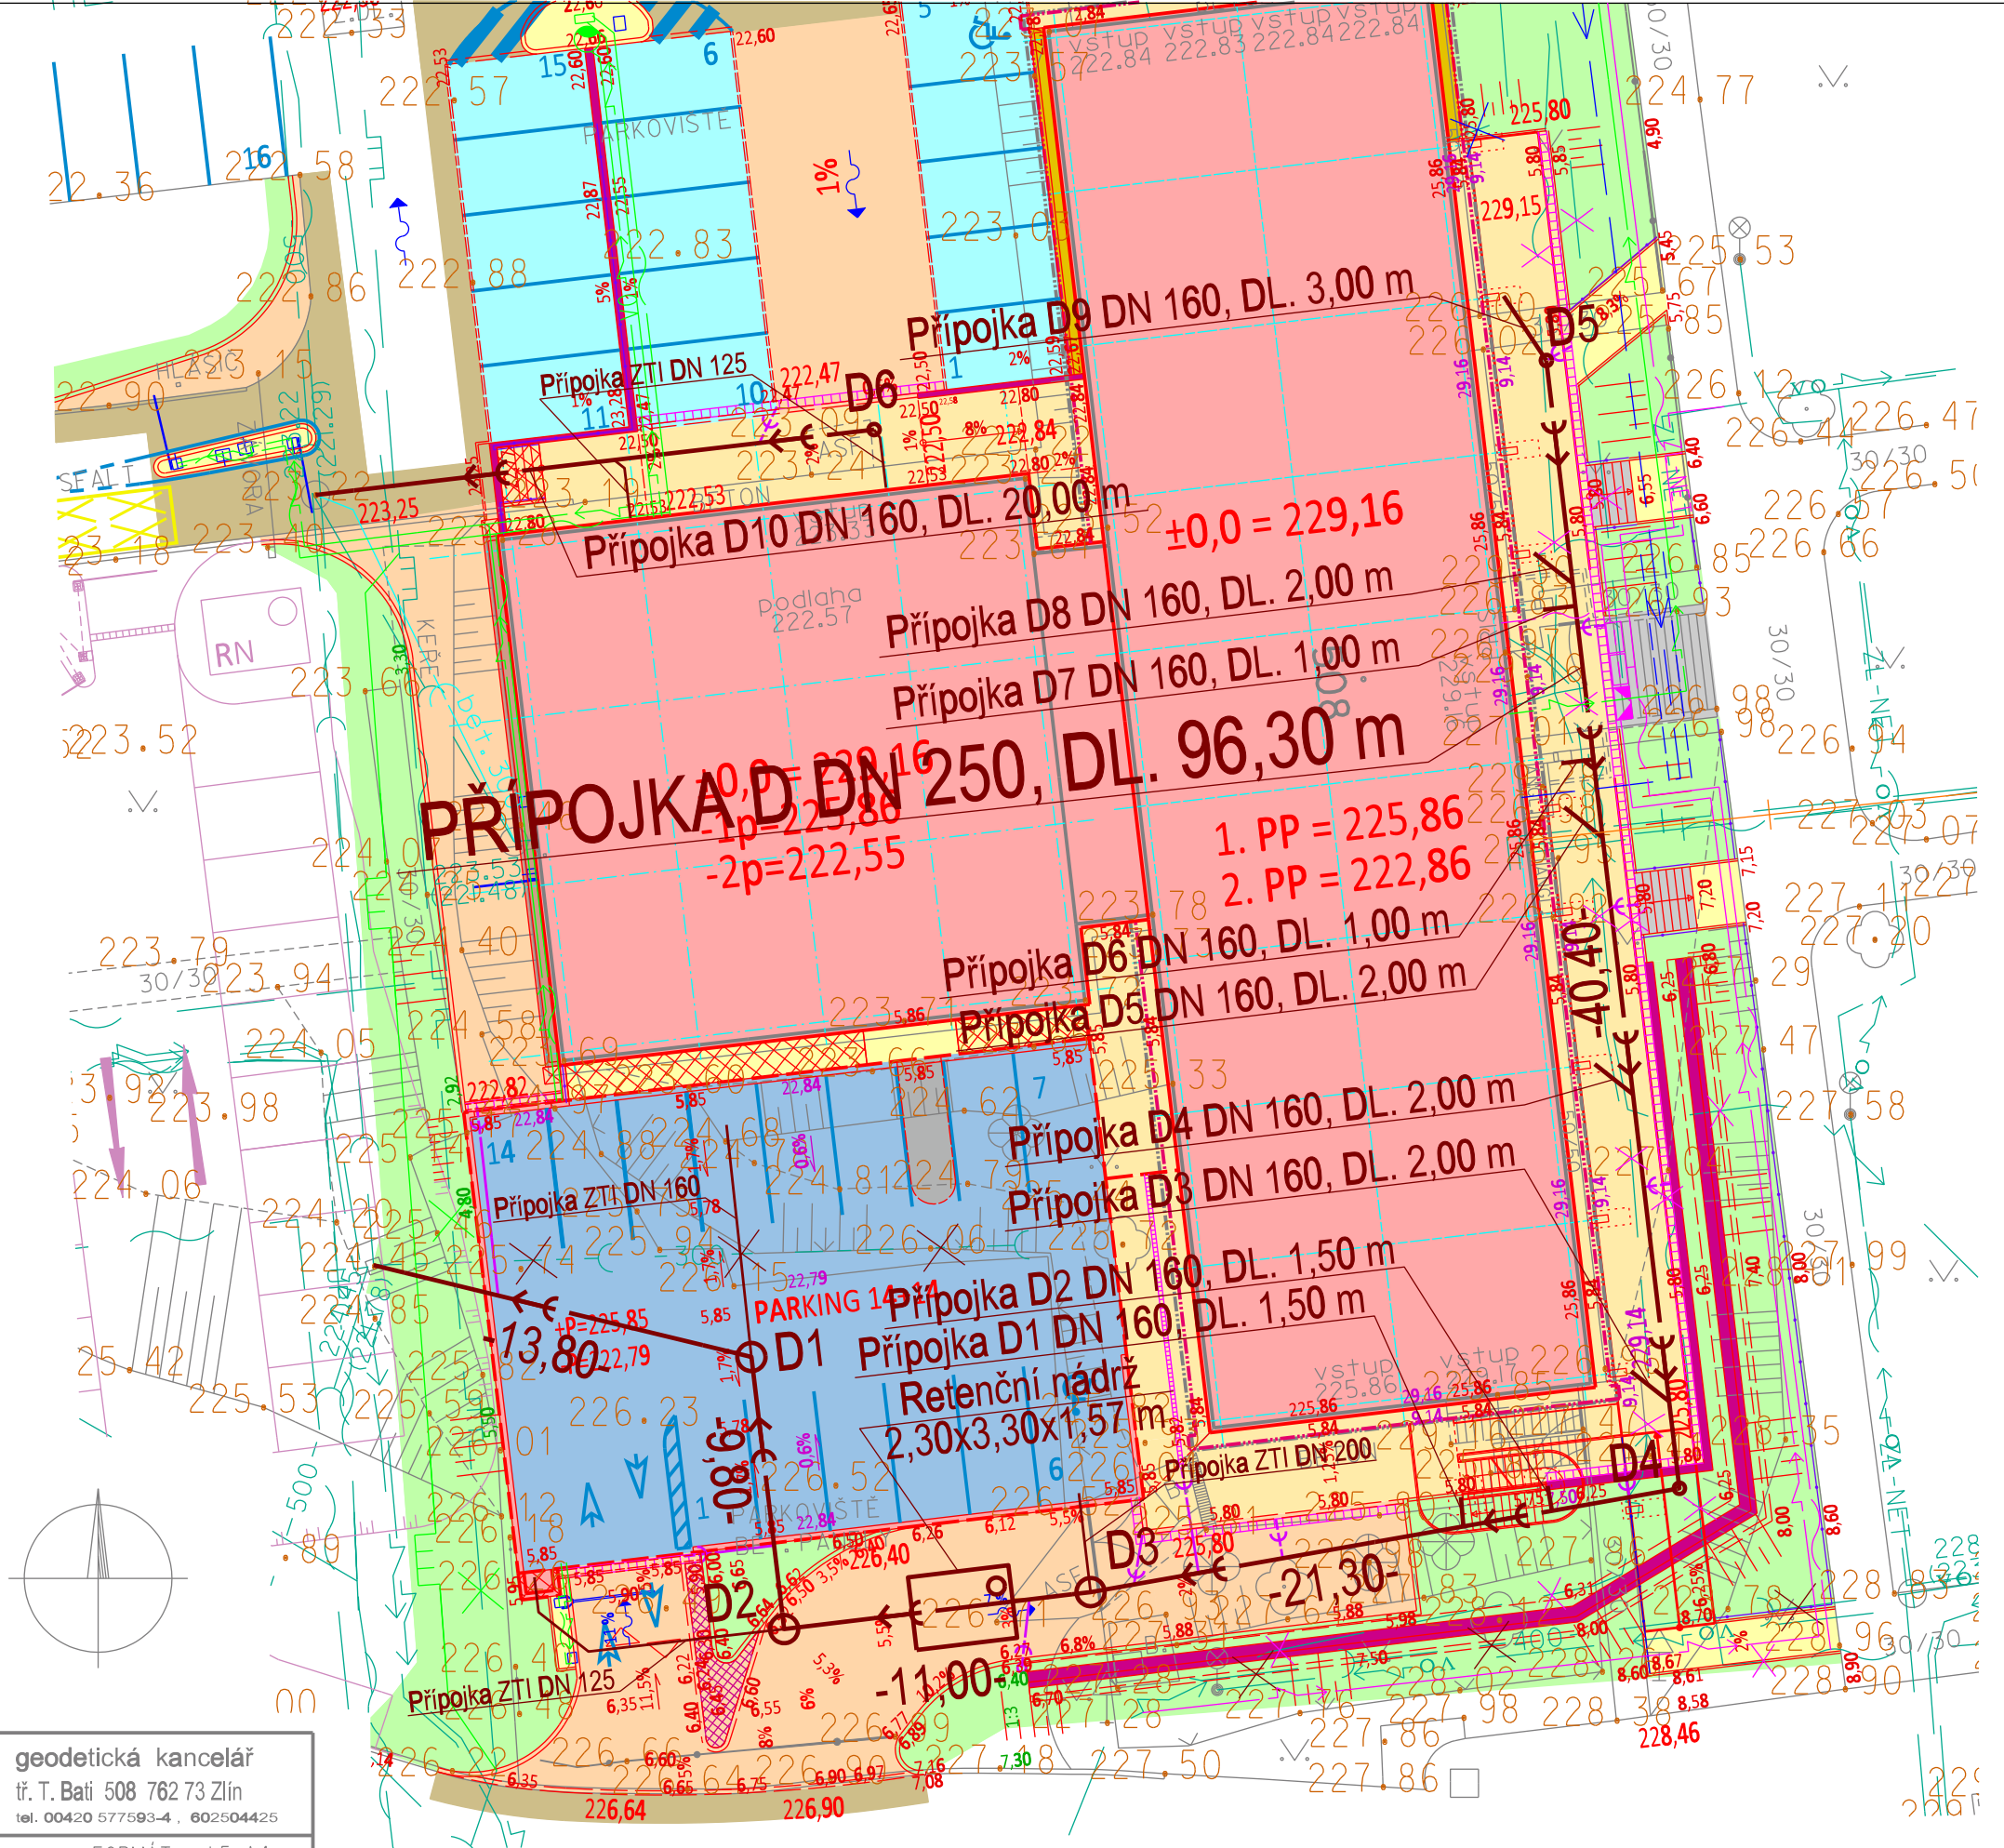


LEGENDA:

DOKUMENTACE TECHNICKÉ INFRASTRUKTURY:

TI 01 AREÁLOVÁ KANALIZACE

Rev.:	Datum :	Popis změny :	Vypracoval:	Kontroloval:
01				
02				
03				
04				
05				
06				
07				
08				
09				
10				

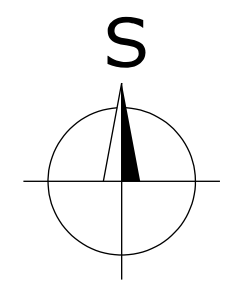

SOUŘADNICOVÝ SYSTÉM : JTSK
VÝŠKOVÝ SYSTÉM : B.p.v.

Investor:	OBEK SERVIS a.s. Panelová 289/6 190 15 Praha9 - Satalice
-----------	---

Koordinace stavby a profesí		
Koordinace stavby a technologie		
Statik		

Hlavní projektant	Ved. projekt. profese	Zodp.projekt. profese	Kontroloval	
Oprávněná osoba kooperanta:				číslo zakázky

Hlavní projektant	Vedoucí projektant	Digitální zpracování	Kontroloval		
Ing.arch. J. Soukal	Ing. R. Machala	Ing. R. Machala	Ing. R. Machala	s-projekt plus a.s. projektová a inženýrská činnost tř. T.Bati 508 762 73 Zlín tel.: +420577594111, fax: +420577212055 e-mail: atelier.a@s-projekt.cz	
stavba: "OKO" Zlín - Tř. T. Bati modernizace objektu č.p. 508 a č.p. 5682				HIP	Ing.arch. J. Soukal
				číslo zakázky	19-4180-217
objekt: TI 01 Areálová kanalizace				stupeň dokumentace	DPS
profese: D.2.1 Dokumentace technické infrastruktury (veřejné a venkovní)				datum 1.vydání	02/2020
obsah: Situace areálové kanalizace				měřítko 1:250	formát 3,0 A4
				datum revize:	výtisk číslo:
				číslo revize: 00	
název dig. souboru: TI01_situ_0.dgn	číslo výkresu: TI 01	D.2.1	03		