


STÁVAJÍCÍ VZDĚLÁVACÍ CENTRUM- I. ETAPA

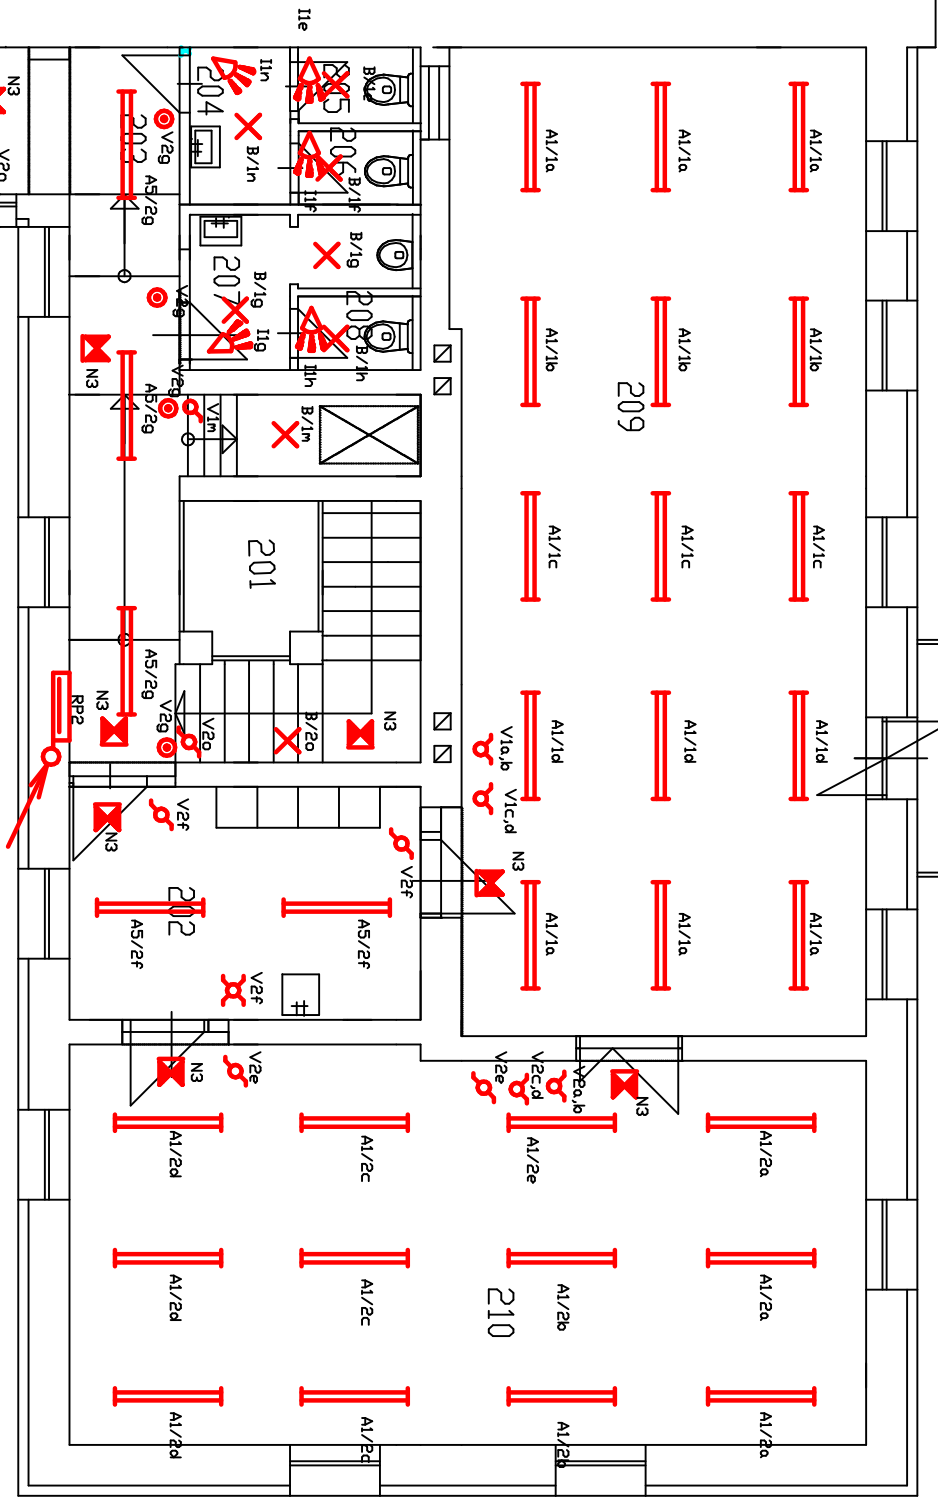

SOUSTAVA 3 PEN 230/400V 50Hz TN-S
OCHRANA PROTI NDN : SAMOČINNÝM ODPOJENÍM OD ZDROJE V SÍTI TN
PROSTREDÍ : VIZ PROTOKOL

STAVEBNÍK SLEZSKÉ VZDĚLÁVACÍ CENTRUM S.R.L. KAROLA ŠLIVKY 225/41 733 01 KARVINA - FRYŠTÁT	
STAVBA SLEZSKÉ VZDĚLÁVACÍ CENTRUM - ML. TUKADIVA VILA KAT. D. KARVINA - MĚSTO PARCELA C. 1298	Měřítko 1 : 100 Formát 2 x A4
KRESLIL PROJEKTANT Ing. Bronislav Vládek Elektroinstalace II.NP osvětlení	datum 11 / 2008 archivní číslo výkres číslo