




UV DOBRŮCHOV
M 1:50
PŮDORYS 1NP

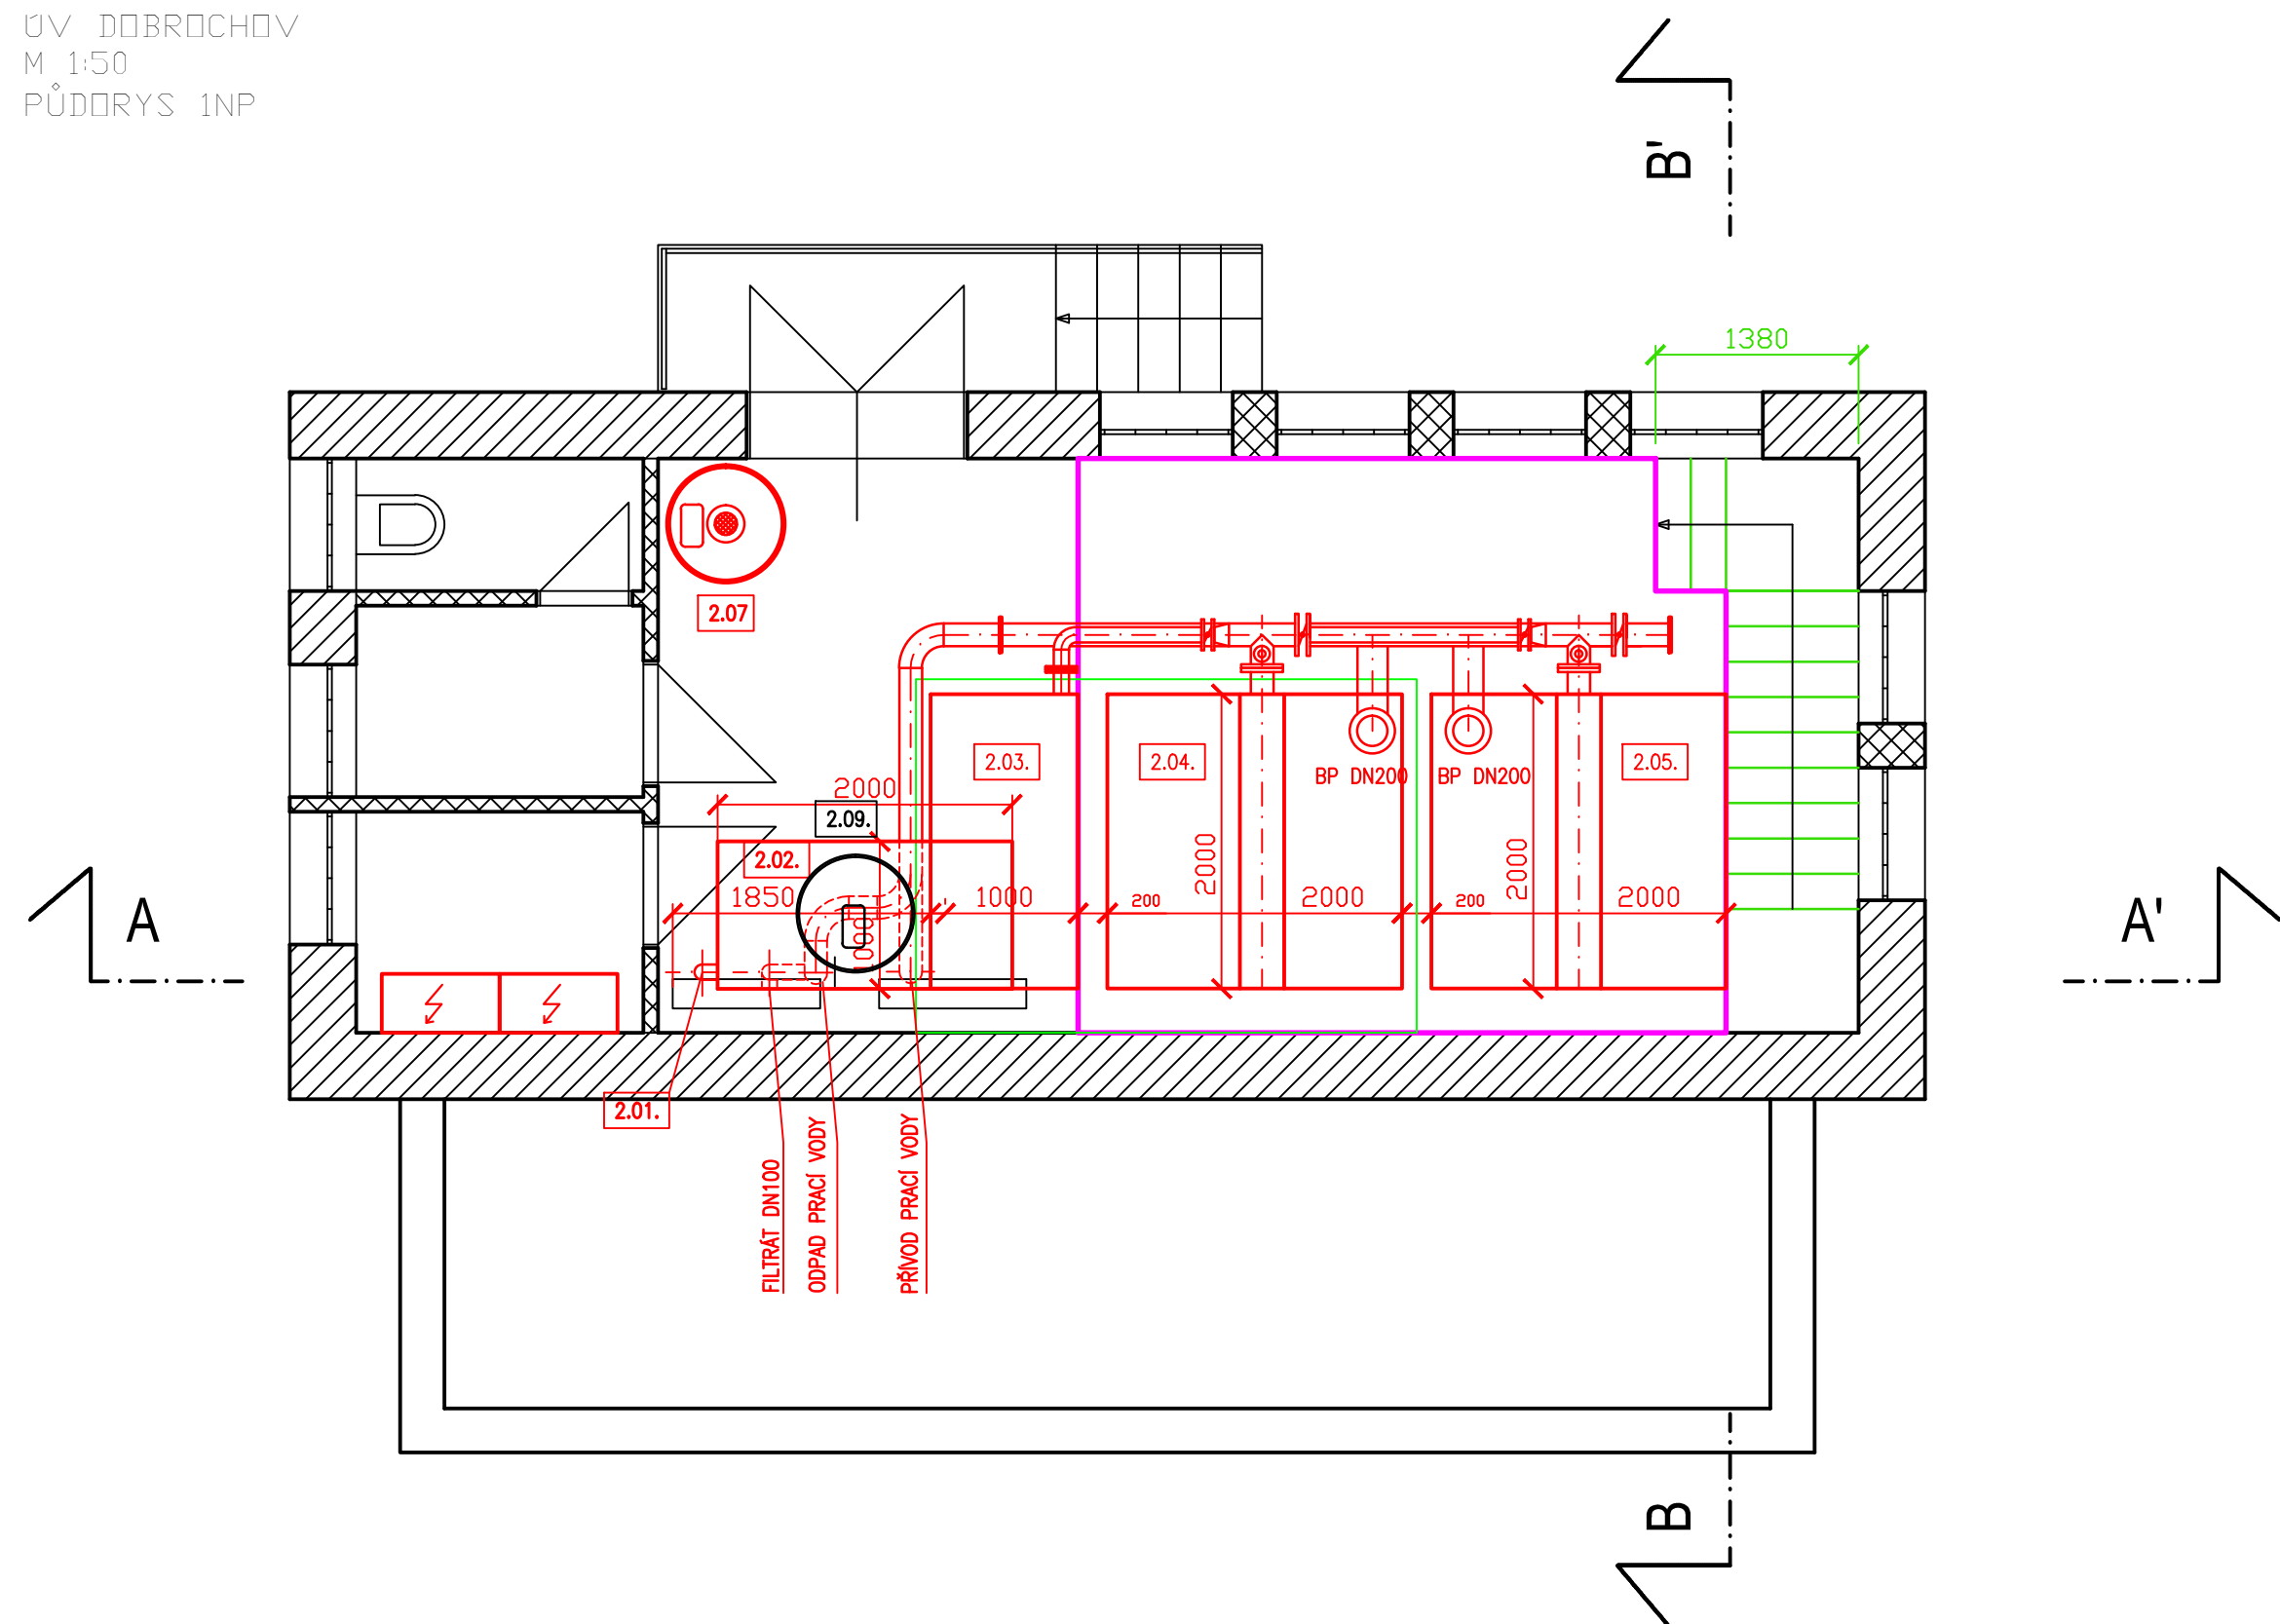


UV DOBROCHOV
M 1:50
ŘEZ AA'

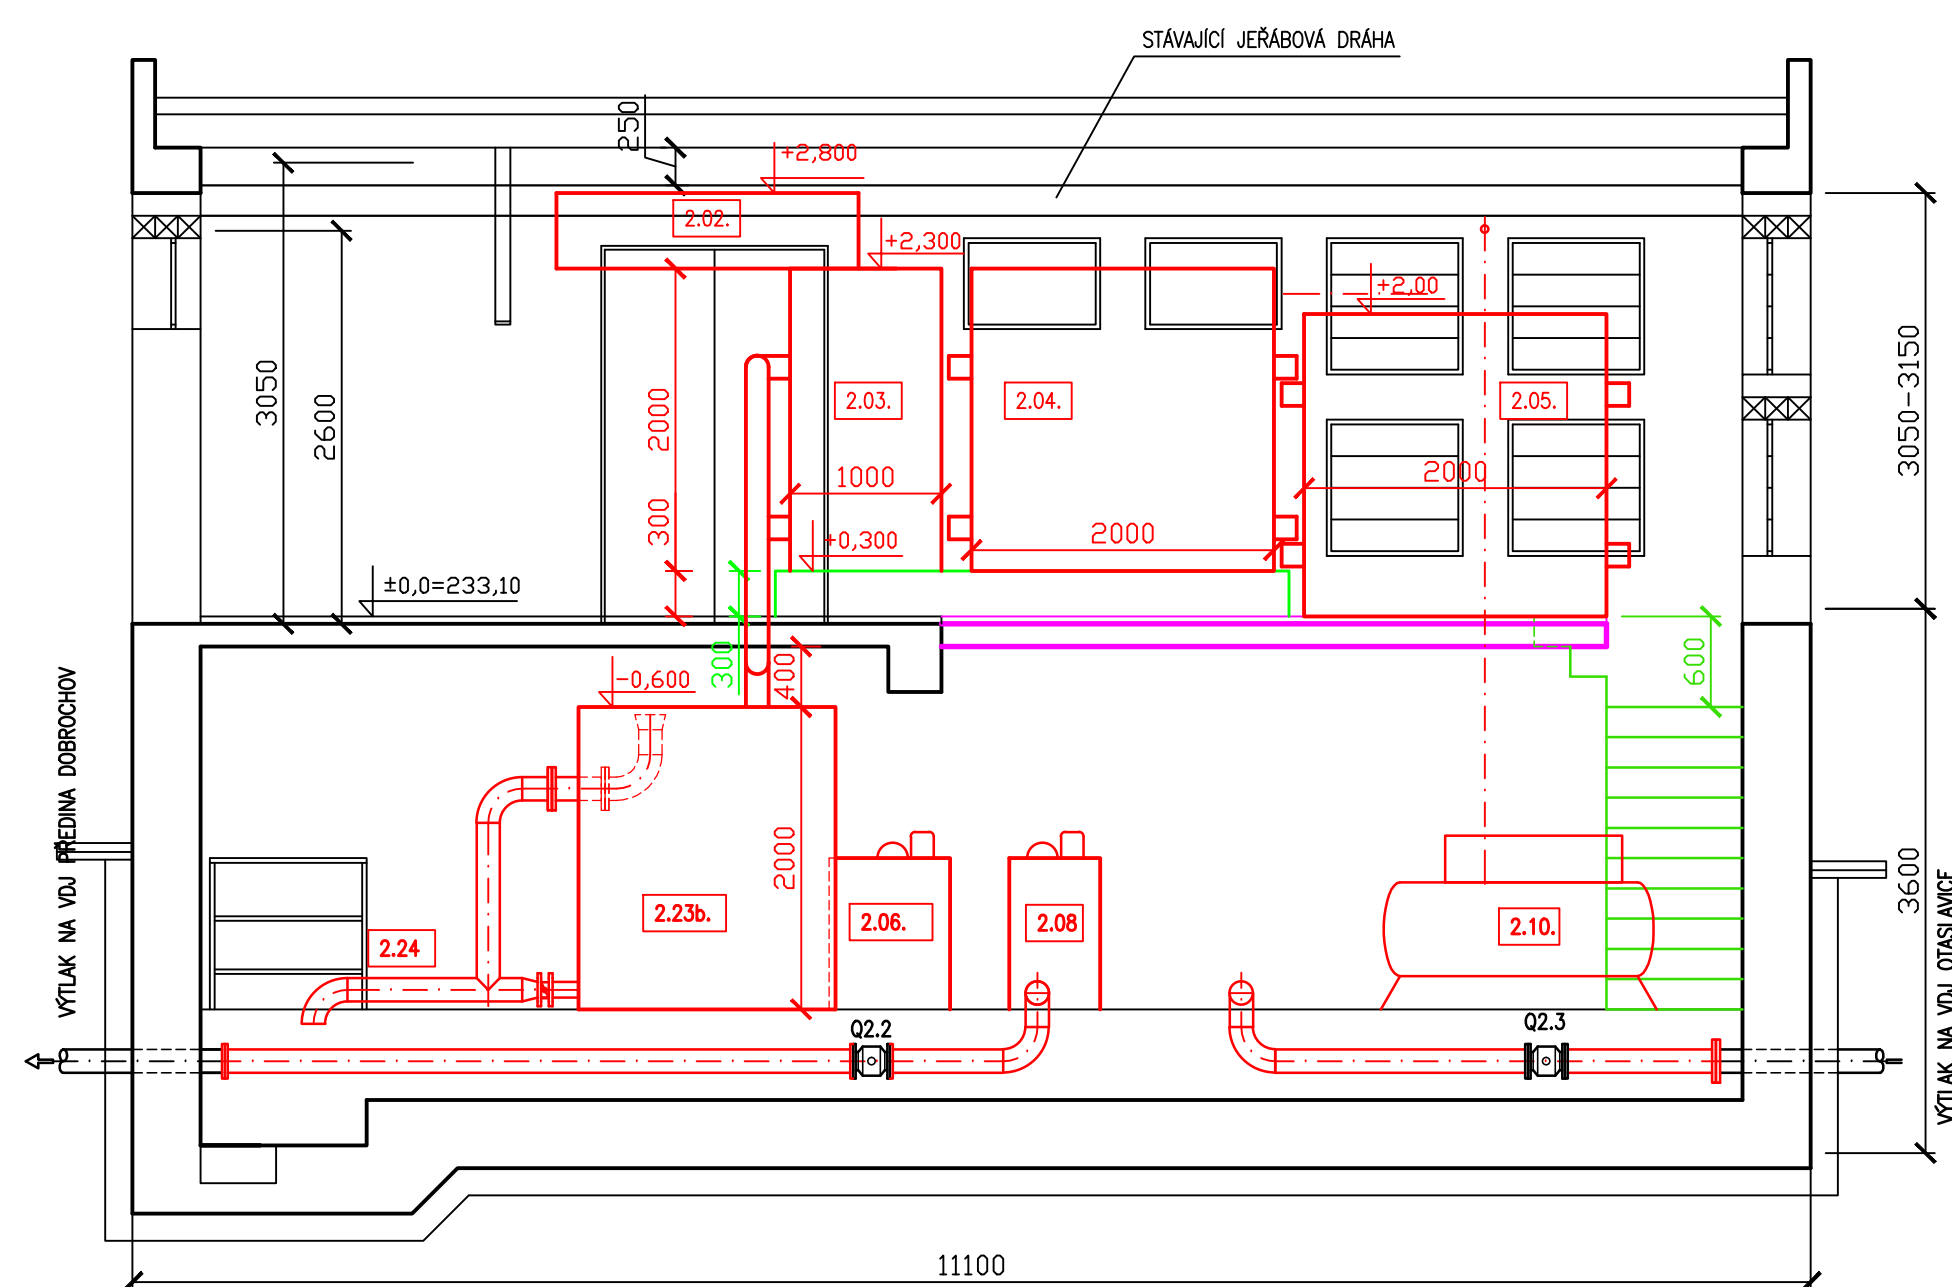

UV DOBROCHOV
M 1:50
PŮDORYS 1PP

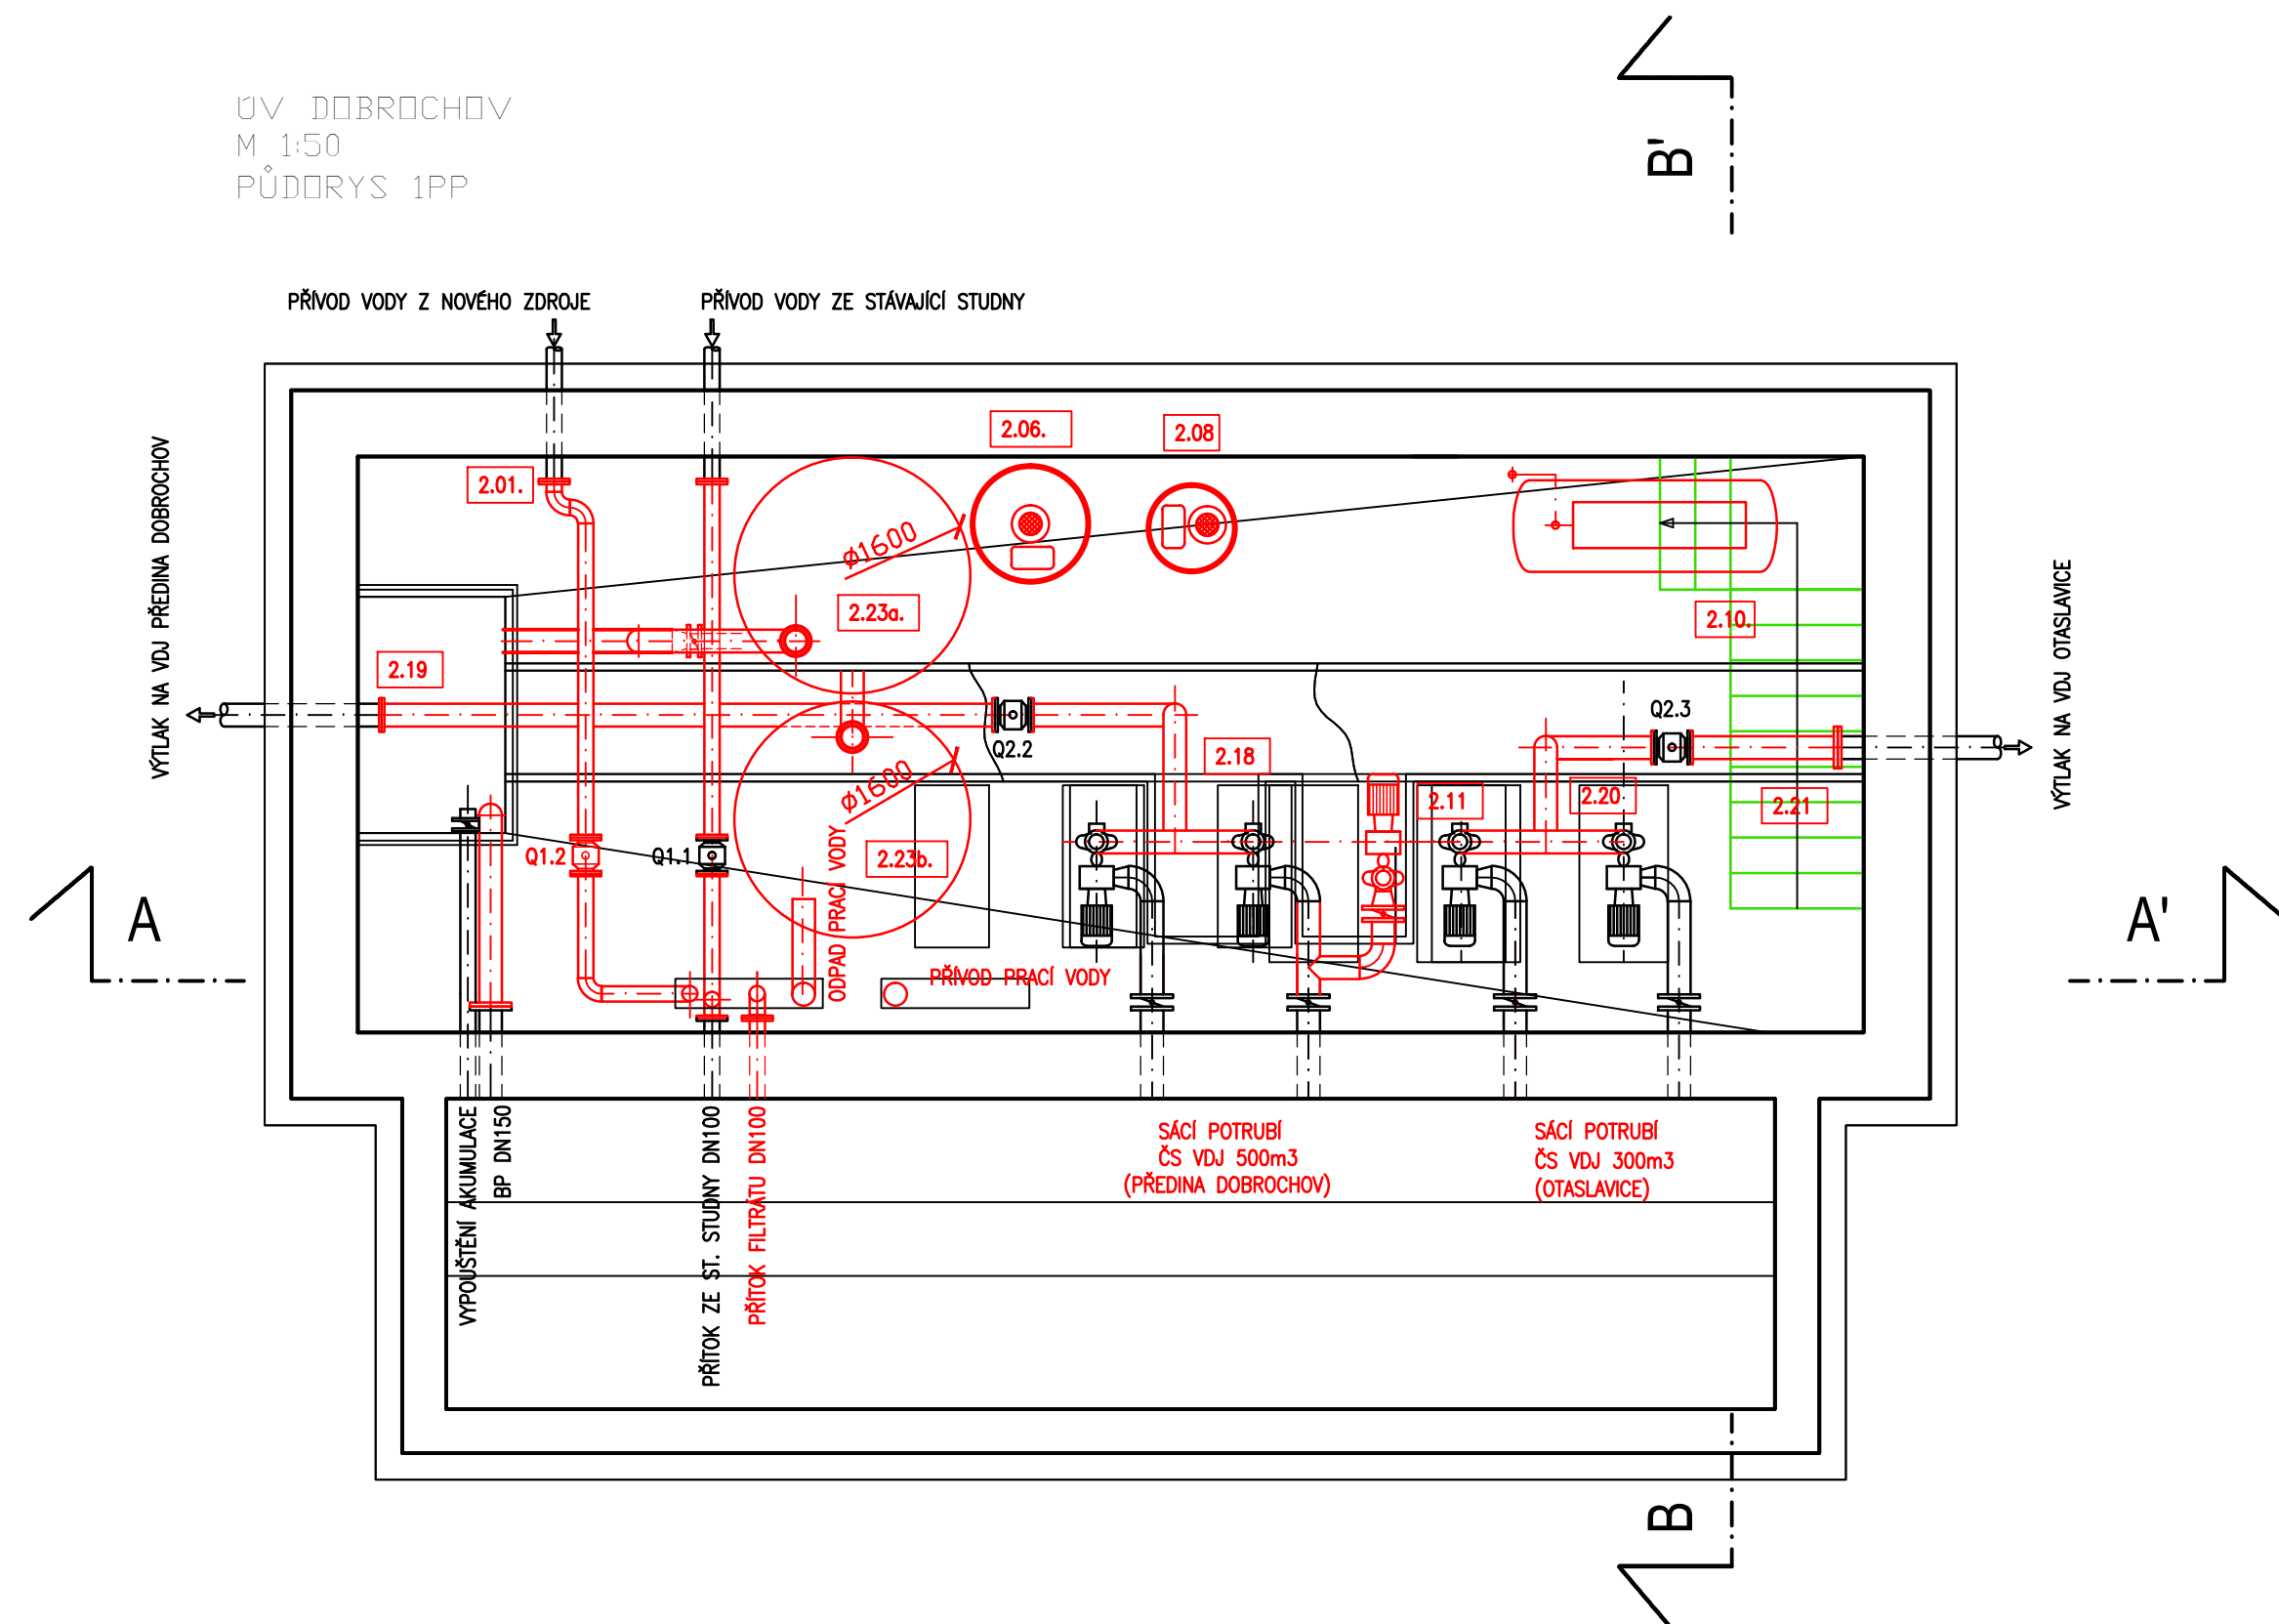

UV DOBROCHOV
M 1:50
ŘEZ BB'

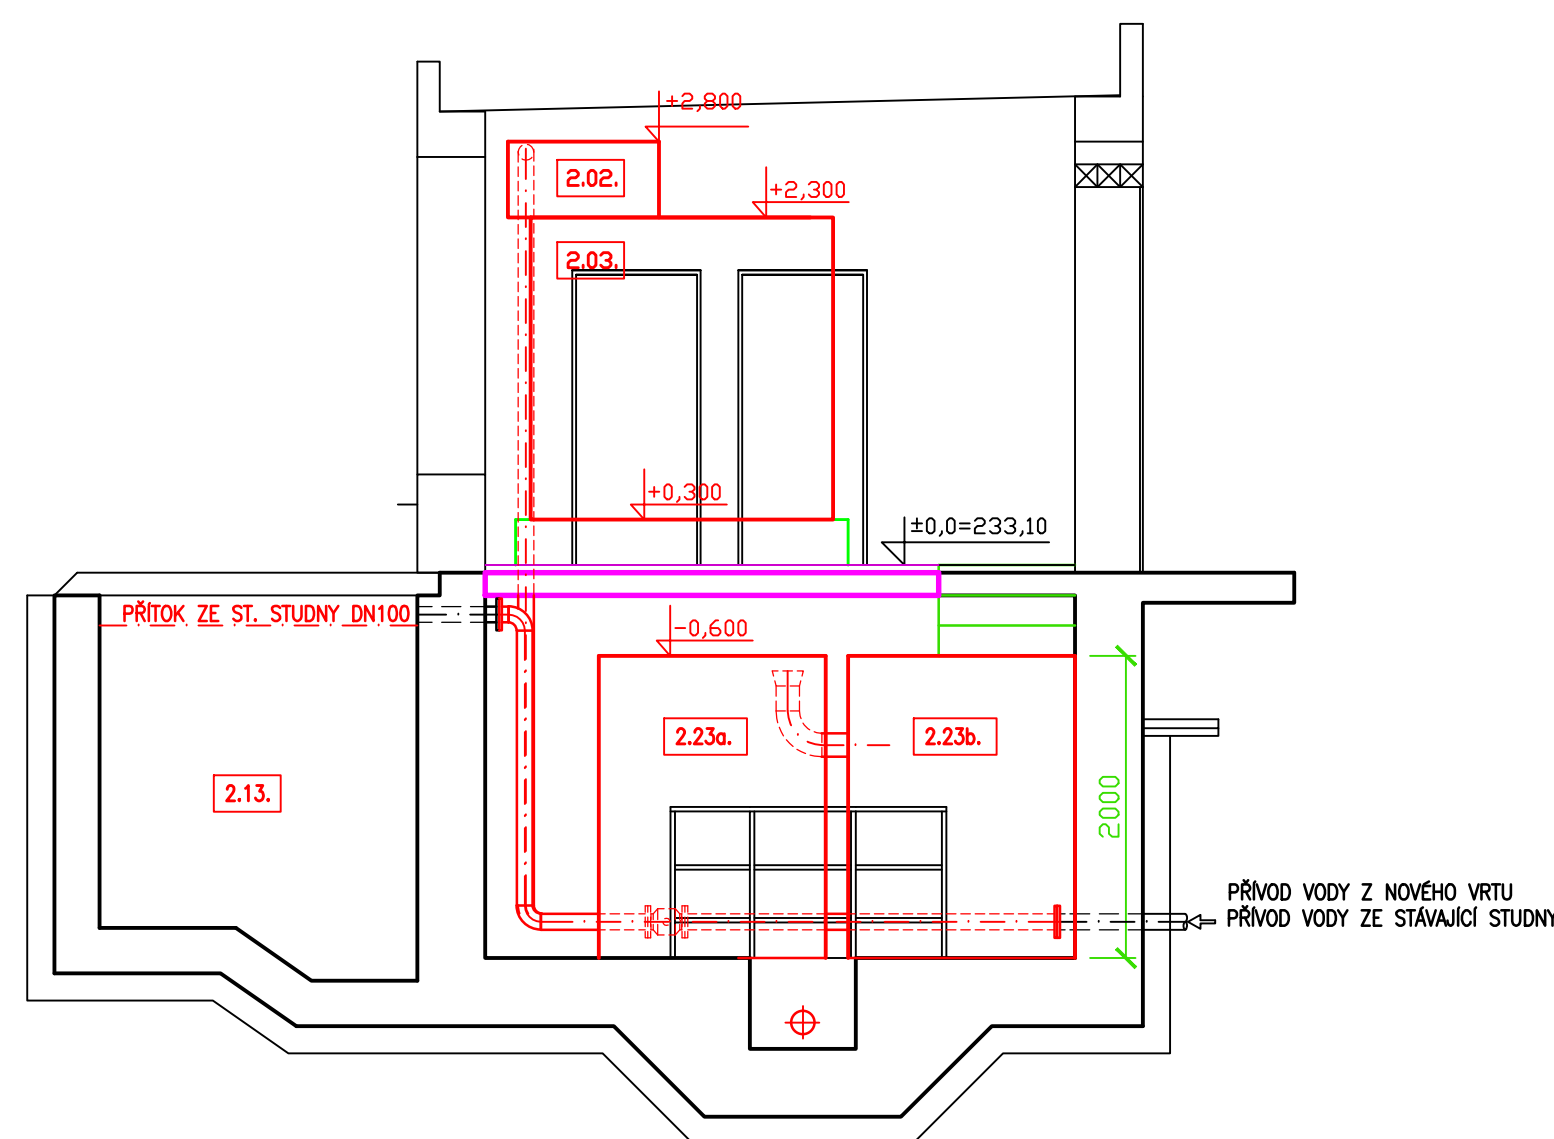

LEGENDA TECHNOLOGIE:

- 1.01. studna - stávající
- 1.02. ponorné čerpadlo - stávající
- 1.03. nový vrt
- 1.04. ponorné čerpadlo

- 2.01. nátok surové vody do úpravny
- 2.02. provzdušňovací reaktor
- 2.03. sedimentace
- 2.04. otevřený rychlofiltr I. stupeň
- 2.05. otevřený rychlofiltr II. stupeň
- 2.06. dávkovací komplet chem. hospodářství - korekce pH
- 2.07. dávkovací komplet chem. hospodářství - koagulant
- 2.08. dávkovací komplet chem. hospodářství - manganistan draselný
- 2.09. dávkovací komplet chem. hospodářství - chlornan sodný
- 2.10. kompresor
- 2.11. prací čerpadlo
- 2.12. soubor měření pH a Cl₂
- 2.13. akumulace upravené vody 30 m³
- 2.14. filtrát
- 2.15. prací voda
- 2.16. prací vzduch
- 2.17. odpadní potrubí
- 2.18. čerpací stanice VDJ 500 m³
- 2.19. výtlač na VDJ 500 m³
- 2.20. čerpací stanice VDJ 300 m³
- 2.21. výtlač na VDJ 300 m³
- 2.22. vzorkovací kohout
- 2.23a kalová jímka prací vody V=3 m³
- 2.23b kalová jímka prací vody V=3 m³
- 2.24. odtok na ČOV Věšovice

- Q1.1 měření průtoku surové vody - stávající zdroj
Q1.2 měření průtoku surové vody - nový zdroj
Q2.1 měření průtoku prací vody
Q2.2 měření průtoku vody - výtlač V/DJ 500 m3 (Předina Dobrochov)
Q2.3 měření průtoku vody - výtlač V/DJ 300 m3 (Otaslavice)

LEGENDA:

- NAVRŽENÁ INVESTICE - TECHNOLOGICKÁ ČÁST
— NAVRŽENÁ INVESTICE - STAVEBNÍ ČÁST
— NAVRŽENÁ INVESTICE - SCHODIŠTĚ
— BETONOVÝ BLOK POD TECHNOLOGICKOU LINKU
— STÁVAJÍCÍ

$$\pm 0 = 233,10$$

VODOHOSPODÁŘSKÁ TECHNOLOGIE BRNO, s.r.o.



e-mail: vlsbmo.cz, www.vlsbmo.cz			
JIP Ing. Jan Peloušek Projektant specialista Vypracoval Kreslí Investor Zadalatel	Ing. Jan Peloušek Ing. Jan Peloušek Ing. Jan Peloušek, Ing. Petra Novátná Ing. Petra Novátná SKUPINY VODOVÝD DOBROCHOV, 798 07 Dobrochov 43, okres Prostějov SKUPINY VODOVÝD DOBROCHOV, 798 07 Dobrochov 43, okres Prostějov	Datum Stupeň Formát Rozměr Číslo zakázky	07/2015 DPS 8x44 I 150711
ÚPRAVNA VODY DOBROCHOV			Paré
OBLUČEK D.2. PS 01. Úprava vody Technologická část			
PŘÍLOHA Výkresová dokumentace-komplet	Měřítko 1:50	Číslo přílohy D.2.3.	