



PŮDORYS 1.NP - STAVEBNÍ ÚPRAVY- HALA 2

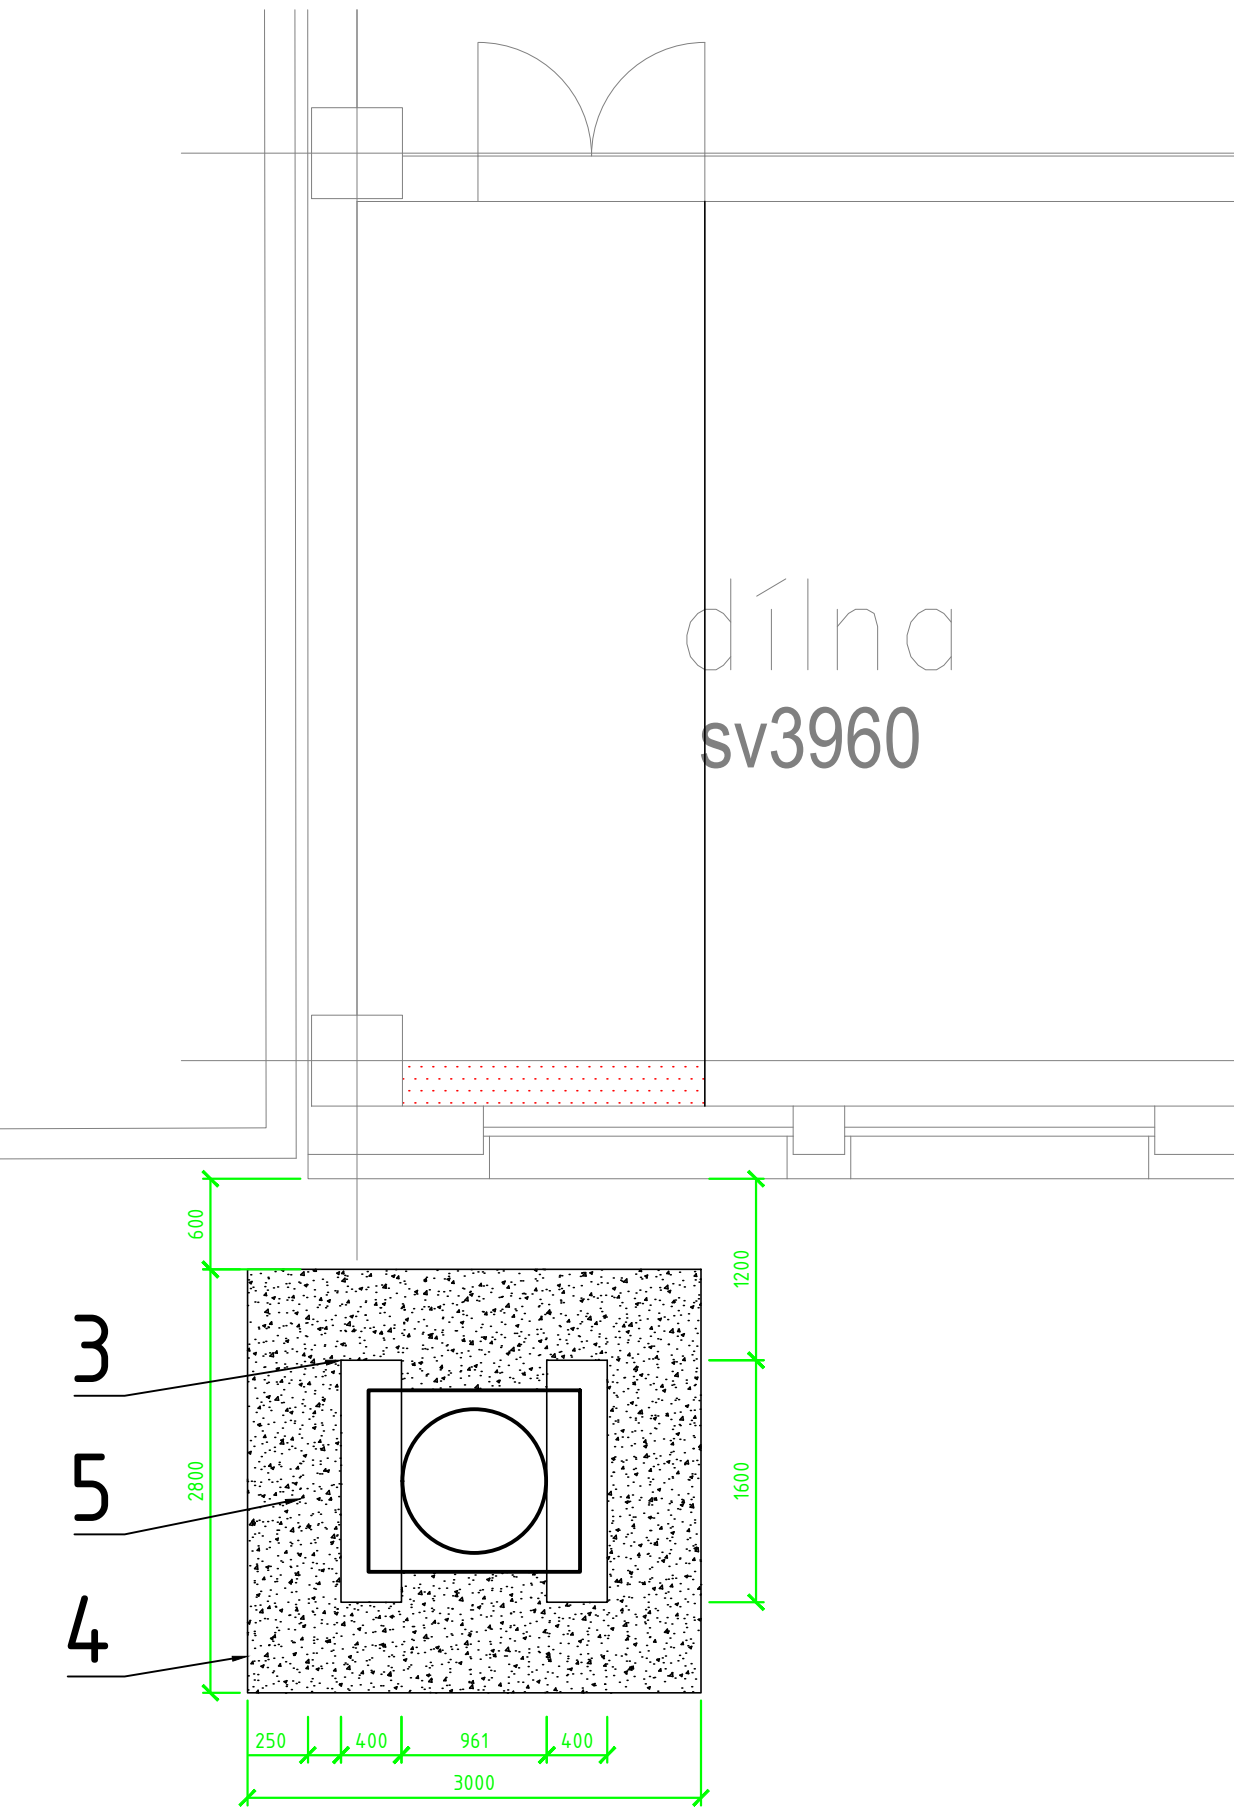

- LEGENDA:
- 1 - Odbourání stávajících základů a vyspravení podlahy
  - 2 - Vyspravení podlahy
  - 3 - Betonový základ pod tepelné čerpadlo, ztracené bednění šířky 400mm, cca 500mm nad terén hloubka základu cca 1000mm
  - 4 - Betonový obrubník do betonového lože
  - 5 - Odebrání zeminy do hloubky cca 500mm, geotextilie s kačirkem + drenáž. Pro odvod kondenzátu z tepelného čerpadla

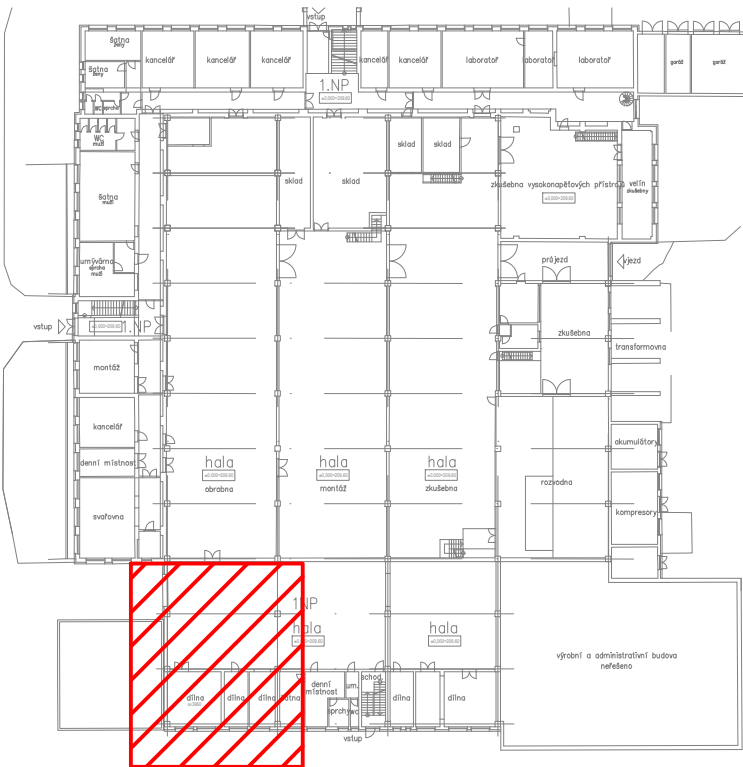

VEDOUČÍ PROJEKTANT:		ZODPOVĚDNÝ PROJEKTANT:		
Ing. Jan Novák		Ing. Dita Doležalová		
VÝKRES NAVRHL:		SCHVÁLIL:		
Ing. Jan Novák		Ing. Dita Doležalová		
GENERÁLNÍ PROJEKTANT: Evelis s.r.o., Vážní 531 Slezské předměstí, 500 03 Hradec Králové				
PROJEKTANT PROFESE:				
INVESTOR: IVEP a.s., Vídeňská 117a, 619 00 Brno				
STAVBA: Rekonstrukce zdroje tepla Ivp Brno				
STUPEŇ: DSP				
MÍSTO STAVBY: Brno				
DATUM: 02/2021				
STAVEBNÍ OBJEKT: -				
MĚŘÍTKO: 1:50				
ČÁST: Vytápění				
ZAKÁZKOVÉ ČÍSLO: P039-20				
OBSAH VÝKRESU: PŮDORYS 1.NP - stavební úpravy - HALA 2				
ARCHIVNÍ ČÍSLO: P03920-DSP-008				