


PŮDORYS 2NP - SCHÉMA ROZVODU ZTI  
MĚŘÍTKO 1:100

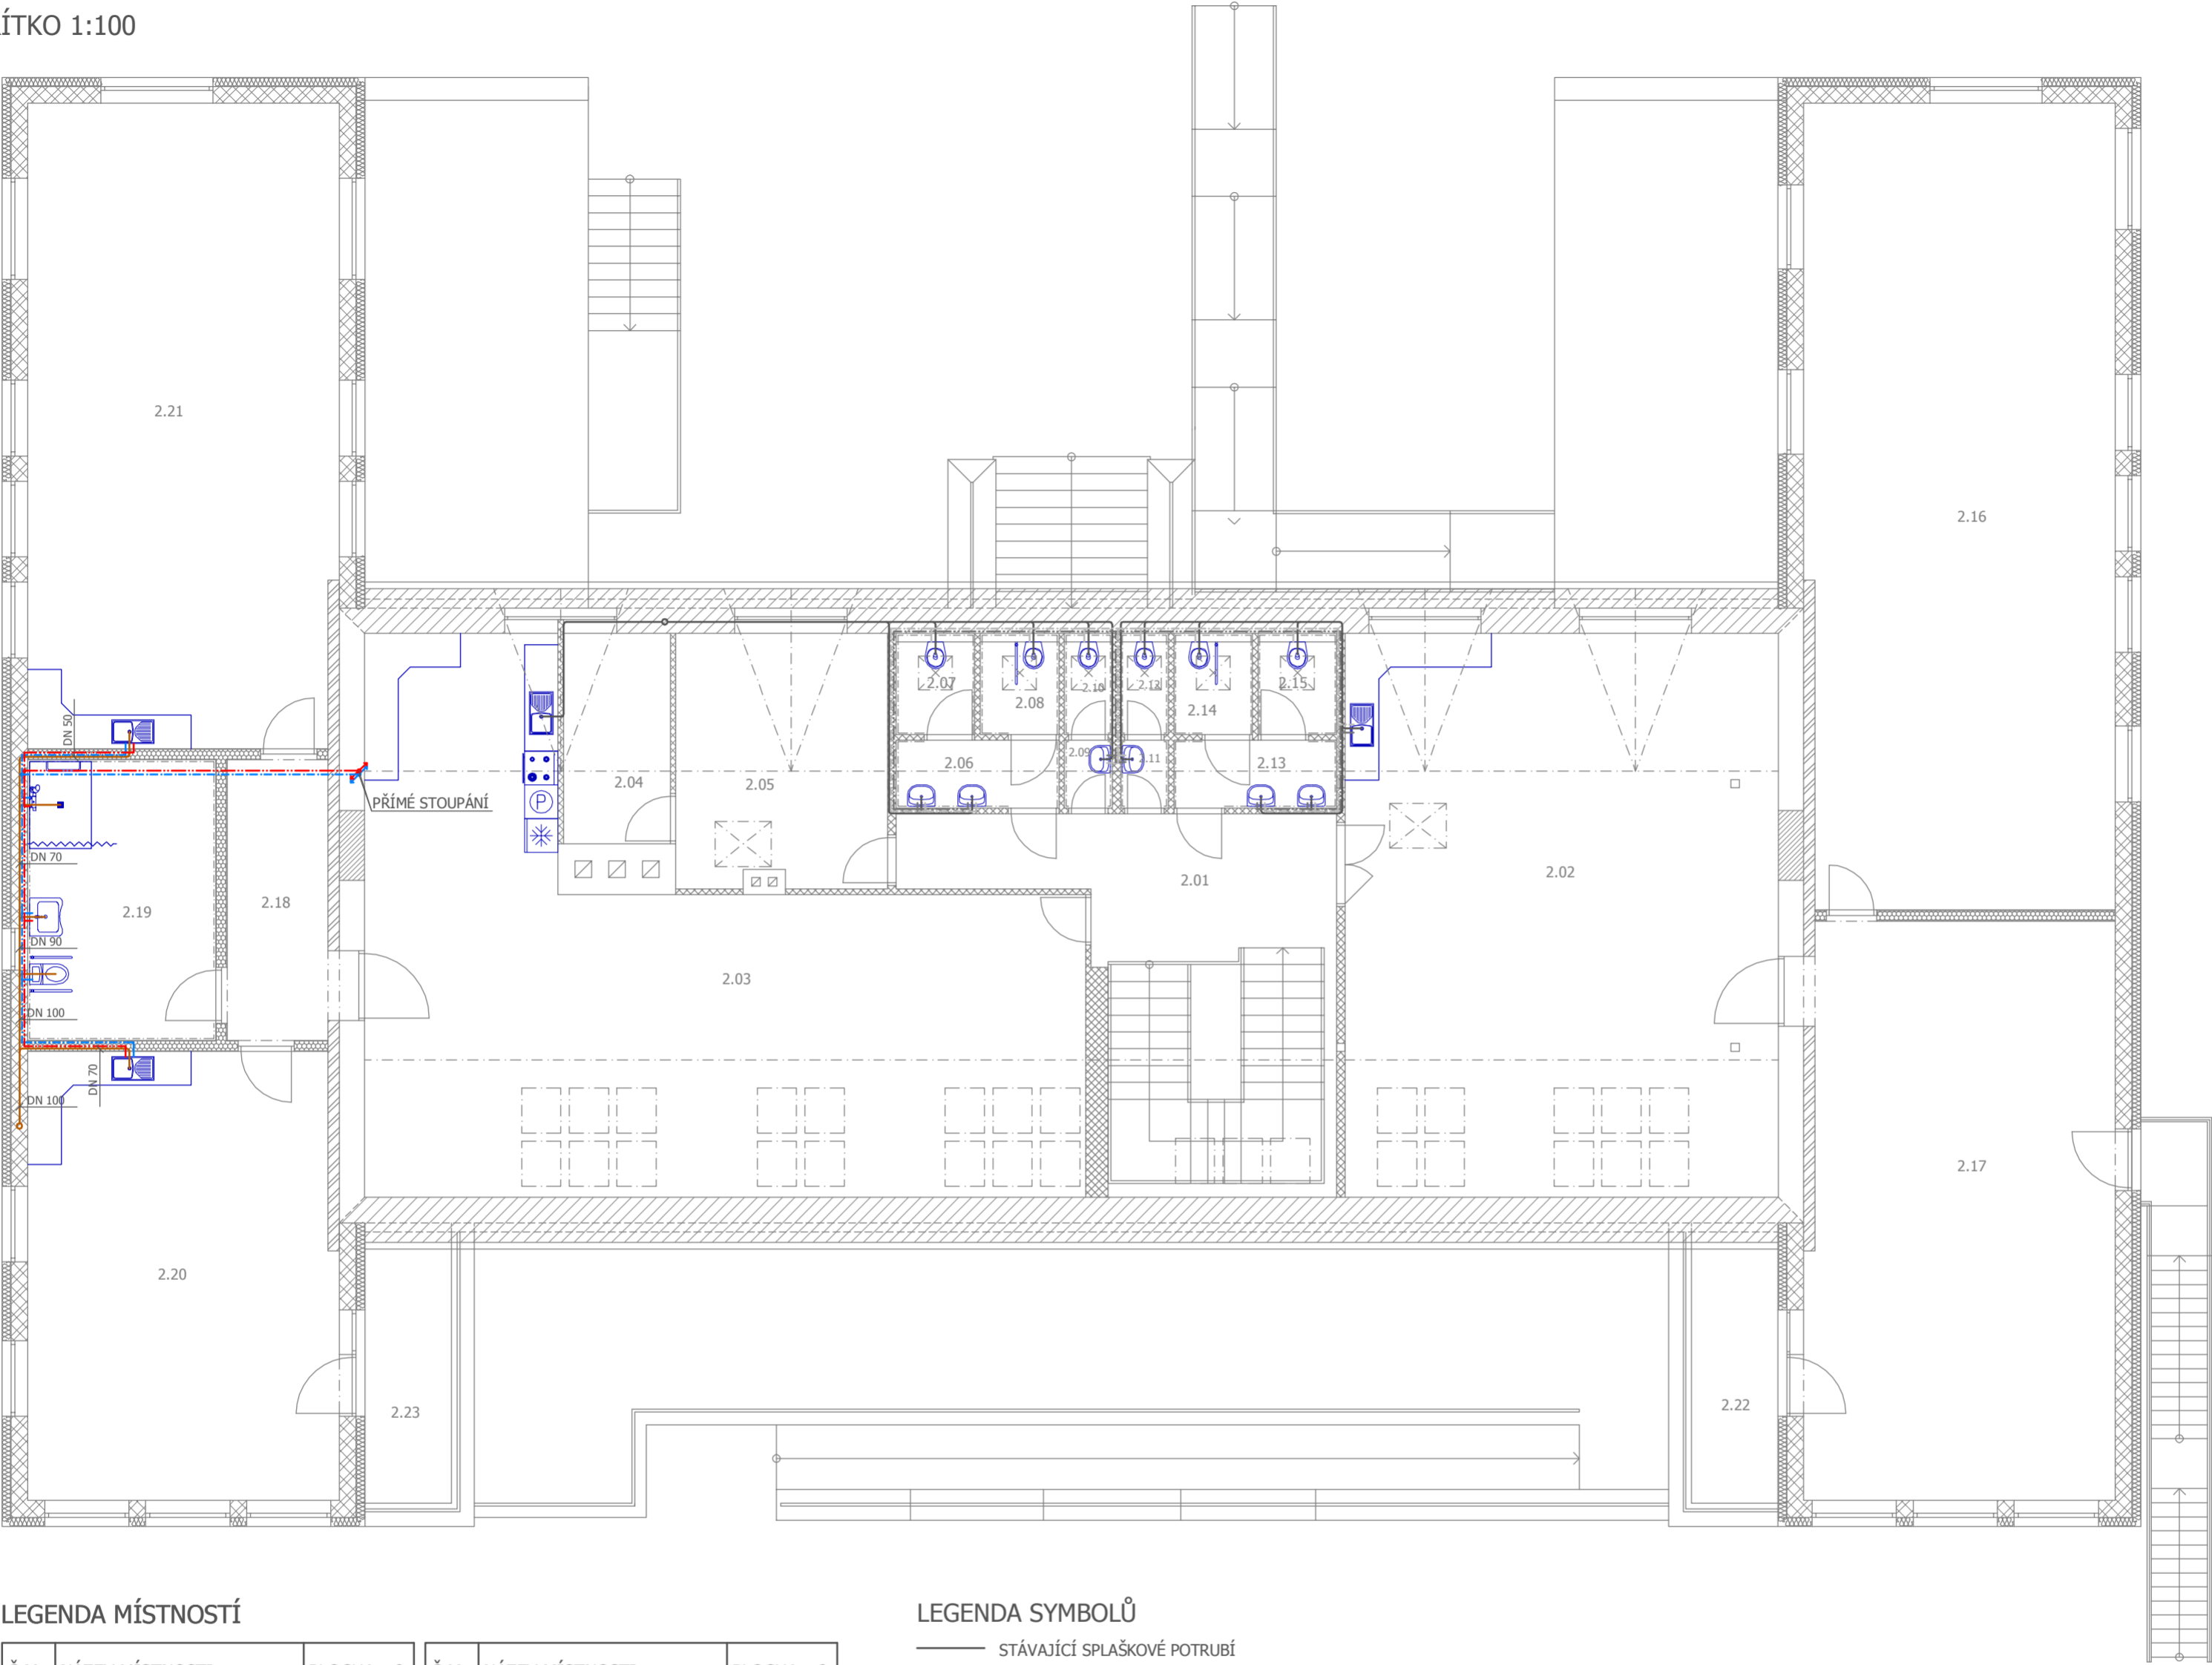


LEGENDA MÍSTNOSTÍ

Č.M.	NÁZEV MÍSTNOSTI	PLOCHA m²
2.01	CHODBA SE SCHODIŠTĚM	32,93
2.02	DENNÍ MÍSTNOST	77,64
2.03	CVIČNÝ BYT	86,78
2.04	SKLAD	7,13
2.05	KERAMICKÁ DÍLA	16,91
2.06	PŘEDSÍŇ WC CHLAPCI	3,51
2.07	WC CHLAPCI	2,52
2.08	WC CHLAPCI	2,52
2.09	PŘEDSÍŇ WC CHLAPCI	1,03
2.10	WC CHLAPCI	1,53
2.11	PŘEDSÍŇ WC DÍVKY	1,03
2.12	WC DÍVKY	1,53

Č.M.	NÁZEV MÍSTNOSTI	PLOCHA m²
2.13	PŘEDSÍŇ WC DÍVKY	3,51
2.14	WC DÍVKY	2,52
2.15	WC DÍVKY	2,52
2.16	HERNA - HUDEBNÍ VÝCHOVA	78,61
2.17	DÍLNA - RUČNÍ PRÁCE	56,13
2.18	CHODBA	9,00
2.19	WC + UMÝVÁRNA	16,75
2.20	VÝTVARNÁ DÍLNA	43,69
2.21	HERNA - POHYBOVÉ CVIČENÍ	63,23
2.22	TERASA	8,50
2.23	TERASA	8,50

LEGENDA SYMBOLŮ

- STÁVAJÍCÍ SPLAŠKOVÉ POTRUBÍ
- NOVÁ SPLAŠKOVÉ POTRUBÍ
- STÁVAJÍCÍ ROZVODY STUĐENÉ VODY - PPR PN 16
- STÁVAJÍCÍ ROZVODY TEPLÉ VODY - PPR PN 20
- NOVÉ ROZVODY STUĐENÉ VODY - PPR PN 16
- NOVÉ ROZVODY TEPLÉ VODY - PPR PN 20

Zodpovědný projektant:		Ing. Karel Chadima	Otisk razítka:	<div></div> <div>SPZ DESIGN, s.r.o. Moravská 359/13 779 00 Olomouc – Holice IČ: 278 31132 telefon: 585 150 411 e-mail: spz.design@seznam.cz web: www.spzdesign.cz</div>	
Vypracoval:		Ing. Petr Zavadil			
Kreslil:		Eva Petrošová			
Kraj:	Olomoucký	Místo:	parc.č.st. 1072, k.ú. Uničov, Jirásková č.p. 772, 783 91 Uničov	Účel projektu:	DUR + DSP
Investor:		ZŠ speciální Jasněnka, o.p.s., Jiráskova 772, 783 91 Uničov		Datum:	09/2018
Název stavby:		<b>Střešní dostavba a stavební úpravy objektu denního stacionáře Jasněnka, Uničov</b>		Číslo archivní(zakázky):	42/18
				Datum expedice/verze:	17.10.2018 / V1
				Formát výkresu:	6 x A4
				Měřítko:	Paré číslo:
				1:100	
Obsah výkresu:		PŮDORYS 2NP - SCHÉMA ROZVODU ZTI		Číslo výkresu:	D.1.4.2-1a