


PŮDORYS 2NP - SCHÉMA ELEKTROINSTALACE
MĚŘÍTKO 1:100

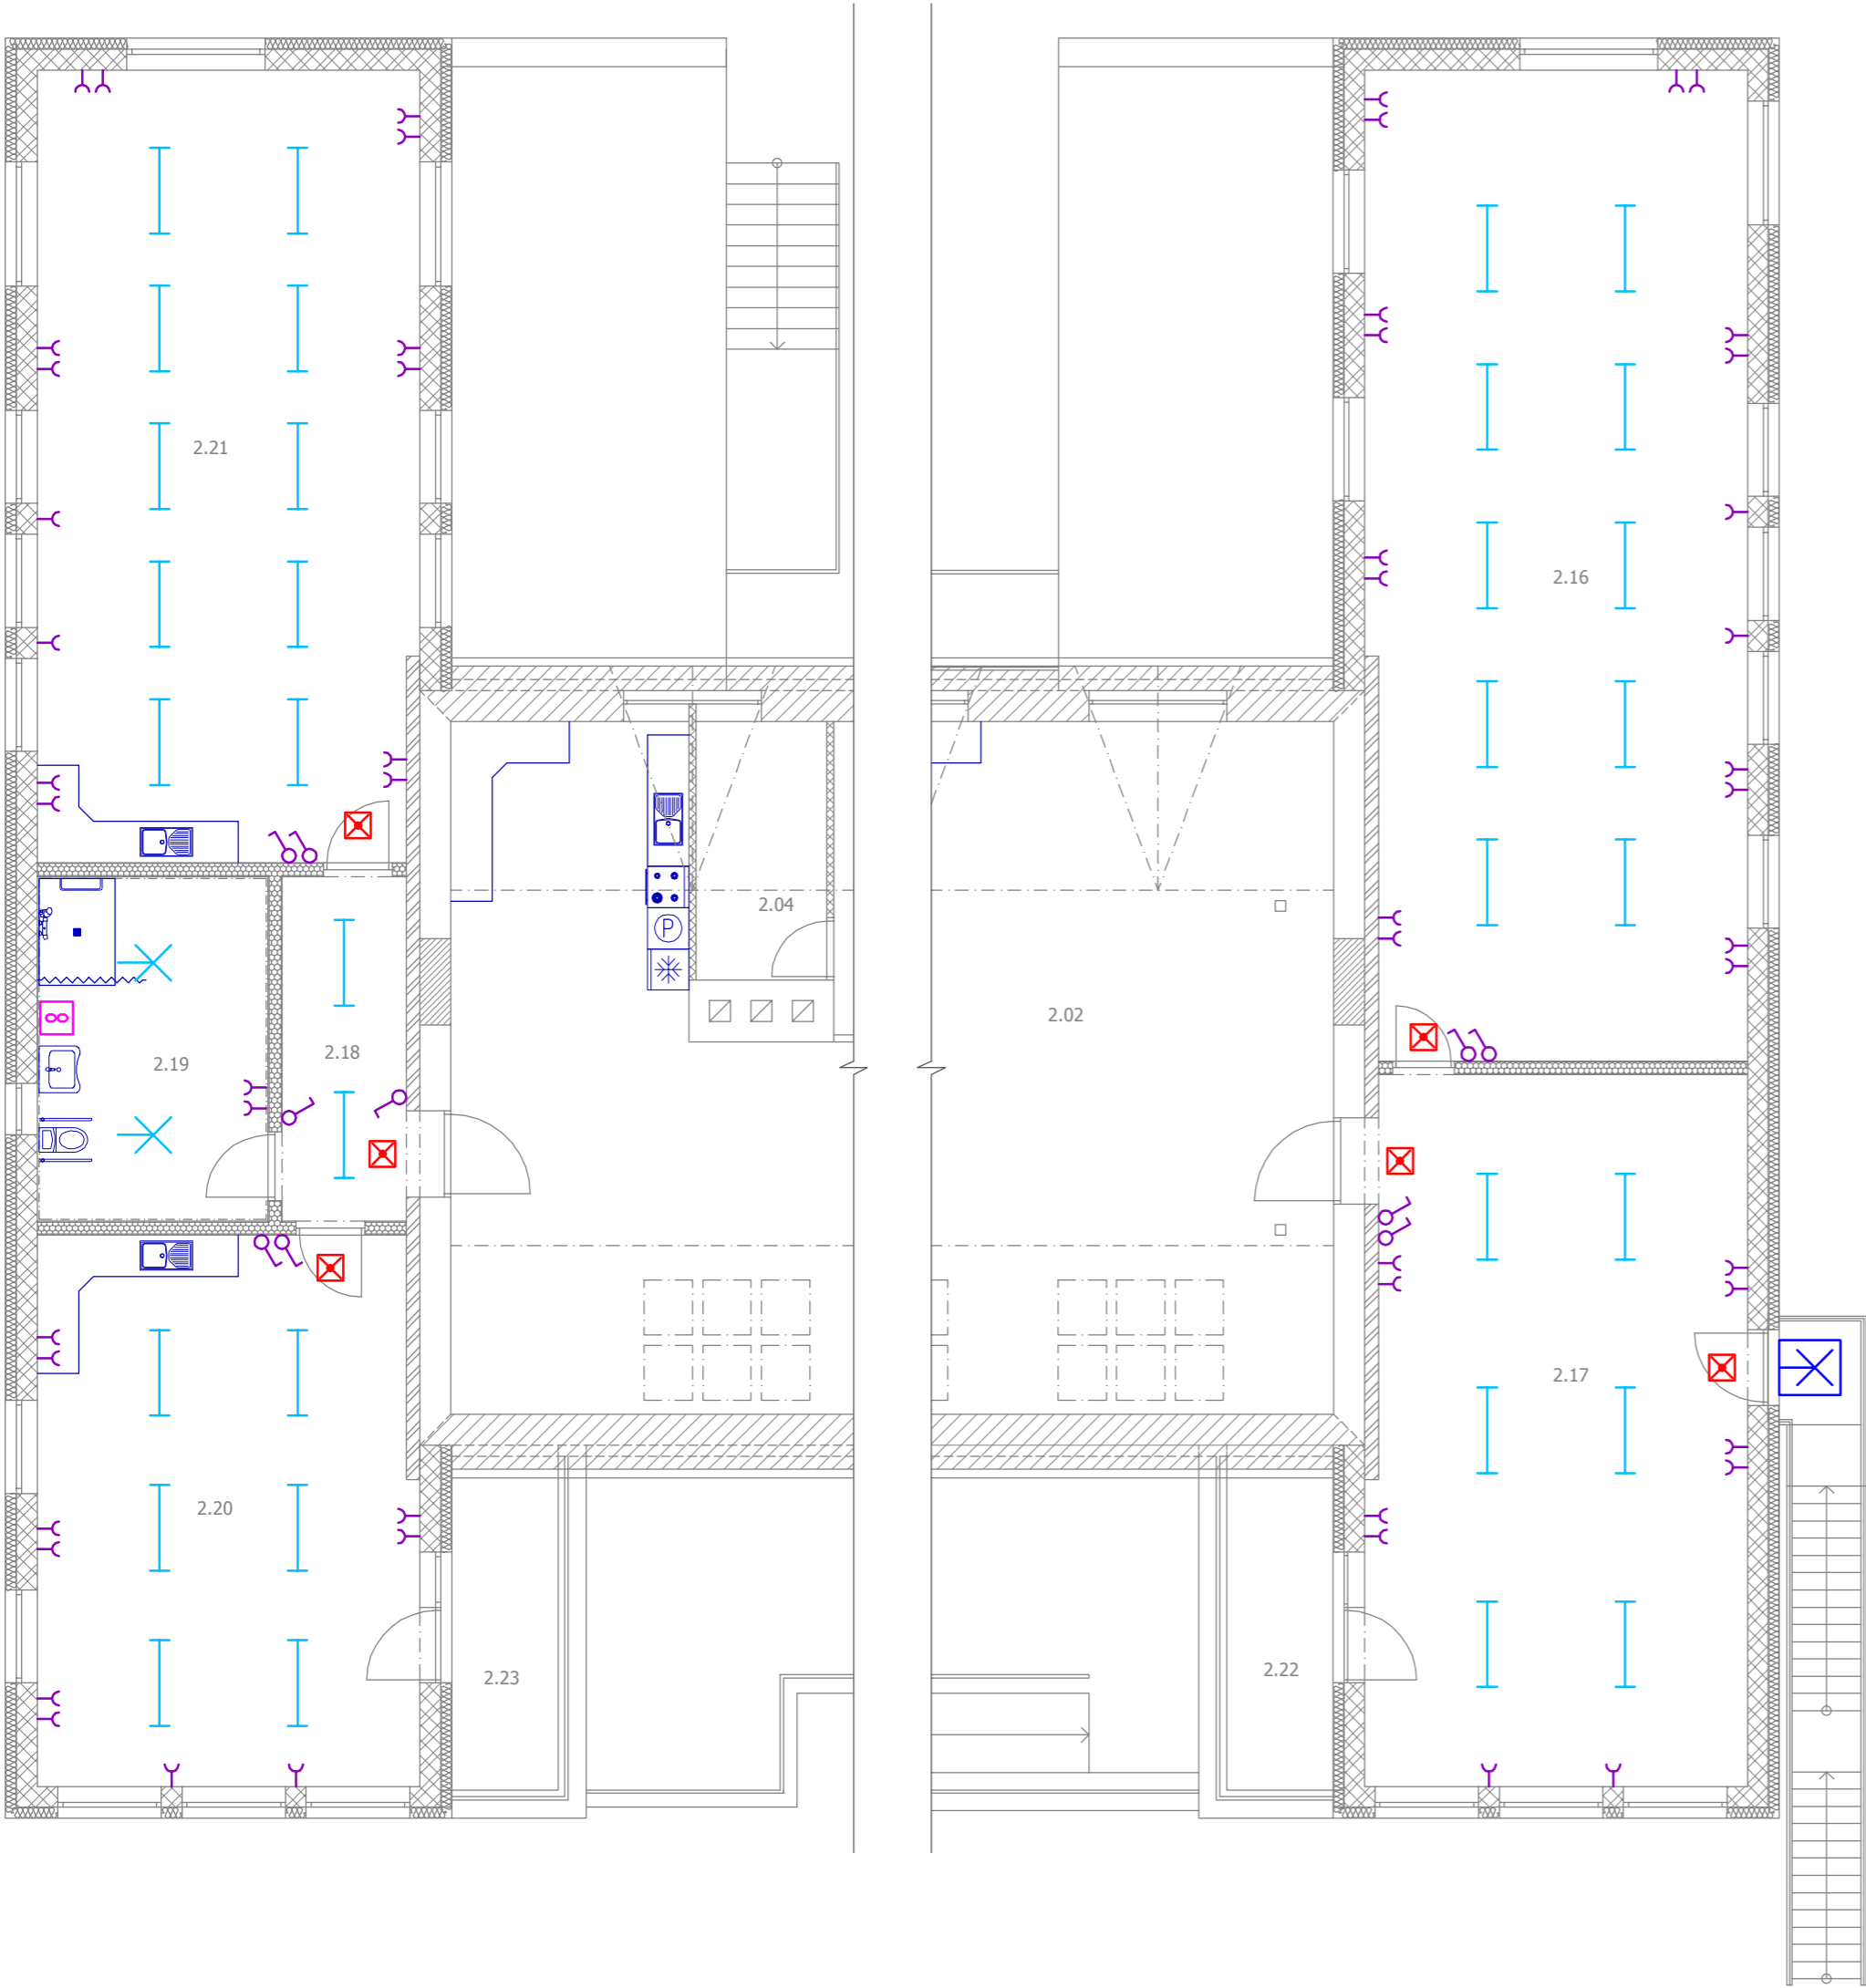



LEGENDA MÍSTNOSTÍ

Č.M.	NÁZEV MÍSTNOSTI	PLOCHA m²	Č.M.	NÁZEV MÍSTNOSTI	PLOCHA m²
2.01	CHODBA SE SCHODIŠTĚM	32,93	2.13	PŘEDSÍŇ WC DÍVKY	3,51
2.02	DENNÍ MÍSTNOST	77,64	2.14	WC DÍVKY	2,52
2.03	CVIČNÝ BYT	86,78	2.15	WC DÍVKY	2,52
2.04	SKLAD	7,13	2.16	HERNA - HUDEBNÍ VÝCHOVA	78,61
2.05	KERAMICKÁ DÍLA	16,91	2.17	DÍLNA - RUČNÍ PRÁCE	56,13
2.06	PŘEDSÍŇ WC CHLAPCI	3,51	2.18	CHODBA	9,00
2.07	WC CHLAPCI	2,52	2.19	WC + UMÝVÁRNA	16,75
2.08	WC CHLAPCI	2,52	2.20	VÝTVARNÁ DÍLNA	43,69
2.09	PŘEDSÍŇ WC CHLAPCI	1,03	2.21	HERNA - POHYBOVÉ CVIČENÍ	63,23
2.10	WC CHLAPCI	1,53	2.22	TERASA	8,50
2.11	PŘEDSÍŇ WC DÍVKY	1,03	2.23	TERASA	8,50
2.12	WC DÍVKY	1,53			

LEGENDA SYMBOLŮ

- NOUZOVÁ SVĚTLA
- VENTILÁTOR
- ZÁŘIVKY
- KLASICKÉ SVĚTLO
- ZÁSUVKA
- VYPÍNAČ

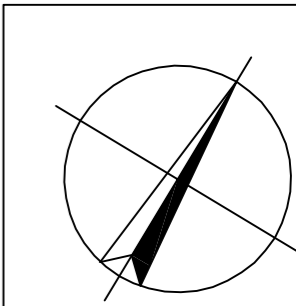

Zodpovědný projektant:	Ing. Karel Chadima	Otisk razítka:	<div> SPZ DESIGN, s.r.o. Moravská 359/13 779 00 Olomouc - Holice IČ: 278 31 132 telefon: 585 150 411 e-mail: spz.design@seznam.cz web: www.spzdesign.cz</div>	
Vypracoval:	Ing. Petr Zavadil			
Kreslil:	Eva Petrošová			
			Účel projektu:	DUR + DSP
Kraj: Olomoucký	Místo: parc.č.st. 1072, k.ú. Uničov, Jirásková č.p. 772, 783 91 Uničov	Datum:	09/2018	
Investor: ZŠ speciální Jasněnka, o.p.s., Jiráskova 772, 783 91 Uničov	Číslo archivní(zakázky):		42/18	
Název stavby:	Datum expedice/verze:		17.10.2018 / V1	
Střešní dostavba a stavební úpravy objektu denního stacionáře Jasněnka, Uničov	Formát výkresu:		6 x A4	
	Měřítko:	Paré číslo:	1:100	
Obsah výkresu:	Číslo výkresu:		D.1.4.2-1d	
PŮDORYS 2NP - SCHÉMA ELEKTROINSTALACE				