


K.ú. Drhovy

SO 01 - Čistírna odpadních vod
SO 02 - Čerpací stanice a výtlačné řady
SO 03 - Splašková kanalizace

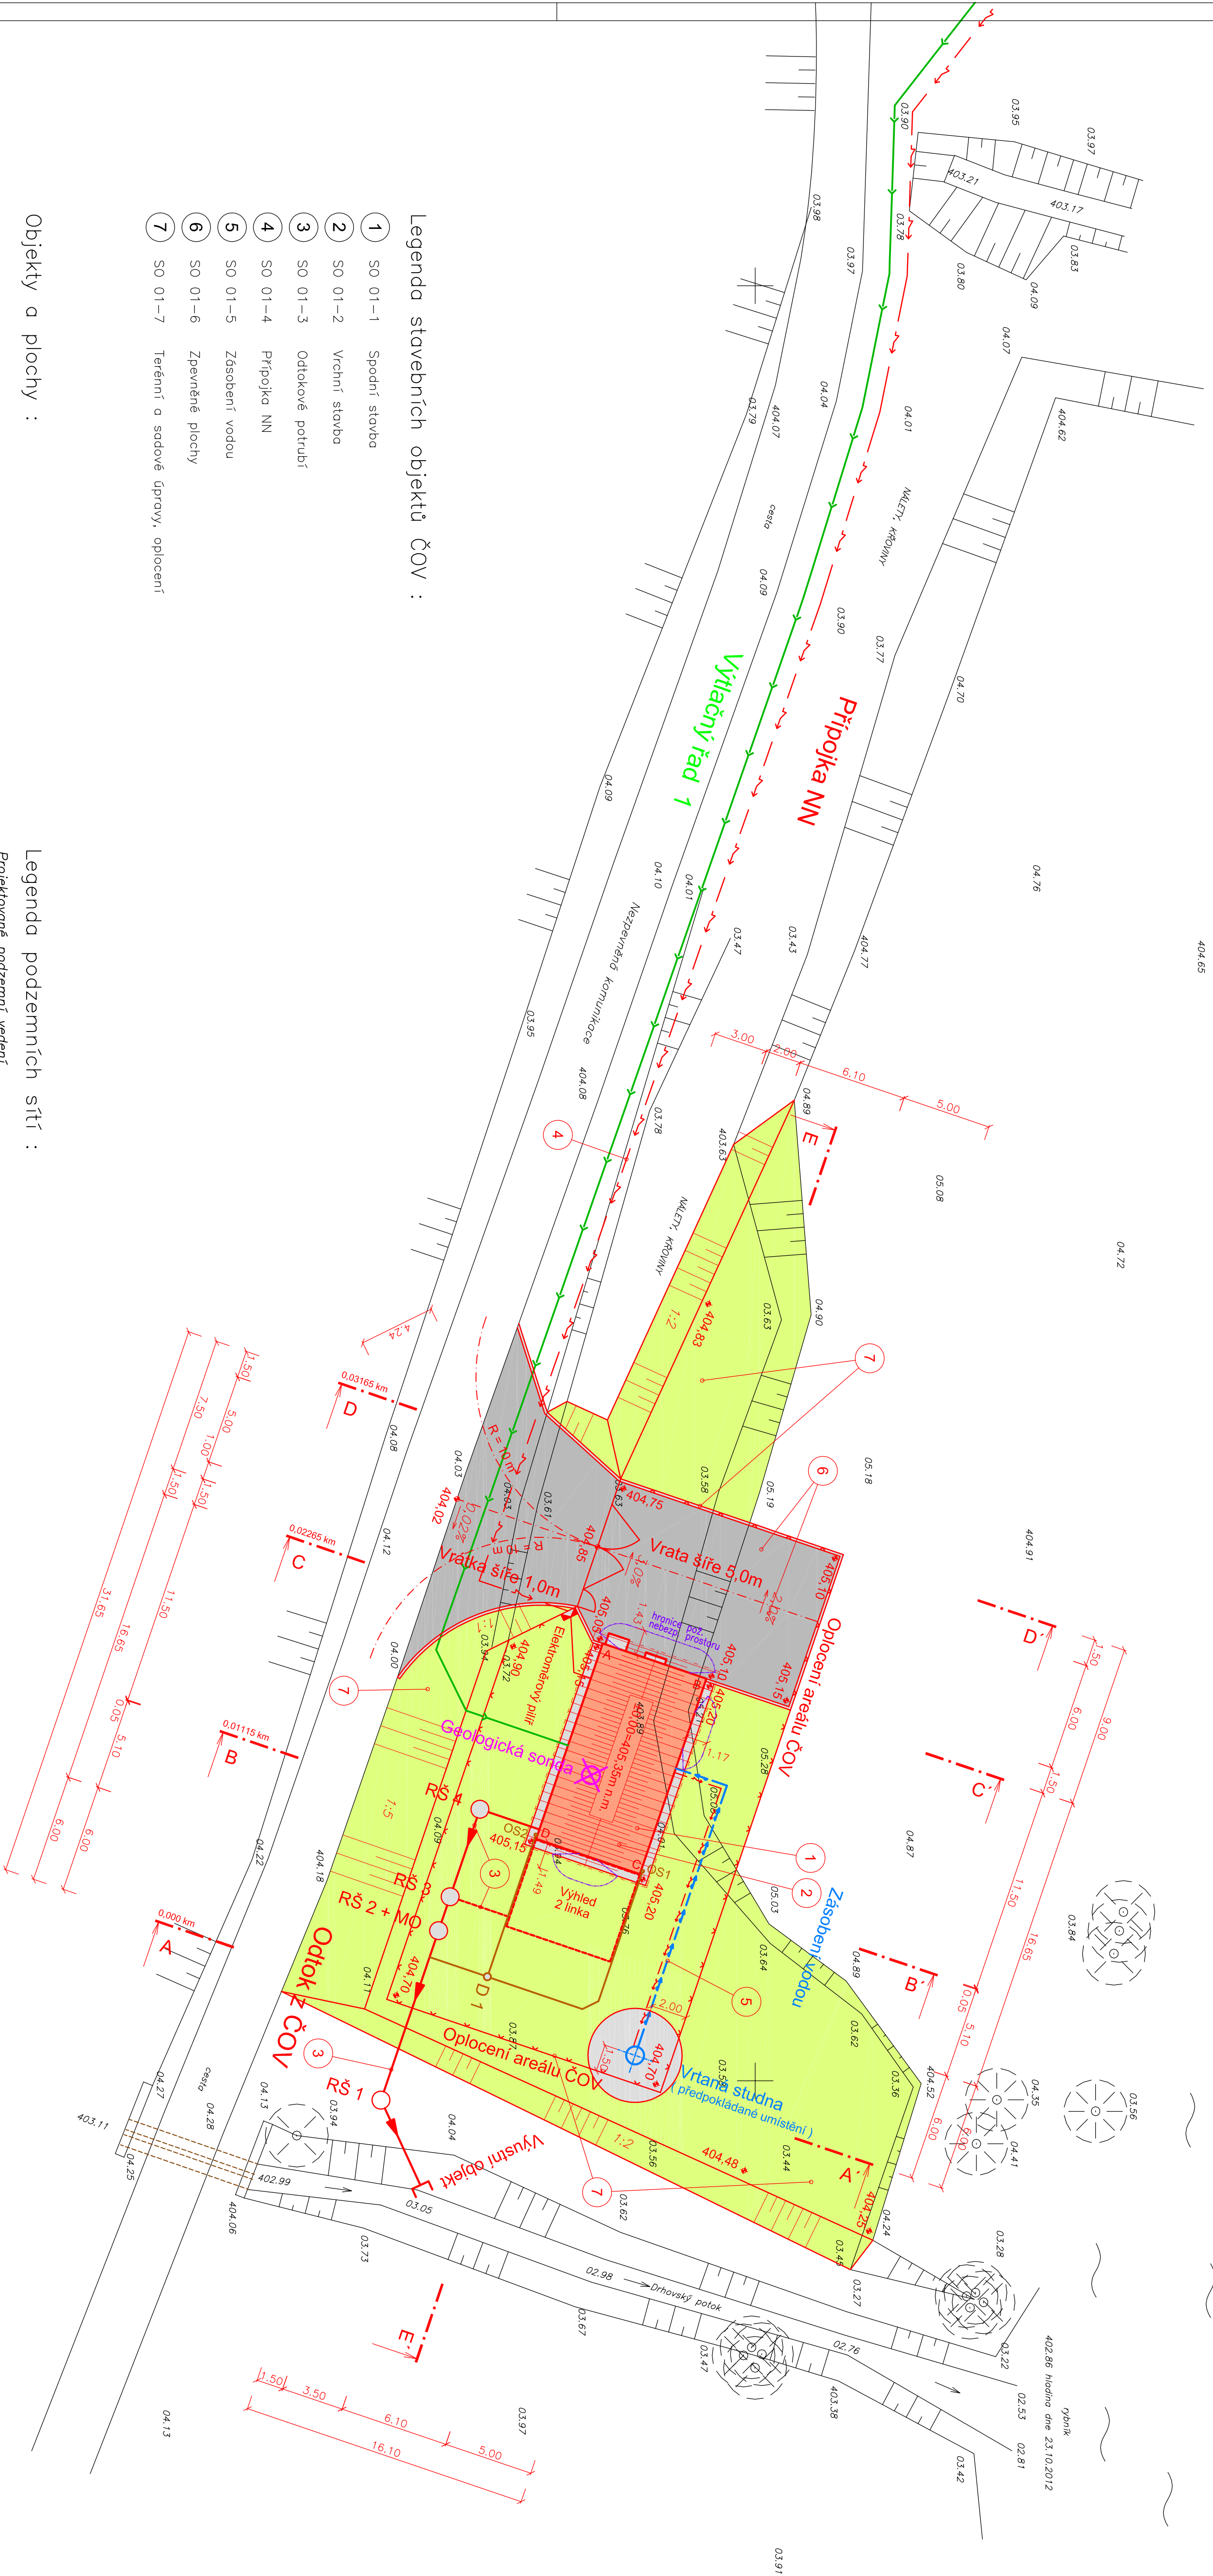

Legenda stavebních objektů ČOV :

- 1 SO 01-1 Spodní stavba
- 2 SO 01-2 Vnější stavba
- 3 SO 01-3 Odtokové potrubí
- 4 SO 01-4 Přípojka NN
- 5 SO 01-5 Zásobení vodou
- 6 SO 01-6 Zpevněné plochy
- 7 SO 01-7 Terénní a sadové úpravy, oplocení

Objekty a plochy :

- stávající objekty
- určené k likvidaci (ČOV)
- čistírna odpadních vod
- příjezdové komunikace
- zpevněné plochy
- zatevňené plochy

Legenda podzemních sítí :

- Projektované podzemní vedení
- Projektovaná splošková kanalizace
- Projektovaný výtlačný řád
- Projektované zásobení vodou
- Projektovaná přípojka NN
- Projektovaná dešťová kanalizace
- Stávající stav (polotopný a výškový plán)
- Novotvarovaný stov (objekty)
- Geologická sonda

ZODP, PROJEKTANT	ING. VACLAV UŘEŠ	UREŠ Vhprojekt s.r.o.
PROJEKTANT	ING. VACLAV UŘEŠ	Hlinná zava 670, 281 01 Přerov II
INVESTOR	OBEC DRHOVY, DRHOVY čp. 65, 263 01 DOBRÁŘ	IC: 29136717, DIČ: CZ29136717
OBEC	DRHOVY	OKRES PŘÍBRAM STŘEDOCESKÝ KRAJ
STAVBA	SPLAŠKOVÁ KANALIZACE A ČOV DRHOVY	
D.1.1 SO 01 - ČISTÍRNA ODPADNÍCH VOD		STUPEŇ P.D.P.S.
SITUACE STAVBY ČOV		ZNAČKOVÉ ČÍSLO 05S/2016
		FORMÁT 8 A4
		MĚŘÍTKO 1:200
		ČÍSLO VÝKRESU 1.

Výškový systém B01 p.v.
Soutařovací systém JTSK
Základní stavební podzemní síť je pouze orientační a neplatí
jako výškový výkres. Před zobrazením stavebních prvků, budov
stl. podzemní síť výškový výkres předtím protokolární formou.
Trasy projektované sploškové kanalizace kříží přípojky stávajících vedení,
které jsou v projektu vlastního nemovitosti a jejich trasy nebyly zjištěny.
Pro upřesnění situace a výškového umístění stávajících podzemních vedení, je nutné v místě
křížení, přírodně v místě napojení na stl. vedení, podívat o hloubku zjištění sondou.