


PŮDORYS 1. NP - ZDRAVOTECHNICKÉ INSTALACE

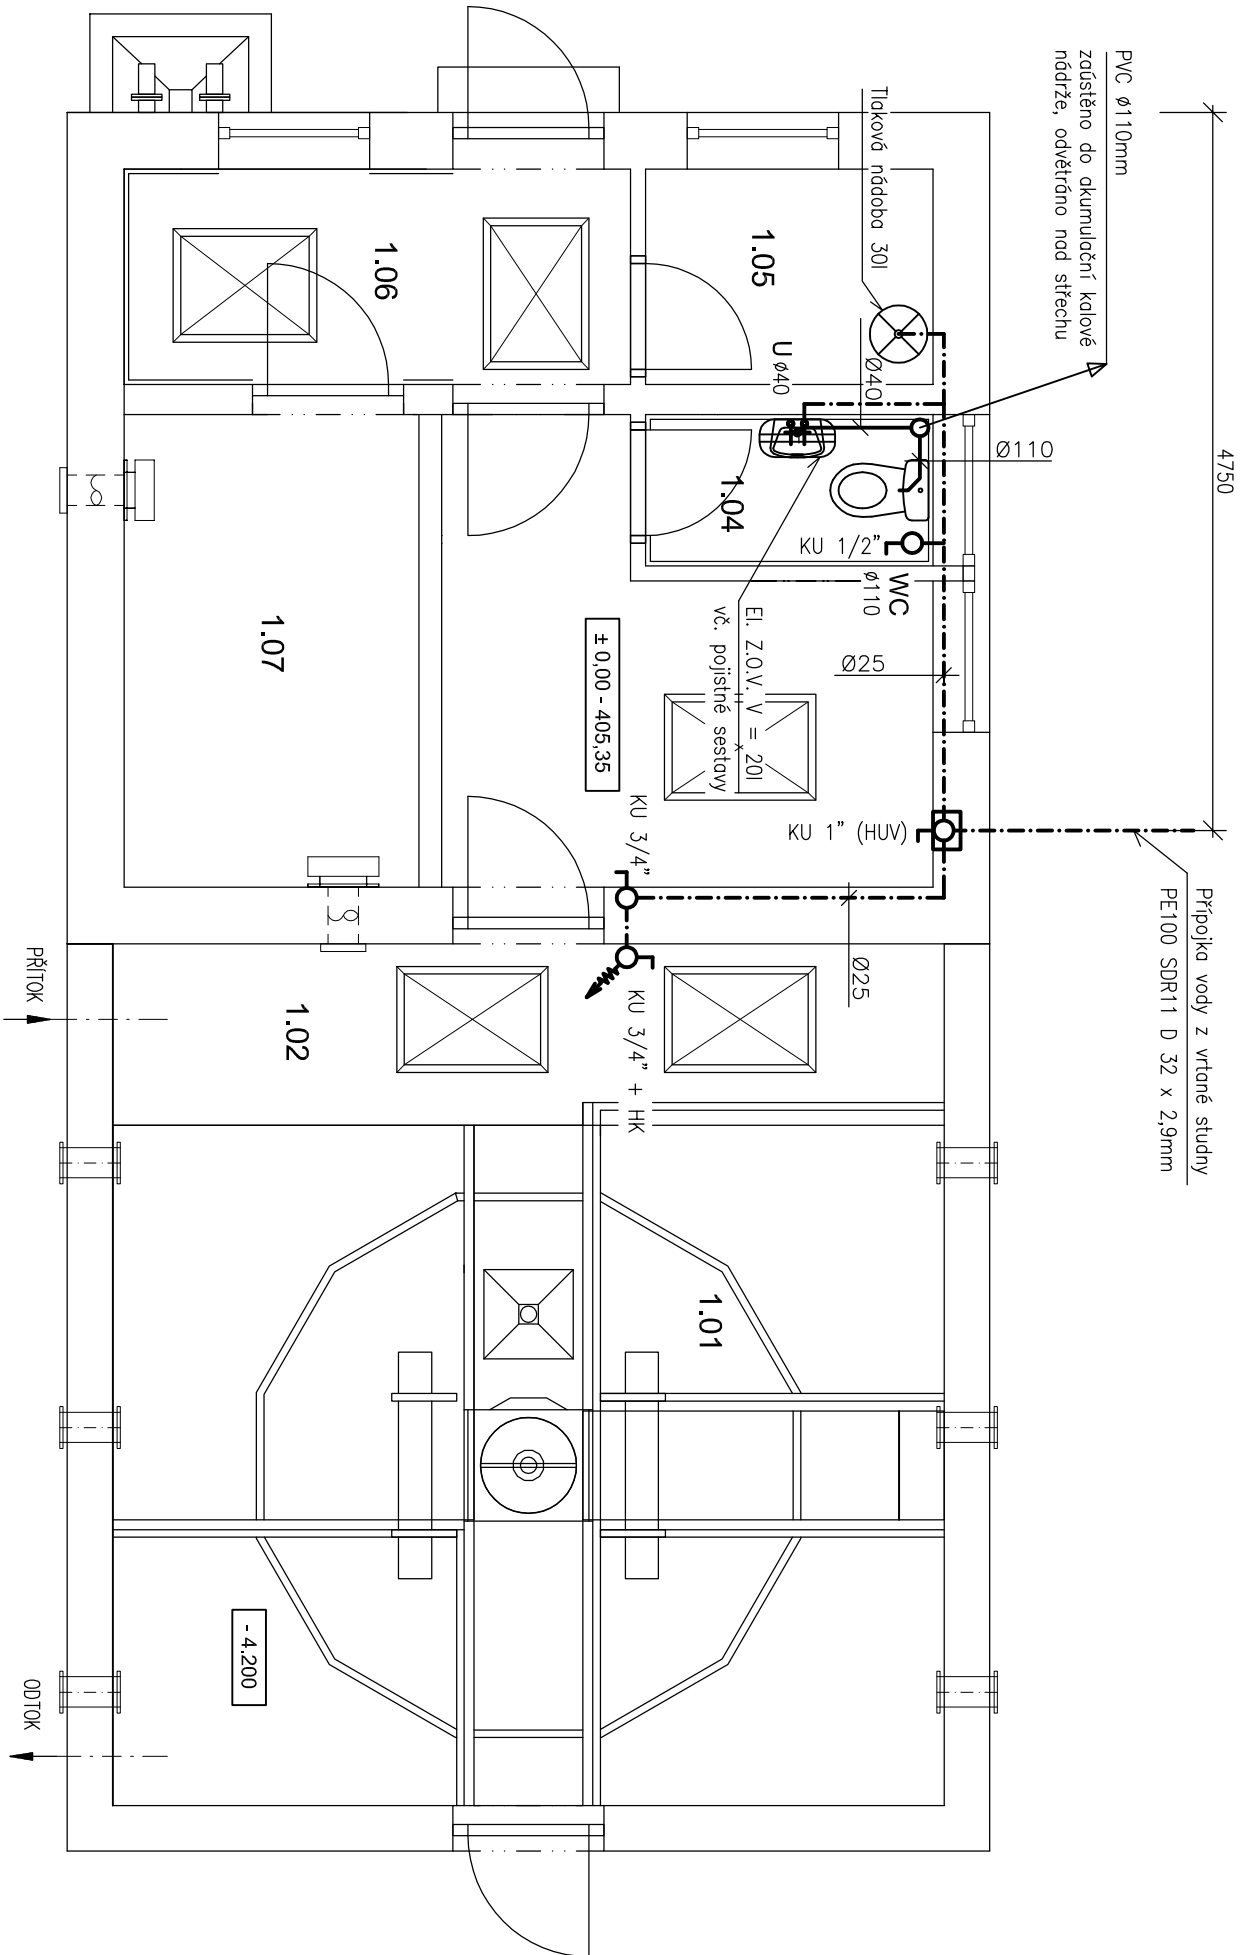

LEGENDA MÍSTNOSTÍ 1.NP

Číslo	Jméno	Plocha [m2]
1.01	MÍSTNOST AKTIVACE	24,75
1.02	RAMPA	6,6
1.03	MÍSTNOST OBSLUHY	7,95
1.04	WC	1,9
1.05	SKLAD	2,7
1.06	CHODBA	4,75
1.07	DMYČÁRNA	6,1

LEGENDA ČAR

- Objekt čOV
- Rozvod kanalizace
- Rozvod studené vody
- Rozvod teplé vody

± 0,00 = 405,35 m n.m.

ZDRAVOTECHNICKÉ INSTALACE
PŮDORYS 1. NP

MĚŘÍTKO 1:50