
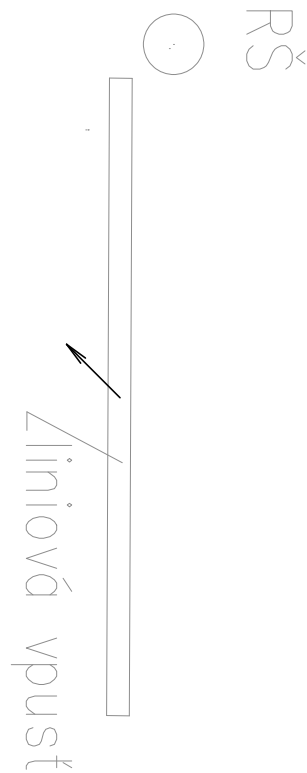


dešťová kanalizace
splašková kanalizace

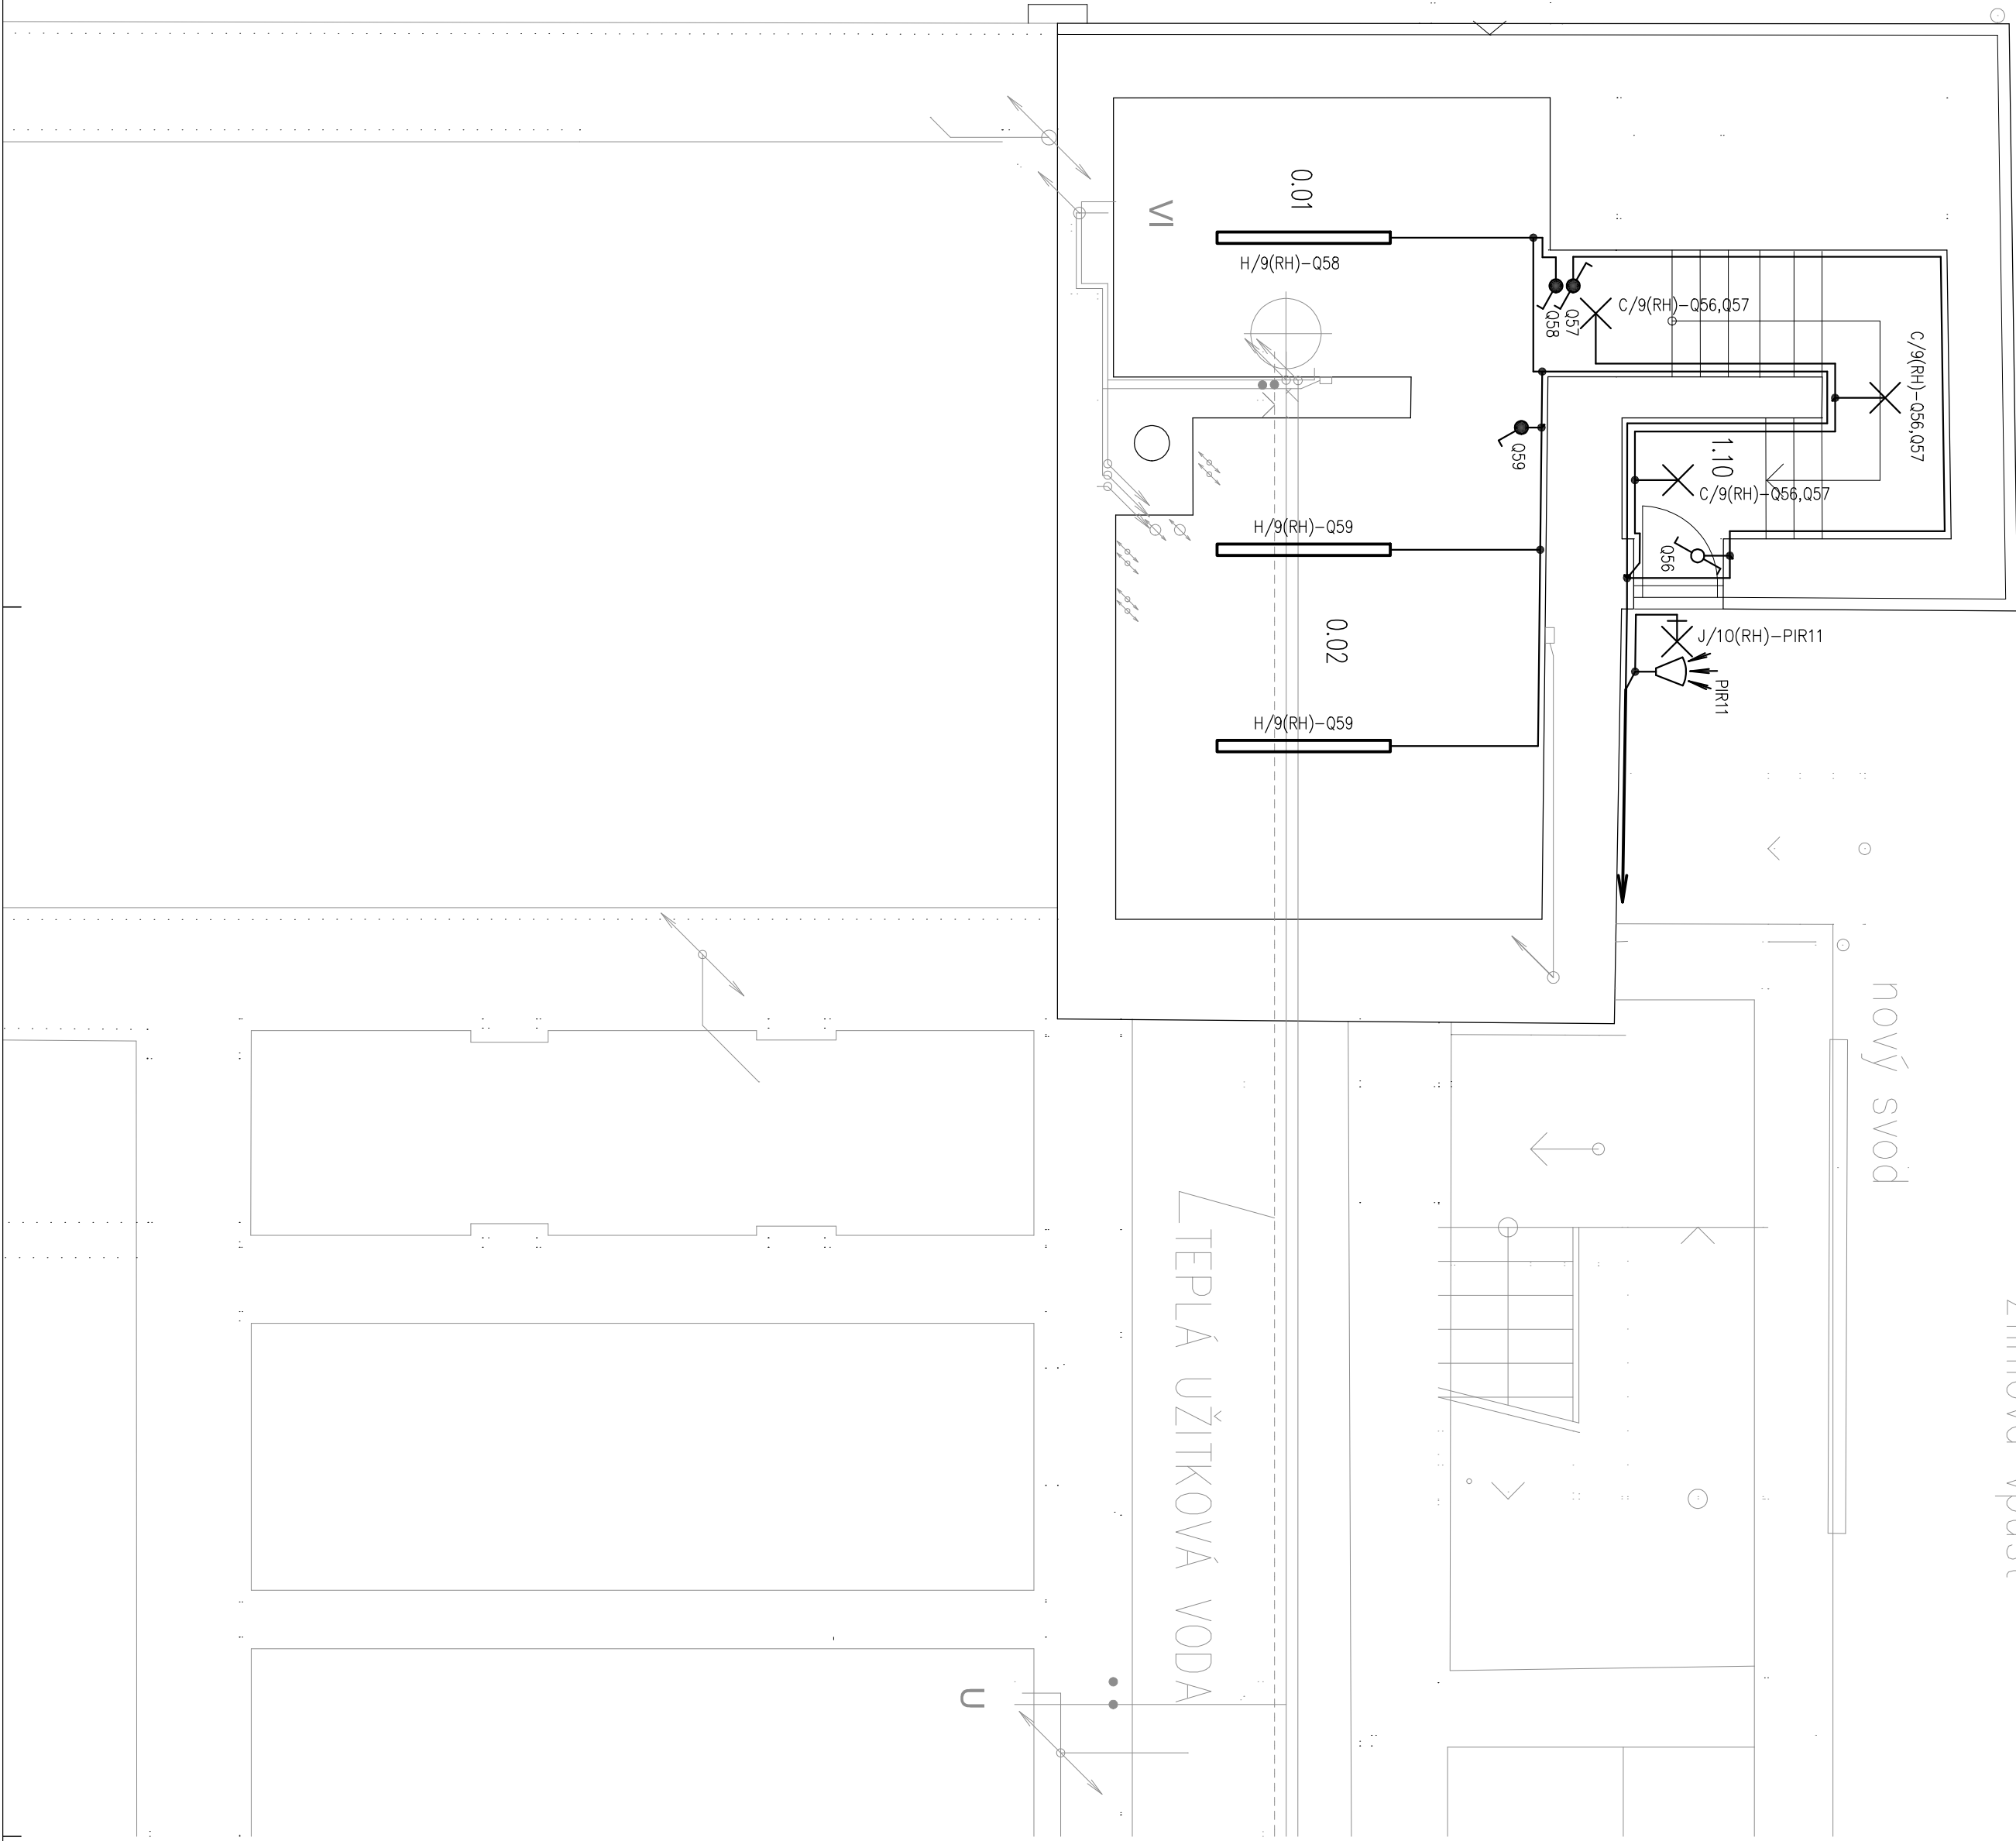


OZN. MÍST.	ÚČEL MÍSTNOSTI
1.10	SCHODIŠTĚ DO SKLEPA
0.01	SKLEP
0.02	SKLEP

LEGENDA

	SVĚTELNÝ VÝVOD STROPNÍ
	SVĚTELNÝ VÝVOD NÁSTĚNNÝ
	NOUZOVÉ SVÍTIDLO (S PIKTOGRAMEM) S VLASTNÍM ZDROJEM
	SVĚTELNÝ VÝVOD PRO LINEÁRNÍ LED SVÍTIDLO
	1 POL.VYPÍNAČ, 10A, 250V (ŘAZENÍ 1)
	SÉROVÝ PŘEPÍNAČ, 10A, 250V (ŘAZENÍ 5)
	STŘÍDAVÝ PŘEPÍNAČ, 10A, 250V (ŘAZENÍ 6)
	KŘÍŽOVÝ PŘEPÍNAČ, 10A, 250V (ŘAZENÍ 7)
	TLAČÍTKOVÝ OVLADAČ S DOUHLAVKOU 10A, 250V (ŘAZENÍ 1/1)
	INFRASÍVNÍ SNÍMAČ POHYBU OSOB 230V/min.10A, SPÍNÁNÍ MIKROSPÍNAČEM
	KABEL CYK-Y-0 2x1,5 PRO VYPÍNAČ (ŘAZ.1)
	KABEL CYK-Y-0 3x1,5 PRO VYPÍNAČ (ŘAZ.5,6)
	KABEL CYK-Y-J 3x1,5 PRO SVĚTLO
	KABEL CYK-Y-J 5x1,5 PRO SVĚTLA
	OVLAĐACÍ PRVEK (VYPÍNAČ) ČÍSLO A/1-012
	ČÍSLO VÝVODU Z ROZVADĚČE RH (R1...R2)
	OZNAČENÍ VÝVODU PRO SVÍTIDLO (SVÍTIDLA)

NAPÁJECÍ NAPĚTÍ: 3N+PE~50Hz, 400V/TN-S
OCHRANA PŘED NEBEZPEČNÝM DOTYKEM NEŽIVÝCH ČÁSTÍ DO 1000V:
AUTOMATICKÝM ODPOJENÍM OD ZDROJE A PROUDOVÝM CHRÁNIČEM
OCHRANA PŘED NEBEZPEČNÝM DOTYKEM ŽIVÝCH ČÁSTÍ DO 1000V:
IZOLACÍ, KRYTÍM

±0,000 = stávající podlaha 1.NP

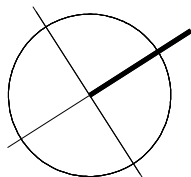

AUTORIZOVANÝ ARCHITEKT: ING. ARCH. MILOŠ KLEMENT		AUTORIZOVANÝ ARCHITEKT: ING. ARCH. MILOŠ KLEMENT	
NÁSTAVBA A STAVEBNÍ ÚPRAVY		ATELIER PRŮMYSLA	
ZÁKLADNÍ ŠKOLY V POPŮVÝKÁCH, ŠKOLNÍ 63/9		PROJEKT: 15. 6. 2023	
D.1.4.1. SILNOPROUDÉ ELEKTROINSTALACE		INVESTOR: OBEC POPŮVY, NÁVES 32/25, 664 41 POPŮVY	
PŮDORYS 1. PP - OSVĚTLENÍ		DATA: LEDEN 2024	
		STUPEŇ: DOKUMENTACE PRO PROJEKT STAVBY	
		FORMÁT: 6x A4	
		MĚŘÍTKO: 1:50	
		ČÍSLO VÝKRESU: D.1.4.1.2	