


- 2x LAN přívod ze serverovny školy na pozice zásuvek  
- dodává projekt konektivitu

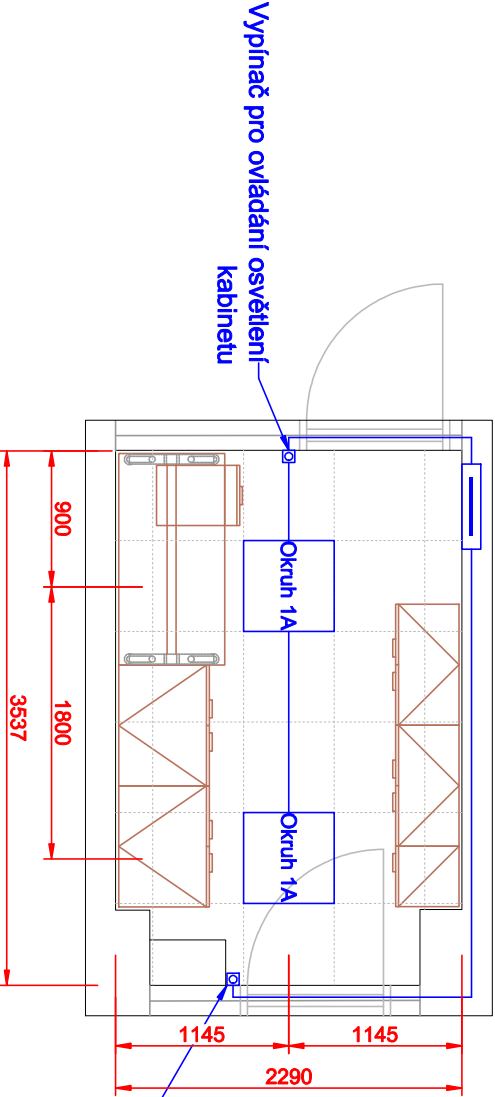


Podružný silový rozvaděč pro kabinet  
Přivedení silového přívodu z rozvaděče školy, kabel CYKY-J 5x6mm<sup>2</sup> + CYA 10mm<sup>2</sup>, jističný 3F 20A jističem s charakteristikou typu C

**SILNOPROUD**  
Legenda:  
Dvojzásuvka 230 VAC  
Zásuvka 230 VAC  
Kabelový vývod 230/400 VAC  
Zemnicí kabel 6 mm  
KABELOVÁ TRASA SILNOPROUDU V PODLAŽÍ, STĚNÁCH A STROPU  
SILOVÉ VÝVODY PRO STÍNICÍ TECHNIKU BUDOU ZAKONČENY V ZÁPUSTNÝCH INSTALAČNÍCH KRABICÍCH VE ŠPATELĚ OKNA.

**SLABOPROUD**  
Legenda:  
Dvojzásuvka LAN  
Jednozásuvka LAN  
Kabelový vývod LAN

Nárokuje po investori (škole) dotažení nového silového přívodu do podružného rozvaděče v učebně (kabel CYKY-J 5x6mm + CYA 10 mm<sup>2</sup> ze žilový, jističný 3F 25A jističem s charakteristikou C)  
Nárokuje po investori (škole) dotažení 2x LAN přívodu ze serverovny na pozice zásuvek!

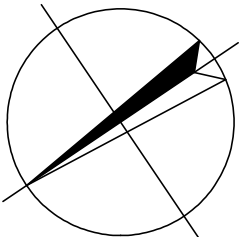

Autorizace projektu: Ing. Petr Zavadil		Otisk razítka:	
Vedoucí/kontrola projektu: Ing. Petr Zavadil			
Výpracoval: Ing. Petr Zavadil			
Kreslí: Ing. arch. Olha Prokopova			
Kraj: Jihomoravský		Místo: Základní škola Ivanovice na Hané, Tyršova 218/4, 683 23 Ivanovice na Hané, parc. č. 1730, k.ú. Ivanovice na Hané	
Investor: ZŠ IVANOVICE NA HANÉ, Tyršova 218/4, 683 23 Ivanovice na Hané, IČ: 462 70 876		Datum: 9/2023	
Název stavby: Rekonstrukce silno a slabo proudé instalace, dobudování WC pro imobilní a vestavba výtahu do stávající šachty, ZŠ Ivanovice na Hané, ul. Tyršova 218/4		Číslo archivu(zakázky): 54/23	
		Datum expedice/verze: 11.9. 2023/V1	
		Formát výresu: 2x A4	
		Měřítko: 1:50	
Obsah výresu: Místnost 0.42 - Kabinet - Elektroinstalace		Číslo výresu: D.1.4.2a-13	

**SPZ DESIGN, s.r.o.**  
Moravská 359/13  
779 00 Olomouc - Holiče  
IČ: 278 31 132  
telefon: 585 150 411  
e-mail: spz.design@seznam.cz  
web: www.spzdesign.cz

Účel projektu: DSP+DVZ