


PŮDORYS ZÁKLADŮ

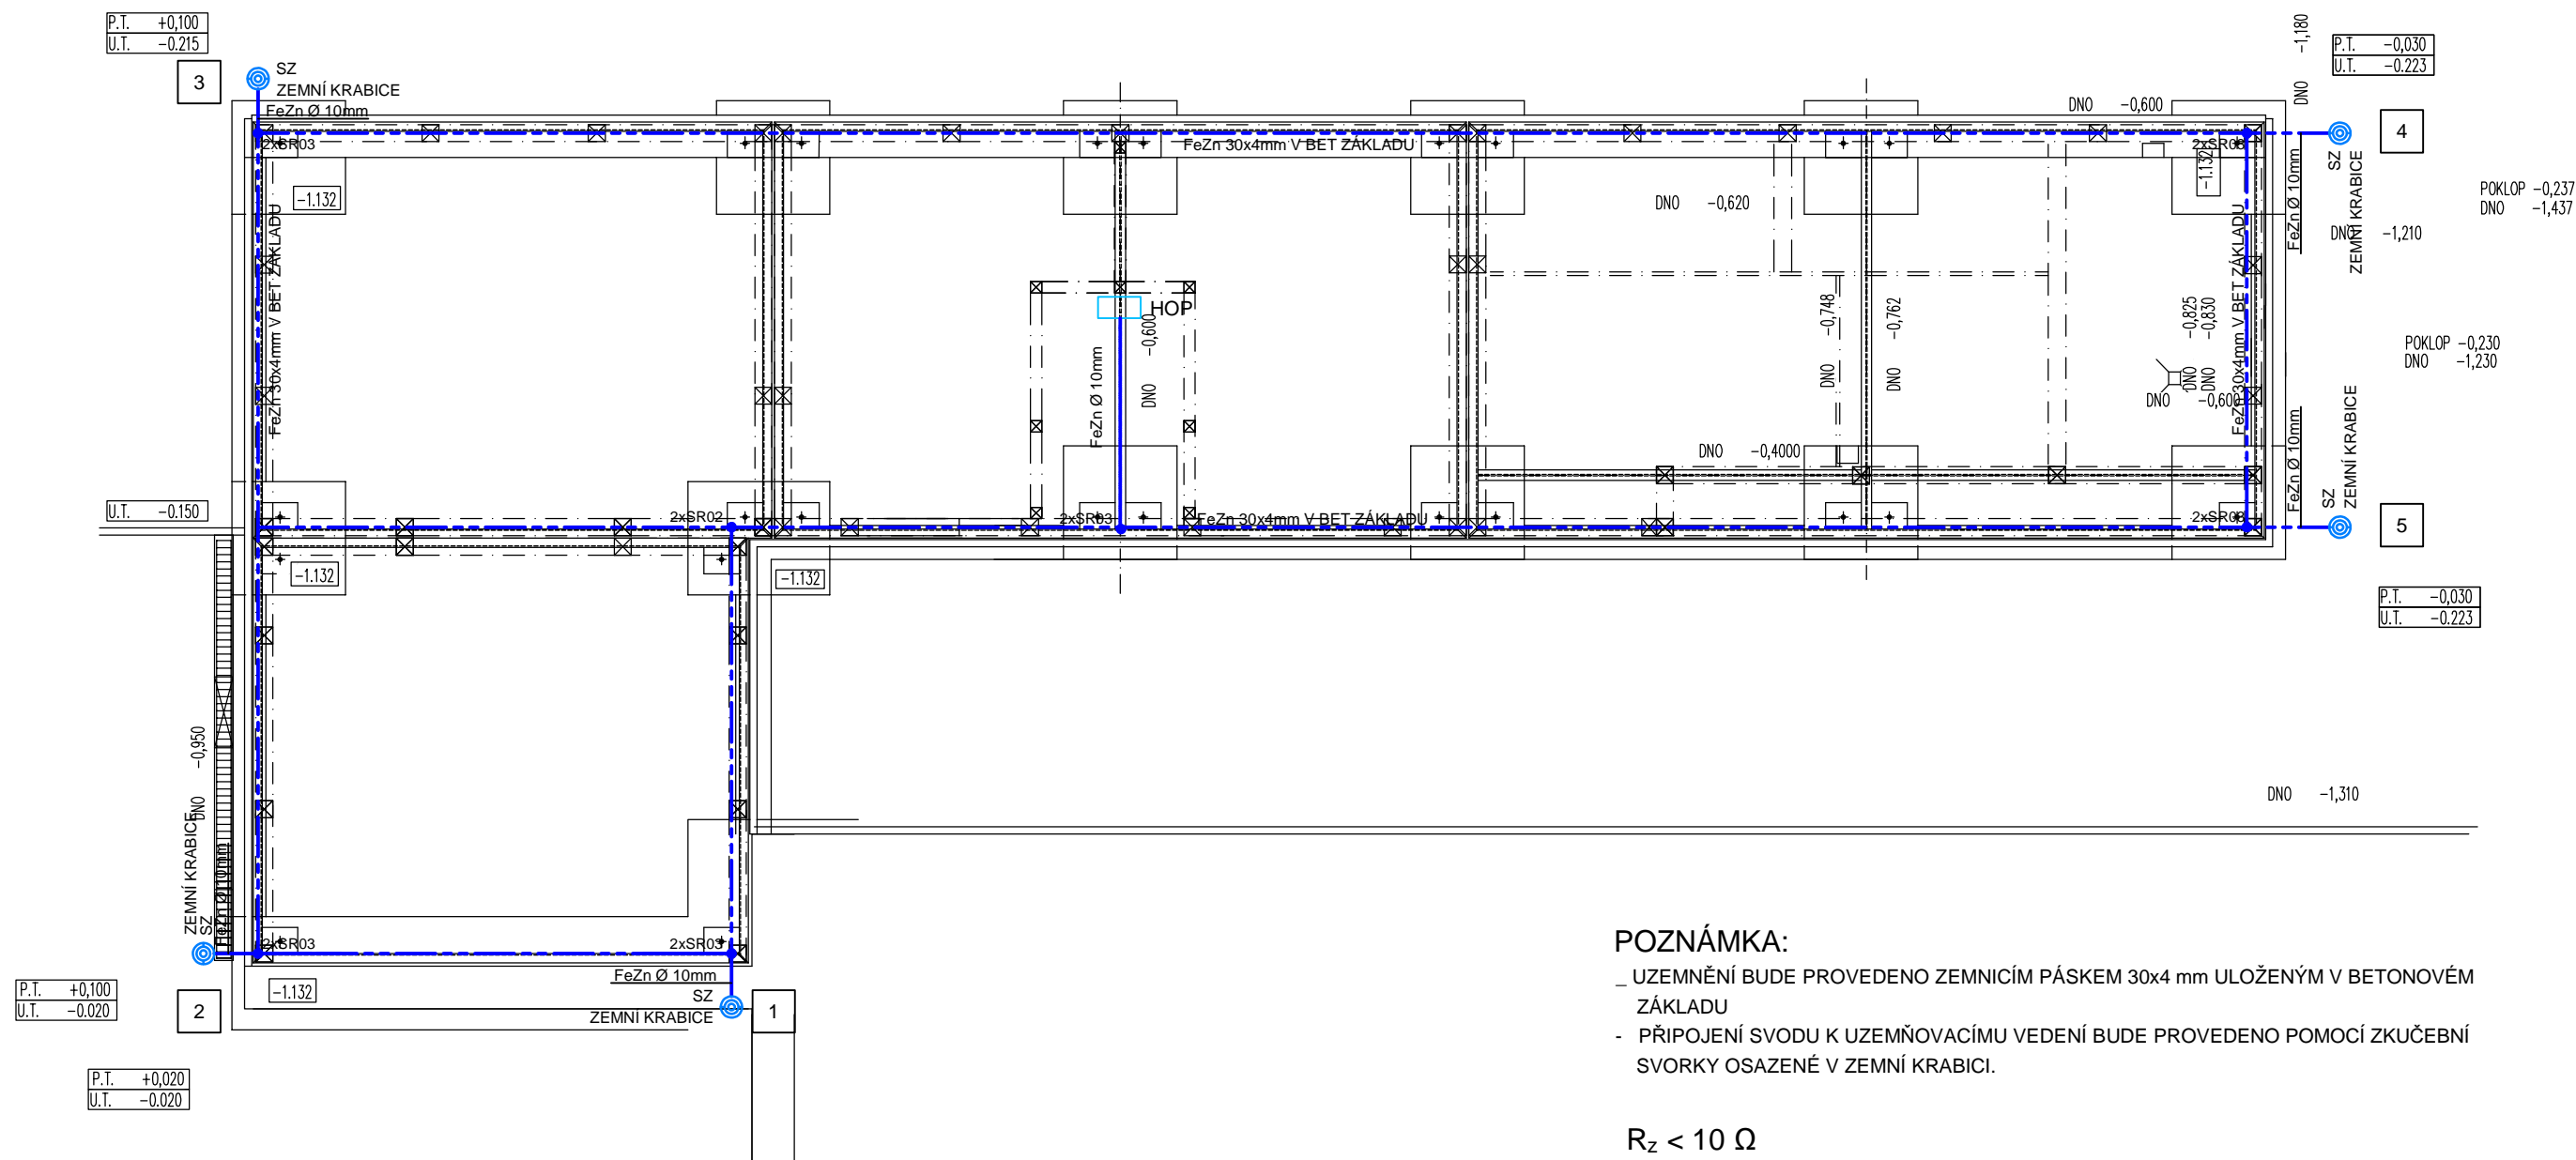

LEGENDA:

	UZEMŇOVACÍ VEDENÍ FeZn 30x4 mm, FeZn Ø 10 mm
	HROMOSVODOVÉ SVORKY SR03, SR02
	ZKUŠEBNÍ SVORKA SZ OSAZENÁ V ZEMNÍ KRABICI
	OZNAČOVACÍ ŠTÍTEK
	HLAVNÍ OCHRANNÁ PŘÍPOJNICE HOP

REVITALIZACE ČÁSTI SPORTOVNÍHO AREÁLU POPŮVKY			
akce:	Multifunkční hřiště s objekty technického a provozního zázemí	stupeň:	DPS
investor:	Obec Popůvky, Náves 32/25, 664 41 Popůvky, IČ: 00488275	datum:	08/2024
D 1.4 TECHNIKA PROSTŘEDÍ STAVEB - ELEKTROINSTALACE			
zodpovědný projektant:	Ing. arch. LENKA HANUSOVÁ	ING. JIŘÍ VÍTEK projekce elektro DIČ: CZ5403180299 Brno, Koblížná 9 jvitek@volny.cz tel. 608865147	
vypracovali:	Ing. JIŘÍ VÍTEK		
kreslili:	Ing. JIŘÍ VÍTEK		
SO-08 stavební objekt:	ZÁZEMÍ PRO SPORTOVNÍ AREÁL S HYGIENICKÝM ZAŘÍZENÍM PRO SPORTOVCE	měřítko: 1 : 50	D.1.4.2.09
výkres:	UZEMNĚNÍ	číslo výkresu:	