

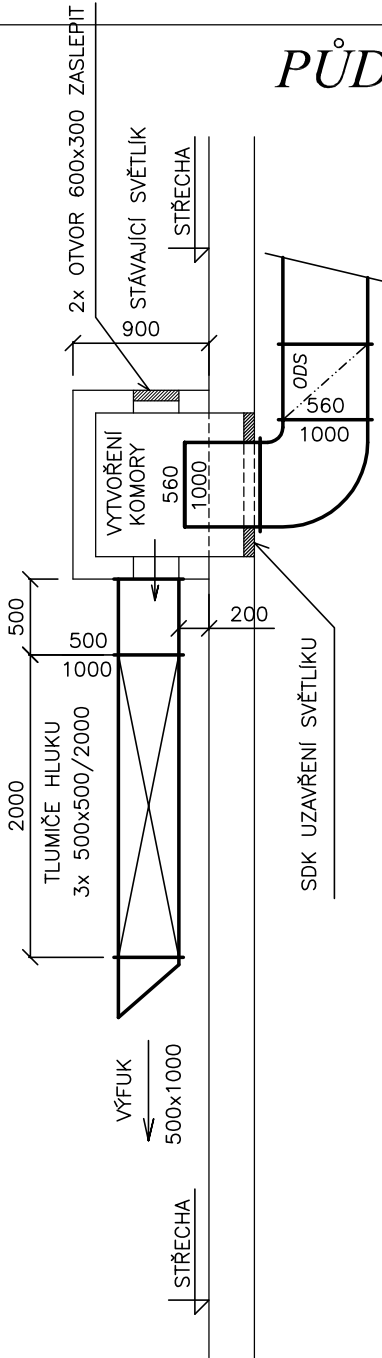


ŘEZ

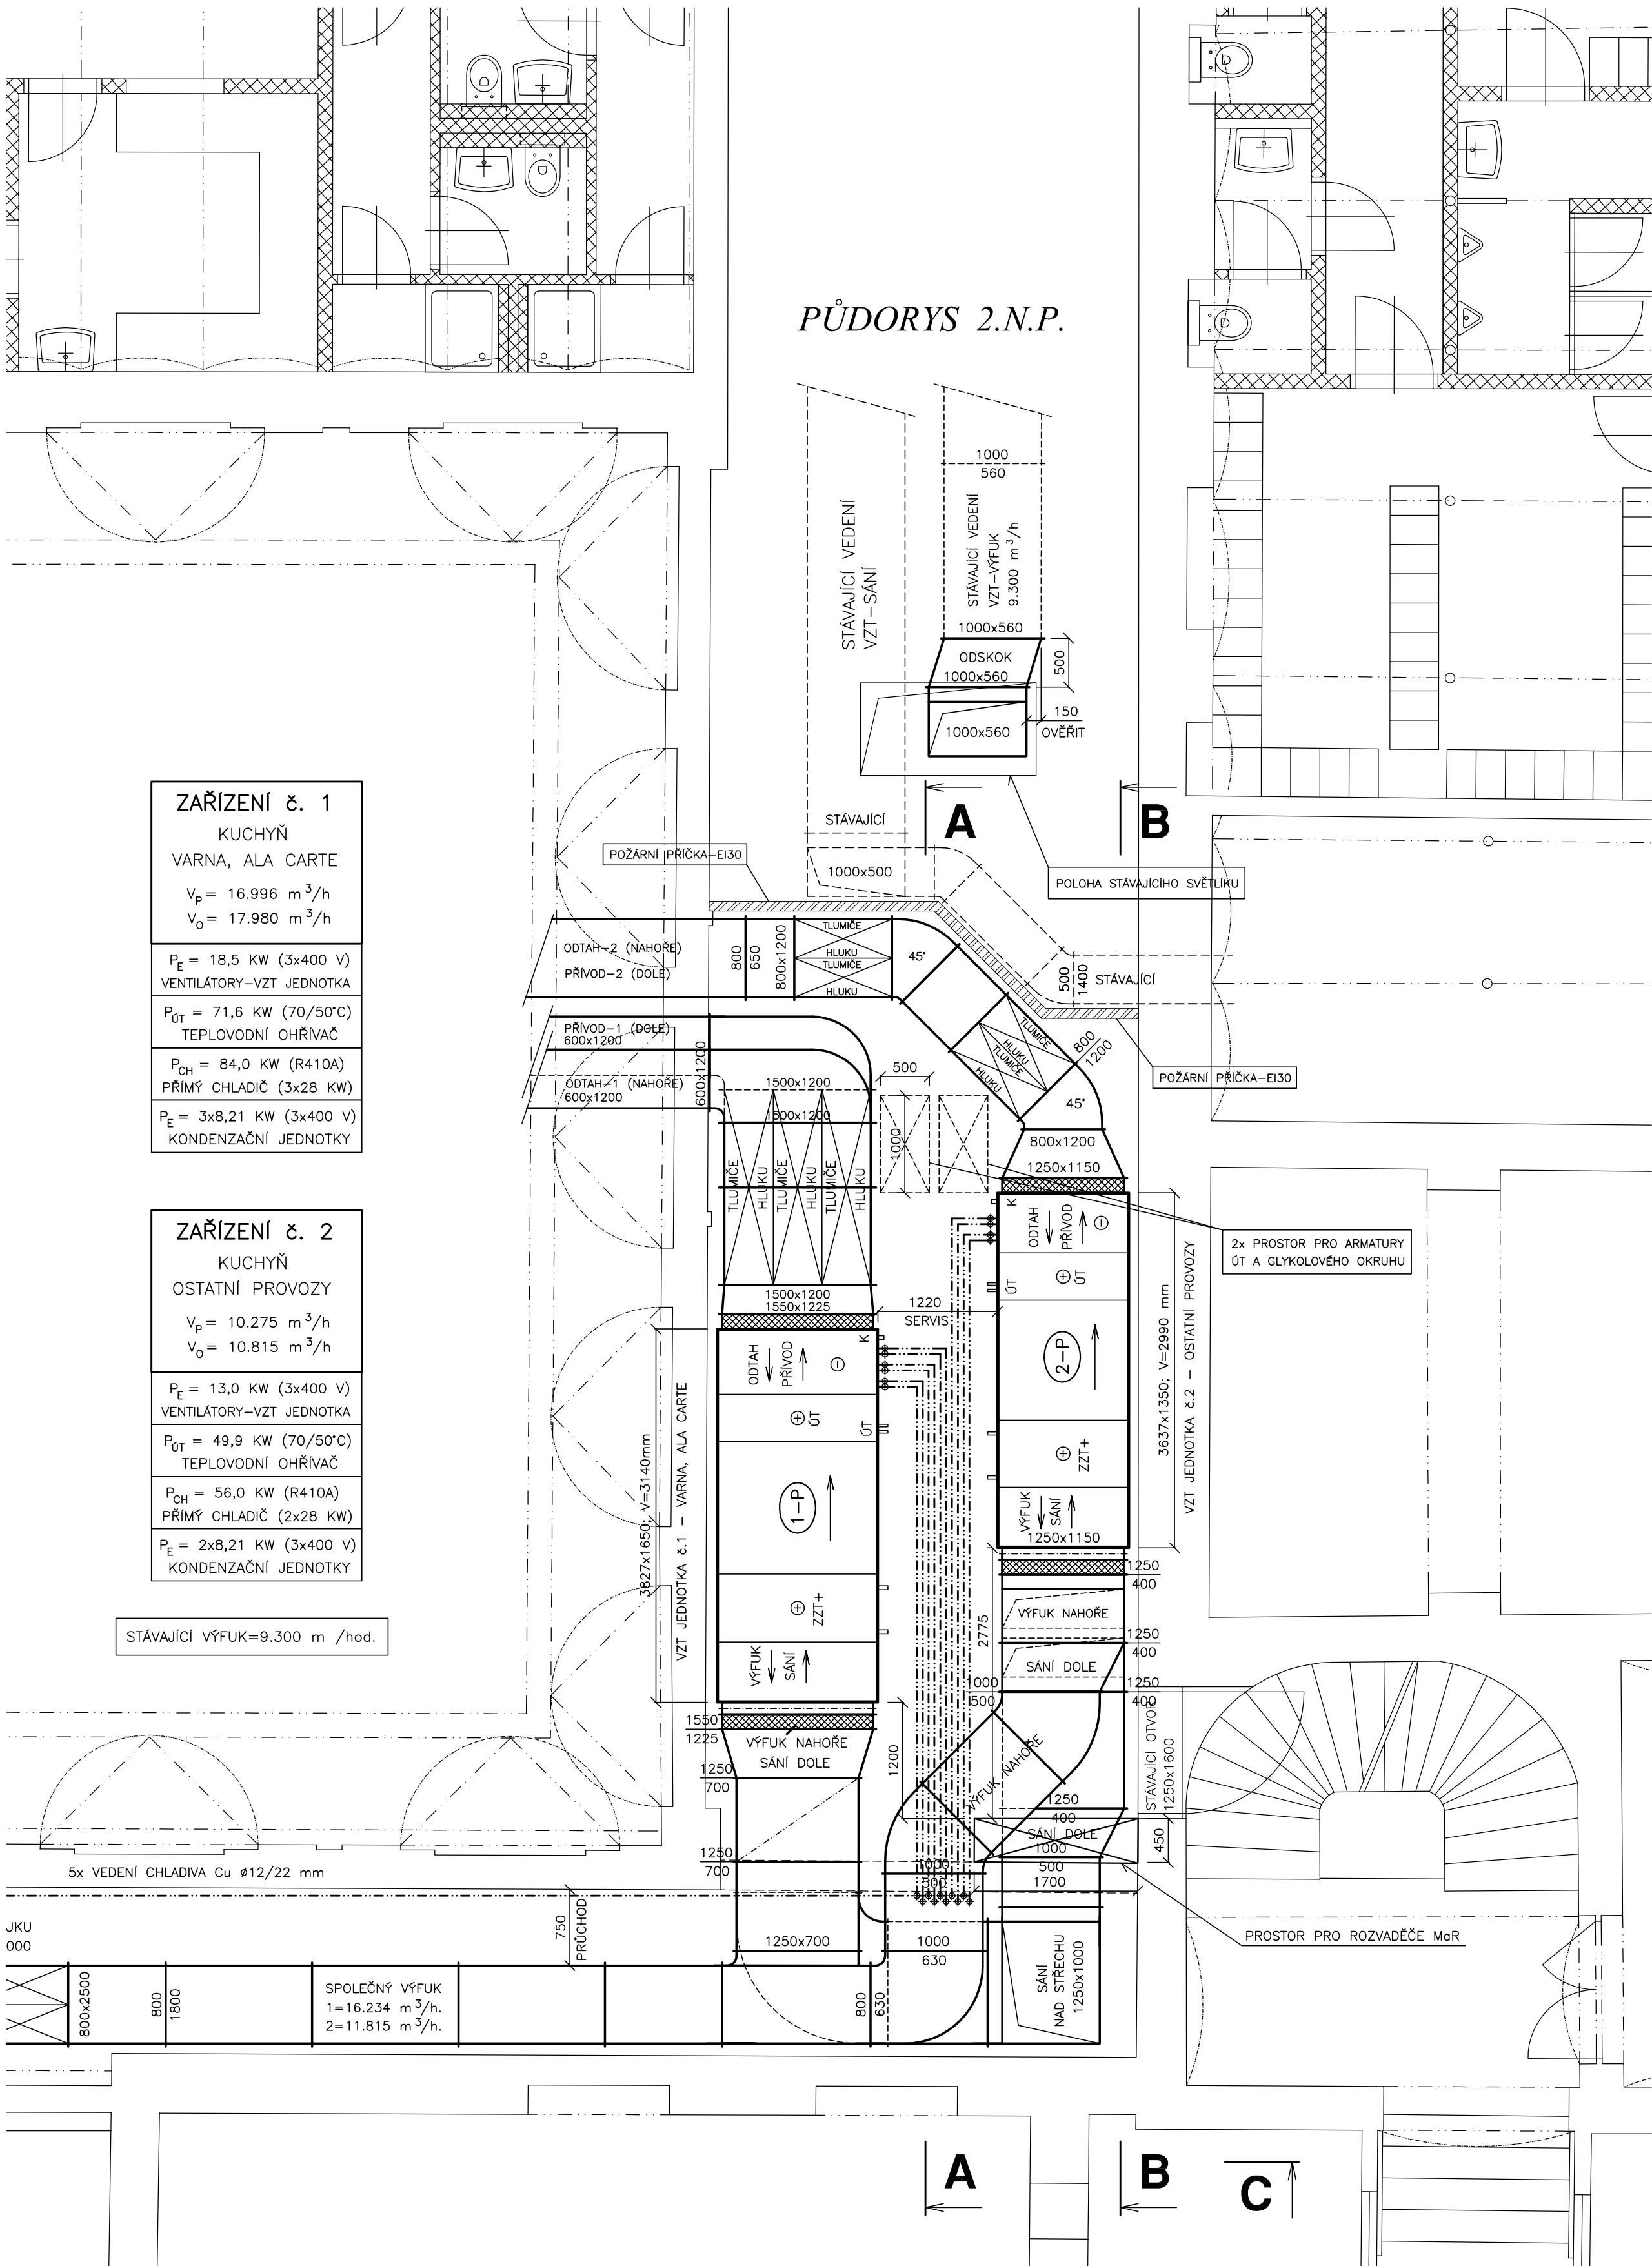

PŮDORYS STŘECHY

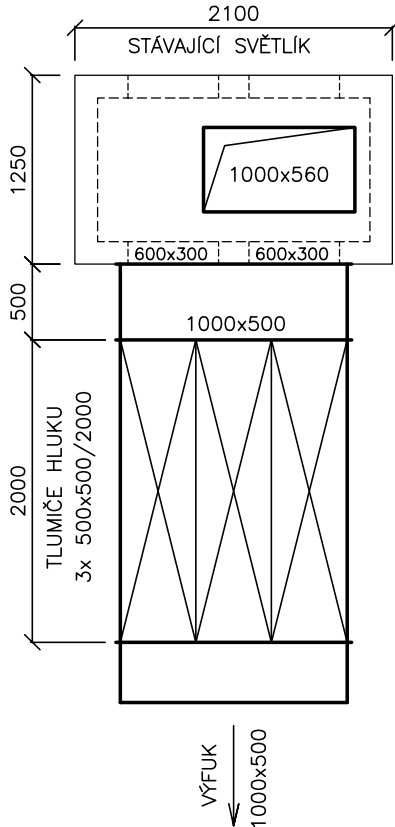

**ZAŘÍZENÍ č. 1**  
KUCHYŇ  
VARNA, ALA CARTE  
 $V_p = 16.996 \text{ m}^3/\text{h}$   
 $V_o = 17.980 \text{ m}^3/\text{h}$   
 $P_E = 18,5 \text{ kW (3x400 V)}$   
VENTILÁTORŮ—VZT JEDNOTKA  
 $P_{OT} = 71,6 \text{ kW (70/50°C)}$   
TEPLOVODNÍ OHŘÍVAČ  
 $P_{CH} = 84,0 \text{ kW (R410A)}$   
PRÍMÝ CHLADIČ (3x28 kW)  
 $P_E = 3x8,21 \text{ kW (3x400 V)}$   
KONDENZAČNÍ JEDNOTKY

**ZAŘÍZENÍ č. 2**  
KUCHYŇ  
OSTATNÍ PROVOZY  
 $V_p = 10.275 \text{ m}^3/\text{h}$   
 $V_o = 10.815 \text{ m}^3/\text{h}$   
 $P_E = 13,0 \text{ kW (3x400 V)}$   
VENTILÁTORŮ—VZT JEDNOTKA  
 $P_{OT} = 49,9 \text{ kW (70/50°C)}$   
TEPLOVODNÍ OHŘÍVAČ  
 $P_{CH} = 56,0 \text{ kW (R410A)}$   
PRÍMÝ CHLADIČ (2x28 kW)  
 $P_E = 2x8,21 \text{ kW (3x400 V)}$   
KONDENZAČNÍ JEDNOTKY

STÁVAJÍCÍ VÝFUK=9.300 m<sup>3</sup>/hod.

ZODPOVĚDNÝ PROJEKTANT:		VYPRACOVAL:		PETR MATOUŠEK <b>AIR GAS Projekt</b> Závodu míru 578, Karlovy Vary IČO: 670 95 798	
Petr Matoušek		Petr Matoušek			
INVESTOR:		Grandhotel Pupp Karlovy Vary a.s., Mírové náměstí 2, K. Vary			
OBJEDNAVATEL:		Grandhotel Pupp Karlovy Vary a.s., Mírové náměstí 2, K. Vary			
AKCE: <b>GRANDHOTEL PUPP</b> <b>OBNOVA GASTROPROVOZU</b> <b>MÍROVÉ NÁMĚSTÍ 2, 360 01 KARLOVY VARY</b> <b>D.1.4.3 - VZDUCHOTECHNIKA, CHLAZENÍ</b>					
ČÍSLO PÁŘE:					
KRAJ:	Karlovarský	STUPEŇ PD:	Dokumentace pro stavební povolení		
DATUM:	9 / 2025	ZAK. ČÍSLO:	AGP 22 / 2023		
MĚŘÍTKO: 1 : 50					
OBSAH VÝKRESU: <b>PŮDORYS - 2.N.P. - STŘECHA - NOVÝ VÝFUK</b>					
ČÍSLO PŘÍLOHY: D.1.4.3 - 04					