

Váš dopis zn.

Naše značka 18-01054

Vyřizuje Prachatická Aneta

Telefon +420 491 419 212

GSM brána +420 606 736 008

E-mail prachaticka@vakna.cz

Datum 22.2.2018

INS spol. s r.o.

Parkány 413

547 01 Náchod

Zákres sítí - Hejtmánkovice - FVE na střeše objektu

p.p.č. 1087/1 Hejtmánkovice, p.p.č. 1090/1 Hejtmánkovice, p.p.č. 1118 Hejtmánkovice, p.p.č. 1933 Hejtmánkovice, s.p.č. 3/ Hejtmánkovice, s.p.č. 487 Hejtmánkovice, s.p.č. 504 Hejtmánkovice

Do přiložené situace jsme informativně zakreslili umístění zařízení ve správě VaK Náchod a.s. – vodovod, kanalizace a požární hydrant.

Před zahájením projekčních prací doporučujeme výše uvedená zařízení vytyčit a zaměřit.

Dle předložené žádosti se jedná o zákres sítí pro projektovou přípravu na FVE na střeše objektu, Hejtmánkovice.

Toto vyjádření je vydáno pro projekční účely a nelze použít pro vydání rozhodnutí či jiného správního úkonu dle Zákona č. 183/2006/Sb.

Projektovou dokumentaci požadujeme předložit k předchozímu odsouhlasení. V PD budou zapracovány příslušné podmínky VaK Náchod, a.s. (Podmínky pro projektování jsou na webových stránkách společnosti VaK Náchod, a.s. www.vakna.cz zákaznický servis vyjádření ke stavbám – zakladni_podminky_PD.pdf)

Dešťové vody budou likvidovány podle směrnice S16/10/17 - Napojování dešťových vod.

V případě stavby na územní souhlas a ohlášení stavby požadujeme příslušné podmínky uvést v technické zprávě.

Dle zákona 254/2001 Sb. (vodní zákon) je uložena obecná povinnost "při povolování staveb, jejich změn nebo změn v užívání, jsou stavebníci povinni zajistit vsakování nebo zadržování a odvádění povrchových vod vzniklých dopadem atmosférických srážek na tyto stavby (srážkové vody) v souladu se stavebním zákonem".

Stavebník, který chce vyjádření VaK Náchod a.s. ke stavbě (nové, rekonstrukci, změně v užívání), kde vznikají srážkové vody, je povinen v projektové dokumentaci vyčíslit množství srážkových vod. V případě stávajících staveb, je také povinen popsat stávající způsob likvidace srážkových vod.


Do veřejné kanalizace nelze vypouštět podzemní vody (drenážní potrubí,...).

v z. Prachatická

Ing. Pavel Korda
vedoucí oddělení TPČ

Vodovody a kanalizace Náchod a.s.
Kladská 1521
547 01 NÁCHOD

Počet příloh: 1

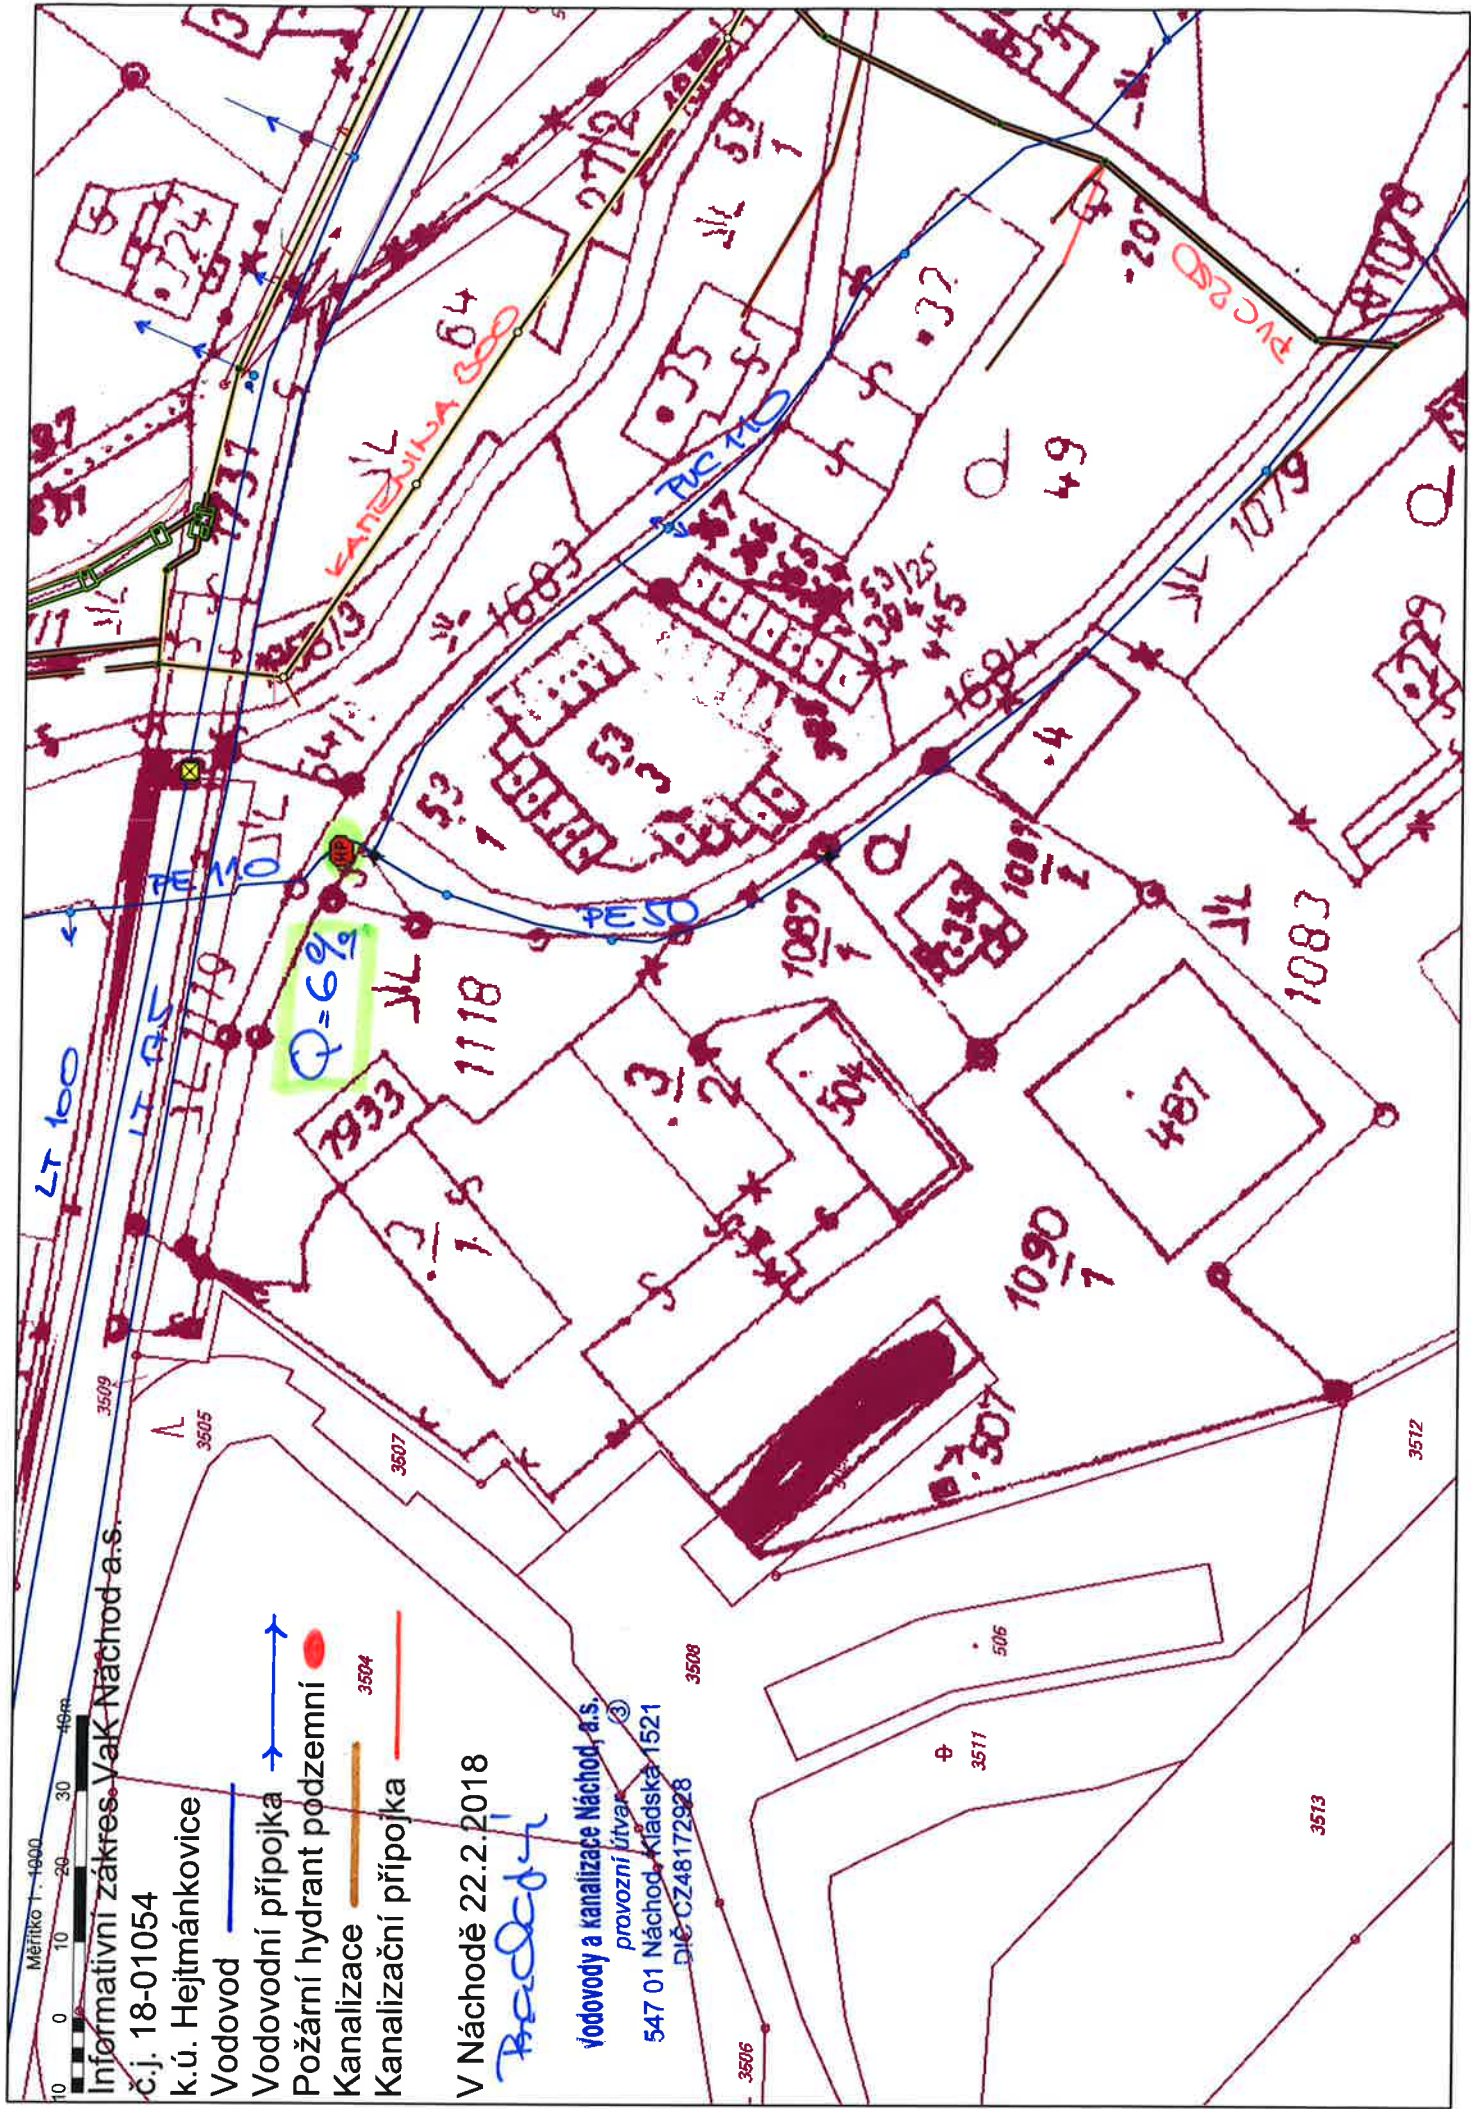

Měřítko 1:1000

0 10 20 30 40m

Informační zakres. Václav Náchod a.s.

č.j. 18-01054

k.ú. Hejtmánkovice

Vodovod

Vodovodní přípojka

Požární hydrant podzemní

Kanalizace

Kanalizační přípojka

V Náchodě 22.2.2018

Bedež

Vodovody a kanalizace Náchod, a.s.

provozní útvar

547 01 Náchod, Kladská 1521

DÚČ CZ48172928