


SCHÉMA SYSTÉMOVÉ KONSTRUKCE – SKLADOVACÍ HALA 2  
M 1:100

PŮDORYS SKLADOVACÍ HALY 2

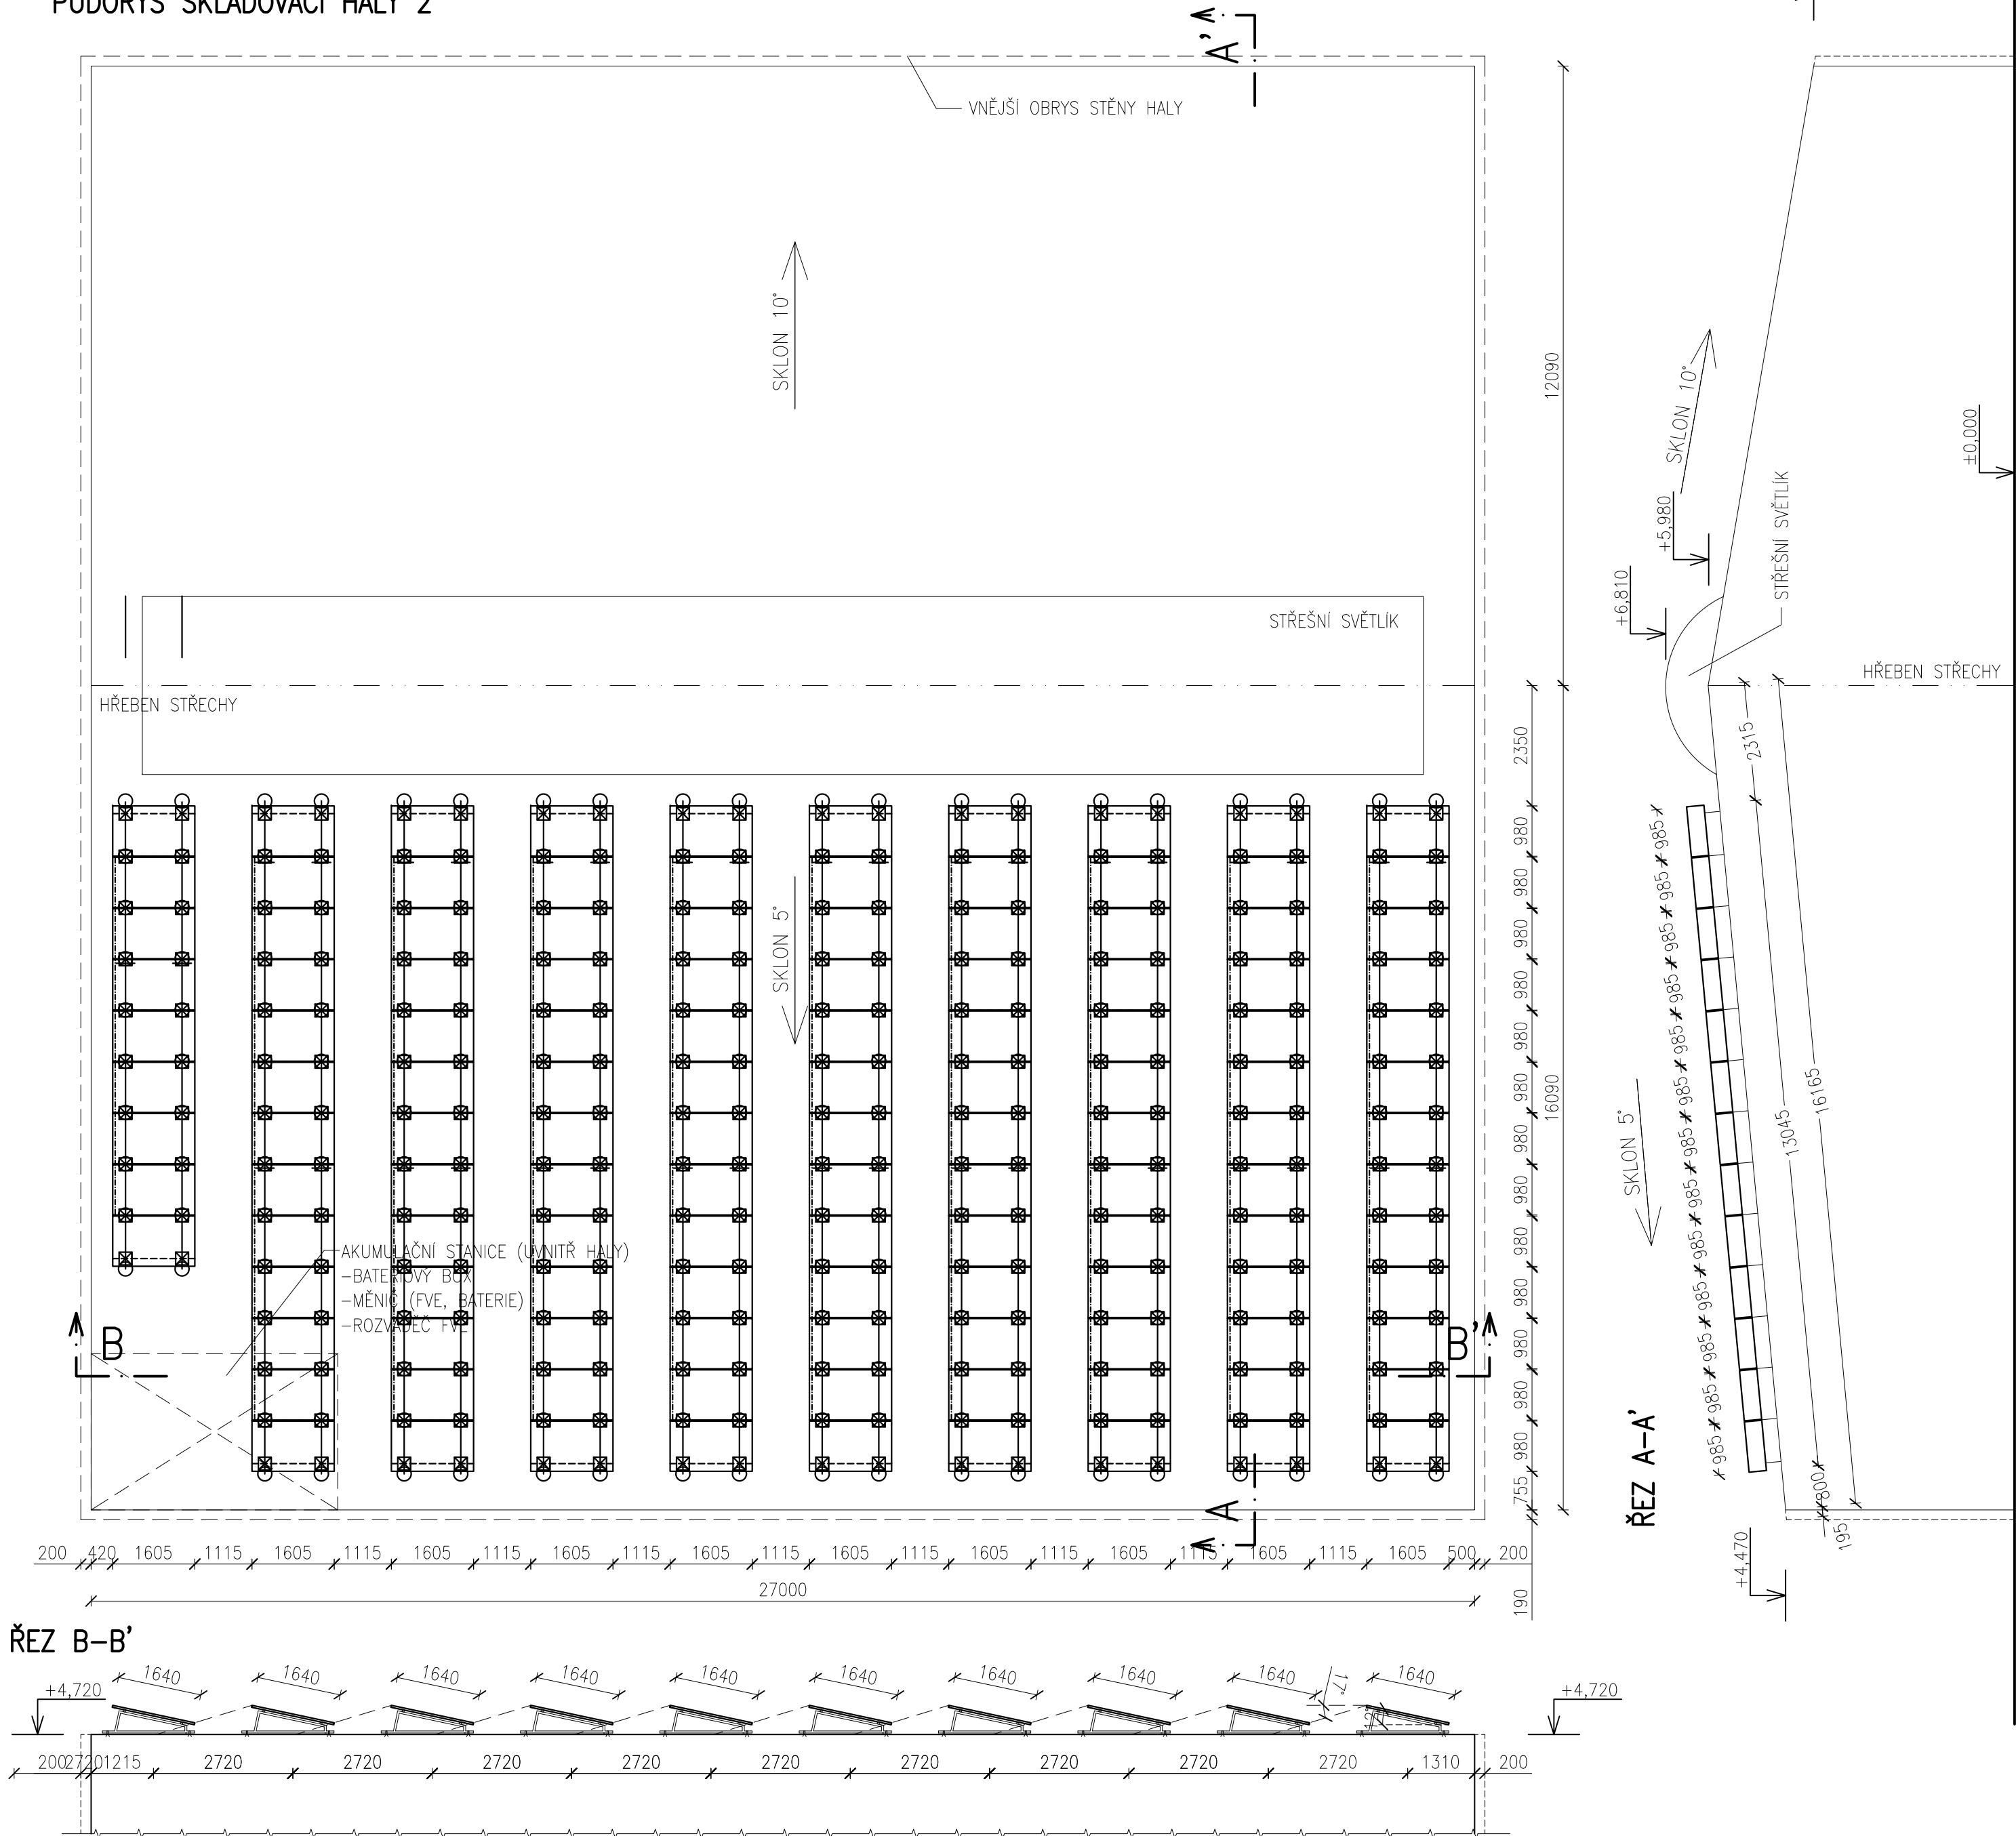

① SKLADOVACÍ HALA 2

FV PANEL:

INSTALOVANÝ VÝKON (SKLADOVACÍ HALA 2):

– 126KS x 300Wp  
37.80kWp

CELKEM .....126KS – 37.80kWp

MĚNIČ (FVE):

– 1x MĚNIČ 20kWp  
– STRING: 15–15–16–16KS  
– 1x MĚNIČ 20kWp  
– STRING: 16–16–16–16KS

CELKEM 2x MĚNIČ 20kWp

AKUMULACE FVE (BATERIE):

– CELKOVÁ KAPACITA 81.60kWh

MĚNIČ (BATERIOVÝ BOX):

– CELKEM 3KS


CELKEM 3x MĚNIČ


SYSTÉMOVÁ KONSTRUKCE (HALA č.2):

- MONTÁŽNÍ KOLEJNICE 40/40 258m (43ks x 6m)
- + SPOJKY MONTÁŽNÍCH KOLEJNIC – 38 SPOJŮ (76ks)
- RÁM (KOTVENÍ PANELŮ) 136ks
- PŘÍCHYTKY Z 40 KS
- PŘÍCHYTKY OMEGA 232 KS
- ☒ HAKY (KOTVENÍ DO STŘECHY) 272ks
- ZAVĚTROVÁNÍ (RÁMŮ) 106KS

MONTÁŽNÍ KOLEJNICE:

6,00m (38ks)  
3,15m (2ks)  
1,20m (18ks)

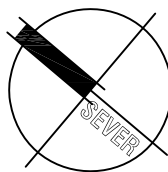

HLAVNÍ ING. PROJEKTU	ZODP. PROJEKTANT	VYPRACOVAL	MĚŘÍTKO : 1:100	
MARTIN KONRÁT, DIS.	ING. PAVEL TŮMA	MARTIN KONRÁT, DIS.	FORMÁT : 6 A4	
INVESTOR : PRAGOKOVO S.R.O., KAPLICKÁ 1141/4, 140 00 PRAHA 4			DATUM 17.9.2018	
AKCE : <b>FVE NA STŘEŠE OBJEKTU, HEJTMÁNKOVICE</b> na p.č. 1087/1, 1090/1, 1118, 1933, st.p.č. 3/1, 487, 504 katastrální území HEJTMÁNKOVICE (638226) <b>D. DOKUMENTACE OBJEKTŮ</b> <b>1.1 ARCHITEKTONICKO STAVEBNÍ ŘEŠENÍ</b>				ZPRACOVATEL : INS s.r.o. NÁCHOD Parkány 413 547 01 NÁCHOD 491 422 226 ins.atelier@insnachod.cz www.insnachod.cz
PROJEKT PRO VÝBĚR DODAVATELE STAVBY				EV. Č. AKCE <b>1556 34 17</b>
NÁZEV PŘÍLOHY : <b>SCHÉMA SYSTÉMOVÉ KONSTRUKCE – SKLADOVACÍ HALA 2</b>				ČÍSLO PŘÍLOHY <b>1.1.3</b>