



ČÁSTEČNÝ ŘEZ A-A

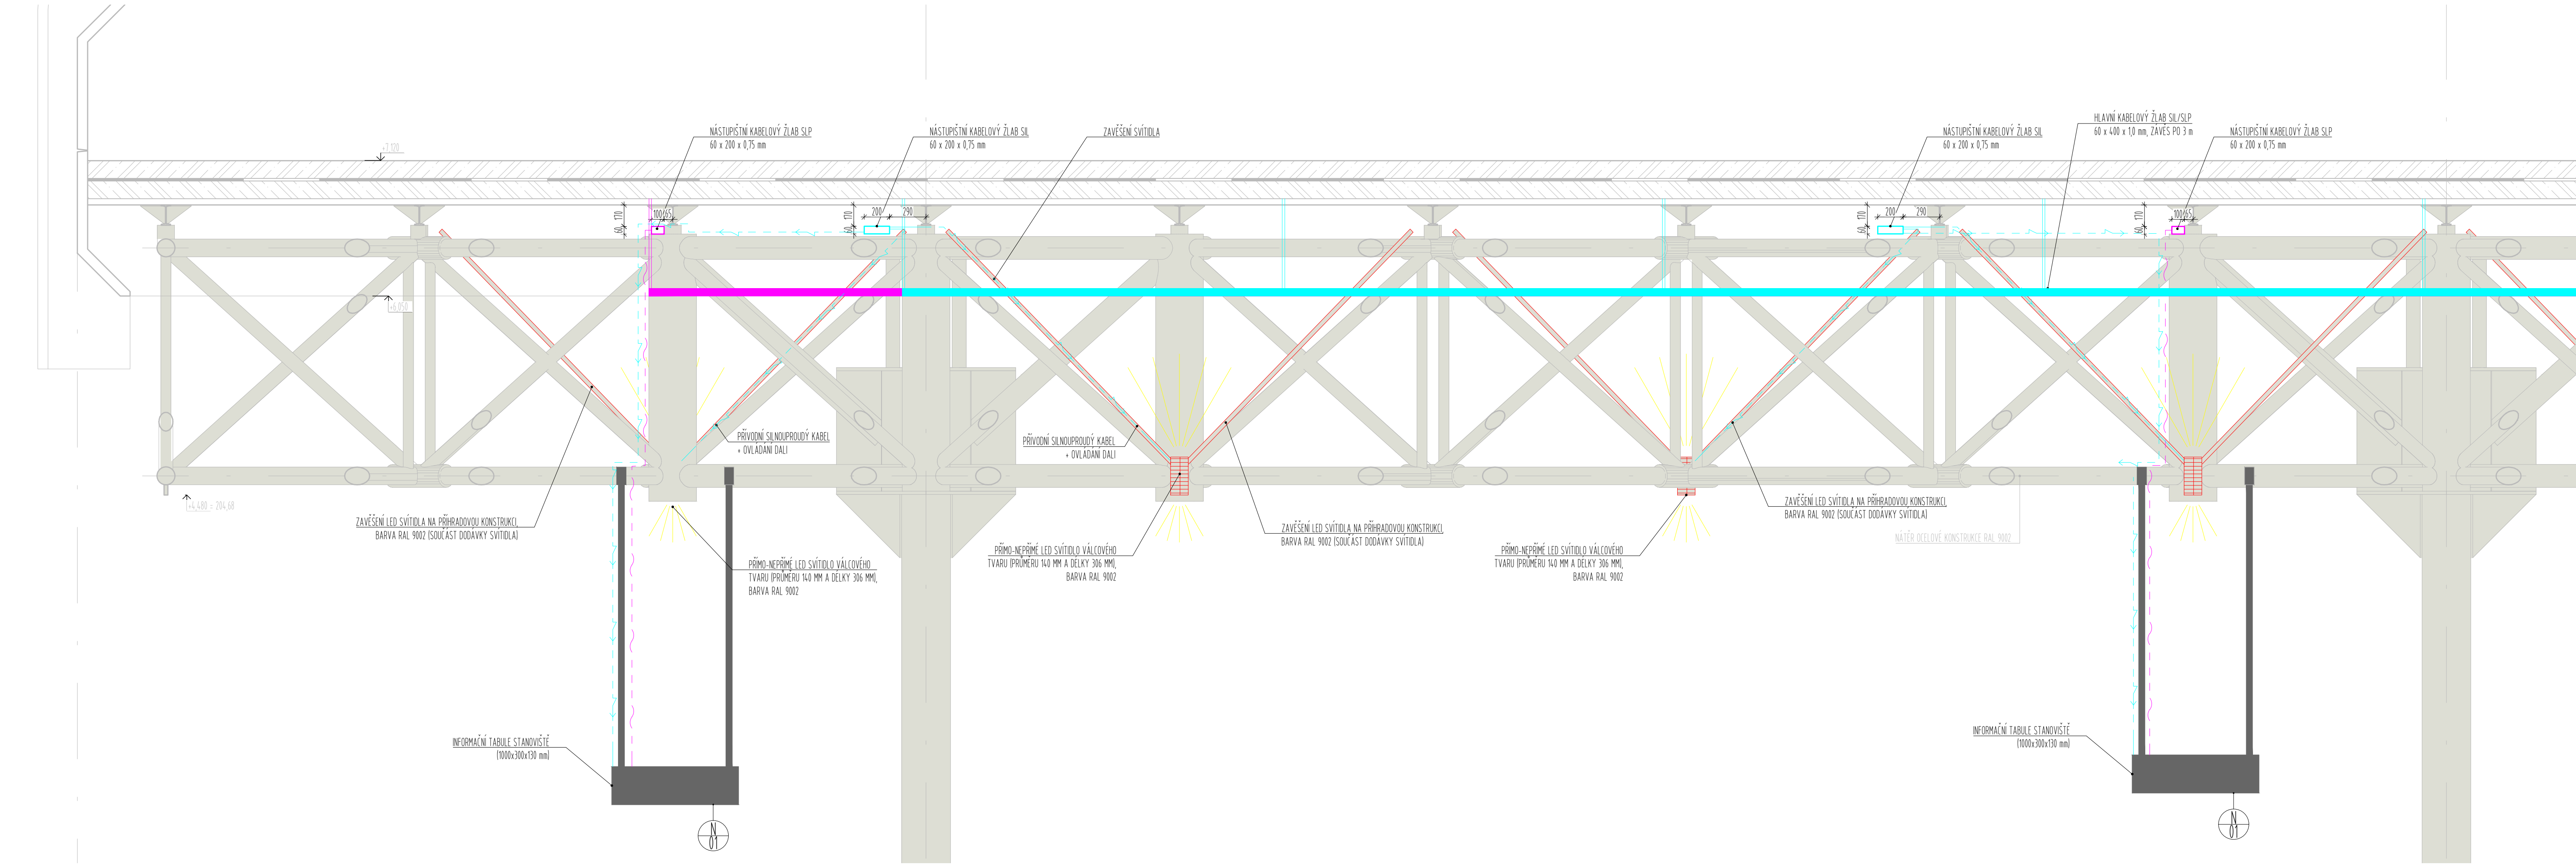


ČÁSTEČNÝ ŘEZ B-B

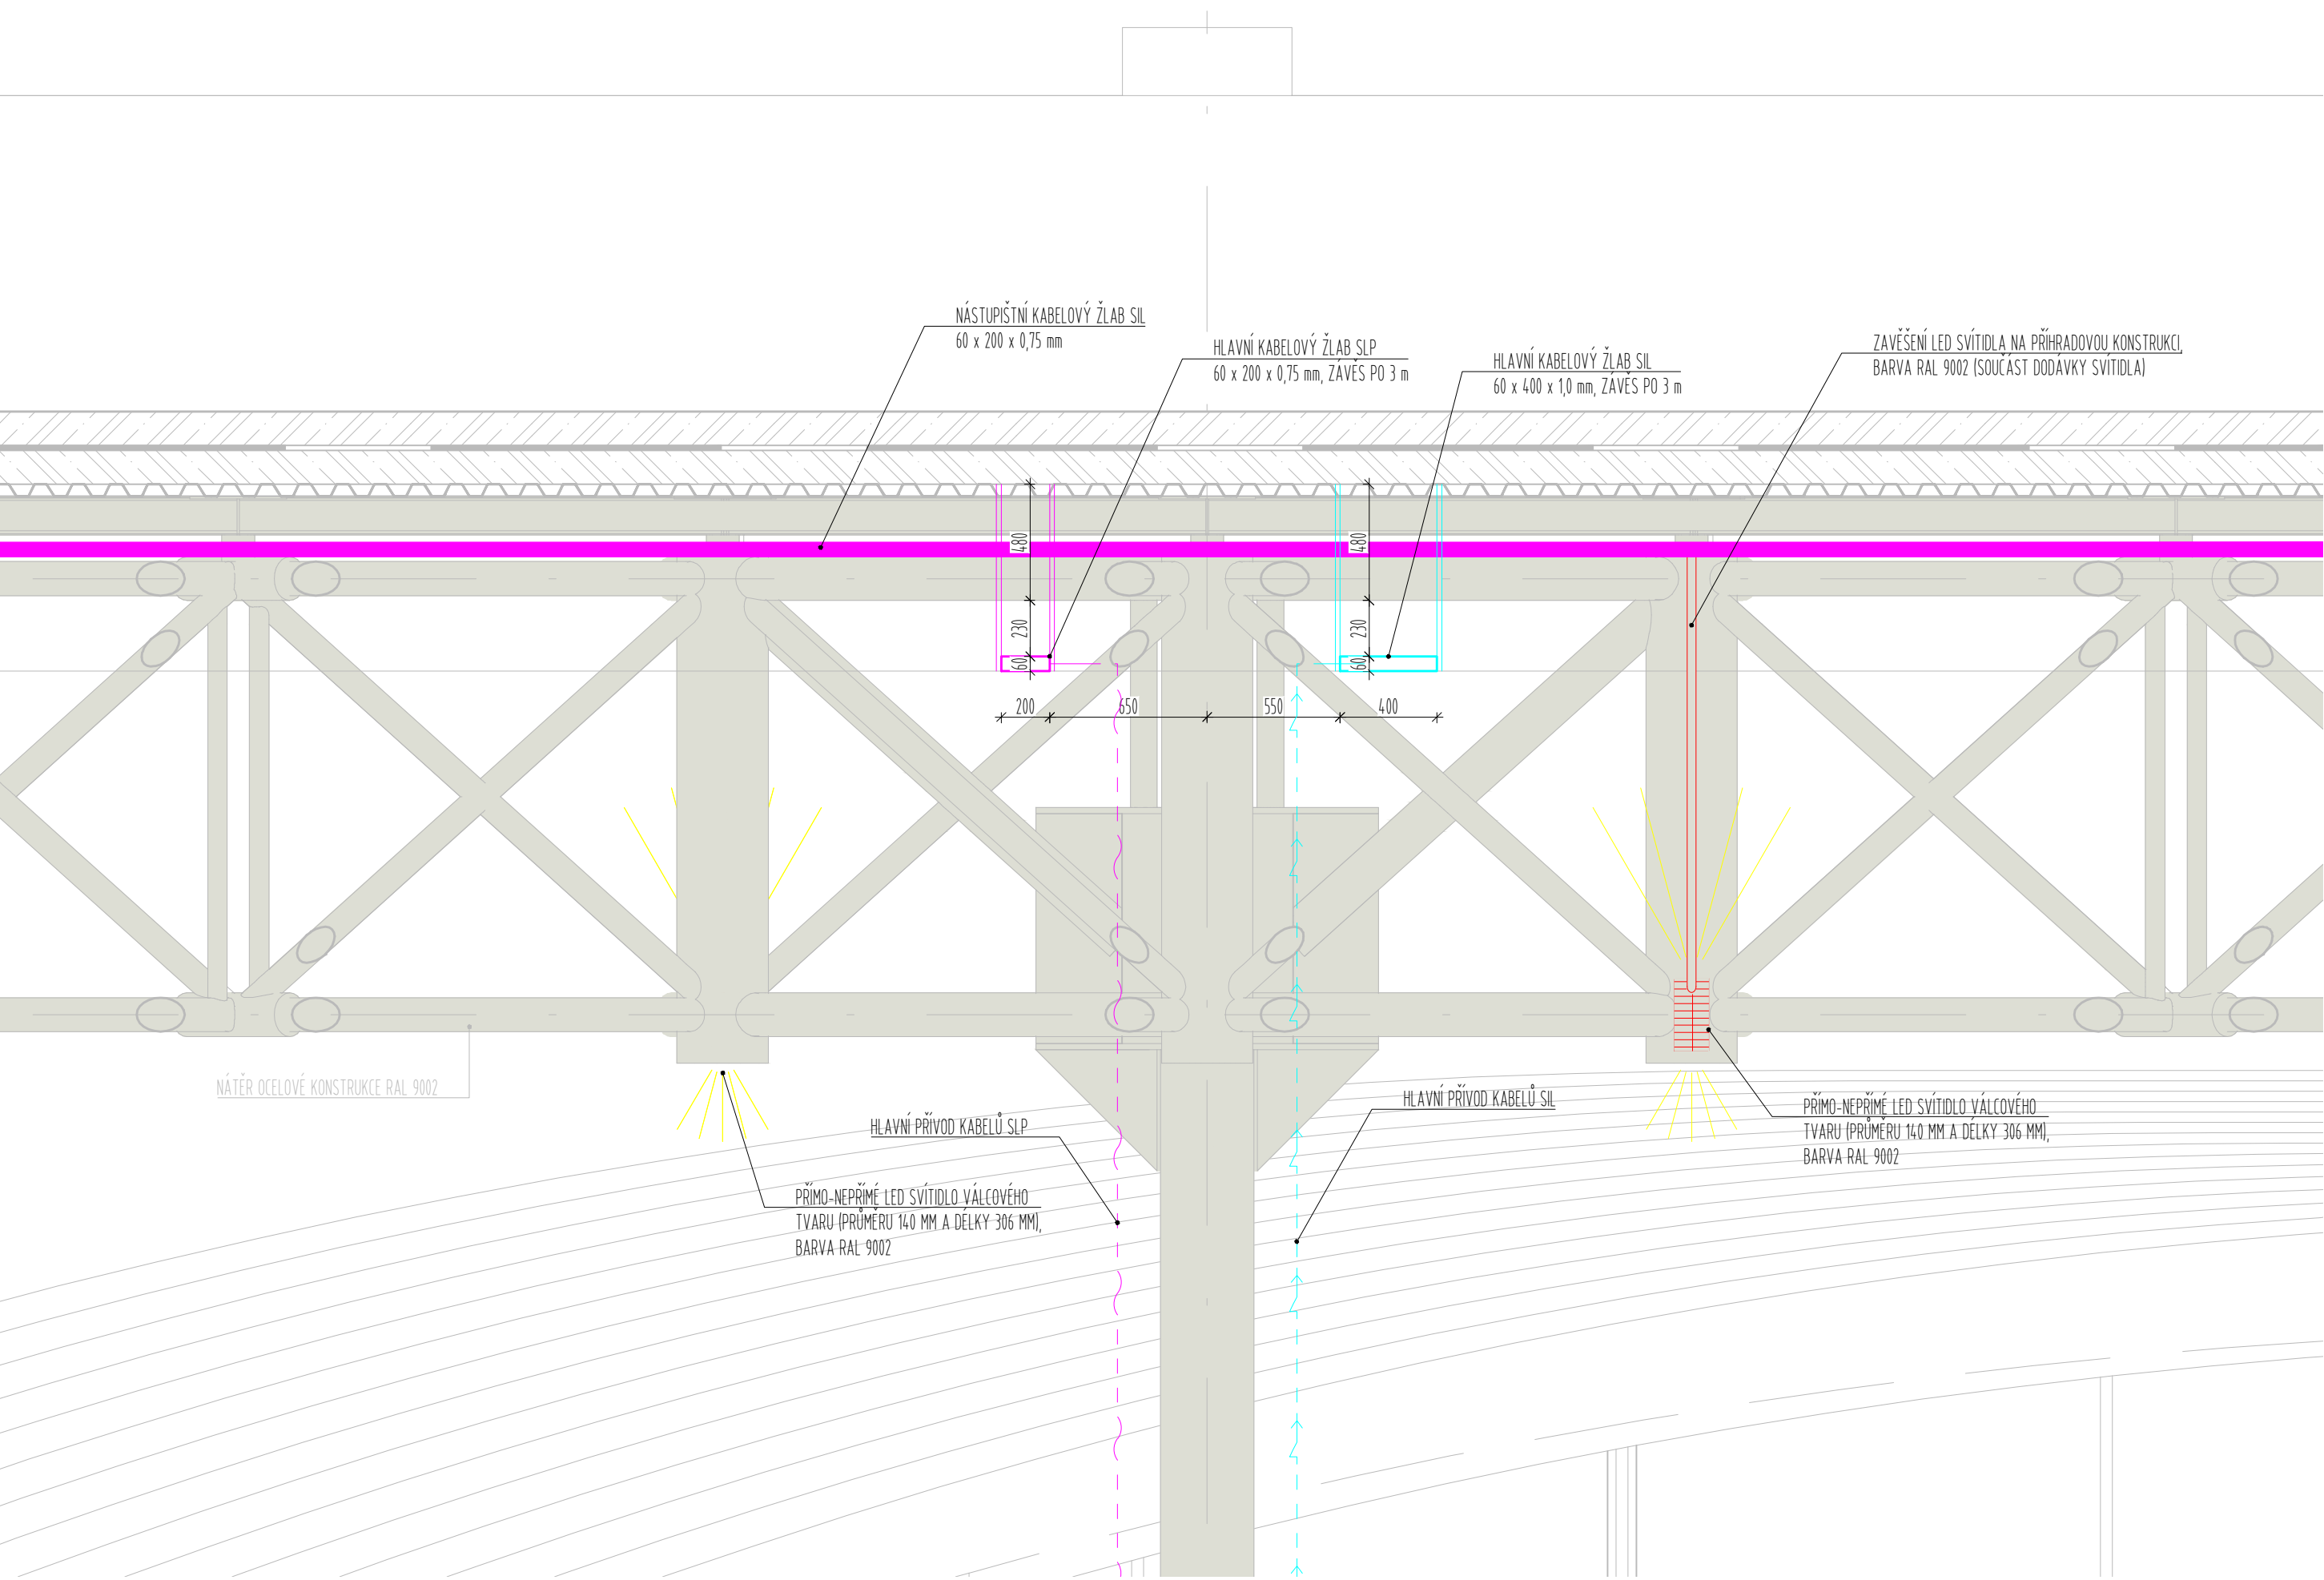


LEGENDA

- ŽLAB SIL 400x60 mm / 200x60 mm
- ŽLAB SIL 200x60 mm / 100x60mm
- PŘÍPOJOVACÍ SILNOPROUDÝ KABEL
- PŘÍPOJOVACÍ SLABOPROUDÝ KABEL
- PŘÍMO-NEPŘÍMÉ LED SVÍTIDLO VÁLCOVÉHO TVARU (PRŮMĚRU 140 MM A DÉLKY 306 MM) DODÁVKA VČETNĚ ZAVĚŠENÍ NA PŘÍHRADOVOU KONSTRUKCI, BARVA RAL 9002

SCHÉMATICKÝ PŮDORYS

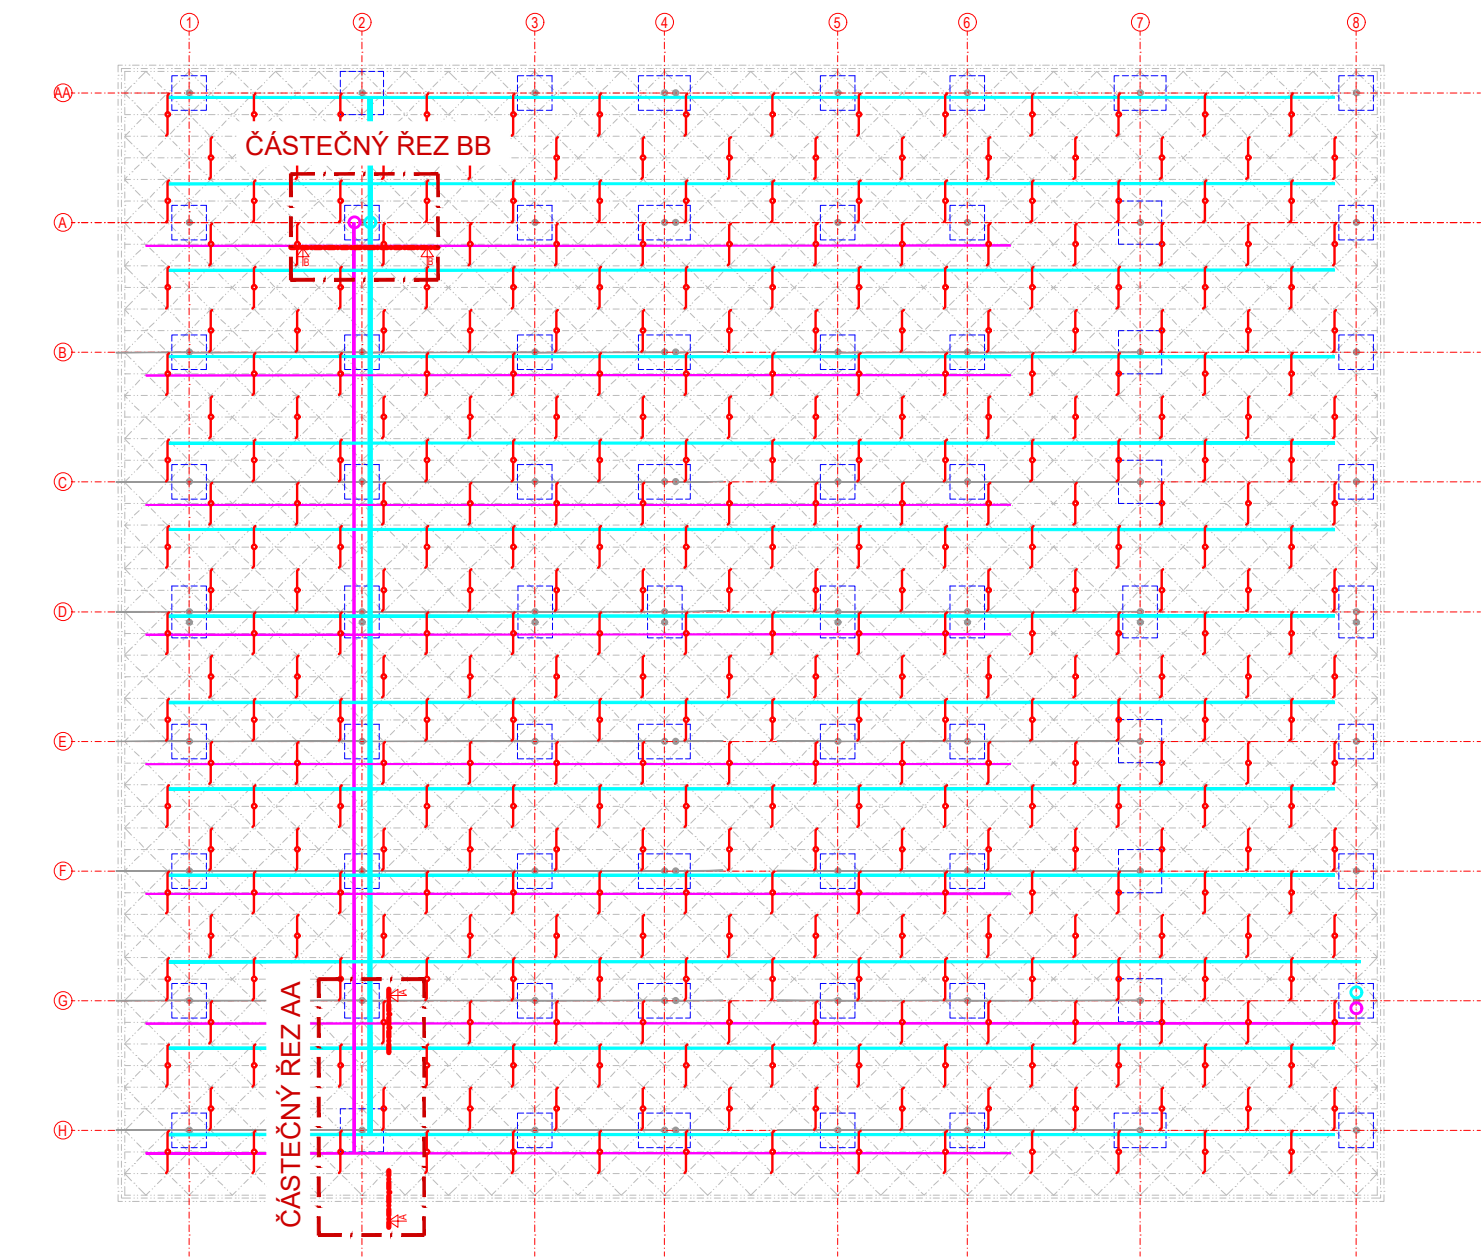

Č. REVIZE: REVISION NO.	DATUM VYDÁNÍ: DATE OF ISSUE	POPIS REVIZE: DESCRIPTION OF THE REVISION	VYPRACOVAL: ELABORATED BY

<div>GENERÁLNÍ PROJEKTANT: GENERAL DESIGNER:</div> <div></div> <div>K4 a.s.</div> <div>Kociánka 8/10, BRNO 612 00 tel.: +420 541 126 611 fax.: +420 541 126 610 e-mail: bmo@k4.cz www.k4.cz</div>	INVESTOR: CLIENT: ČSAD Brno holding, a.s. Zvonařka 512/2, Třmítá, 602 00 Brno		AUTORIZACE: AUTHORIZED BY:
	OBJEDNATEL: PROJECT MANAGER: ČSAD Brno holding, a.s. Zvonařka 512/2, Třmítá, 602 00 Brno		
	SUBDODAVATEL: SUBCONTRACTOR:	ČÍSLO PŘÍK: DOCUMENT SET NUMBER:	
NÁZEV AKCE: TITLE:	MANAŽER PROJEKTU: PROJECT DIRECTOR:	Ing. Roman Havlíšta	
MODERNIZACE ÚSTŘEDNÍHO AUTOBUSOVÉHO NÁDRAŽÍ ZVONAŘKA	ARCHITEKT: ARCHITECT:	Ing. arch. Ondřej Švancara	
	HLAVNÍ INŽENÝR: CHIEF PROJECT MANAGER:	Ing. arch. Pavel Štítnský	
	PROJEKTANT: DESIGNER:	Ing. Michal Senkýř	
	ZAKÁZKA Č. / CONTRACT NO.:	1284	ODDÍL: PART: 05
	DATUM: DATE:	29. 06. 2018	
STAVEBNÍ OBJEKT: BUILDING PART:	SO 01.1 - STAVEBNÍ ÚPRAVY - NÁDRAŽNÍ BUDOVA	MĚŘÍTKO: SCALE:	1:25
OBCHODNÍ SOUBOR: PACKAGE:	ARCHITEKTONICKO-STAVEBNÍ ŘEŠENÍ	STUPĚŇ PŮJ: PROJECT STATUS:	DPS
OBŠAH: CONTENT:	KOORDINAČNÍ ŘEZY ROZVODŮ	KÓD DOKUMENTACE: CODE:	D.1.1
	ČÍSLO VÝKRESU: DRAWING NUMBER:	REVIZE: REVISION: 1284_05_04_05_00	