


PŮDORYS 1NP - SILNOPROUDÉ ELEKTROINSTALACE

MĚŘÍTKO 1:100

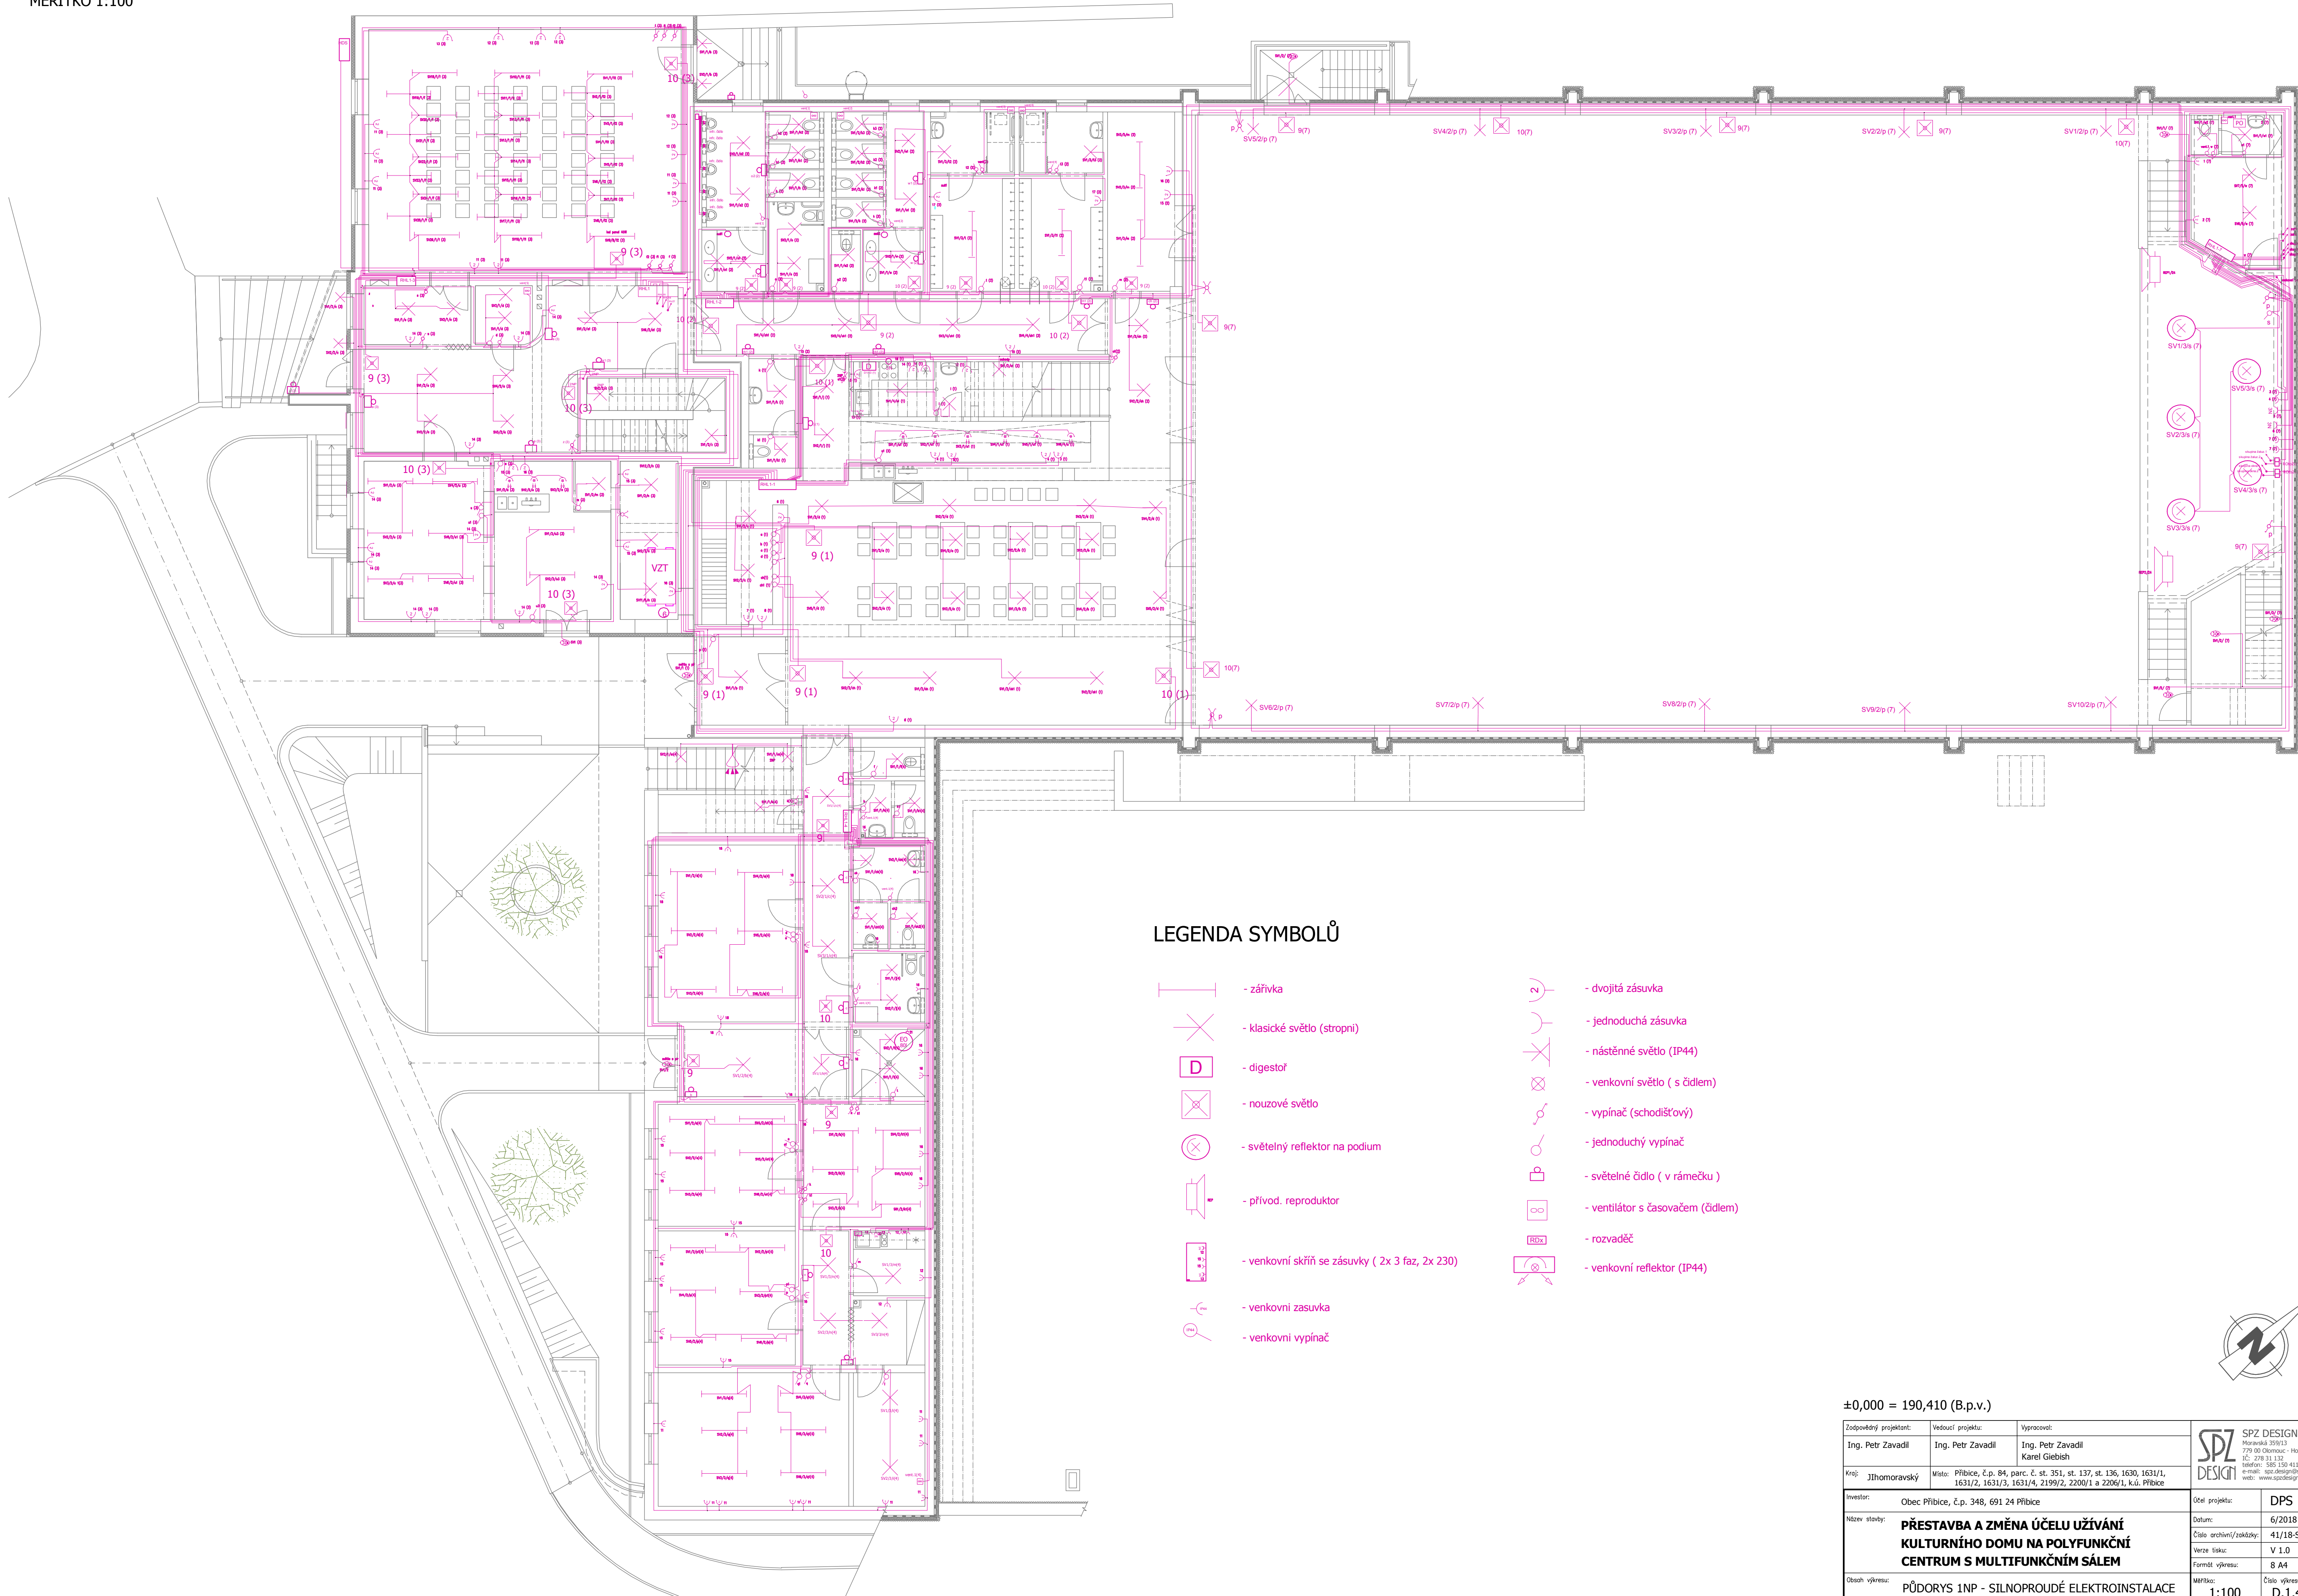

LEGENDA SYMBOLŮ

- zářívka
- klasické světlo (stropní)
- digestoř
- nouzové světlo
- světelný reflektor na podium
- přívod. reproduktor
- venkovní skříň se zásuvky (2x 3 faz, 2x 230)
- venkovní zásuvka
- venkovní vypínač
- dvojitá zásuvka
- jednoduchá zásuvka
- nástěnné světlo (IP44)
- venkovní světlo (s čidlem)
- vypínač (schodišťový)
- jednoduchý vypínač
- světelné čidlo (v rámečku)
- ventilátor s časovačem (čidlem)
- rozvaděč
- venkovní reflektor (IP44)

±0,000 = 190,410 (B.p.v.)

Zodpovědný projektant: Ing. Petr Zavadil	Vedoucí projekt: Ing. Petr Zavadil Karel Giebish	Vypracoval: Moravská 359/13 779 00 Olomouc - Holice IČ: 278 31 132 telefon: 585 150 411 e-mail: spz-design@seznam.cz web: www.spzdesign.cz	SPZ DESIGN, s.r.o.
Kraj: Jihomoravský	Místo: Přibice, č.p. 84, parc. č. st. 351, st. 137, st. 136, 1630, 1631/1, 1631/2, 1631/3, 1631/4, 2199/2, 2200/1 a 2206/1, k.ú. Přibice	Účel projektu:	DPS
Investor:	Obec Přibice, č.p. 348, 691 24 Přibice	Datum:	6/2018
Název stavby:	PŘESTAVBA A ZMĚNA ÚČELU UŽÍVÁNÍ KULTURNÍHO DOMU NA POLYFUNKČNÍ CENTRUM S MULTIFUNKČNÍM SÁLEM	Číslo archivu/zakázky:	41/18-S
		Verze tisku:	V 1.0
		Formát výkresu:	A4
Období výkresu:	PŮDORYS 1NP - SILNOPROUDÉ ELEKTROINSTALACE	Měřítko:	1:100
		Číslo výkresu:	D.1.4b-2