


MĚŘÍTKO 1:100

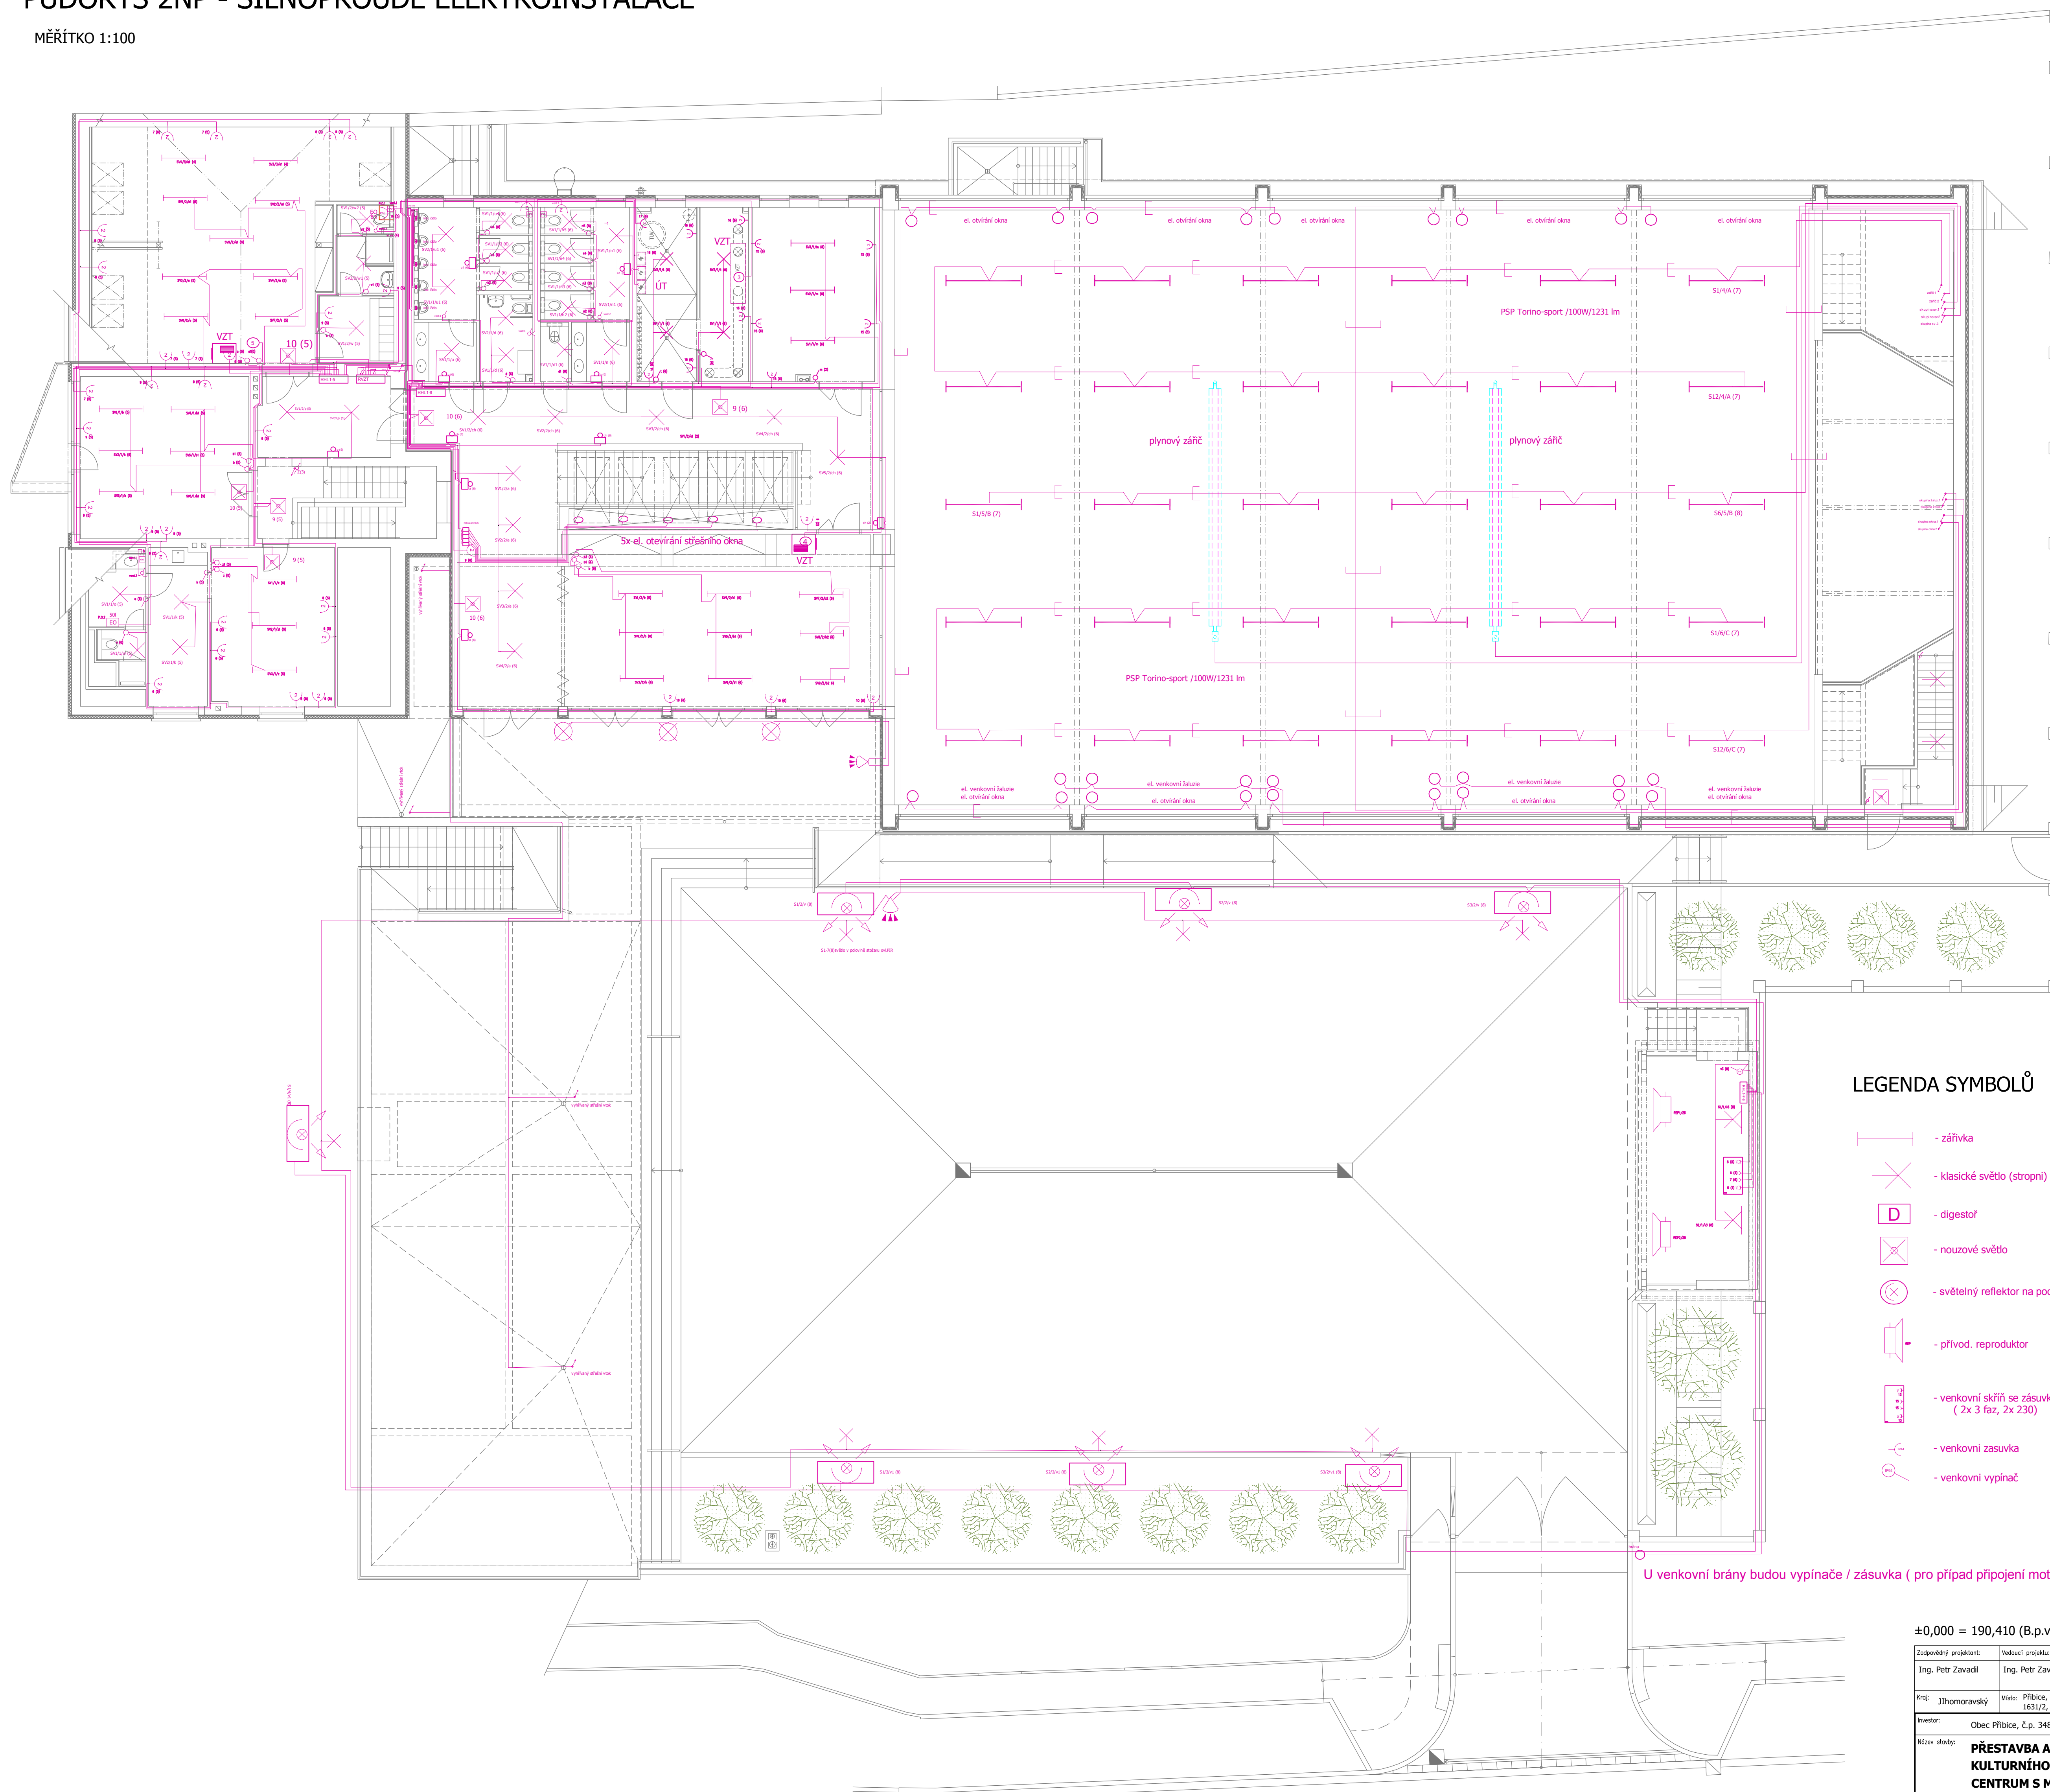

LEGENDA SYMBOLŮ

- | | | | |
|---|--|---|-----------------------------------|
|  | - zářívka |  | - dvojitá zásuvka |
|  | - klasické světlo (stropní) |  | - jednoduchá zásuvka |
|  | - digestoř |  | - nástěnné světlo (IP44) |
|  | - nouzové světlo |  | - venkovní světlo (s čídelm) |
|  | - světelný reflektor na podium |  | - vypínač (schodišťový) |
|  | - přívod. reproduktor |  | - jednoduchý vypínač |
| | |  | - světelné čidlo (v rámečku) |
| | |  | - ventilátor s časovačem (čidelm) |
|  | - venkovní skříň se zásuvky
(2x 3 faz, 2x 230) |  | - rozvaděč |
|  | - venkovní zásuvka |  | - venkovní reflektor (IP44) |
|  | - venkovní vypínač | | |

U venkovní brány budou vypínače / zásuvka (pro případ připojení motoru)

+0,00m = 190,410 (B.p.v.)		 SPZ DESIGN, s.r.o. Hradecká 109/13 102 00 Dobruška - Hradec ČR 259 113 11 telefon: 856 156 411 e-mail: info@spzdesign.cz web: www.spzdesign.cz	
Zodpovídný projektant: Ing. Petr Zavadil	Vedoucí projektu: Ing. Petr Zavadil Karel Gebiš	Ote. projektu: DPS	
Koj: Jihomoravský	Místo: Příbrice, č.p. 84, parc. č. 351, st. 137, st. 136, 1360, 1631/1, 1631/2, 1631/3, 1631/4, 2199/2, 2200/1 a 2206/1, k.ú. Příbrice	Datum: 6/2018 Číslo archivu/zakázky: 4118-S Verze křídla: V 1.0 Formát výkresu: 12 A4	
Investor: Obec Příbrice, č.p. 348, 691 24 Příbrice	Měřítko:		Číslo výkresu: D.1.4b-3
Město staveb: PŘESTAVBA A ZMĚNA ÚČELU UŽÍVÁNÍ KULTURNÍHO DOMU NA POLYFUNKČNÍ CENTRUM S MULTIFUNKČNÍM SÁLEM	Obsah výkresu: PŮDORYS 2NP - SILNOPROUDÉ ELEKTROINSTALACE		
1:100			