


PŮDORYS 2NP - SLABOPROUDÉ ELEKTROINSTALACE

MĚŘÍTKO 1:100

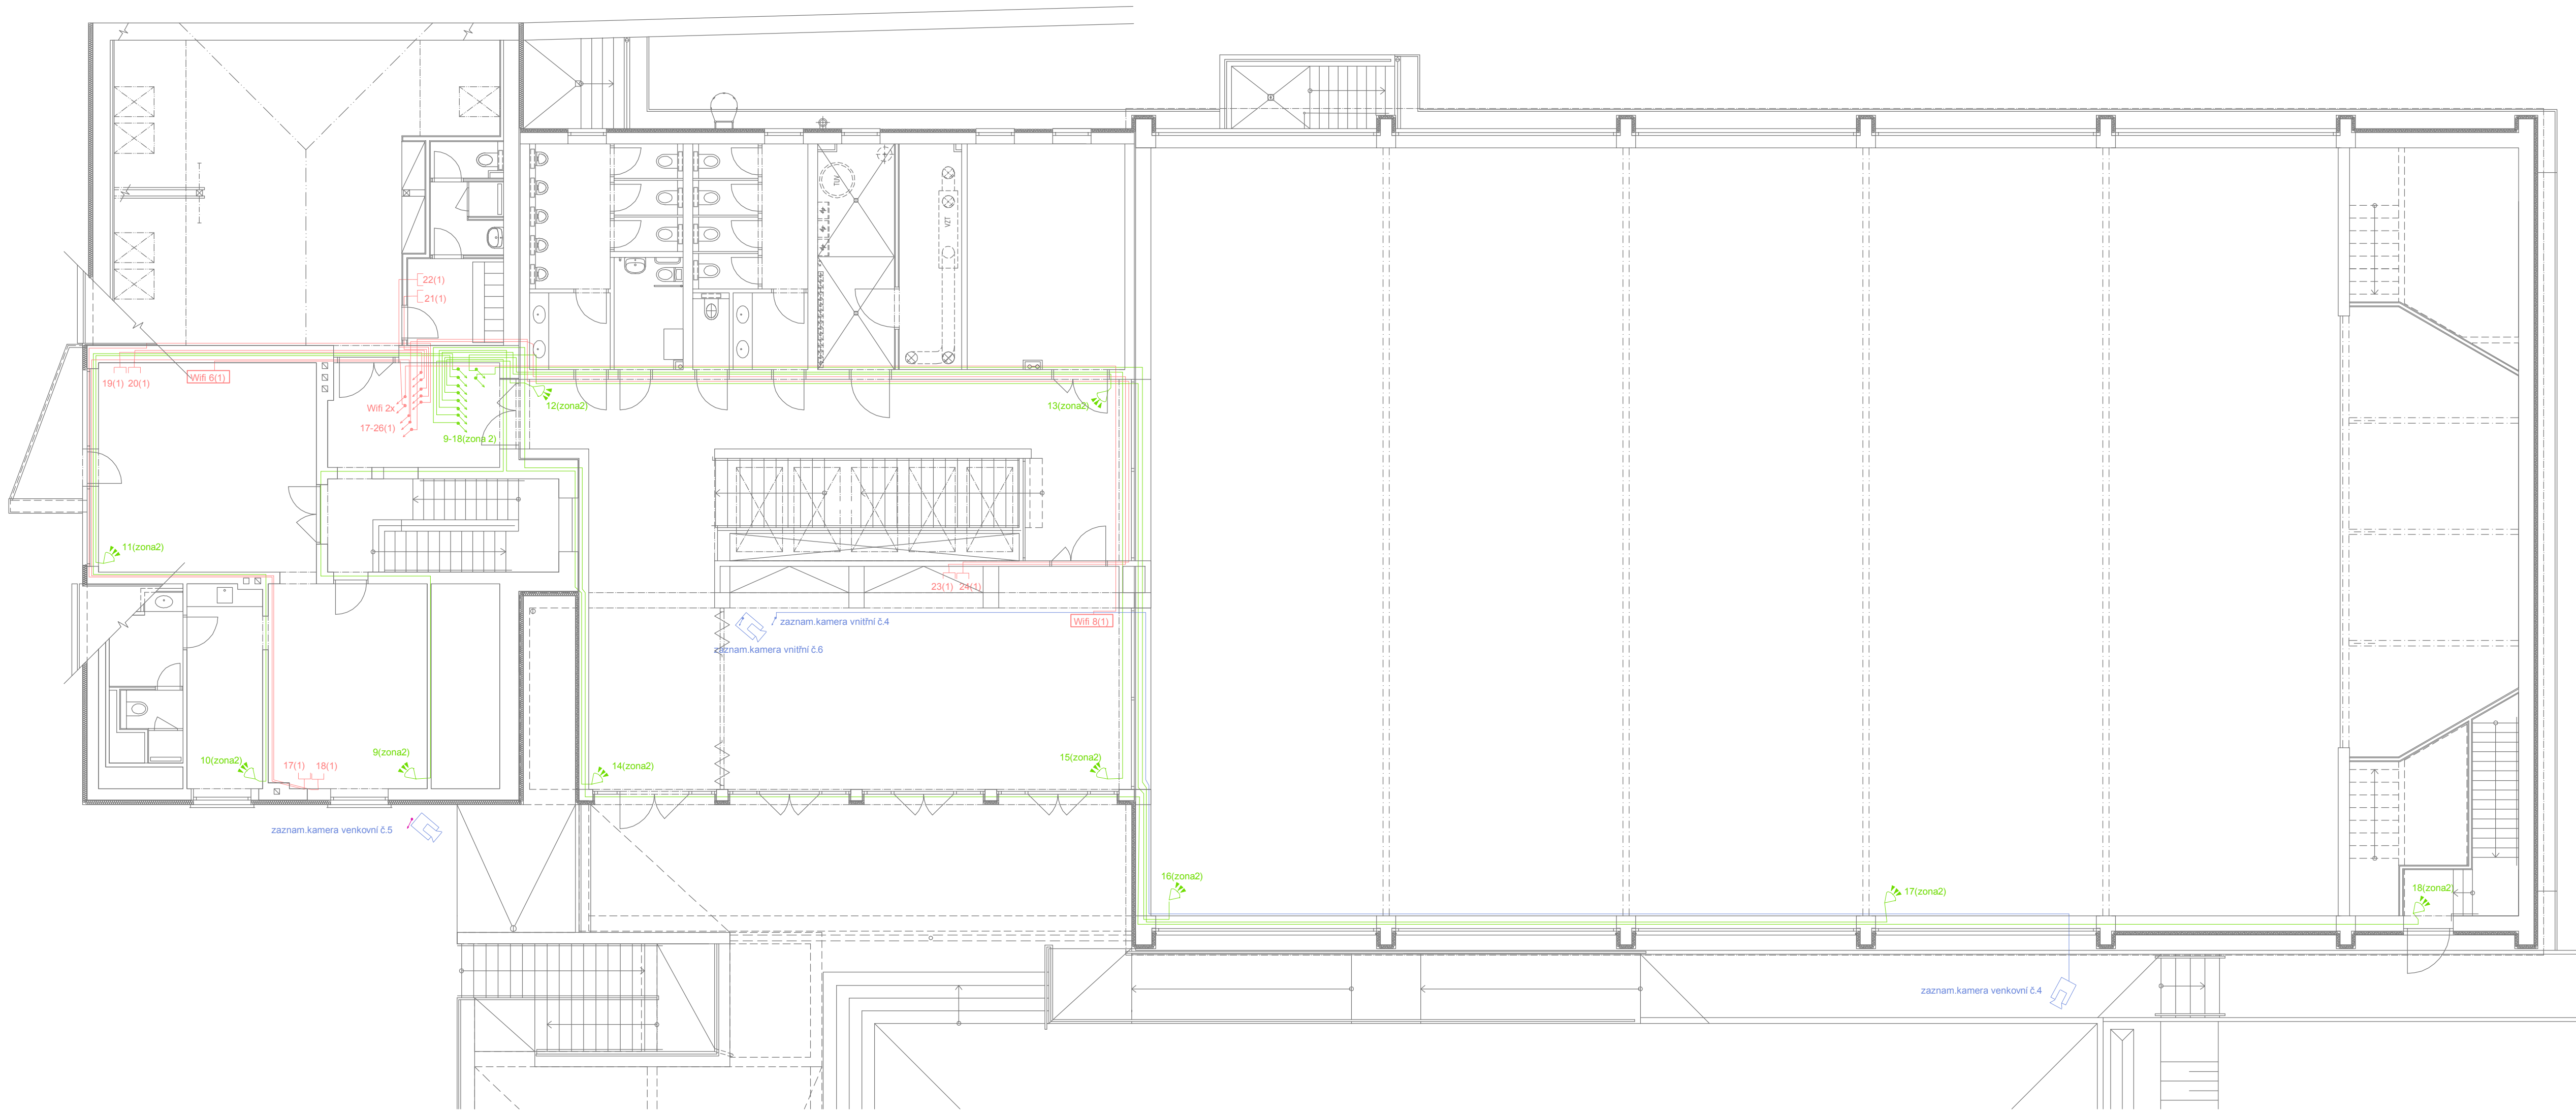

LEGENDA SYMBOLŮ

STRUKTUROVANÁ KABELÁŽ

- INST. KRABICE SE ZÁSUVKOU - STRUKTUROVANÁ KABELÁŽ
- WIFI - PŘÍSTUPOVÝ BOD (ACCESS POINT)

ELEKTRONICKÝ ZABEZPEČOVACÍ SYSTÉM

- ÚSTŘEDNA EZS
- PIR DETEKTOR
- KLÁVESNICE EZS
- VNITŘNÍ SÍŘENA
- VENKOVNÍ SÍŘENA S BLIKAČEM

KAMEROVÝ SYSTÉM

- ULOŽIŠTĚ KAMER. ZÁZNAMŮ
- ZÁZNAMOVÁ KAMERA

±0,000 = 190,410 (B.p.v.)

Zodpovědný projektant:	Vedoucí projektu:	Vypracoval:	 SPZ DESIGN, s.r.o. Moravská 359/13 779 00 Olomouc - Holice IČ: 278 31 132 telefon: 585 150 411 e-mail: spz.design@seznam.cz web: www.spzdesign.cz	
Ing. Petr Zavadil	Ing. Petr Zavadil	Ing. Petr Zavadil Karel Glebiš		
Kraj: Jihomoravský	Místo: Přibice, č.p. 84, parc. č. st. 351, st. 137, st. 136, 1630, 1631/1, 1631/2, 1631/3, 1631/4, 2199/2, 2200/1 a 2206/1, k.ú. Přibice	Účel projektu: DPS		
Investor: Obec Přibice, č.p. 348, 691 24 Přibice		Datum: 6/2018		
Název stavby: PŘESTAVBA A ZMĚNA ÚČELU UŽÍVÁNÍ KULTURNÍHO DOMU NA POLYFUNKČNÍ CENTRUM S MULTIFUNKČNÍM SÁLEM		Číslo archivní/zakázky: 41/18-S		
		Verze tisku: V 1.0		
		Formát výkresu: 8 A4		
Obsah výkresu: PŮDORYS 2NP - SLABOPROUDÉ ELEKTROINSTALACE		Měřítko: 1:100		Číslo výkresu: D.1.4b-18