




PŮDORYS ZÁKLADŮ

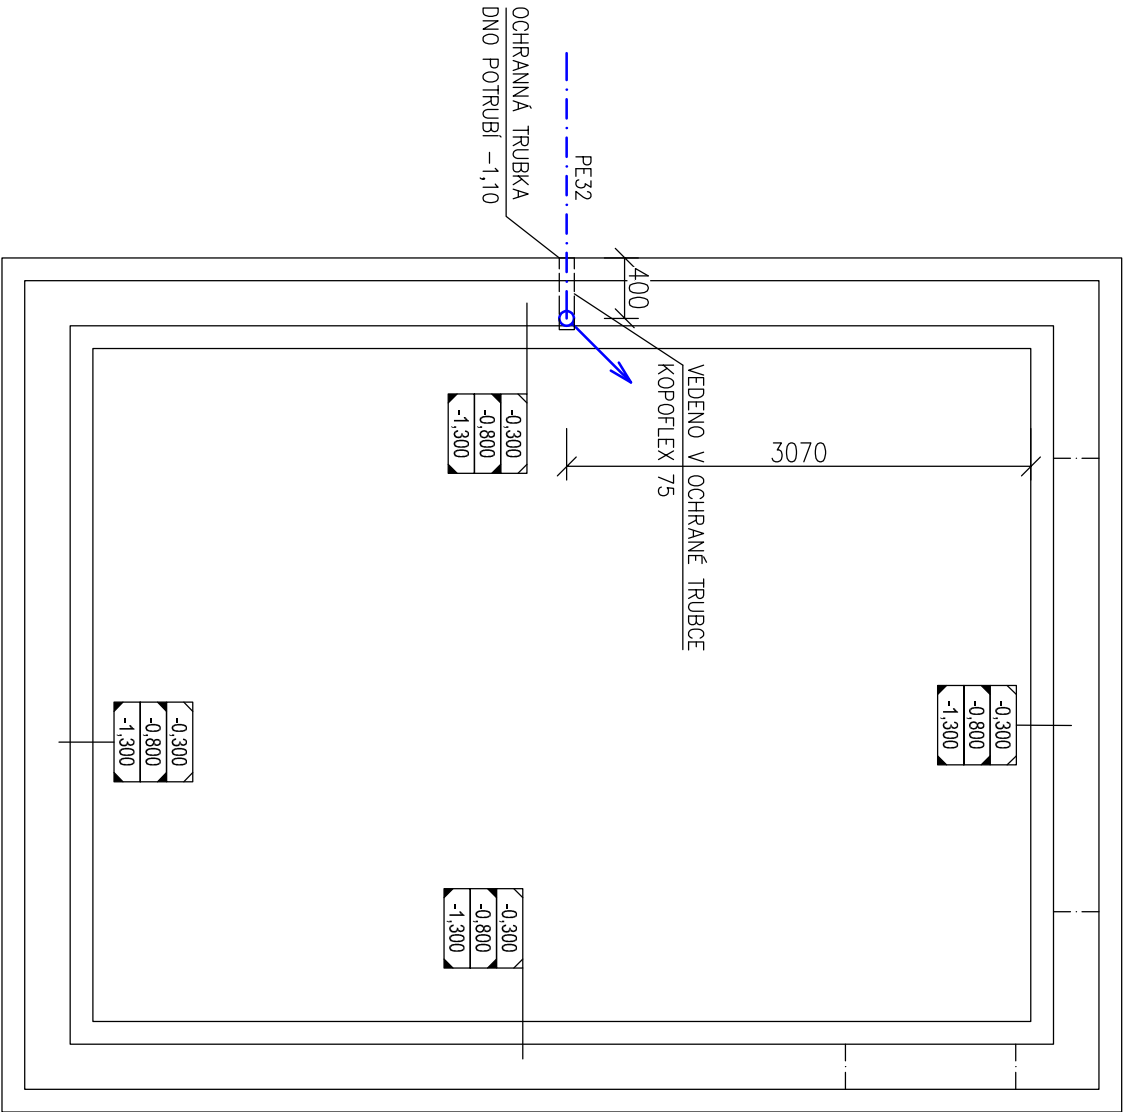

AXONOMETRIE VODY

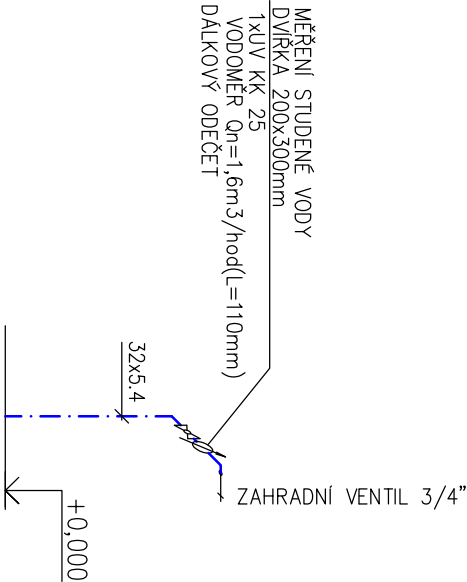

PŮDORYS 1NP

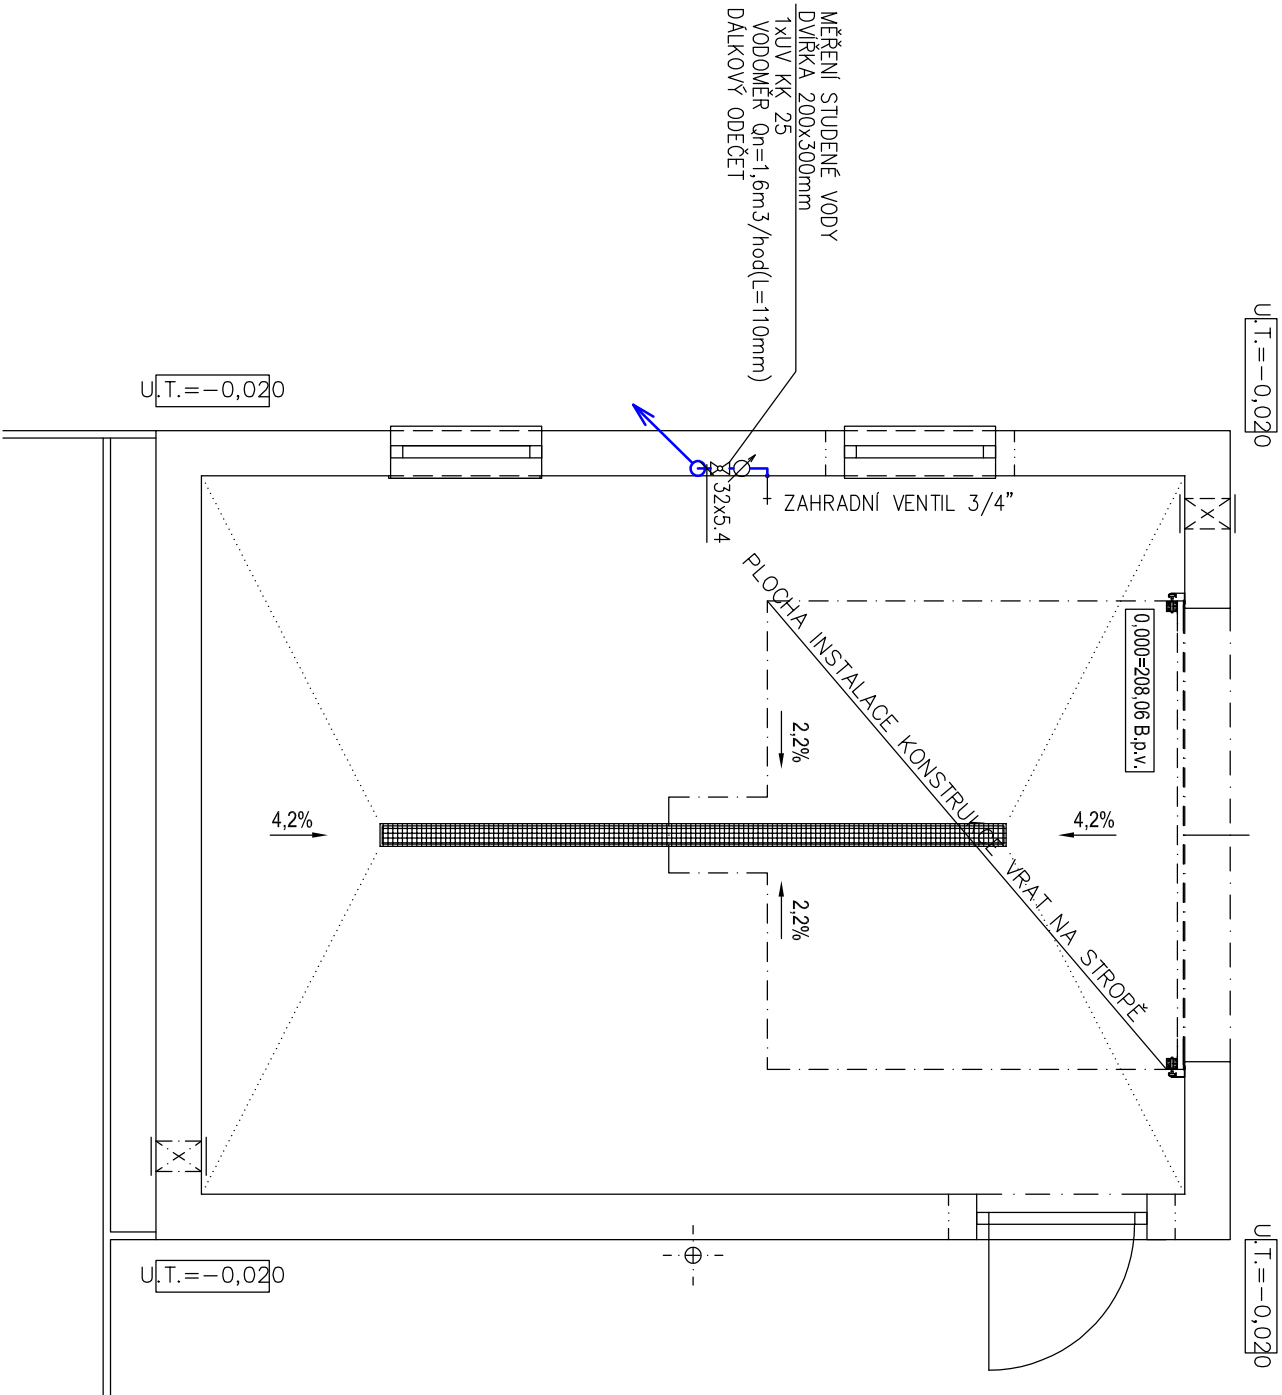

zodpovědný projektant Ing. Ivo Morawitz		vypracoval Ing. Miroslav Hrbáček Ing. Ivo Morawitz		Ing. Ivo Morawitz Dubová 642/15, 637 00 Brno tel. 776 177 104, ivo.morawitz@gmail.com	
místo stavby: SUCHOHRDLÝ U MIROSLAVI P.Č. 48/1		investor: OBEC SUCHOHRDLÝ U MIROSLAVI		stupeň	DPS
		datum		09/2019	
		katastr. úz.		Suchohrdlý u Miroslavi	
název stavby		formát		2x A4	
SUCHOHRDLÝ U MIROSLAVI - SOCIÁLNÍ BYTY SUCHOHRDLÝ U MIROSLAVI P.Č. 48/1		měřítko 1:50		číslo přílohy 12	
obsah  ZÁZEMÍ ÚDRŽBY					