

SKLEP




PŘÍZEMÍ

1.PATRO

PODKROVÍ

LEGENDA ELEKTRO

SYMBOL	POPIS	POČET
	svítidlo přisazené zářivkové 4x18W s bílou mřížkou, kompenzované typ E	16
	svítidlo přisazené zářivkové 2x36W s bílou mřížkou, kompenzované typ D	2
	svítidlo do kuchyňské linky 2xDz11 - typ C	4
	svítidlo stropní s kompaktní zářivkou 2x11W typ A	28
	svítidlo nástěnné s kompaktní zářivkou 2x11W typ B	4
	lustr - dle výběru investora nebo vývod ukončit svorkou	15
	svítidlo zapuštěné pro žárovku 60W typ F	14
	vypínač 1, 1/0 + KP 68	32/32
	vypínač 5, 5A, 5B + KP68	5
	vypínač 6 + KP 68	7
	zásuvka domovní dvojtlá 230V/16A + KP 68	94
	průtokový ohřívač vody - 2 kW	3
	krabice KR 97 s víčkem a svorkovnicí SP 96	165
	ventilátor	8
	zásuvka STA + KP 68	8
	telefonní zásuvka + KP 68	5
	domácí telefon	6
	krabice KT 250 + 20x svorka do 1,5 mm	3

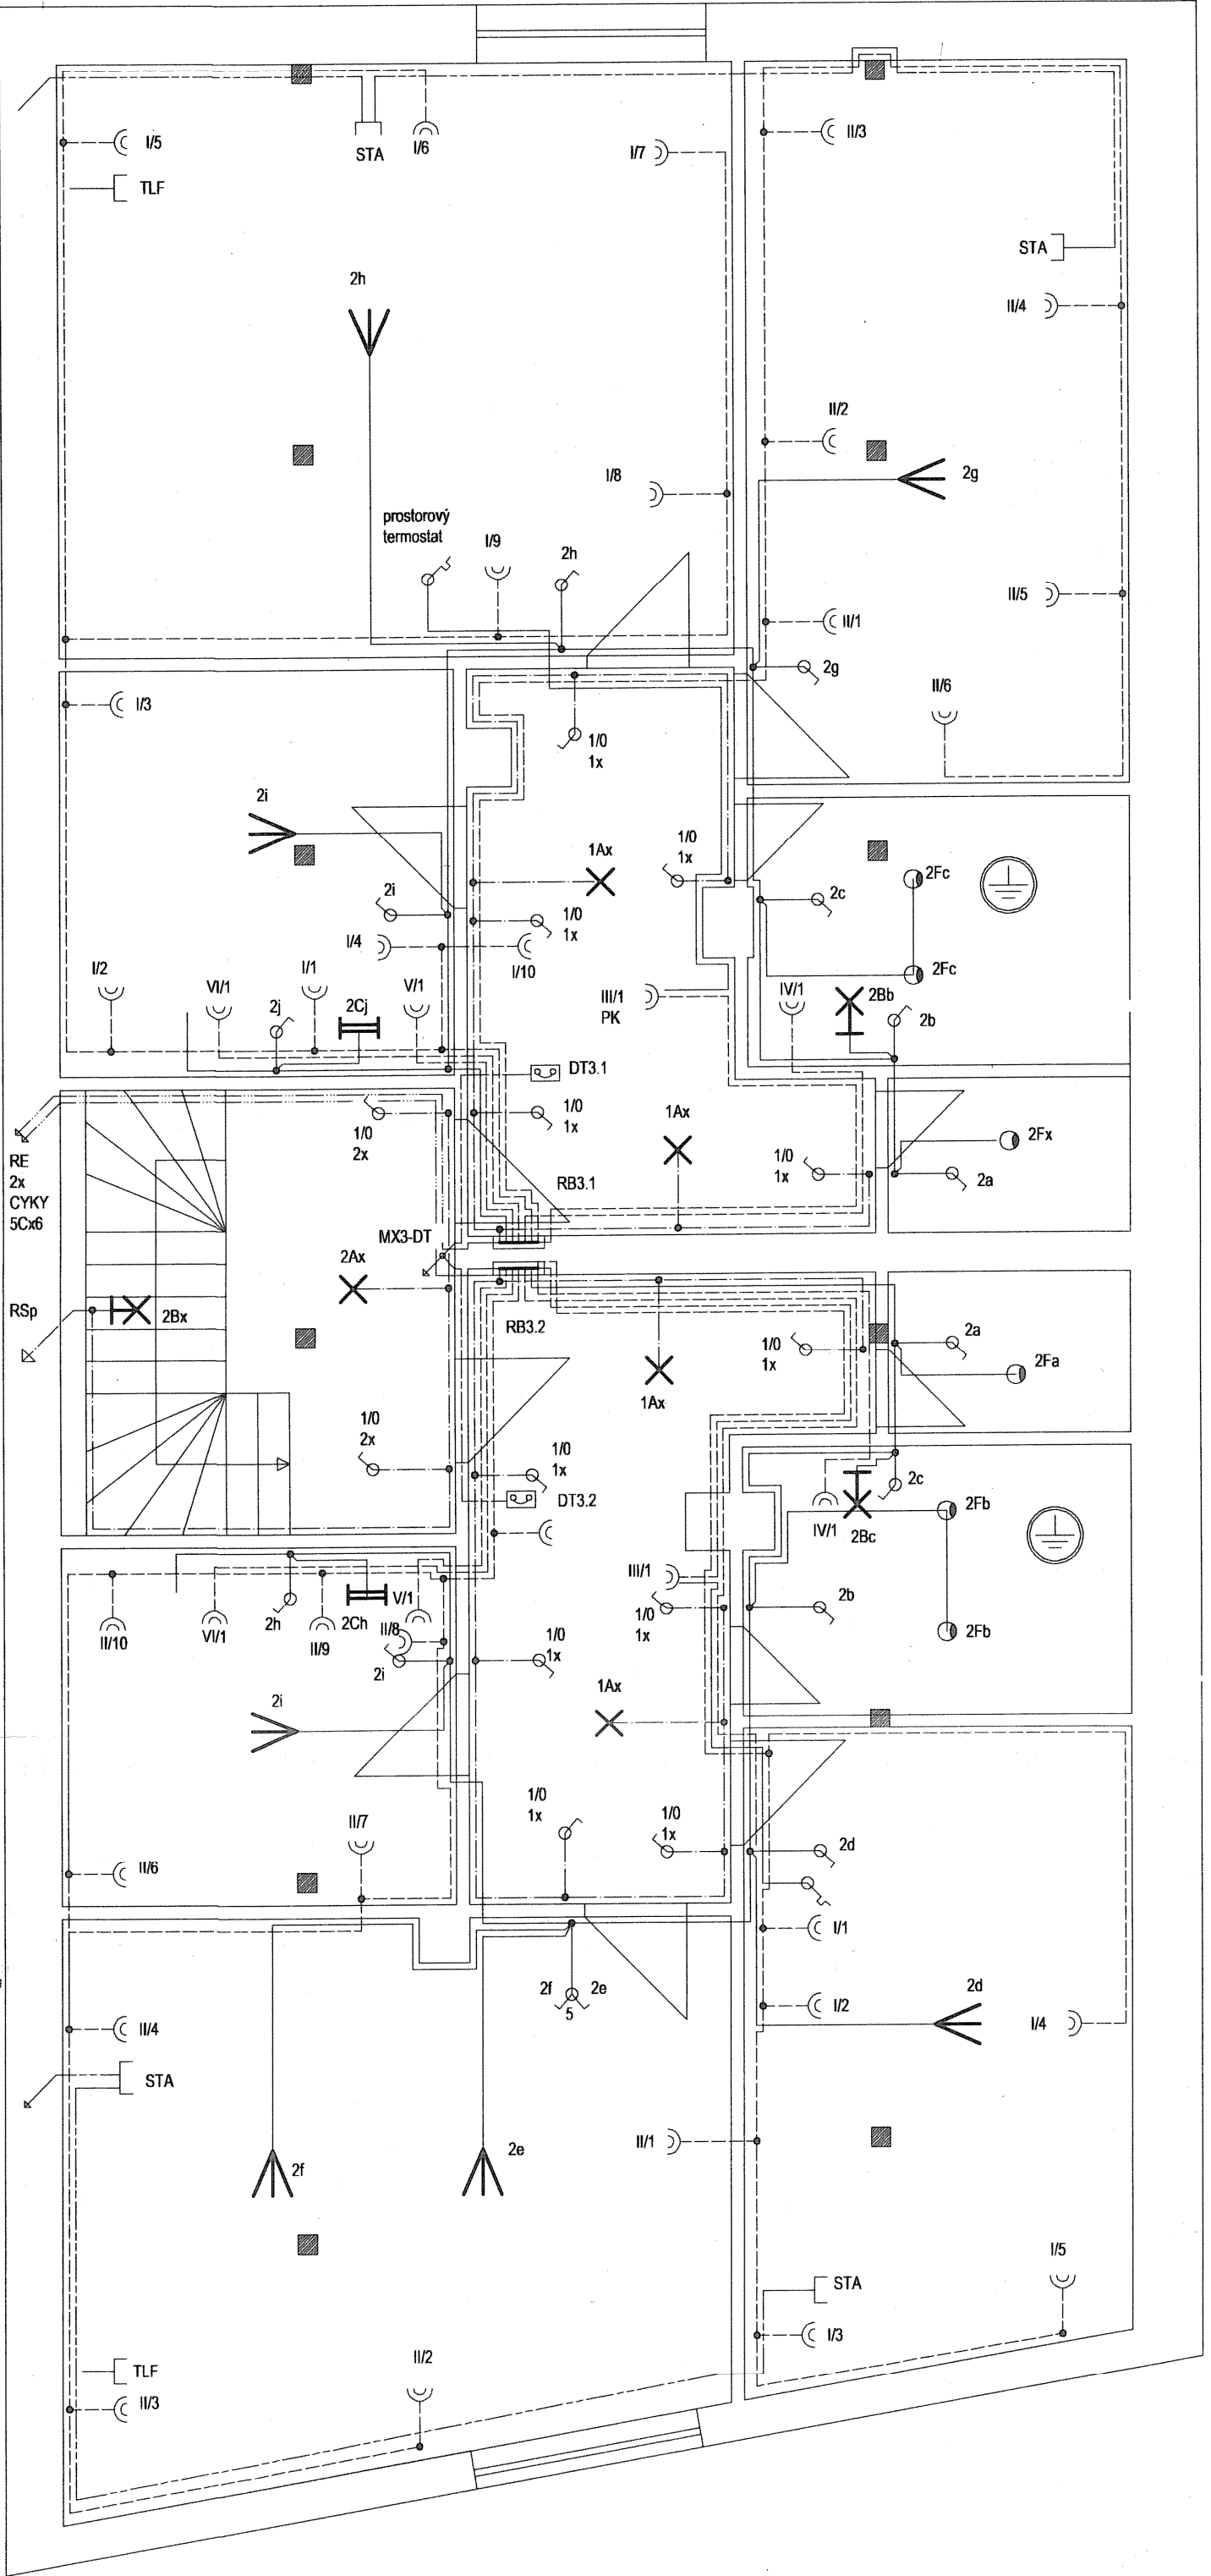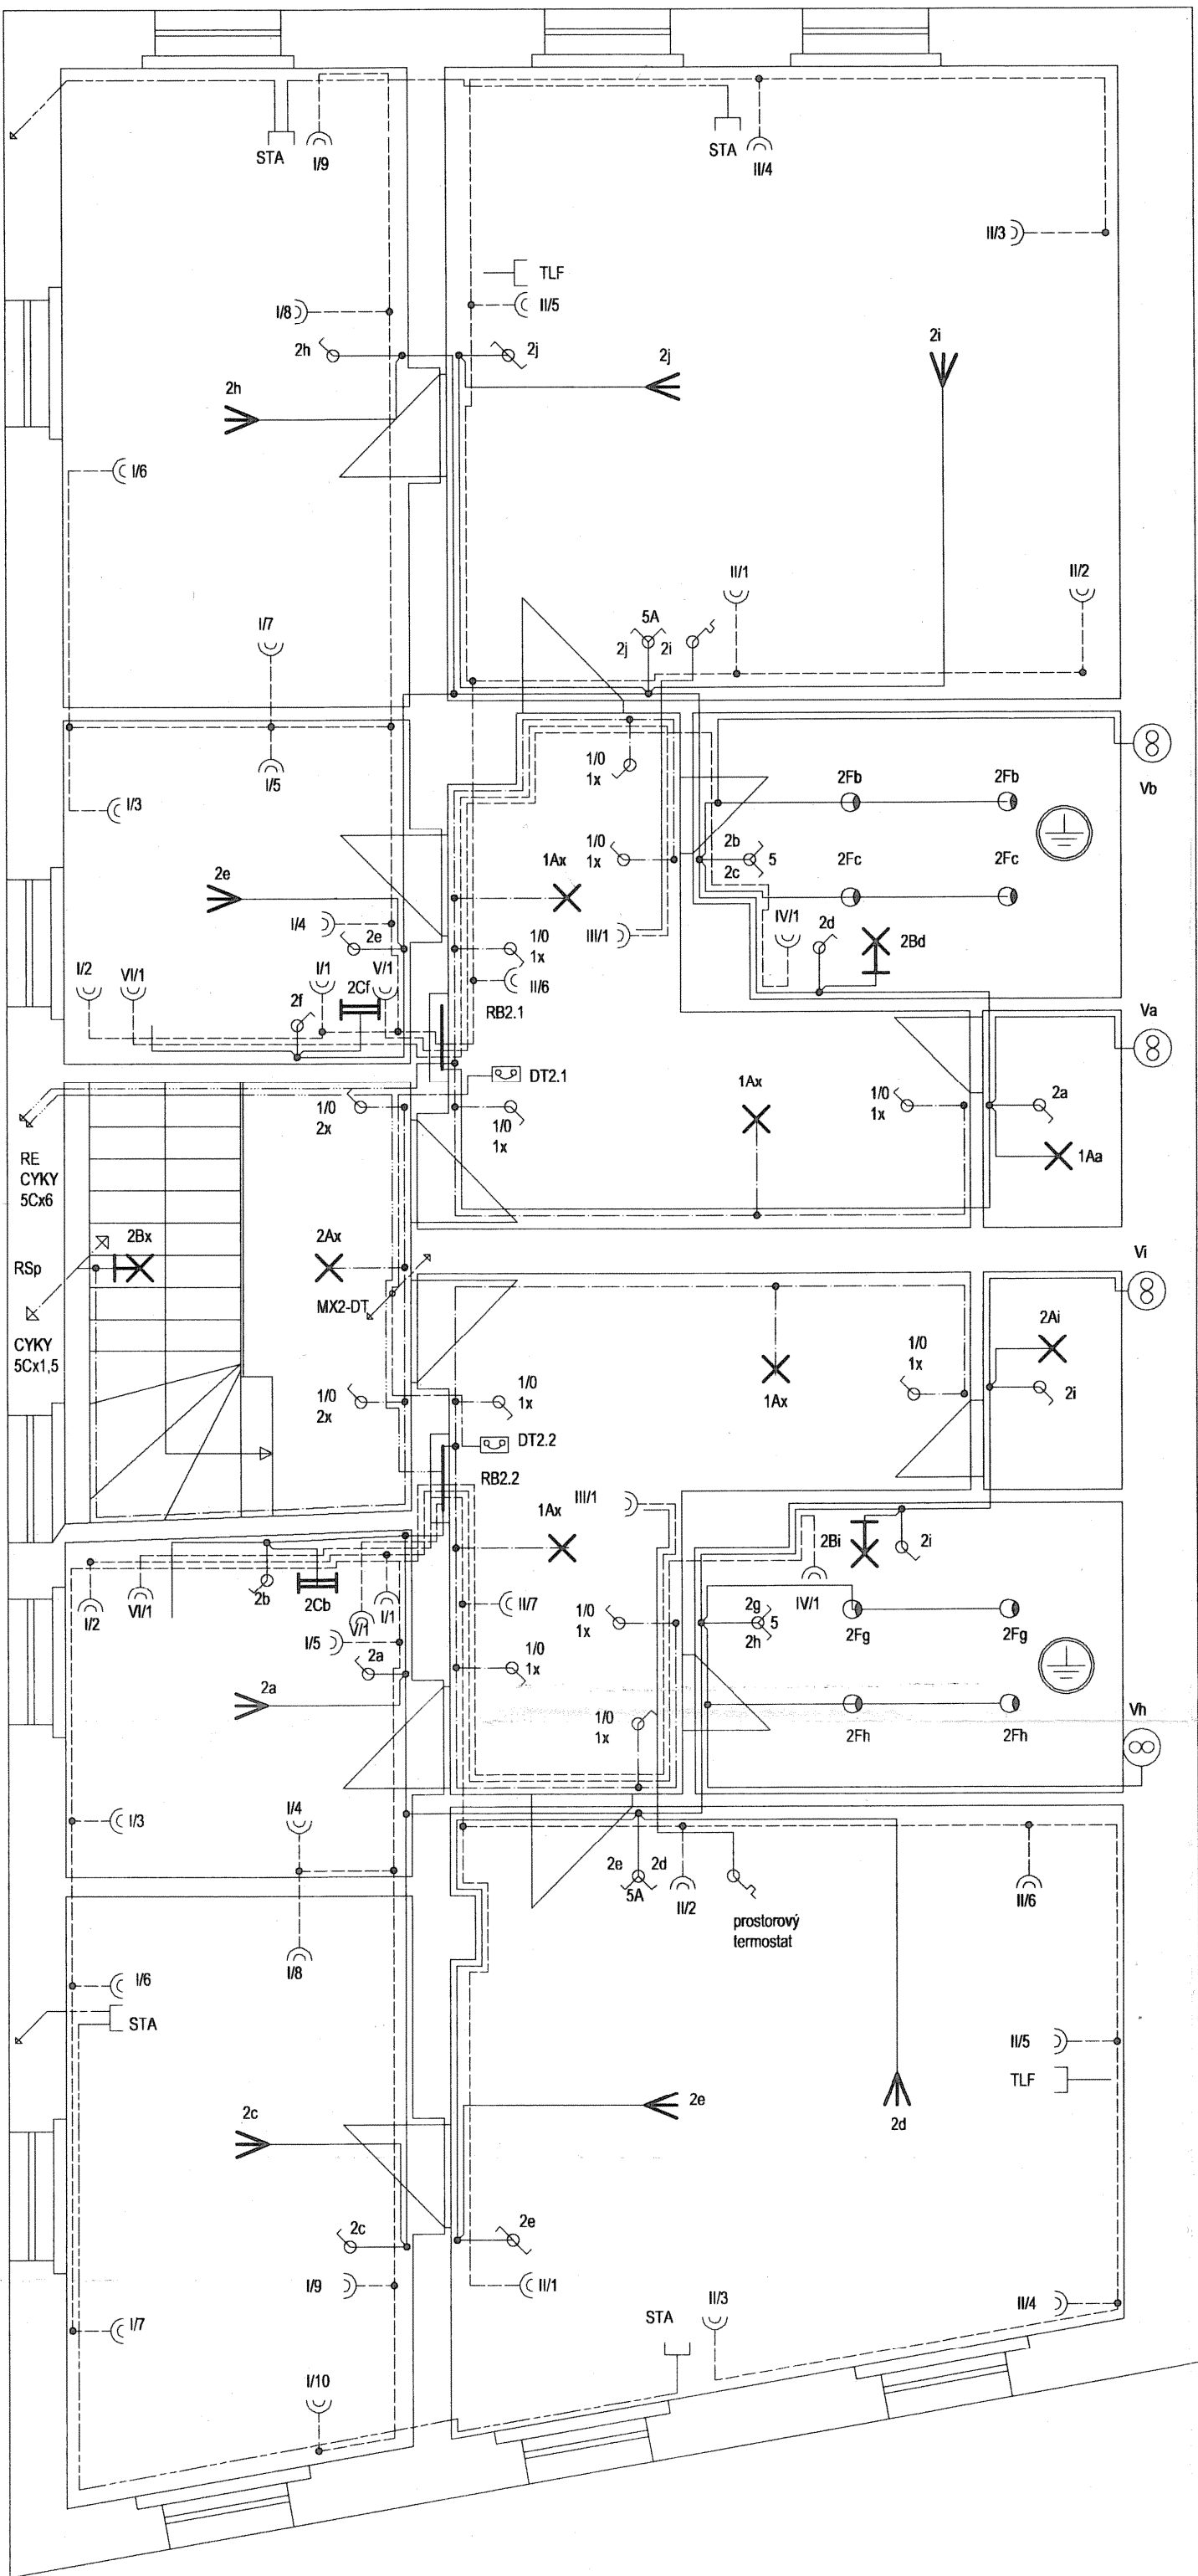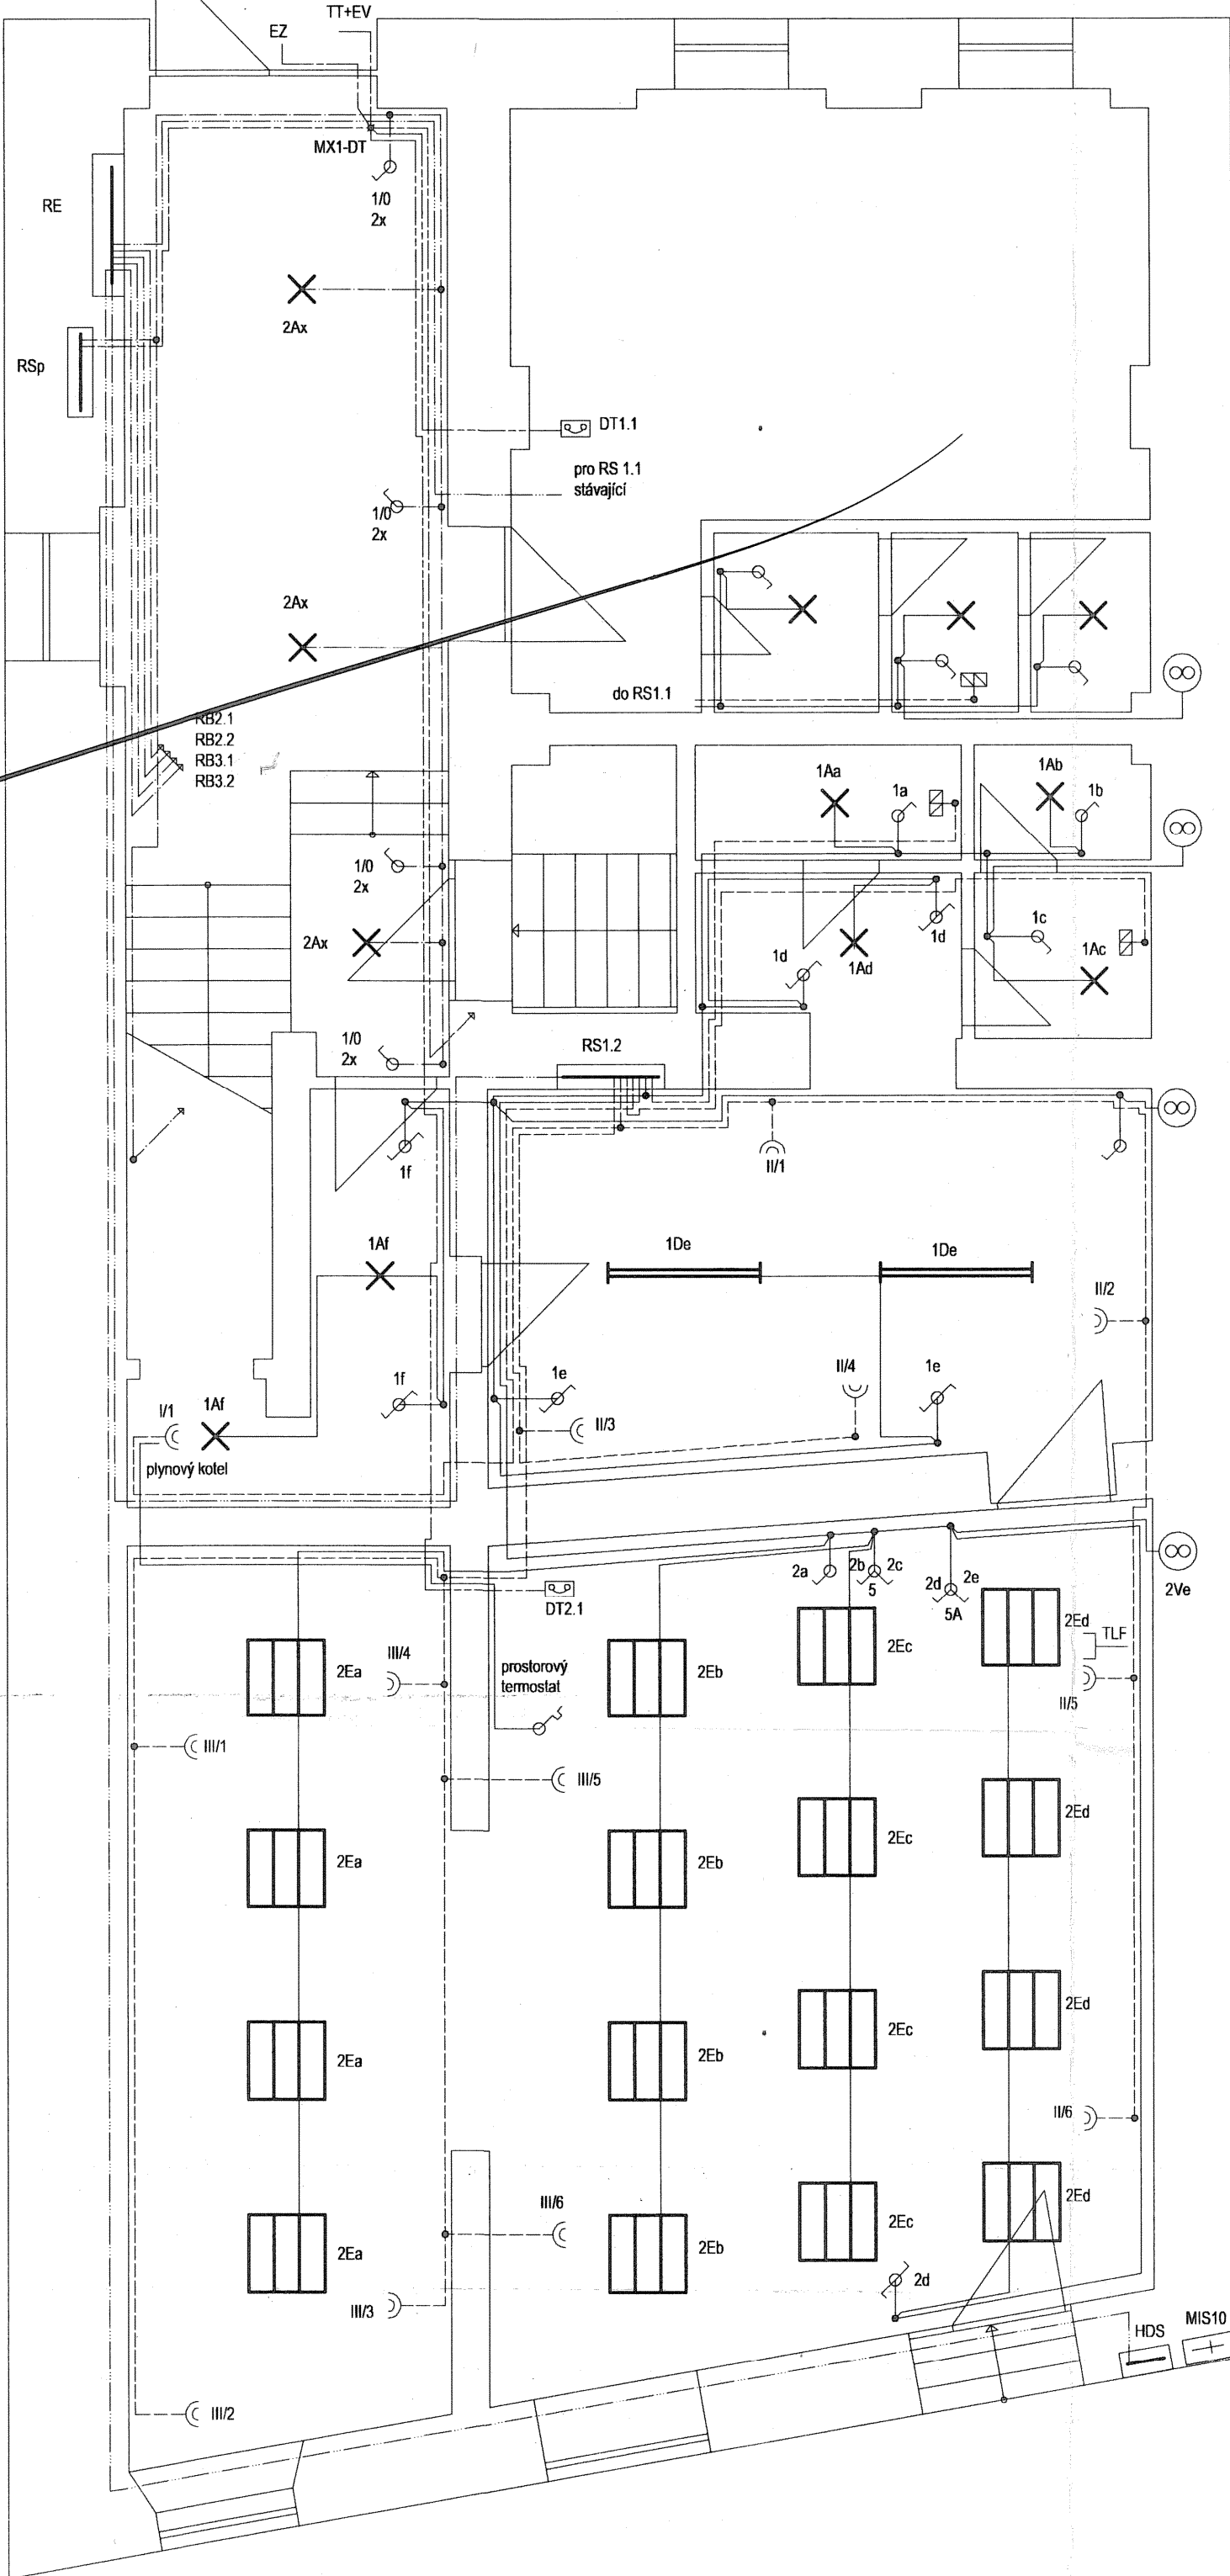

TATO PROJEKTOVÁ DOKUMENTACE JE PŘÍLOHOU
ROZHODNUTÍ Č. 1. VYŘ. 173/530/04-Št. ZB DNE 15.11.2004
JEŽ NABÝLO PRÁVNÍ MOCI DNE 17.12.2004

MĚSTSKÝ ÚRAD
DUŠHOV
odbor výstavby ZP
č. 1

AB5
AD2

3 PEN stř., 50Hz, 400V/TN-C-S
OPNDNČ - samočinným odpojením vadné části od zdroje
nulováním
pospojováním, proudovým chráničem

Ved.proj.akce	Ing. HAVEL	Ing. Václav Havel
Ved.proj.prose	Ing. HAVEL	projektová činnost
Vypracoval	Ing. HAVEL	IČO 432 68 541
Investor	Stavatelství Boháček, Hrob 3	telefon 0663 107 548
Stavba, objekt	Polyfunkční dům, Hrob č.p. 3 ELEKTROINSTALACE	Měřítko 1:50
Název	DISPOZICE	z.č. H/22/04
		Arch.č. 5-H-2202
		Soubor 04-2202
		Formát 8A4