


PŘÍZEMÍ

DETAIL A

Ohřev TV o objemu 120l
SV - Kulový ventil 1" - 1"
- Záludný ventil 3/4"
- Měnoměr
- Expanzní nádržka 12l
TV - Kulový ventil 1" - 1"
- Kulový ventil 3/4"
- Ochranná lamelka M10,215
- Záludný ventil 3/4"
- Kulový ventil 3/4"

REVIZNÍ ŠACHTA VYVĚTV
- STAVAJÍCÍ

DETAIL A

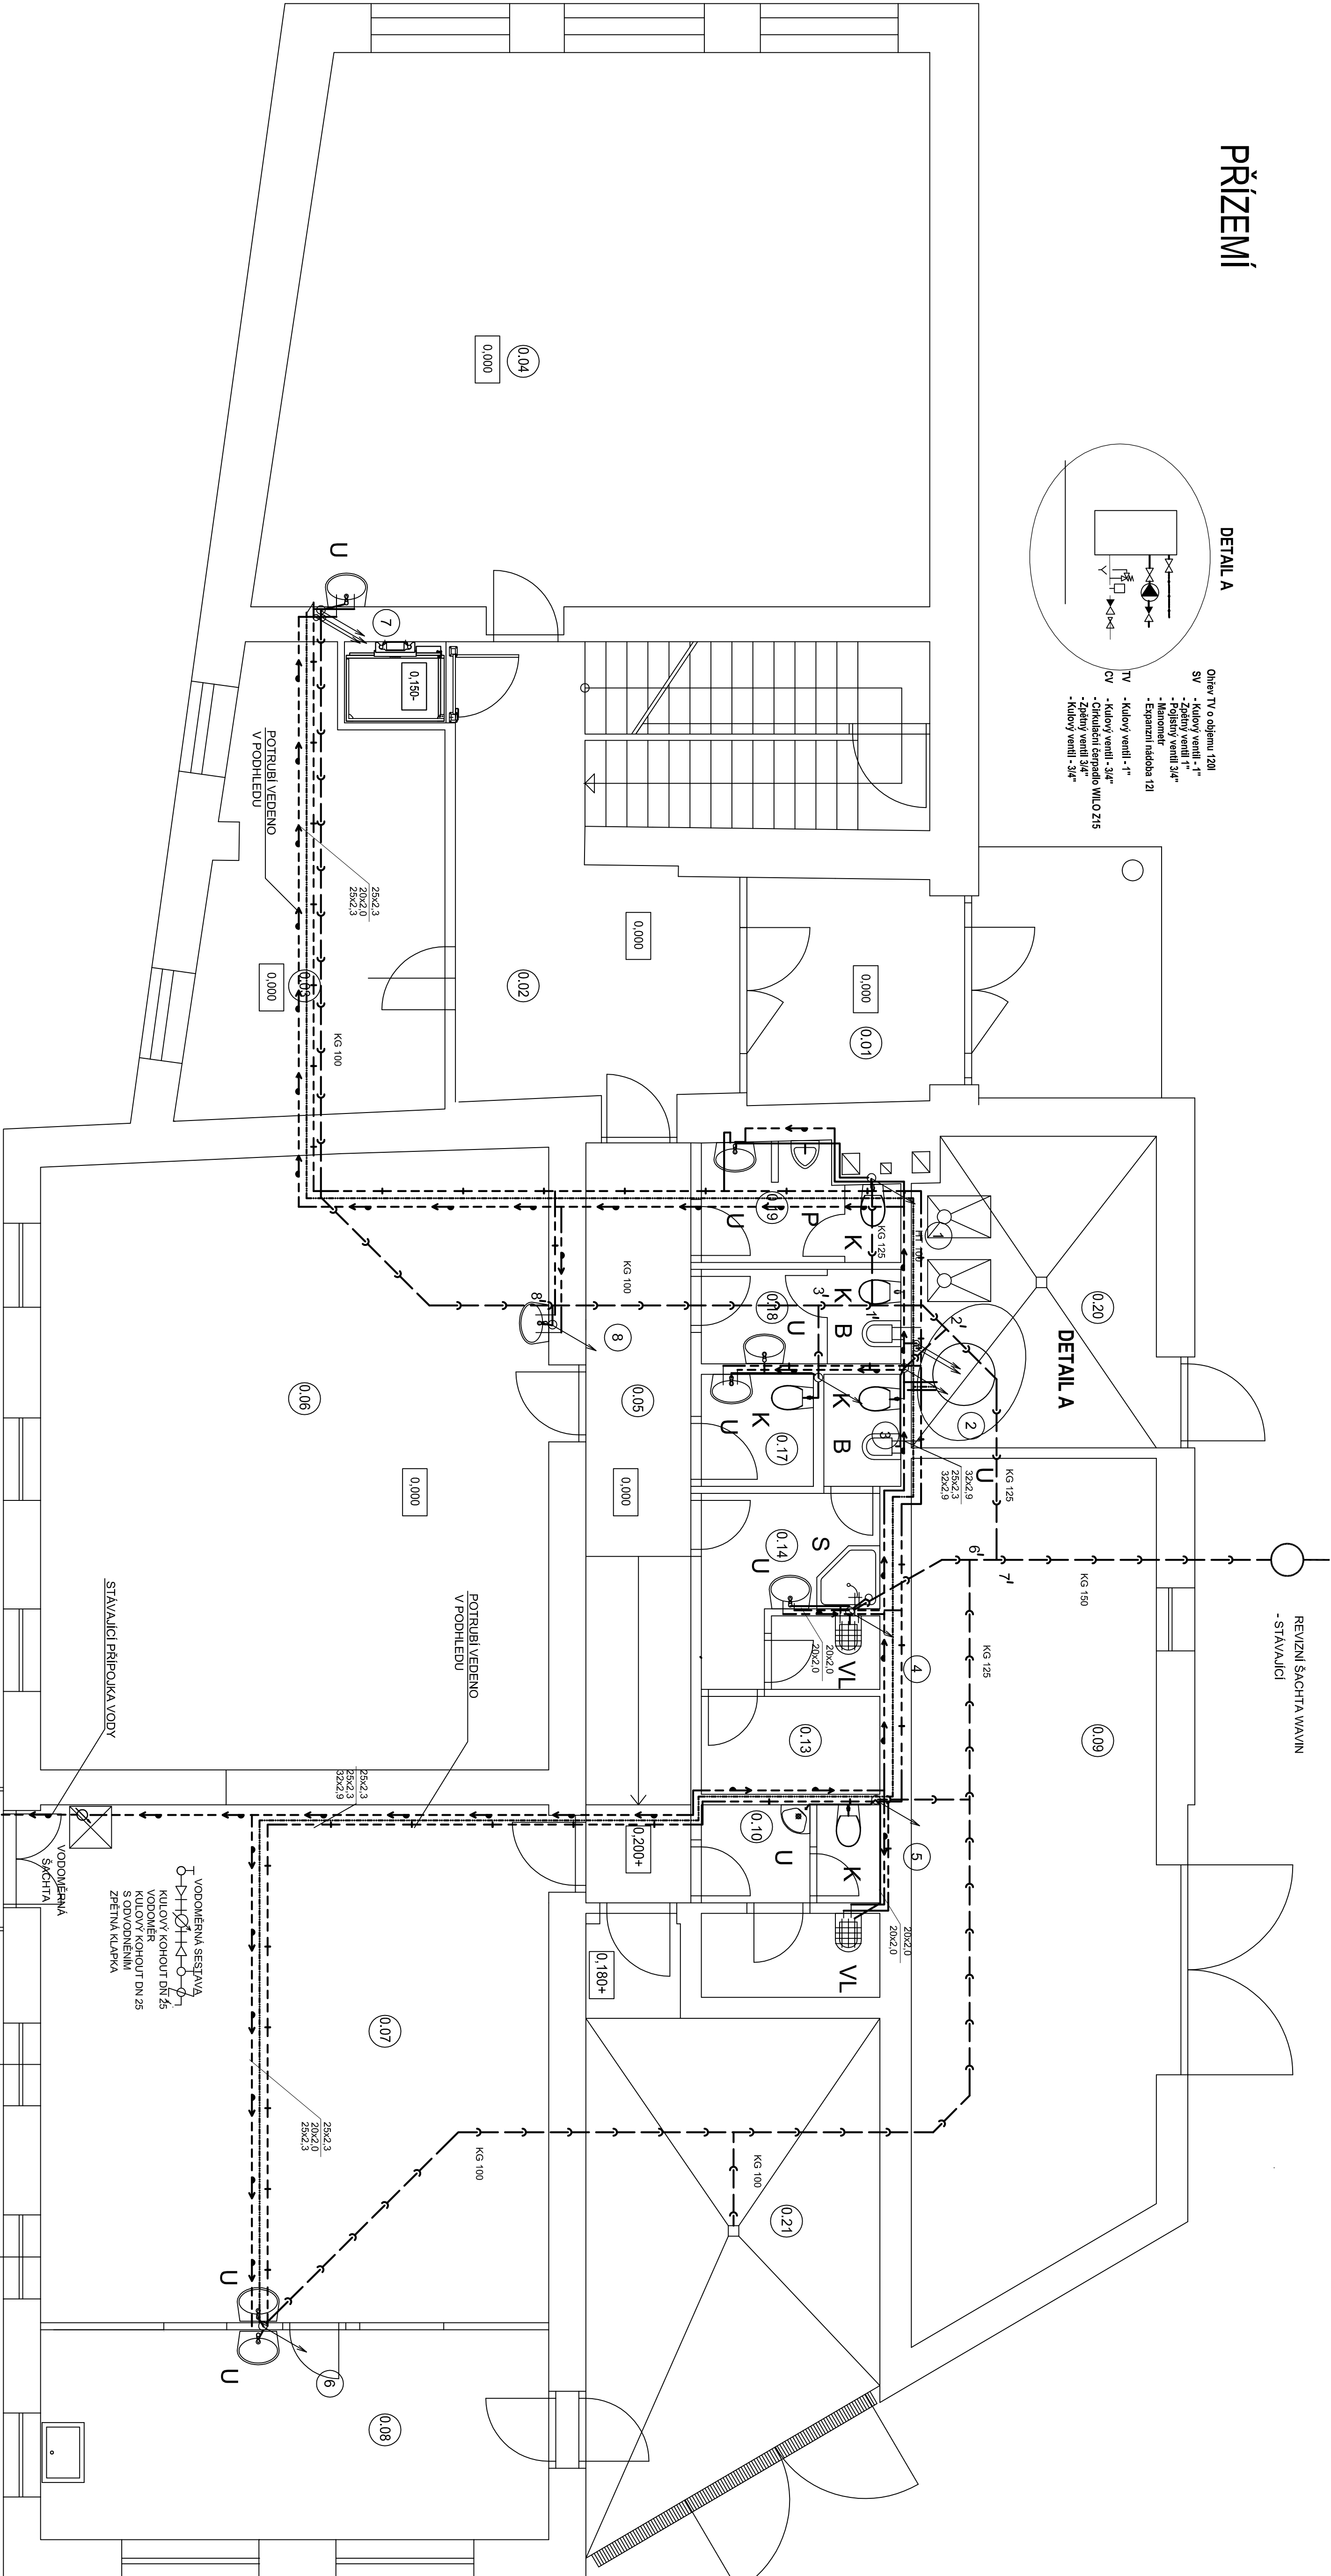

LEGENDA MÍSTNOSTI

číslo místnosti	popis místnosti	m2	podlahová krytina
0.01	Základ	9.05	Černá lakovaná
0.02	Chodba	18.85	Vinylová sádková
0.03	Spálna	22.10	Sádková lišta vinylová v. 100 mm
0.04	Uchovna	7.2.10	Vinylové sádkové
0.05	Chodba	17.90	Vinylové sádkové
0.06	Dělna 1	6.4.05	Sádková lišta vinylová v. 100 mm
0.07	Uchovna	5.4.30	Vinylové sádkové
0.08	Výběrý jla	22.20	Keramiká proslizaná dlažba
0.09	Spálna	2.30	Keramiká proslizaná
0.10	Spálna	2.30	Keramiká dlažba
0.11	Uchovna	1.30	Keramiká dlažba
0.12	Uchovna	3.60	Keramiká dlažba
0.13	Spálna	3.60	Keramiká dlažba
0.14	Uchovna	5.25	Keramiká dlažba
0.15	Uchovna	1.65	Keramiká dlažba
0.16	Uchovna	1.70	Keramiká dlažba
0.17	Uchovna	2.50	Keramiká dlažba
0.18	Uchovna	3.50	Keramiká dlažba
0.19	Uchovna	1.5.75	Keramiká dlažba
0.20	Uchovna	1.5.75	Keramiká dlažba
0.21	Dvůr	17.70	Keramiká dlažba

LEGENDA

— — — — — KANALIZACE
— — — — — PŘÍPOJOVACÍ POTRUBÍ
— — — — — STUDENÁ VODA
— — — — — TUV
— — — — — CÍRKULACE

K	KLOZET
U	UMÝVADLO
VL	VLETVKA
S	SPRCHA
P	PISOÁR
B	BIDET

Zodpovědný projektant: Ing. Lea KUBEŠOVÁ	Ing. Lea KUBEŠOVÁ
Vypracoval: Ing. Lea KUBEŠOVÁ	projektová činnost
Místo: LAŽANKY, okres BRNO - VEJNKO	Brno, Sárka 6
Investor: OBEC LAŽANKY č.p. 14, 664 71	tel. 732 163 708
Acce: PŘESTAVBA A PŘÍSTAVBA ZS LAŽANKY	
k.ú. LAŽANKY, parc.č. 77 a/78	
ZTI	
Obsah: PŮDORYS 1.NP	
Formát: 244	
Datum: 08/2019	
Stupeň: DPS	
Měřítko: 1 : 50	
C. výkres: 1	