



[U.T.=0,100]

[U.T.=0,100]

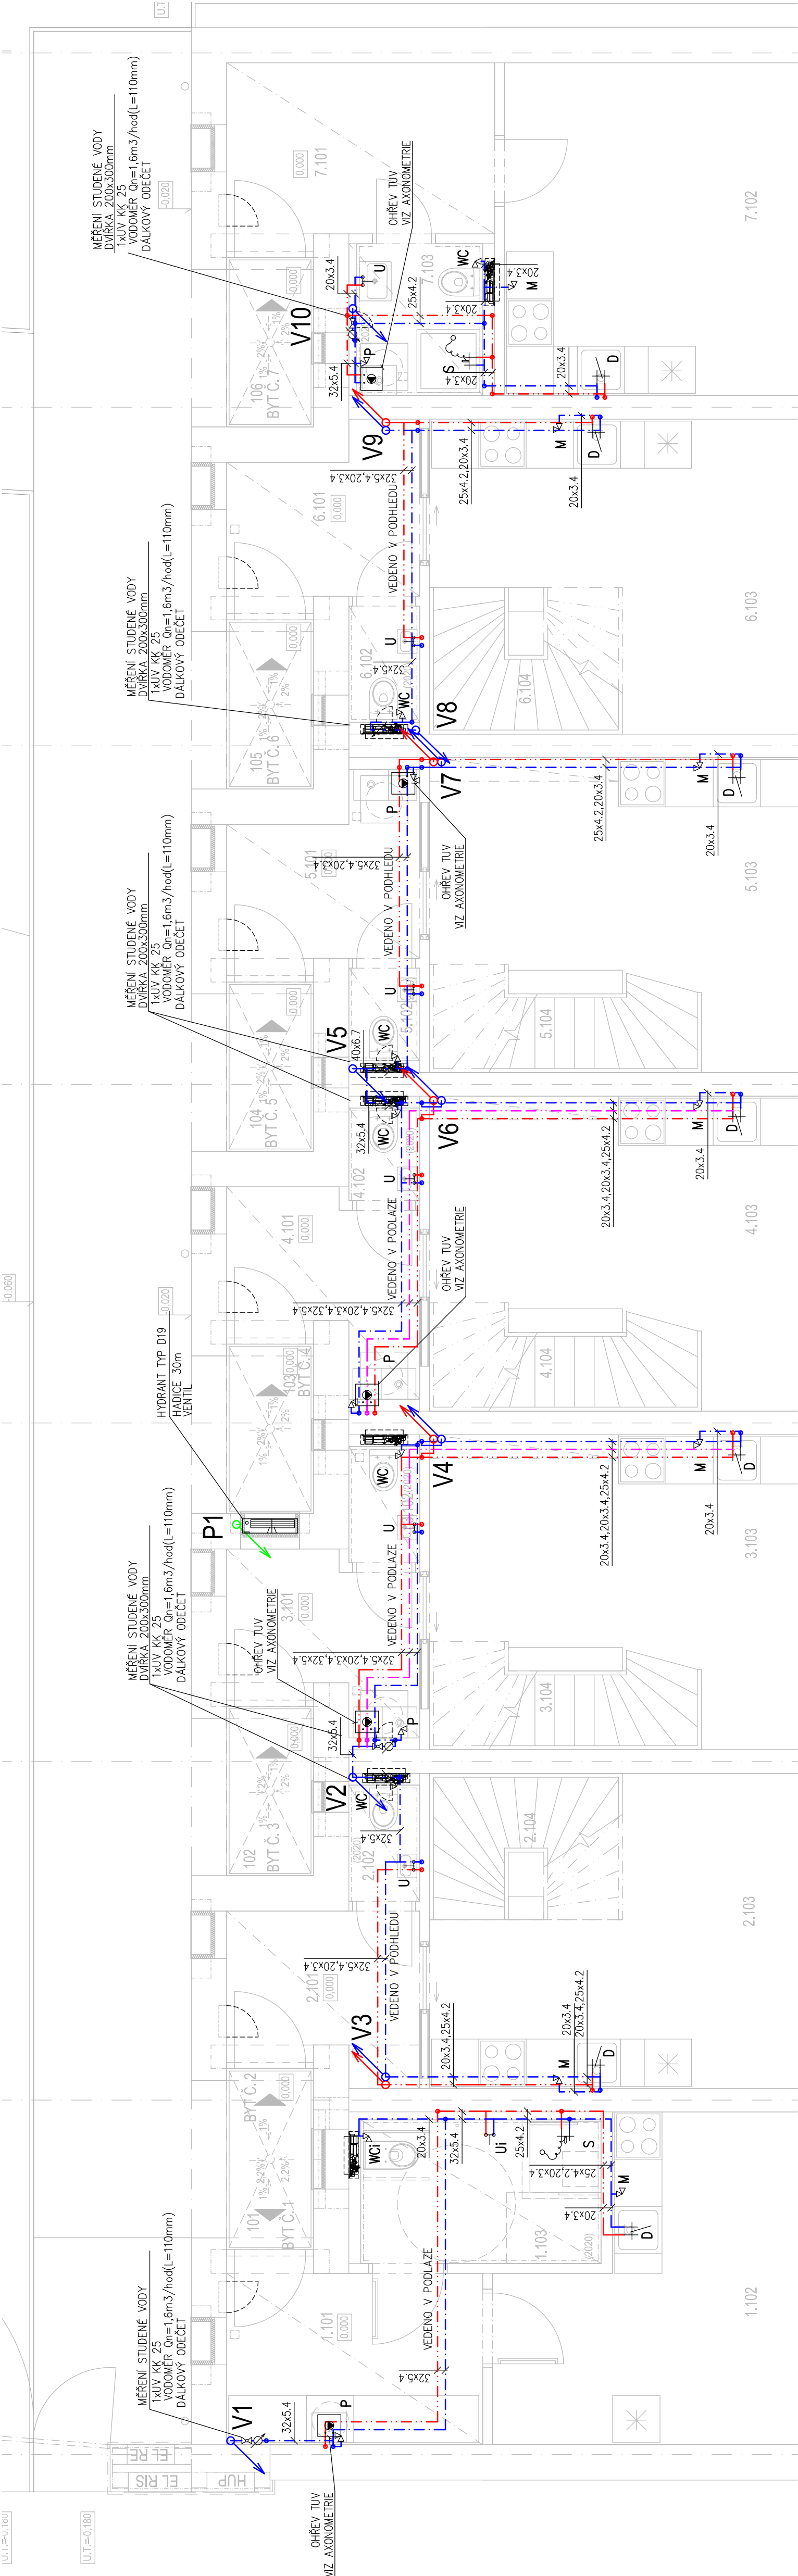

ULOŽENÍ POTRUBÍ

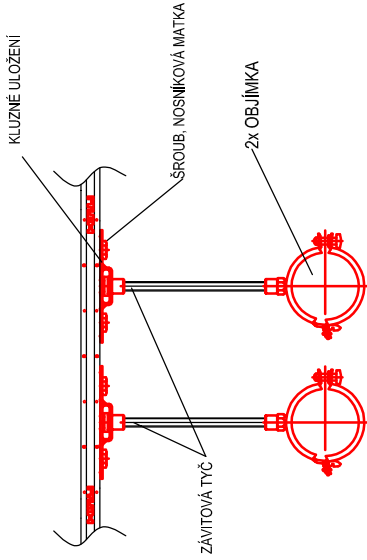

LEGENDA ZNAČEK

- VO VODOMĚŘ
- KK KULOVÝ KOHOUT
- RV ROHOVÝ VENTIL
- ZK ZPĚTNÁ KLAPKA

LEGENDA ČAR

- STUDENÁ VODA
- TEPLÁ VODA
- OKRUKAČNÍ POTRUBÍ
- POŽÁRNÍ VODOVOD

POZNÁMKA

SPECIFIKACI A PŘESNÉ OSAZENÍ ZAŘÍZOVACÍCH PŘEDMĚTŮ JE TŘEBA PRŮBĚŽNĚ KONZULTOVAT S INVESTOREM.

POTRUBÍ Z PPR (VODOVOD) JE OZNAČENO VĚJŠÍM PRŮMĚREM x TLOUŠŤKOU STĚNY ZAVITOVÉ ARMATURY JSOU OZNAČENY JMENOVITOU SVĚTLOSTÍ

TRASOVÁNÍ POTRUBÍ JE JEN ORIENTAČNÍ. PŘÍPADNĚ ODCHYLKY JE POTŘEBA ŘEŠIT S PROJEKTANTEM ČÁSTI.

VZDÁLENOSTI PODPOR POTRUBÍ (VODOROVNÁ)
Ø POTRUBÍ (mm) VZDÁLENOST PODPOR (cm)
Ø25 95
Ø32 110
Ø40 120
Ø50 130
Ø63 150

ČÍSLO	ÚČEL MÍSTNOSTI	PLOCHA (m²)
LEGENDA MÍSTNOSTI 1.NP		
101	ZAVĚTRÍ	2,5
102	ZAVĚTRÍ	2,4
103	ZAVĚTRÍ	2,4
104	ZAVĚTRÍ	2,4
105	ZAVĚTRÍ	2,4
106	ZAVĚTRÍ	2,4
BYT Č. 1 1+KK 38,1M2		
1.101	PŘEDSÍŇ	7,4
1.102	OBÝVACÍ POKOJ + KUCHYNĚ	16,9
1.103	KOUPELNA + WC	5,7
1.104	TERASA	6,0
CELKEM		36,1
BYT Č. 2 4+KK 91,0M2		
2.101	PŘEDSÍŇ	5,0
2.102	WC	1,4
2.103	OBÝVACÍ POKOJ + KUCHYNĚ	18,1
2.104	SCHODIŠTĚ	4,2
2.105	TERASA	6,0
CELKEM		34,7
BYT Č. 3 2+KK 58,8M2		
3.101	PŘEDSÍŇ	4,8
3.102	WC	1,4
3.103	OBÝVACÍ POKOJ + KUCHYNĚ	18,3
3.104	SCHODIŠTĚ	4,0
3.105	TERASA	6,0
CELKEM		34,5
BYT Č. 4 2+KK 58,8M2		
4.101	PŘEDSÍŇ	5,0
4.102	WC	1,2
4.103	OBÝVACÍ POKOJ + KUCHYNĚ	16,3
4.104	SCHODIŠTĚ	4,0
4.105	TERASA	6,0
CELKEM		34,5
BYT Č. 5 2+KK 58,7M2		
5.101	PŘEDSÍŇ	5,1
5.102	WC	1,2
5.103	OBÝVACÍ POKOJ + KUCHYNĚ	16,3
5.104	SCHODIŠTĚ	4,0
5.105	TERASA	6,0
CELKEM		34,5
BYT Č. 6 4+KK 90,9M2		
6.101	PŘEDSÍŇ	5,0
6.102	WC	1,4
6.103	OBÝVACÍ POKOJ + KUCHYNĚ	18,1
6.104	SCHODIŠTĚ	4,2
6.105	TERASA	6,0
CELKEM		38,4
BYT Č. 7 1+KK 36,4M2		
7.101	PŘEDSÍŇ	7,7
7.102	OBÝVACÍ POKOJ + KUCHYNĚ	19,4
7.103	KOUPELNA + WC	3,2
7.104	TERASA	6,0
CELKEM		36,4

zodpovědný projektant Ing. Ivo Morawitz	vypracoval Ing. Miroslav Hrbáček Ing. Ivo Morawitz	Ing. Ivo Morawitz Dubová 642/15, 637 00 Brno tel. 776 177 104, ivo.morawitz@gmail.com	
místo stavby: SUCHOHRDLY U MIROSLAVI P.Č. 48/1	datum 09/2019	stupeň DPS	
investor: OBEC SUCHOHRDLY U MIROSLAVI	katastr. úz. Suchbřidly u Miroslavi	formát 4x A4	
název stavby SUCHOHRDLY U MIROSLAVI - SOCIÁLNÍ BYTY SUCHOHRDLY U MIROSLAVI P.Č. 48/1	měřítko 1:50	číslo přílohy 6	
obsah PŮDORYS 1NP - VODOVOD			