


PŮDORYS 1.NP

LEGENDA ZAŘIZOVACÍCH PŘEDMĚTŮ:

Ozn.	Popis	Počet
WC	kombinovaný klozet s úspornou splachovací aparaturou K 87-15	2
B	bidet	0
UM	dlířvitové umyvadlo s pákovou stojánkovou umyvadlovou baterií (PSUB)	2
U	dlířvitové umyvadlo s pákovou stojánkovou umyvadlovou baterií (PSUB)	0
VL	výlevka s pákovou nástěnou vanovou baterií (PNVB)	1
SK	sprchový kout s pákovou nástěnou vanovou baterií (PNVB)	2
Vana	vana s pákovou nástěnou vanovou baterií (PNVB)	0
KD	kuchynský dřez s pákovou stojánkovou dřezovou baterií (PSDB)	0
P	plisár s úspornou splachovací aparaturou K 87-15	2
M	mýčka na nádobí	0
AP	automatická pračka	0
VK	výtakový ventil T 212 s připojením na hadici	0
TUV	zásobník TUV - elektrický ohřivač vody s kompletním vybavením (pojistný ventil, zpětná klapka apod.)	1

LEGENDA:


- (S) STUDENÁ VODA
- (T) TEPLÁ VODA
- (C) CÍRKULACE
- (P) POŽÁRNÍ VODA

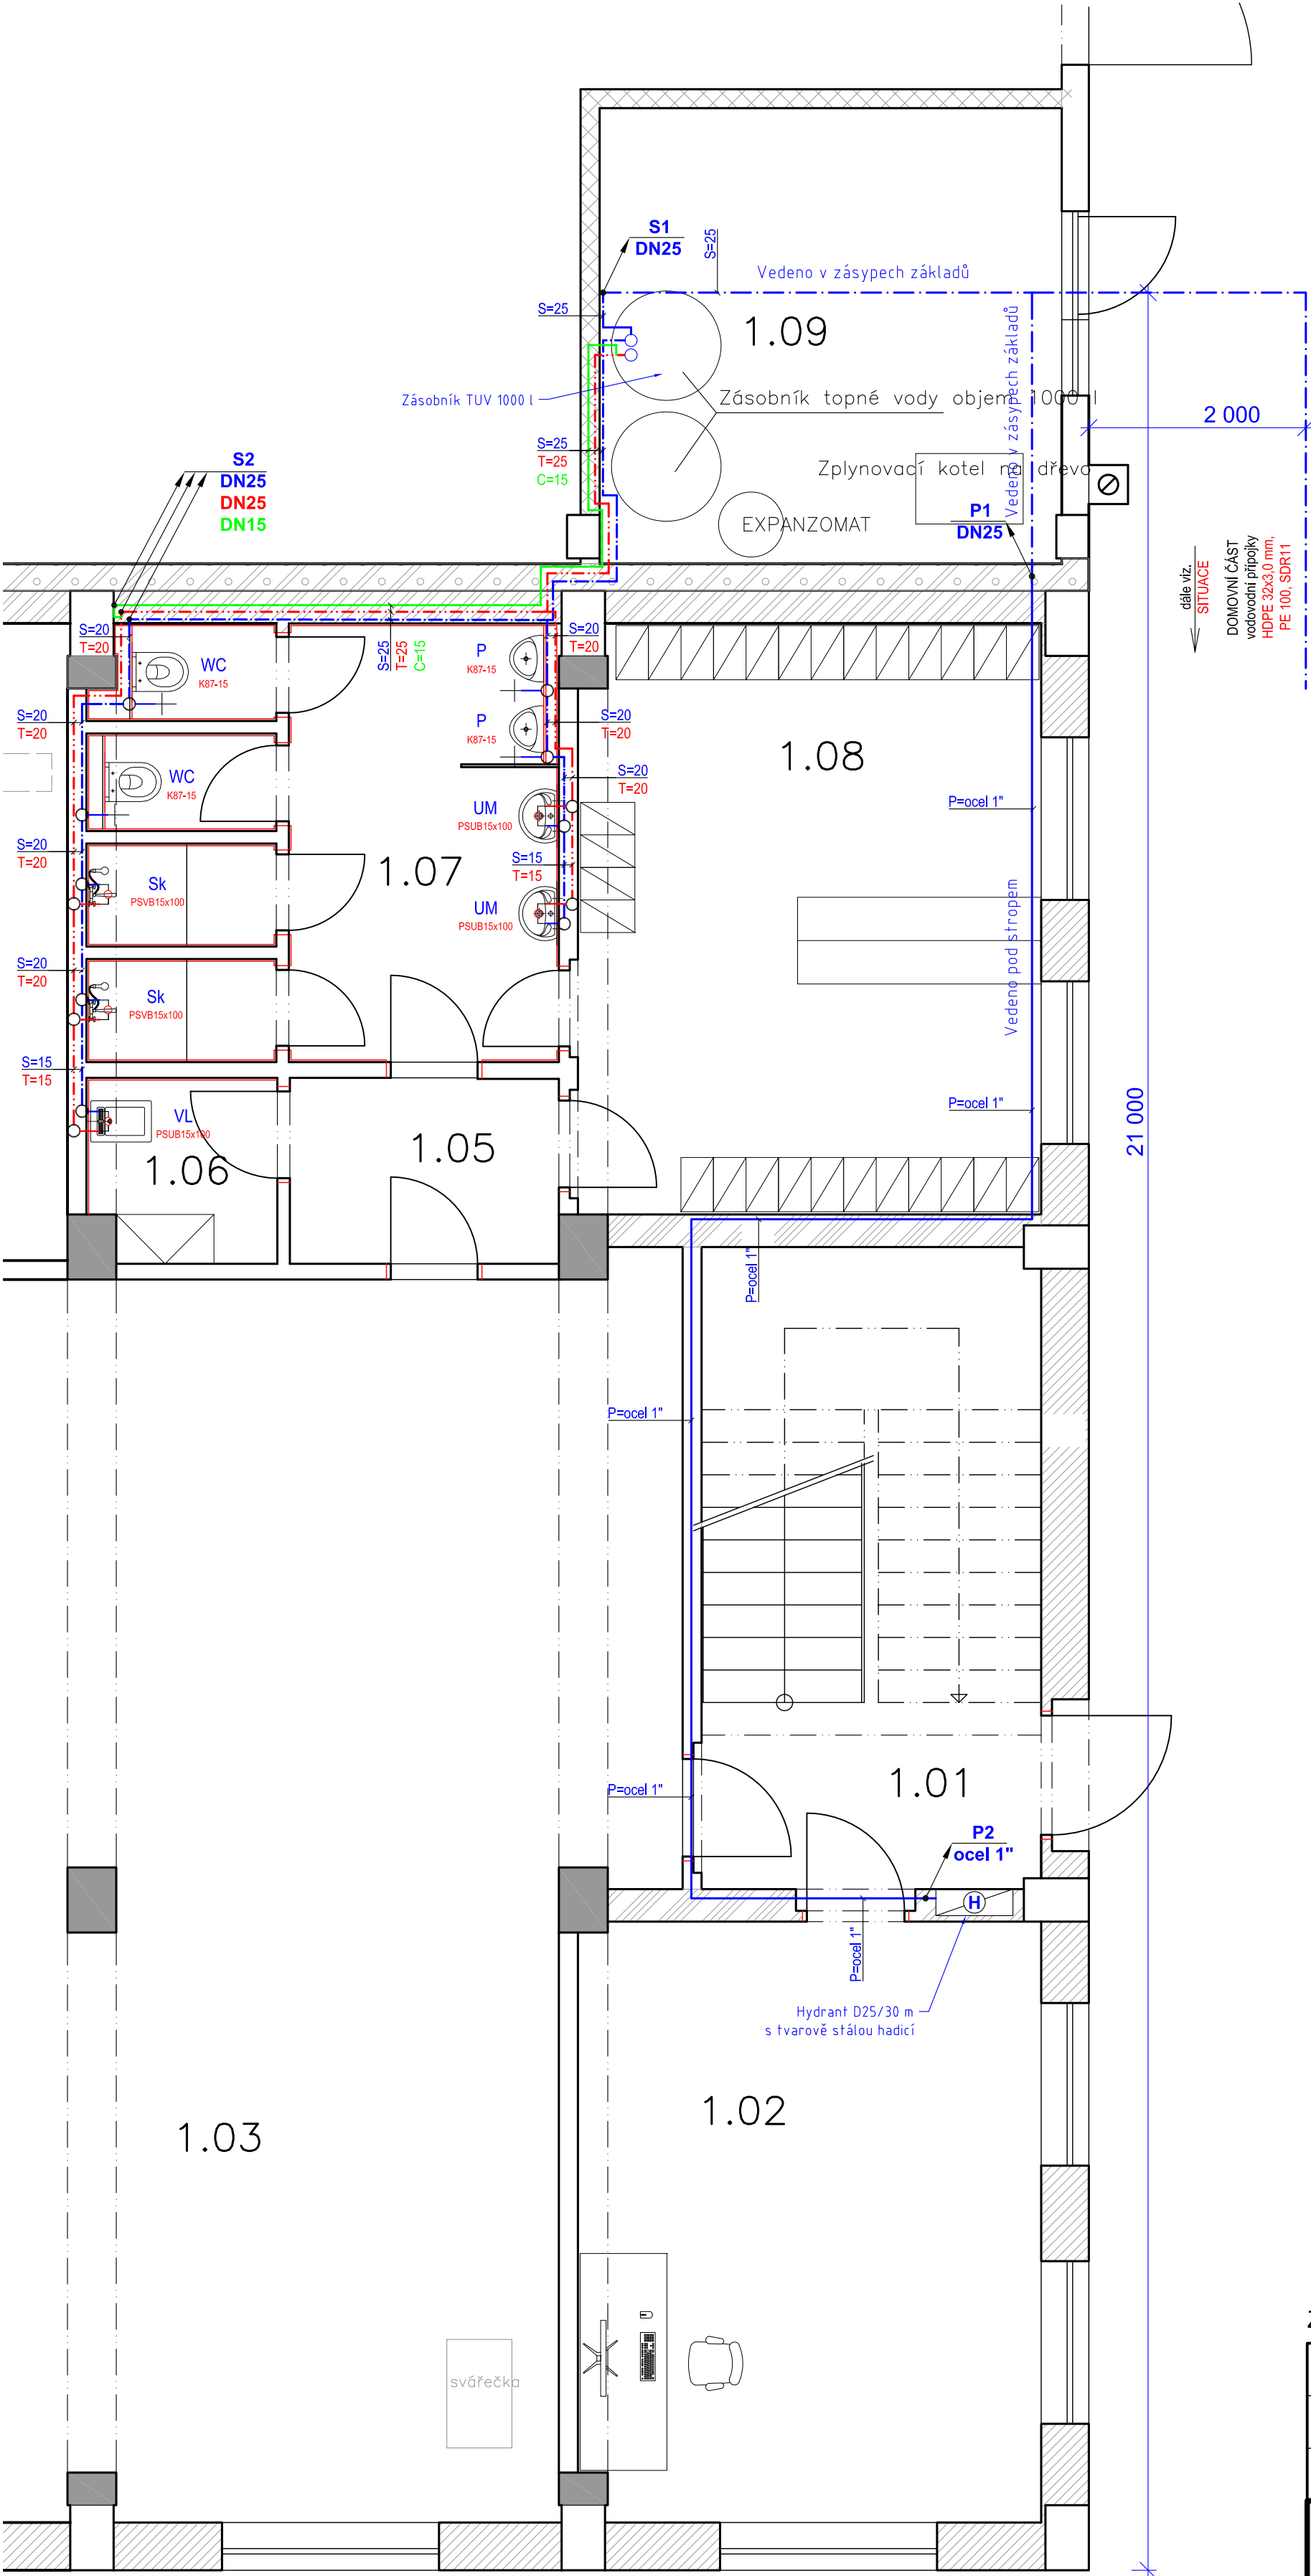

POZNÁMKY:

- UZAVÍRÁNÍ JEDNOTLIVÝCH VĚTVÍ UPŘESNIT PŘI REALIZACI DOHODOU S DODAVATELEM OBORU

ZMĚNA STAVBY PŘED DOKONČENÍM

Stavebník—investor:	Chlop s.r.o. Terezín 393, 411 55 Terezín	
Odpovědný projektant:	Ing. Lukáš Počík	
Navrhl, vypracoval:	Ing. Lukáš Počík	
Název a účel díla:		<div>sidlo: Elšský Krásnohorské 1717/10 412 01 Litoměřice IČ: 86769413, DIČ: CZ7612012683 mobil: +420 602 559 396 email: lukas.pocki@centrum.cz lukas.pocki@cpaprojekt.cz web: www.cpaprojekt.cz</div>
Administrativní a skladová hala firmy Chlop s.r.o., Terezín č.p. 393 na p.č. st. 325/3 a p.p.č. 325/2 k.ú. Terezín		
Část:		
ZTI - VODOVOD A KANALIZACE		
Název přílohy:		
VODOVOD - PŮDORYS 1.NP		<div>Číslo zakázky: 2017-019</div> <div>Datum: listopad 2017</div> <div>Měřítko: 1:50</div>
		<div>Stupeň dokumentace: 4 x A4</div> <div>Číslo přílohy: 003</div>