


PŮDORYS 2.NP

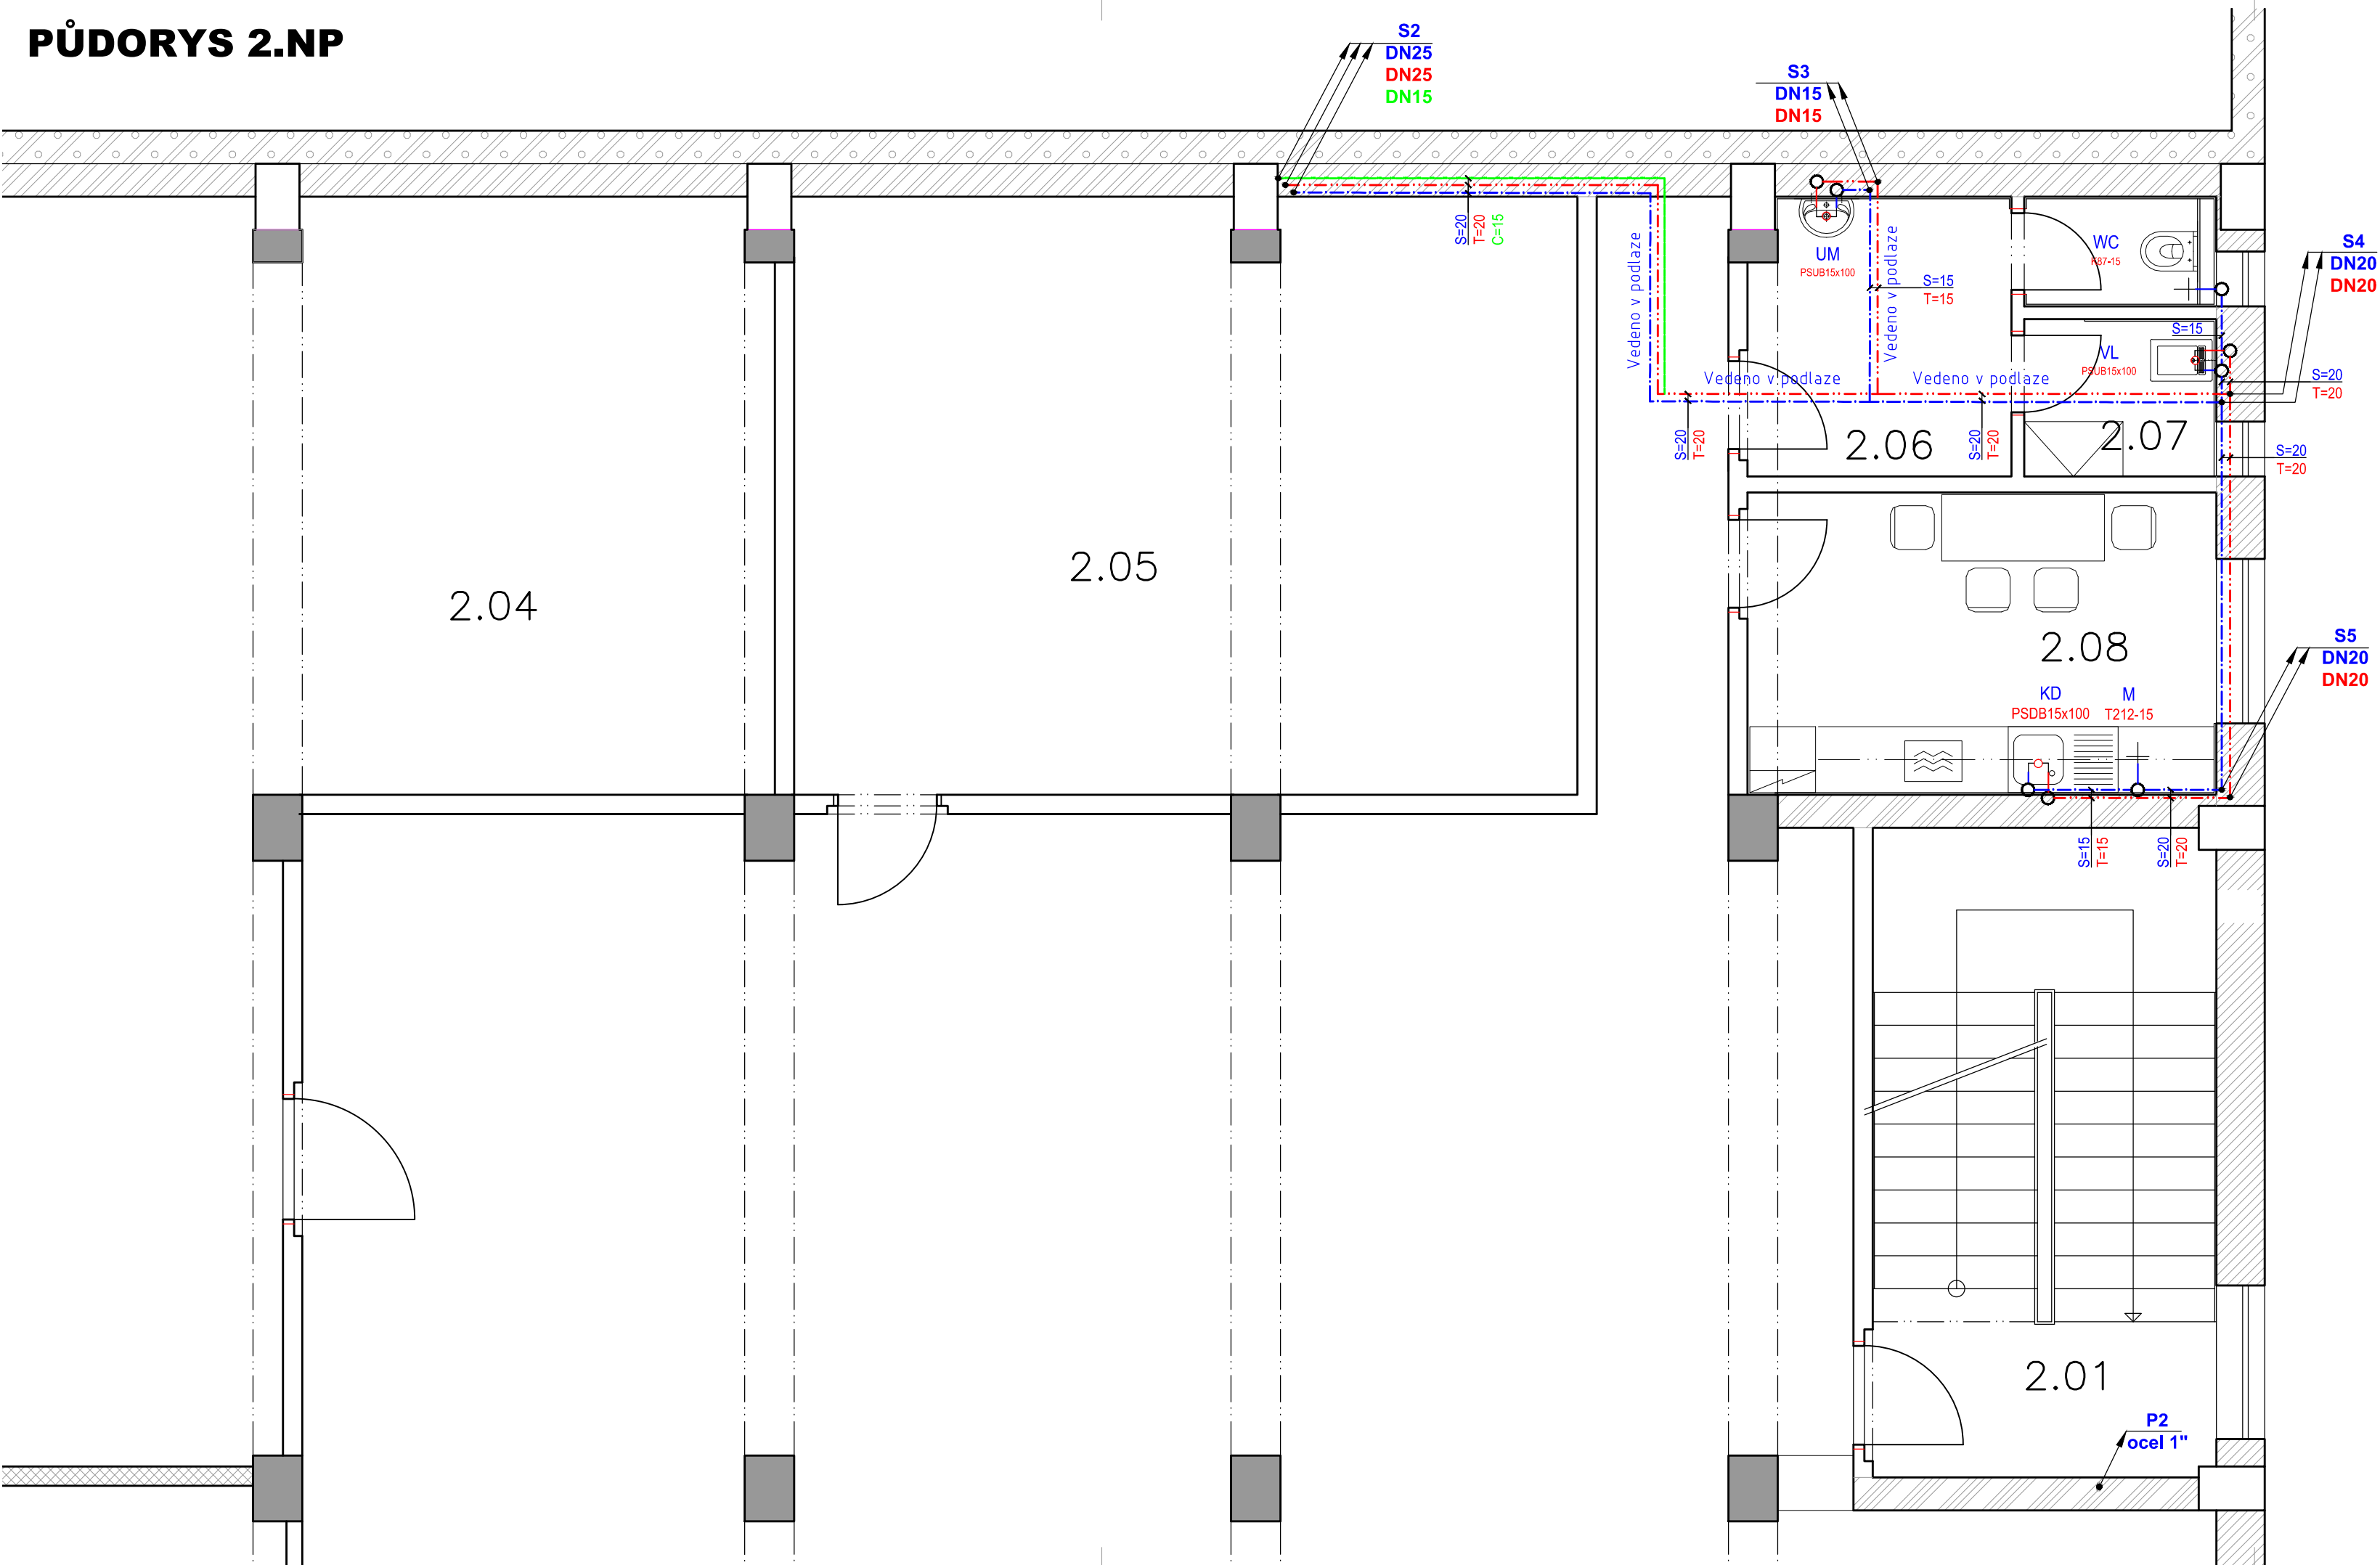

LEGENDA ZAŘIZOVACÍCH PŘEDMĚTŮ:

Ozn.	Popis	Počet
WC	kombinovaný klozet s úspornou splachovací aparaturou K 87-15	1
B	bidet	0
UM	diturvitové umyvadlo s pákovou stojánkovou umyvadlovou baterií (PSUB)	1
U	diturvitové umyvadýlko s pákovou stojánkovou umyvadlovou baterií (PSUB)	0
VL	výlevka s pákovou nástěnou vanovou baterií (PNVB)	1
SK	sprchový kout s pákovou nástěnou vanovou baterií (PNVB)	0
Vana	vana s pákovou nástěnou vanovou baterií (PNVB)	0
KD	kuchynský dřez s pákovou stojánkovou dřezovou baterií (PSDB)	1
P	pisoár s úspornou splachovací aparaturou K 87-15	0
M	myčka na nádobí	1
AP	automatická pračka	0
VK	výtokový ventil T 212 s připojením na hadici	0
TUV	zásobník TUV - elektrický ohřivač vody s kompletním vybavením (pojistný ventil, zpětná klapka apod.)	0


LEGENDA:

- (S) STUDENÁ VODA
- (T) TEPLÁ VODA
- (C) CÍRKULACE
- (P) POŽÁRNÍ VODA

POZNÁMKY:

- UZAVÍRÁNÍ JEDNOTLIVÝCH VĚTVÍ UPŘESNIT PŘI REALIZACI DOHODOU S DODAVATELEM OBORU

ZMĚNA STAVBY PŘED DOKONČENÍM

Stavebník–investor:	Chlop s.r.o. Terezín 393, 411 55 Terezín	<div><div>sídlo: Elišky Krásnohorské 1717/10 412 01 Litoměřice IČ: 86769413, DIČ: CZ7612012683 mobil: +420 602 559 396 email: lukas.pocik@cpaprojekt.cz web: www.cpaprojekt.cz</div></div>	
Odpovědný projektant:	Ing. Lukáš Počík		
Navrhl, vypracoval:	Ing. Lukáš Počík		
Název a účel díla:		Administrativní a skladová hala firmy Chlop s.r.o., Terezín č.p. 393 na p.č. st. 325/3 a p.p.č. 325/2 k.ú. Terezín	
Část:	ZTI - VODOVOD A KANALIZACE		Číslo zakázky: 2017-019
Název přílohy:	VODOVOD - PŮDORYS 2.NP		Datum: listopad 2017
		Měřítko: 1:50	Stupeň dokumentace: 3 x A4
		Počet formátů: 004	