
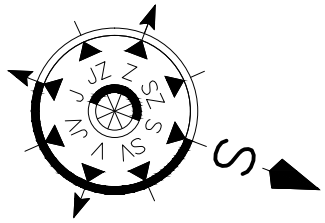


AXONOMETRIE

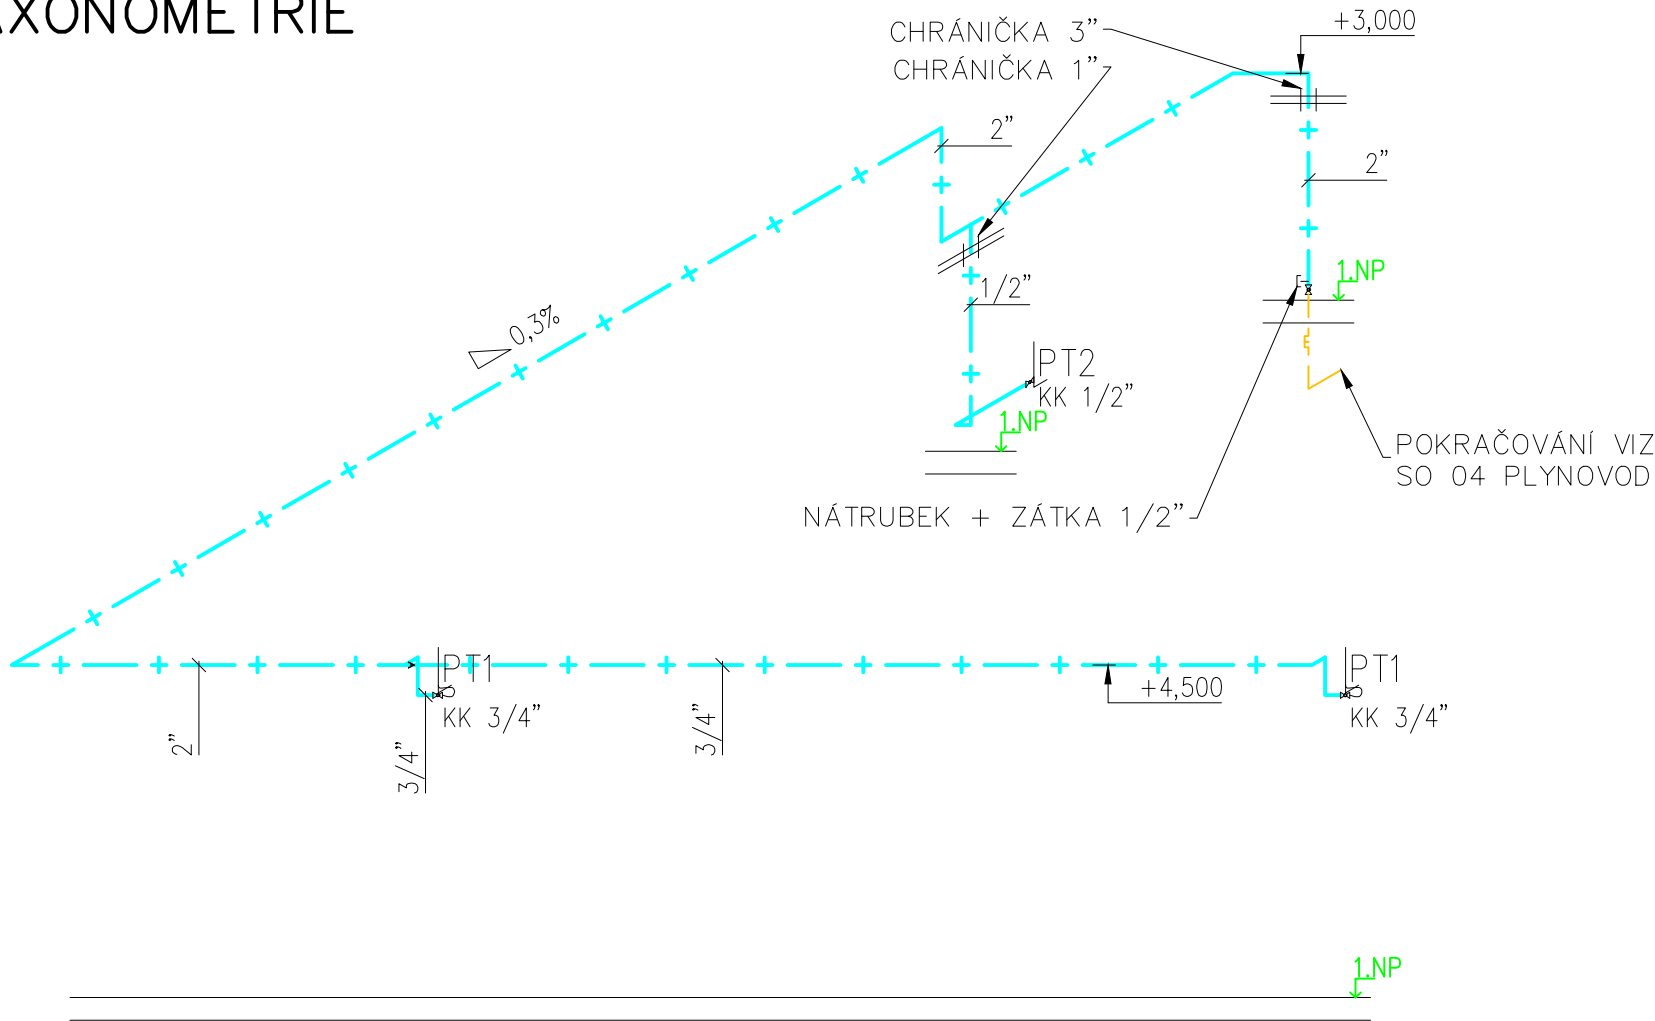

LEGENDA

- NTL PLYNOVOD, HDPE 100 RC, SDR 11, d63x5,8
 - NTL PLYNOVOD, OCELOVÉ TRUBKY ZÁVIT. BEZEŠVÉ, ČERNÉ, MAT. 11353.1
 - SPOJOVANÉ SVAŘOVÁNÍM
 - PLYNOVÝ KOTEL, PROVEDENÍ TYP C23, 24kW, 2,54M3/H
 - TEPLOVZDUŠNÁ JEDNOTKA, PROVEDENÍ TYP C13, 21,0kW, 2,43M3/H
 - PLYNOVÉ TOPIDLO, PROVEDENÍ TYP C11, 2,5kW, 0,3M3/H
 - KULOVÝ KOHOUT
- PK
PT1
PT2
KK

LEGENDA MÍSTNOSTÍ		
Č.M.	Název	Plocha
1	VÝROBNÍ A SKL. HALA	546,0 m²
2	KANCELÁŘ	16,6 m²
3	SPOJOVACÍ CHODBA	48,9 m²
PŘÍSTAVBA CELKEM		611,5 m²
4	SKLAD	372,8 m²
5	CHODBA, SCHODIŠTĚ	31,4 m²
6	WC MUŽI	11,8 m²
7	WC ŽENY	9,1 m²
8	ŠATNA MUŽI	11,4 m²
9	UMÝVÁRNA MUŽI	5,7 m²
10	ÚKLID	6,5 m²
11	UMÝVÁRNA ŽENY	5,3 m²
12	ŠATNA ŽENY	18,2 m²
13	TECH. MÍSTNOST S PŘÍR. SKL	11,8 m²
14	SPISOVNA	9,0 m²
21	CHODBA	16,9 m²
22	WC	11,8 m²
23	KUCHÝŇKA, SERVER	9,3 m²
24	JEDNACÍ/DENNÍ MÍSTNOST	28,9 m²
25	KANCELÁŘ	38,1 m²
26	SPISOVNA	4,8 m²
PŮV. OBJEKT CELKEM		602,8 m²
PODNIKATELSKÝ OBJEKT CELKEM		1214,3 m²

Vypracoval BLAŽEK	Kontroloval ING. CZERNIK	Zodpovědný projektant ING. CZERNIK	ENERGETING.CZ, s.r.o. sídlo: 739 59 Sříněč č. 252 provoz: Pražská 1377/1, 737 01 Český Těšín Č. 25971862 DIČ: CZ25971862 tel. 558 745 130 mobil: 603 785 080		
Investor KB INVEST S.R.O., FORMANSKÁ 416, 735 62 ČESKÝ TĚŠÍN					
Místo K.Ú. MOSTY U ČESKÉHO TĚŠINA					
Stavba PODNIKATELSKÝ OBJEKT KB INVEST SO 01 PODNIKATELSKÝ OBJEKT			Č. zakázky 001/16	Změna A	Datum vydání 2016-05-04
Profesní část 4 - PLYNOVÁ ODBĚRNÁ ZAŘÍZENÍ		Druh dokumentu	Účel vydání DUR+DSP	Číslo dokumentu CZ-2-026-16	
Název PŮDORYS A AXONOMETRIE - HALA PŘÍSTAVBA			Měřítko 1:100	List D.1.4 b)401	