



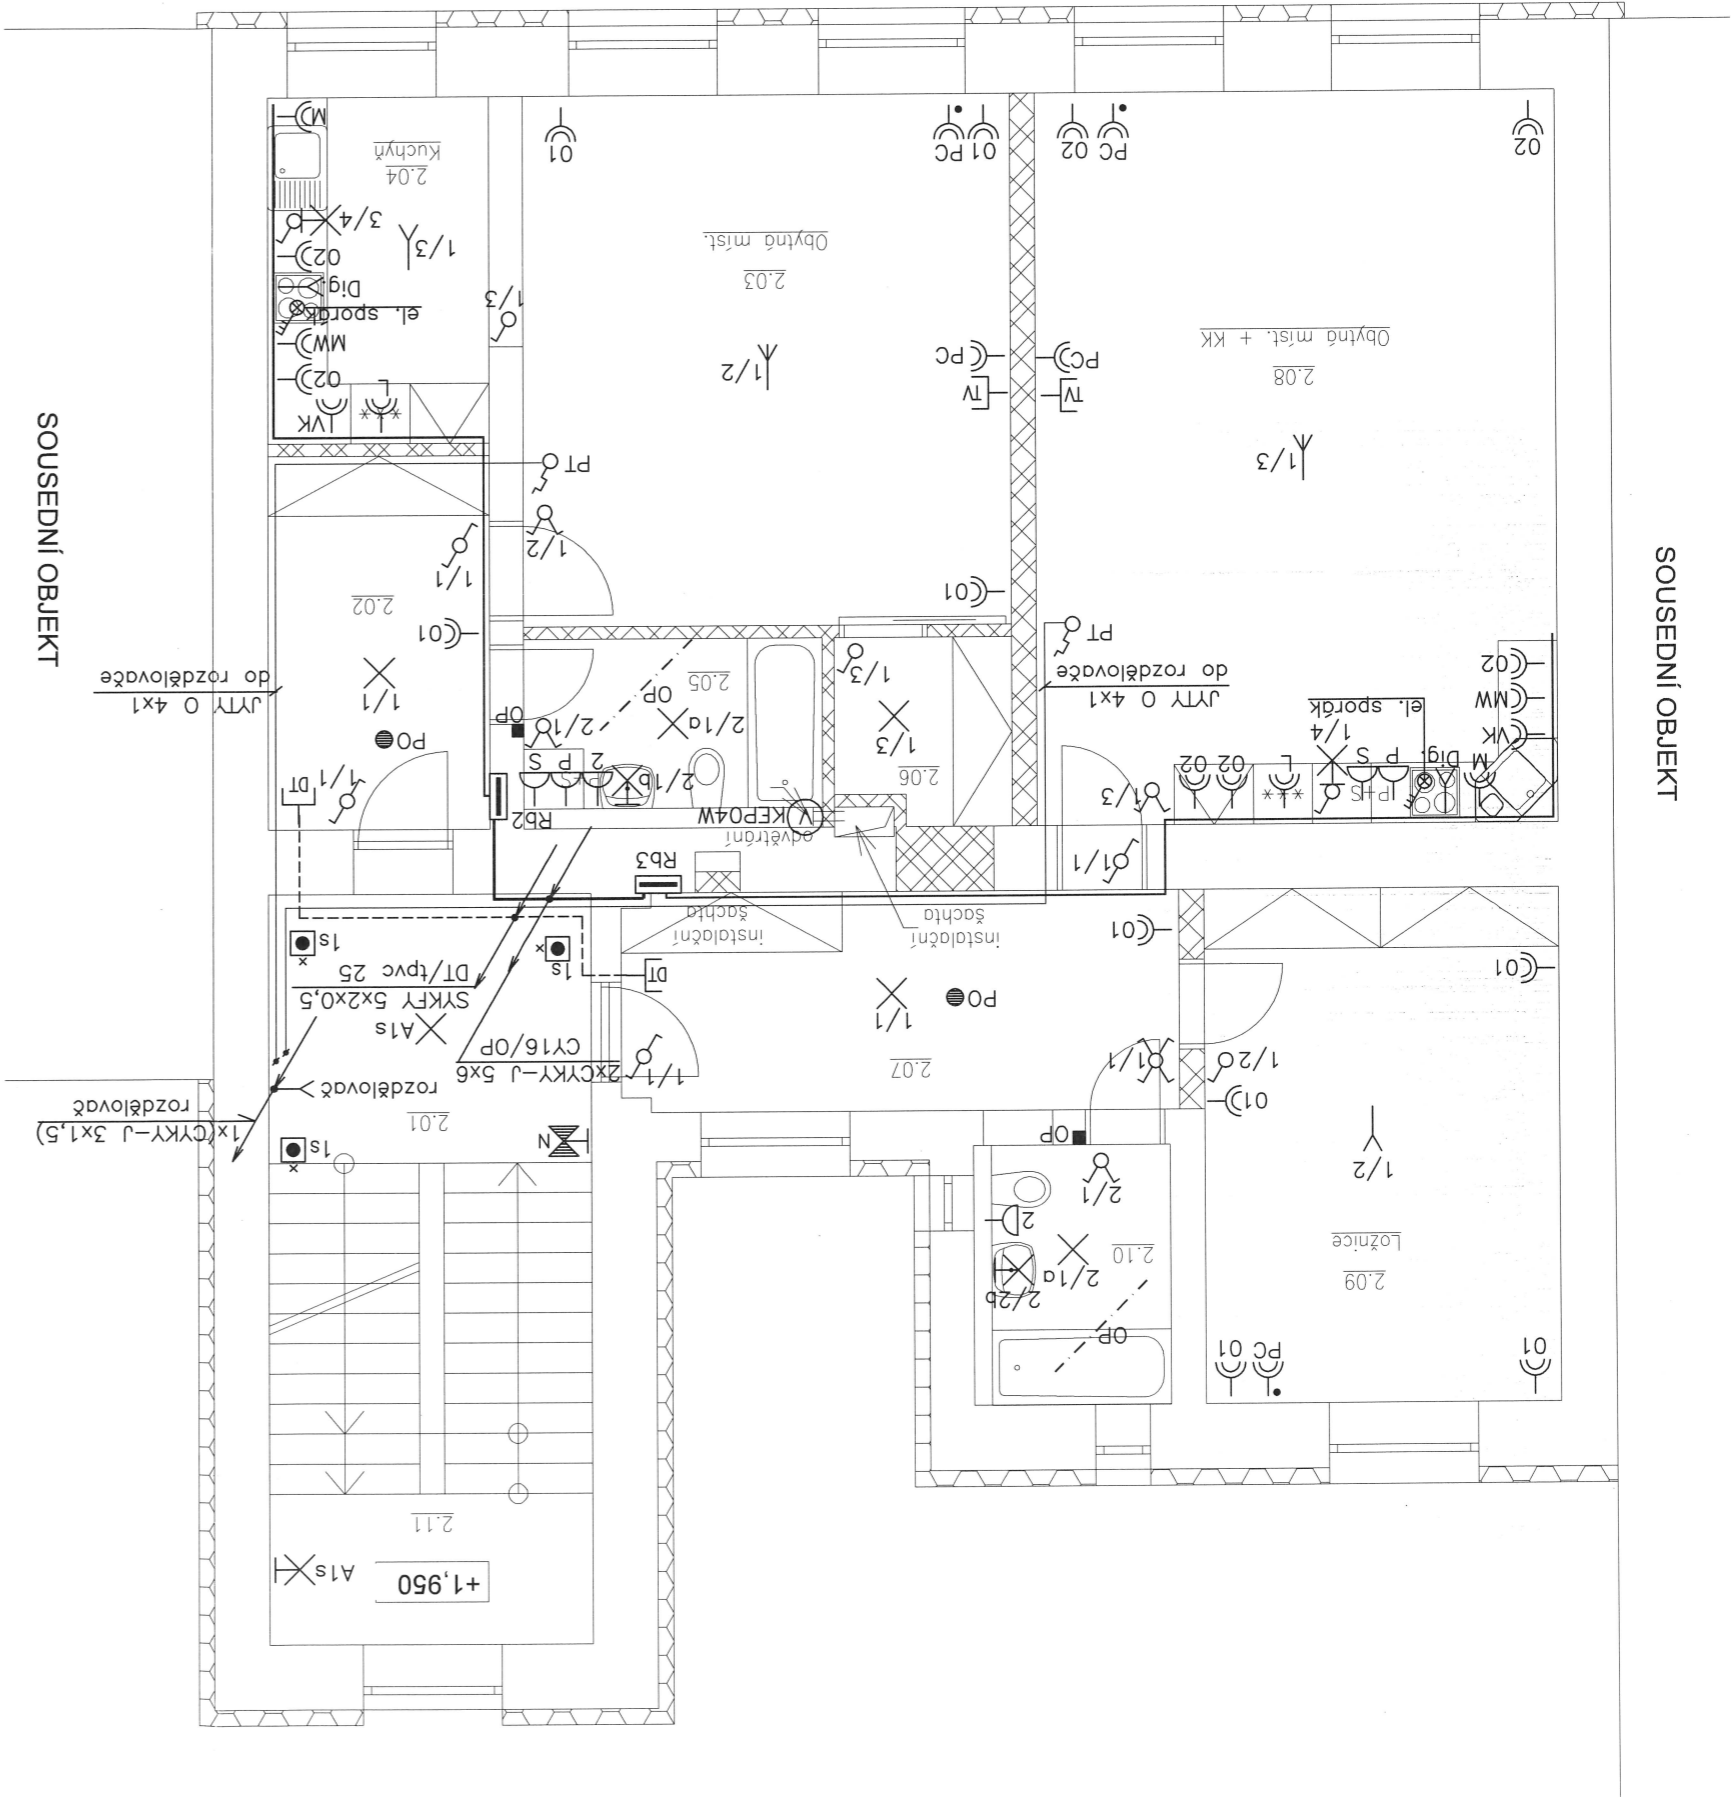
OBSAH VÝKRESU:		PŮDORYS 1.NP		1	
p.č. 24/1, k.ú. Hněvotín, obec Hněvotín		AKCE:		MÍSTO STAVBY: p.č. 24/1, k.ú. Hněvotín, obec Hněvotín	
REALIZACE BYTOVÝCH JEDNOTEK		PROJEKTANT:		INVESTOR:	
Ing. Pavel Malínek		Ladislav Lenčes		Obec Hněvotín	
č. p. 47		78347 Hněvotín			
MĚŘÍTKO:		FORMÁT:		STUPEŇ:	
1:75		2xA4		DSP	
DATUM:		ČÍSLO VÝK.R.			
03/2018		3			

Poznámka:
Nap. soustava: 3PE+N, 50Hz, 400V/TN-C-S
Ochrana před nebezp. dotykem : dle ČSN 332000-4-41ed.2
doplňková pospojování a proudovými chránci
Vnější vlivy: normální, v koupelně dle příslušných zón
Kabely : typu CYKY, CYKLo pod omítkou nebo CYKY pod obložením
Svitidla : nejsou specifikována, typy svítidel upřesní uživatel
V koupelně a venkovní svítidla se zvýšeným krytím /IP 43, 54, 65/
Osazení zásuvek upřesní uživatel dle skutečného provedení interiéru.


Legenda spotřebičů:
L – lednička
M – myčka
VK – varná konvice
MW – mikrovlnná trouba
P – pračka
S – sušička
PC – zásuvka pro připojení počítačové techniky
a elektroniky
s – index – společná spotřeba

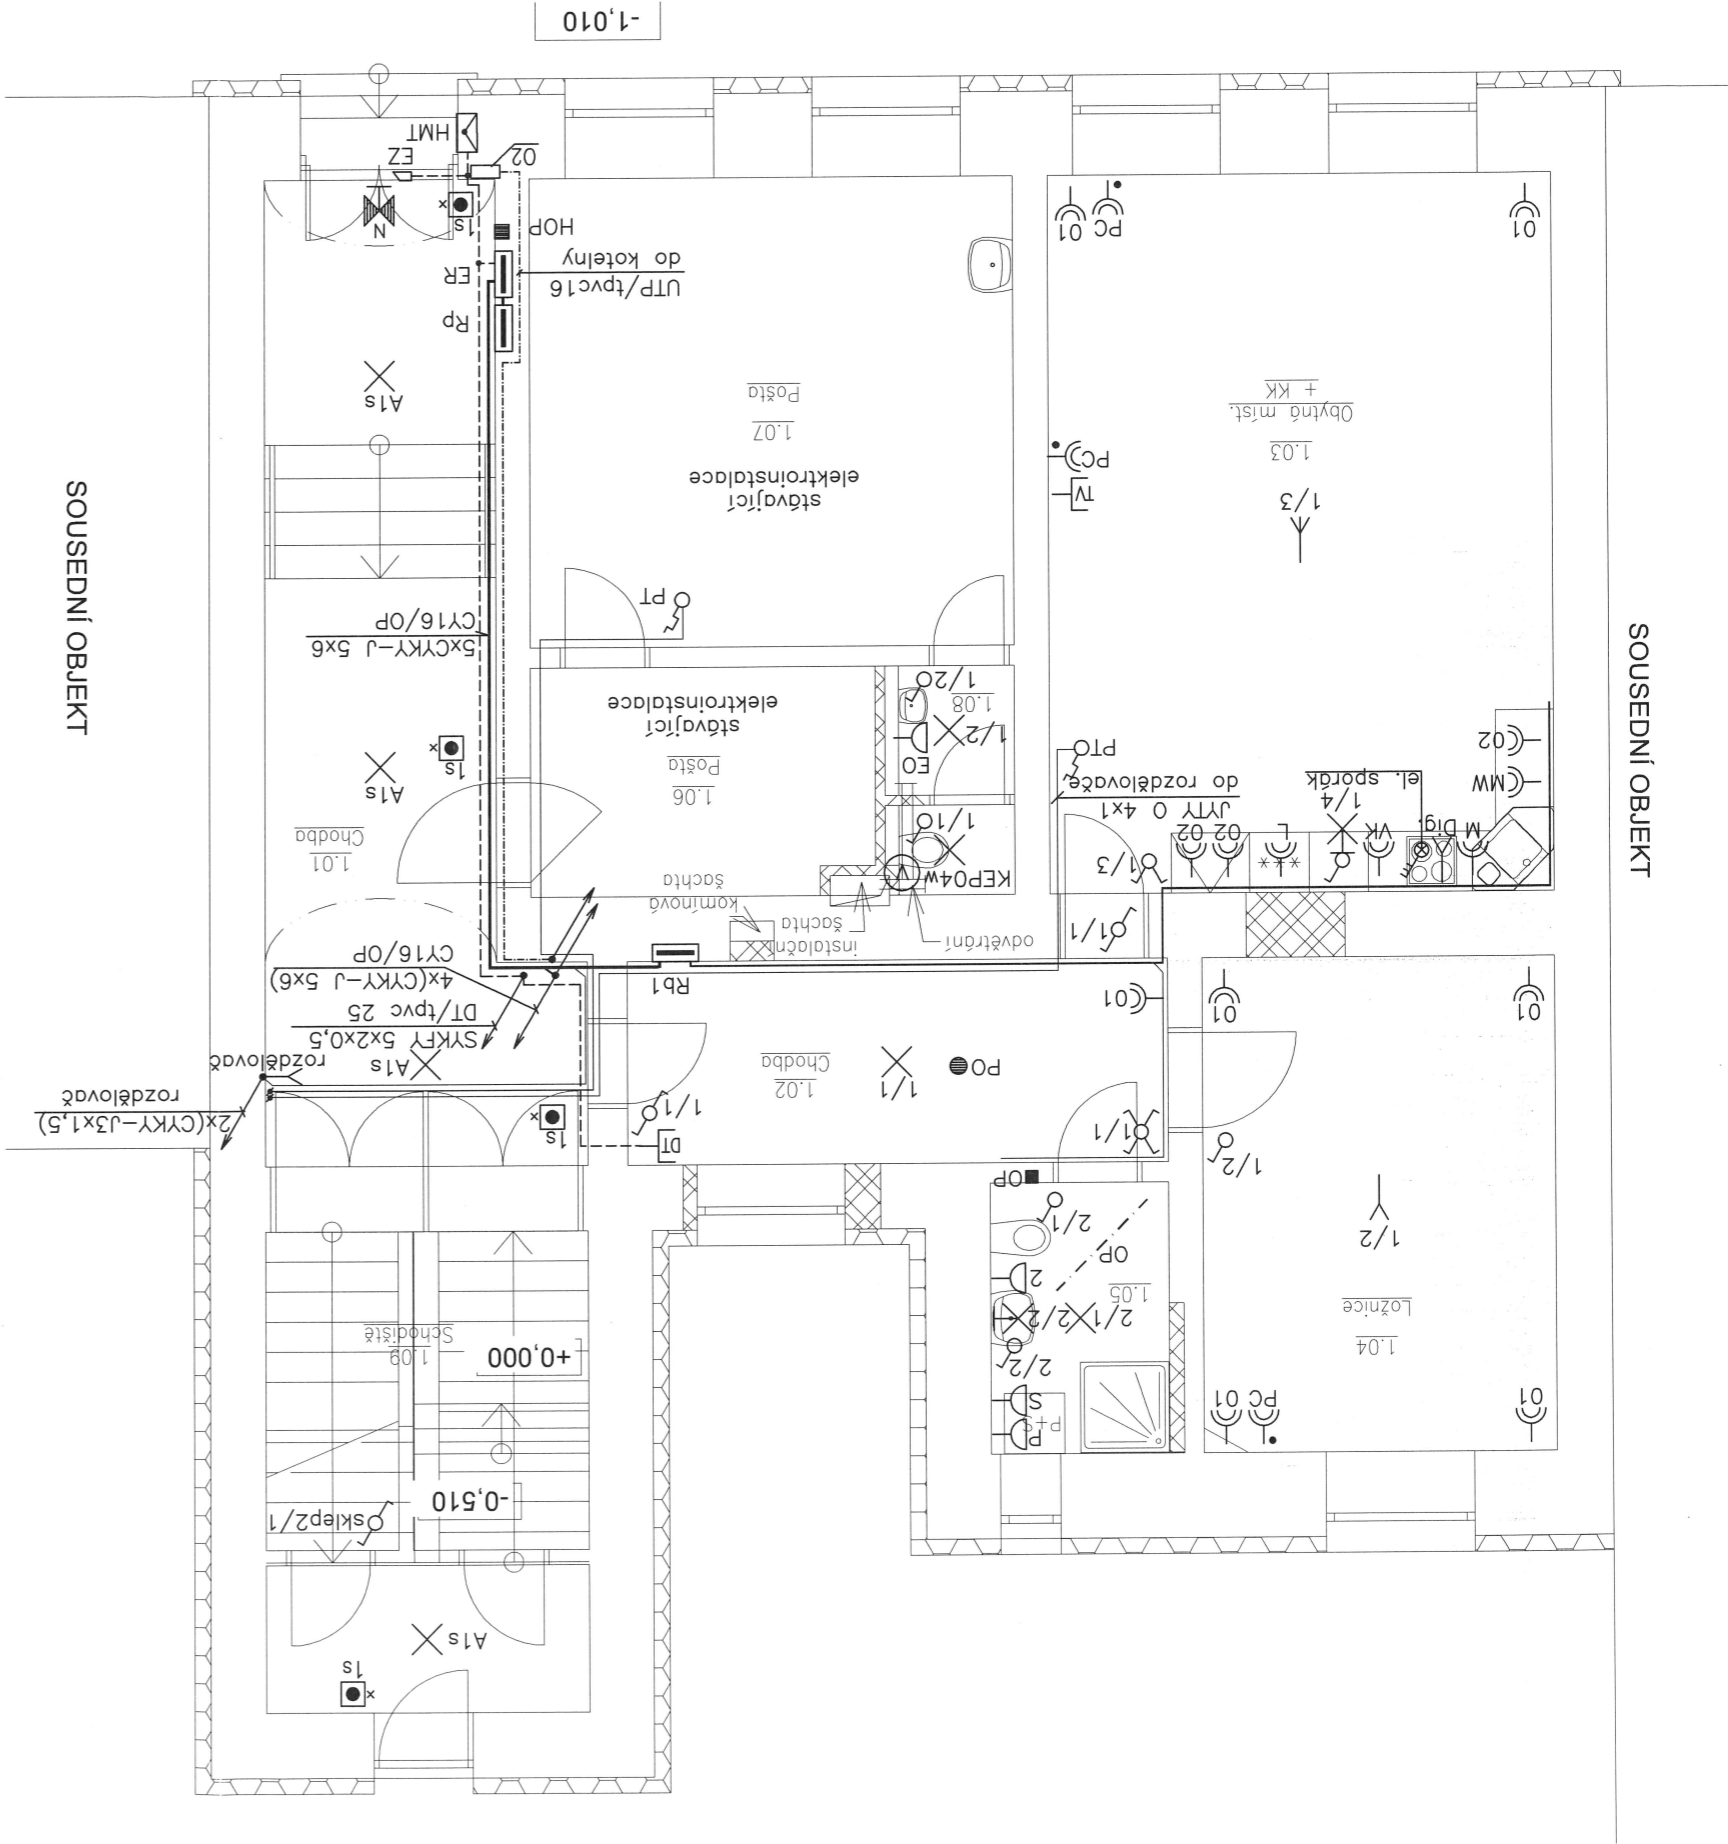


HIP: Ing. Pavel Malínek		PROJEKTANT: Ladislav Lenčes	INVESTOR: Obec Hněvotín č. p. 47 78347 Hněvotín	MÍSTO STAVBY: p.č. 24/1, k.ú. Hněvotín, obec Hněvotín		<div>AKCE: POLYFUNKČNÍ OBJEKT POŠTA HNĚVOTÍN, REALIZACE BYTOVÝCH JEDNOTEK</div> <div>p.č. 24/1, k.ú. Hněvotín, obec Hněvotín</div>	OBSAH VÝKRESU: PŮDORYS 2.NP		
				MĚŘÍTKO: 1:75	FORMÁT: 2x44		DATUM: 03/2018	STUPĚŇ: DSP	ČÍSLO VÝKR. 4
									



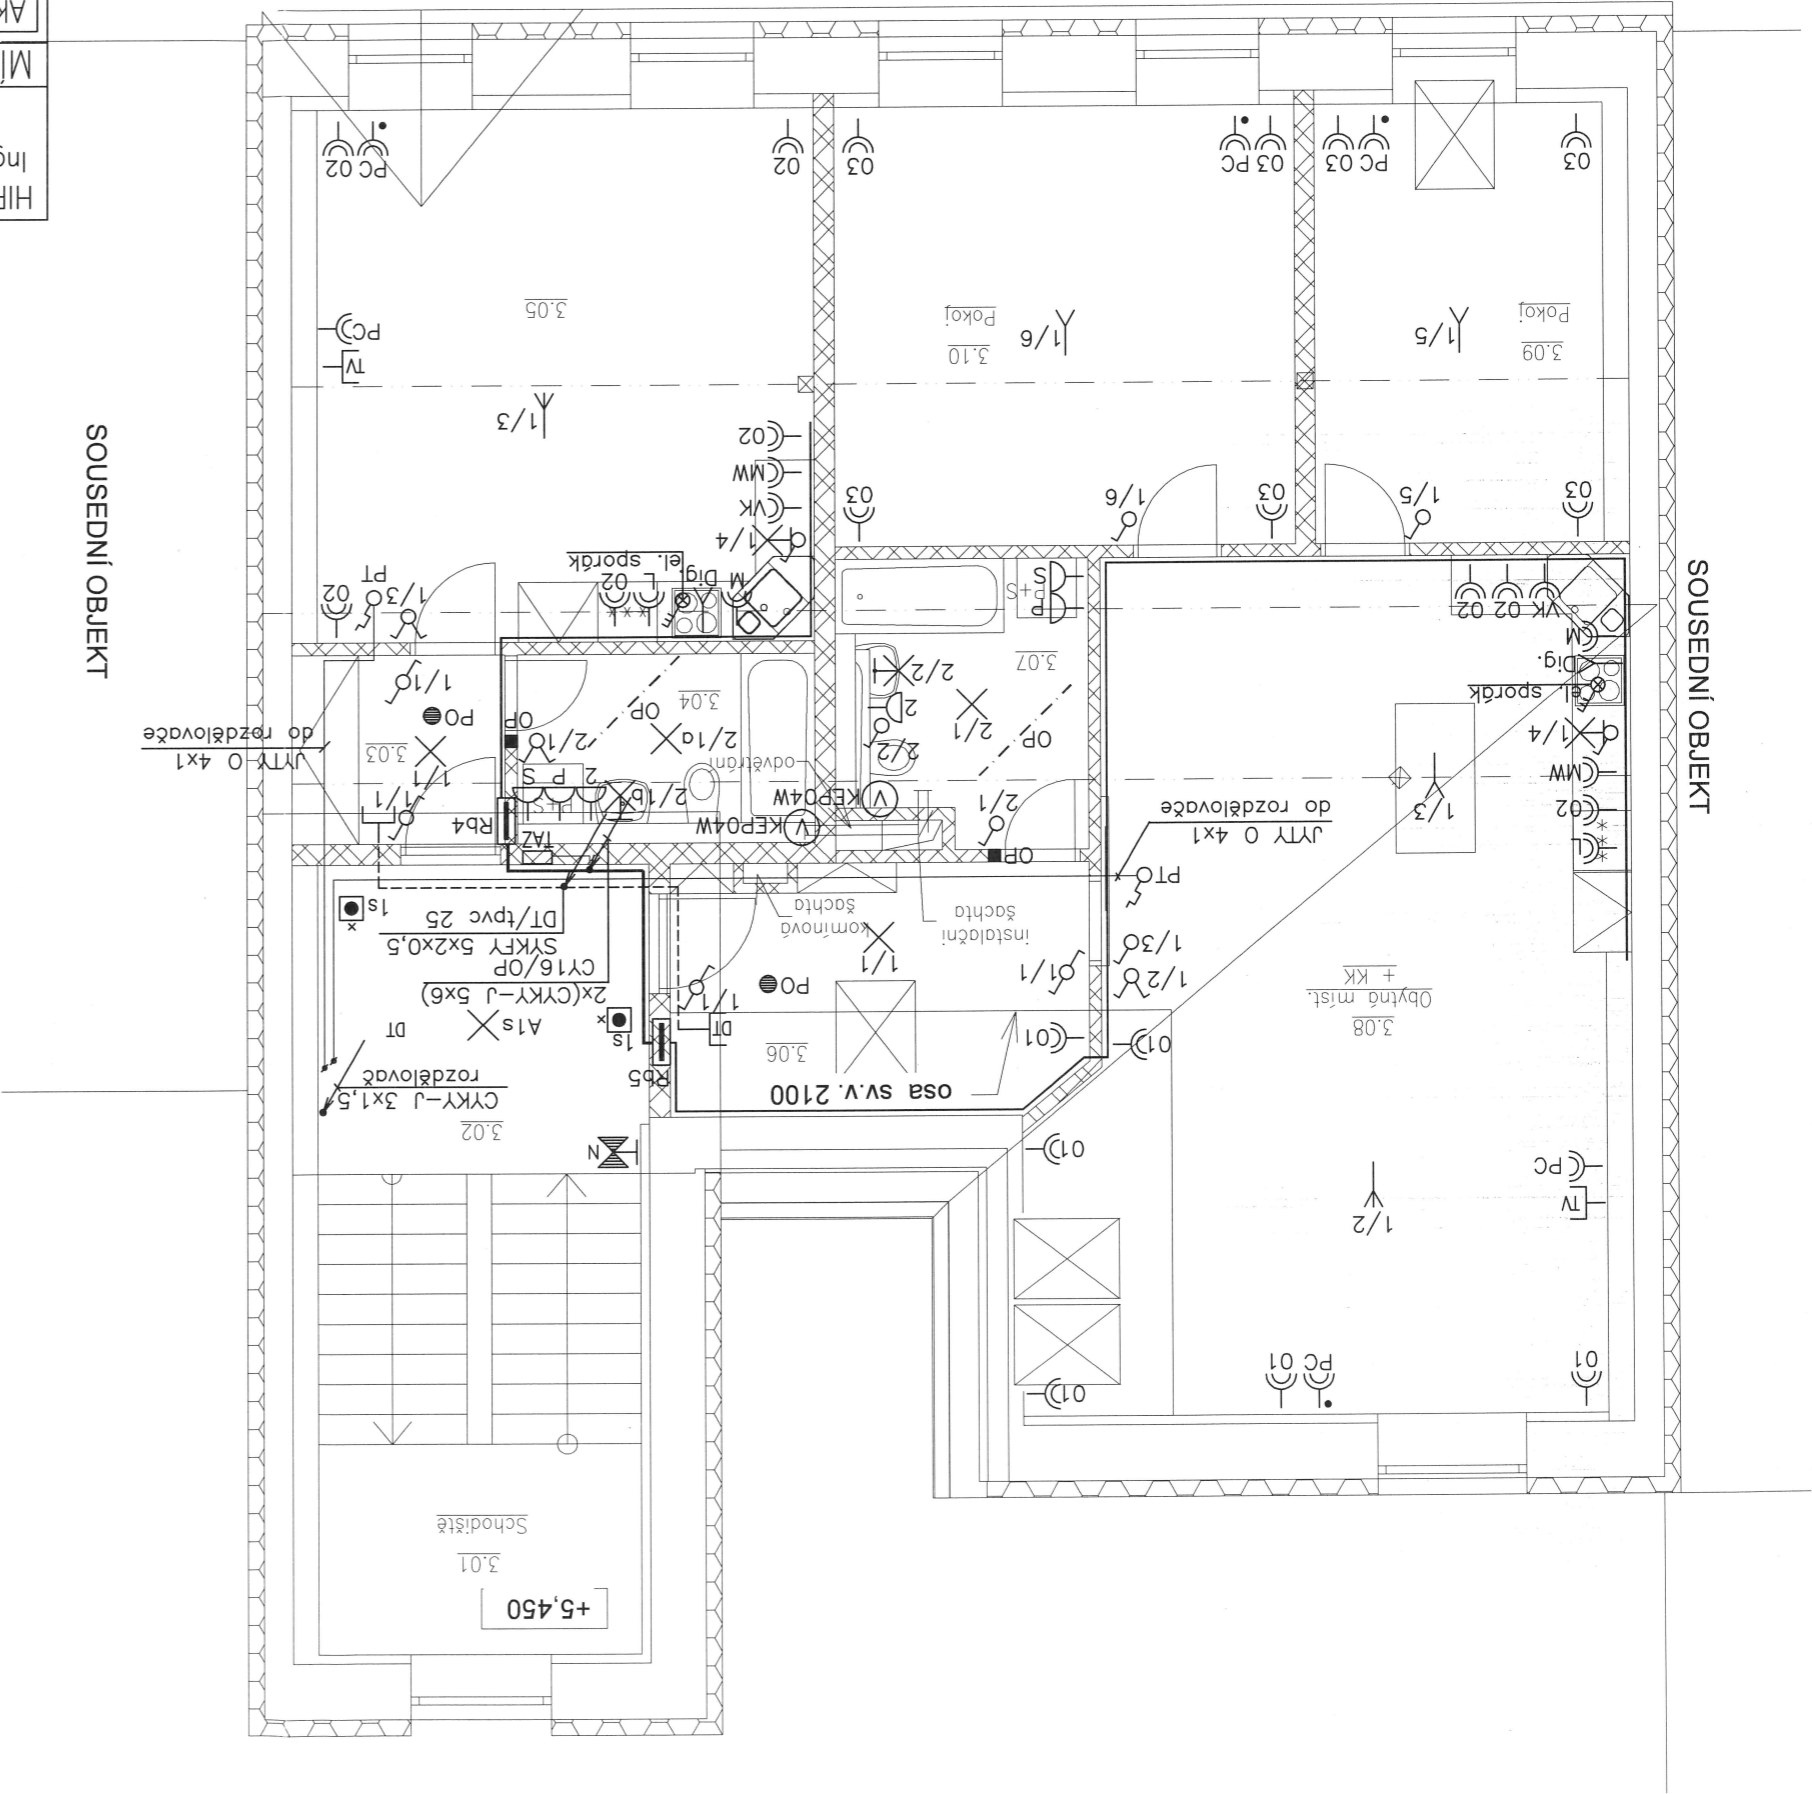

MÍSTO STAVBY: p.č. 24/1, k.ú. Hněvotín, obec Hněvotín		AKCE: POLYFUNKČNÍ OBJEKT POŠTA HNĚVOTÍN, REALIZACE BYTOVÝCH JEDNOTEK		OBSAH VÝKRESU: PŮDORYS 3.NP	
HIP: Ing. Pavel Malínek	PROJEKTANT: Ladislav Lenčes	INVESTOR: Obec Hněvotín	č. p. 47	78347 Hněvotín	
MĚŘÍTKO: 1:75	FORMÁT: 2x44	DATUM: 03/2018	STUPĚŇ: DSP	ČÍSLO VÝKR. 5	1

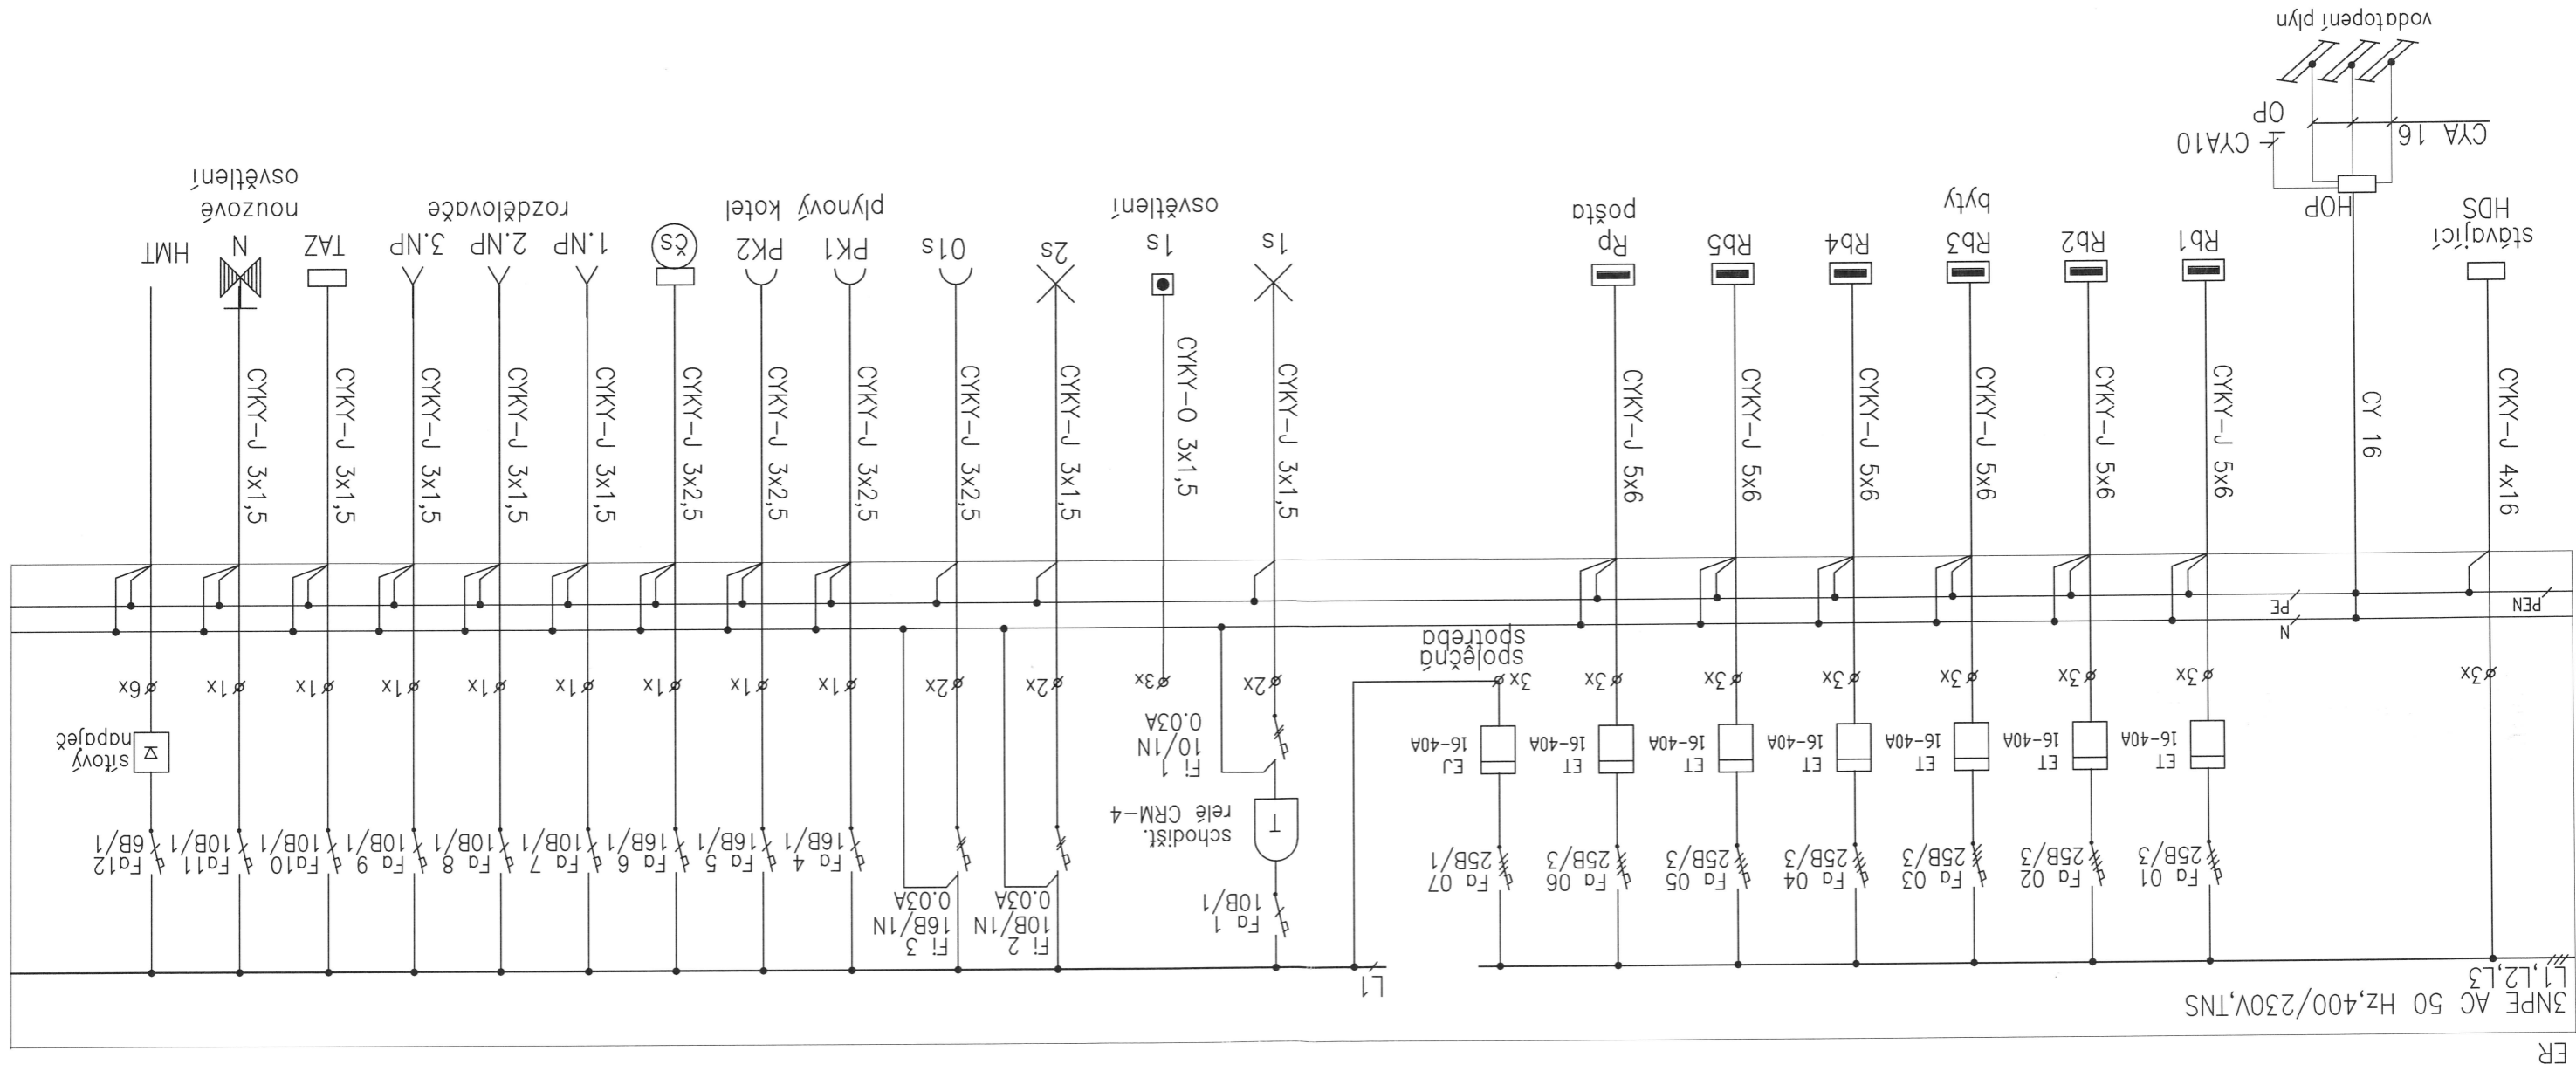



Poznámka:
Rozváděč ER, 1000x1500x250, IP40
Nap. soustava: 3PE+N, 50Hz, 400V/TN-C-S
Ochrana před nebezp. dotykem : die ČSN 332000-4-41 ed2
Prostředí: viz technická zpráva
Zkratová odolnost jističů – 10kA

HJP: Ing. Pavel Malínek		PROJEKTANT: Ladislav Lenžes  Obec Hněvotín č. p. 47 78347 Hněvotín		MÍSTO STAVBY: p.č. 24/1, k.ú. Hněvotín, obec Hněvotín	
<div>AKCE: POLYFUNKČNÍ OBJEKT POŠTA HNĚVOTÍN, REALIZACE BYTOVÝCH JEDNOTEK</div> <div>p.č. 24/1, k.ú. Hněvotín, obec Hněvotín</div>					
HJP: Ing. Pavel Malínek PROJEKTANT: Ladislav Lenžes  Obec Hněvotín č. p. 47 78347 Hněvotín		INVESTOR:		MÍSTO STAVBY: p.č. 24/1, k.ú. Hněvotín, obec Hněvotín	
		MĚŘÍTKO:			
		FORMÁT: A4			
		DATUM: 03/2018			
		STUPEŇ: DSP			
ČÍSLO VÝK. 6		ROZVADĚČ ER			
1					

OBSAH VÝKRESU:		ROZVÁDEČ Rp	
MÍSTO STAVBY: p.č. 24/1, k.ú. Hněvotín, obec Hněvotín	AKCE:	p.č. 24/1, k.ú. Hněvotín, obec Hněvotín	
		POLYFUNKČNÍ OBJEKT POŠTA HNĚVOTÍN,	
		REALIZACE BYTOVÝCH JEDNOTEK	
		p.č. 24/1, k.ú. Hněvotín, obec Hněvotín	
HIP:	Ing. Pavel Malínek	PROJEKTANT:	Ladislav Lenčes
INVESTOR:	Obec Hněvotín	č. p. 47	78347 Hněvotín
MĚŘÍTKO:		FORMÁT: A4	
DATUM: 03/2018		STUPEŇ: DSP	
ČÍSLO VÝK. 7		1	

Poznámka:

Rozváděč zapuštěný 36 modulů
Nap. soustava: 3FE+N, 50Hz, 400V/TN-C-S
Ochrana před nebezp. dotykem : dle ČSN 332000-4-41 ed2
Prostředí: normální bez vnějších vlivů

