


PŮDORYS 2NP - SCHÉMA ROZVODU VYTÁPĚNÍ
MĚŘÍTKO 1:100

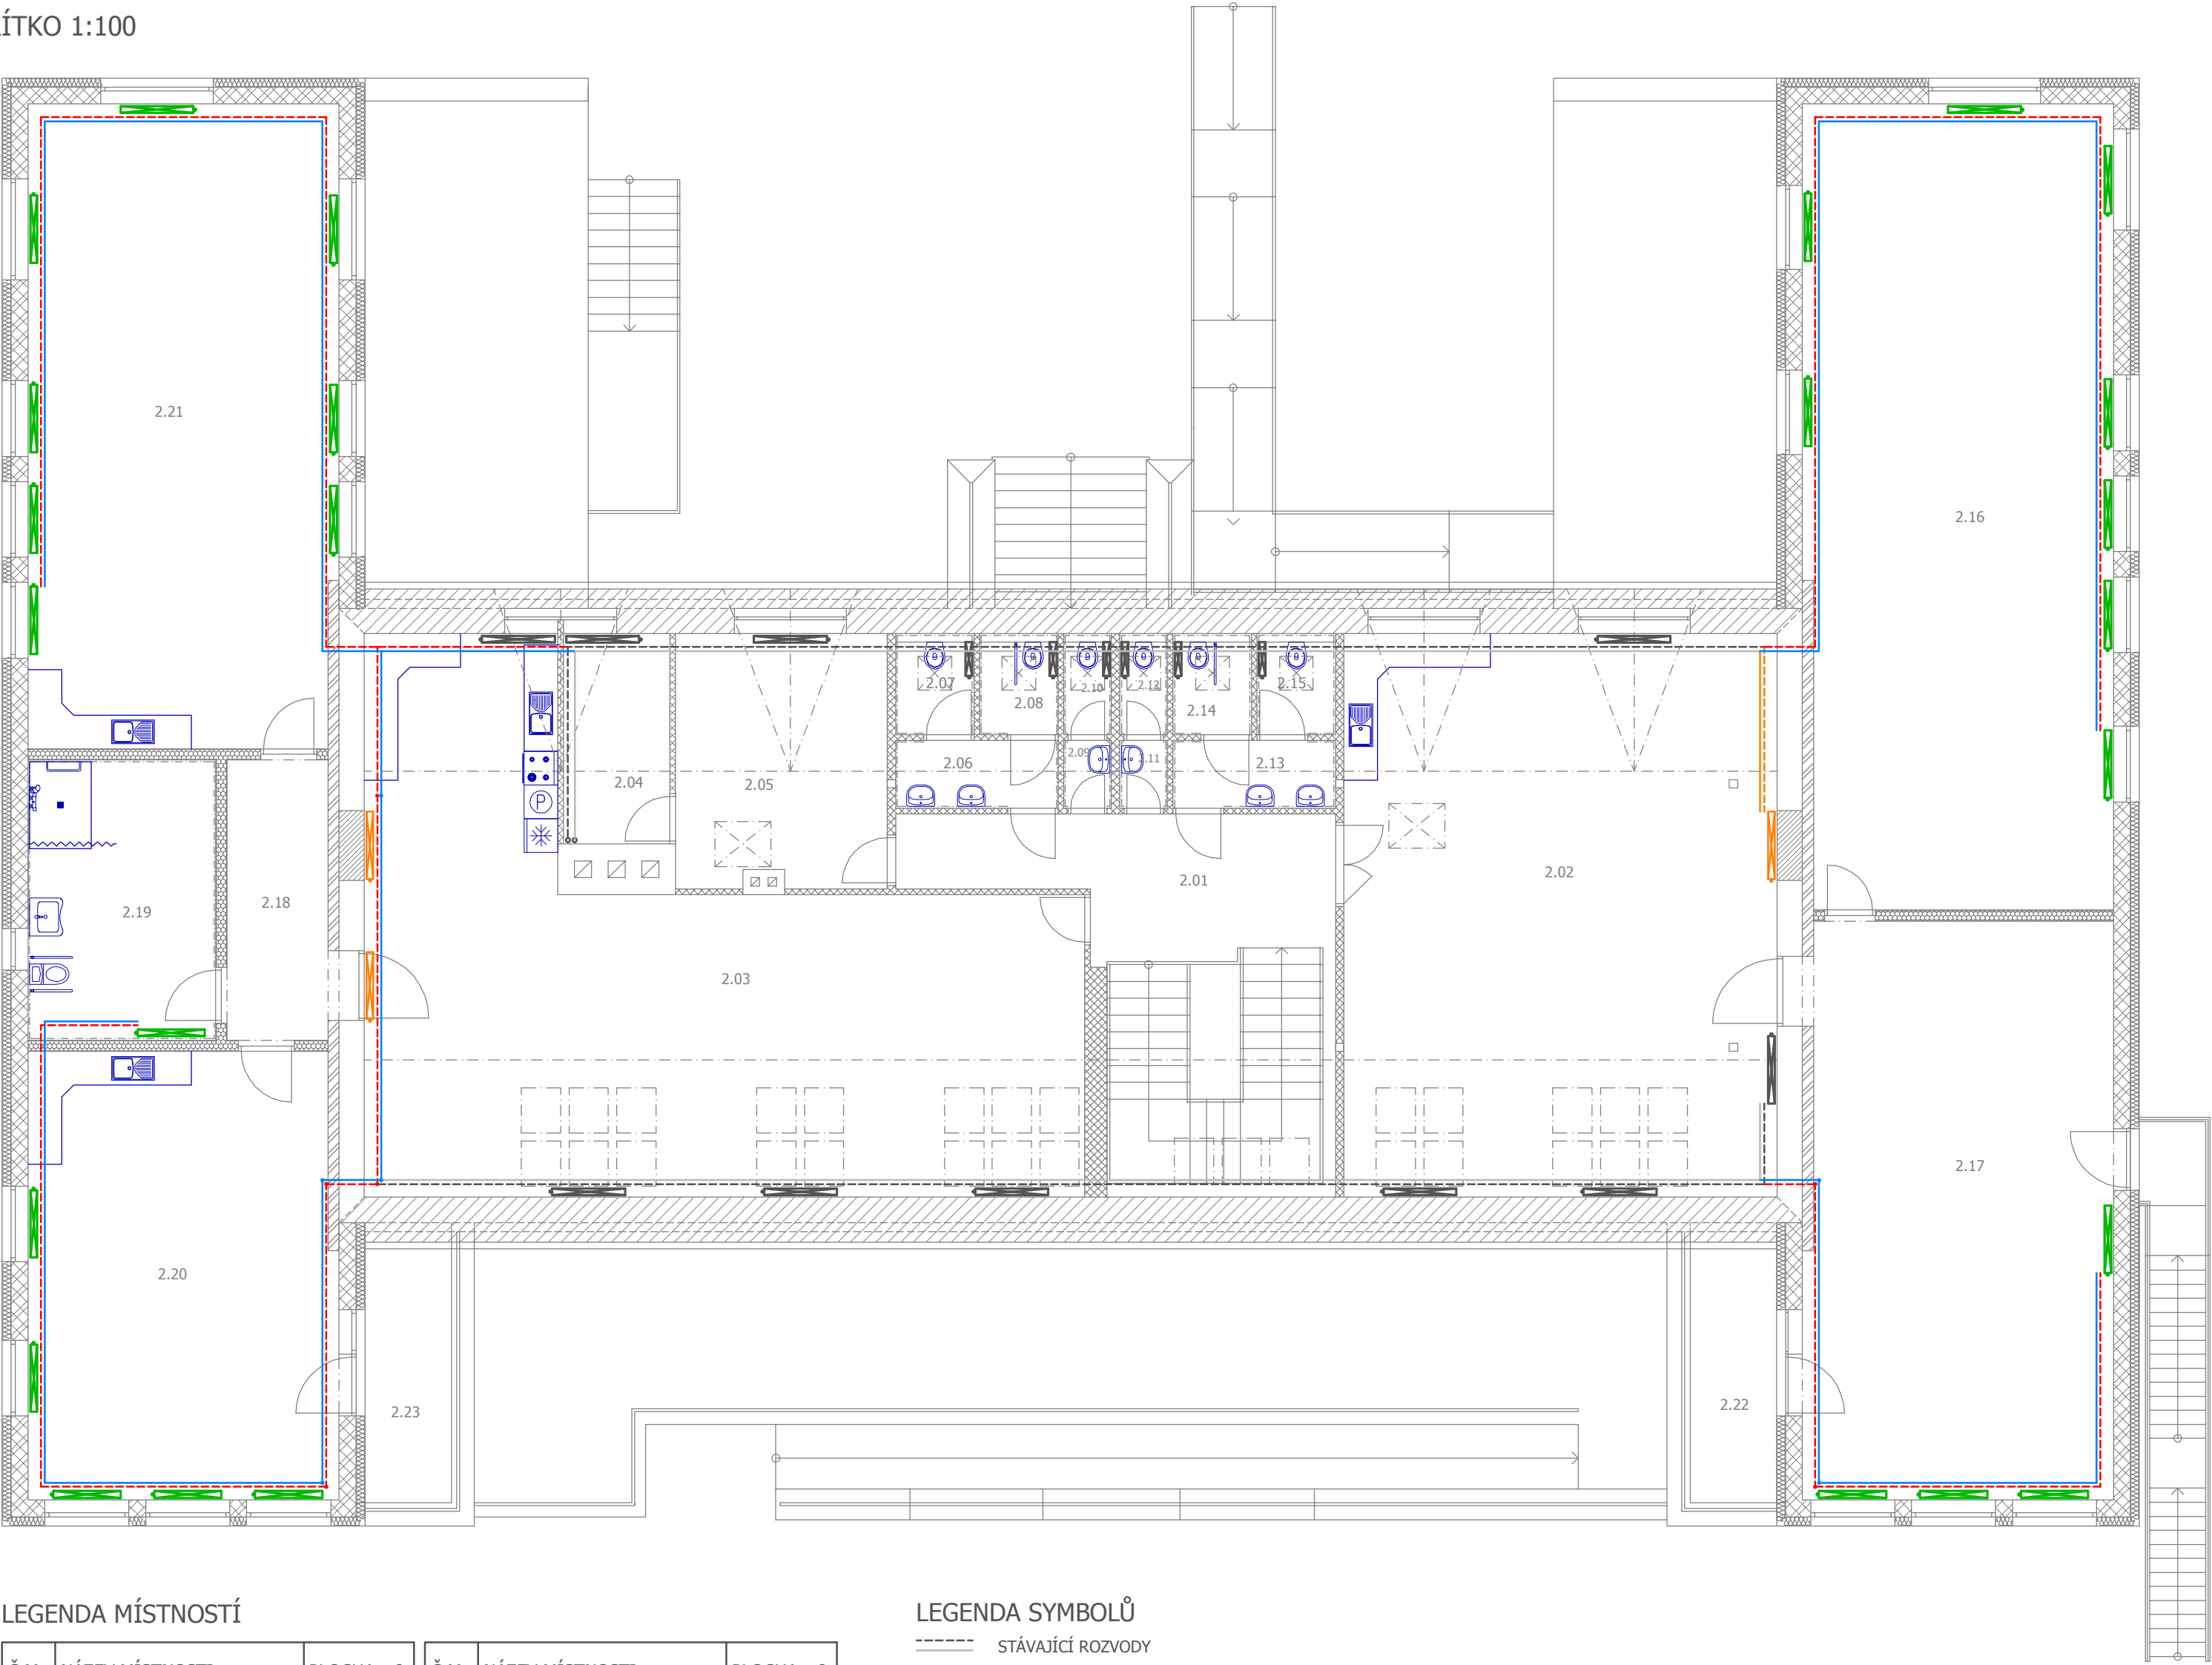


LEGENDA MÍSTNOSTÍ

Č.M.	NÁZEV MÍSTNOSTI	PLOCHA m²	Č.M.	NÁZEV MÍSTNOSTI	PLOCHA m²
2.01	CHODBA SE SCHODIŠTĚM	32,93	2.13	PŘEDSÍŇ WC DÍVKY	3,51
2.02	DENNÍ MÍSTNOST	77,64	2.14	WC DÍVKY	2,52
2.03	CVIČNÝ BYT	86,78	2.15	WC DÍVKY	2,52
2.04	SKLAD	7,13	2.16	HERNA - HUDEBNÍ VÝCHOVA	78,61
2.05	KERAMICKÁ DÍLA	16,91	2.17	DÍLNA - RUČNÍ PRÁCE	56,13
2.06	PŘEDSÍŇ WC CHLAPCI	3,51	2.18	CHODBA	9,00
2.07	WC CHLAPCI	2,52	2.19	WC + UMÝVÁRNA	16,75
2.08	WC CHLAPCI	2,52	2.20	VÝTVARNÁ DÍLNA	43,69
2.09	PŘEDSÍŇ WC CHLAPCI	1,03	2.21	HERNA - POHYBOVÉ CVIČENÍ	63,23
2.10	WC CHLAPCI	1,53	2.22	TERASA	8,50
2.11	PŘEDSÍŇ WC DÍVKY	1,03	2.23	TERASA	8,50
2.12	WC DÍVKY	1,53			

LEGENDA SYMBOLŮ

- STÁVAJÍCÍ ROZVODY
- NOVÉ ROZVODY
- RUŠENÉ ROZVODY
- STÁVAJÍCÍ OTOPNÉ TĚLESO
- NOVÉ OTOPNÉ TĚLESO
- RUŠENÉ OTOPNÉ TĚLESO

Zodpovědný projektant:		Ing. Karel Chadima	Otisk rozřtka:	<div>SPZ DESIGN, s.r.o. Moravská 359/13 779 00 Olomouc - Holice IČ: 278 31 132 telefon: 585 150 411 e-mail: spz.design@seznam.cz web: www.spzdesign.cz</div>
Vypracoval:		Ing. Petr Zavadil		
Kreslil:		Eva Petrošová		
Kraj:	Olomoucký	Místo:	parc.č.st. 1072, k.ú. Uničov, Jirásková č.p. 772, 783 91 Uničov	
Investor:		ZŠ speciální Jasněnka, o.p.s., Jiráskova 772, 783 91 Uničov		
Název stavby:		Střešní dostavba a stavební úpravy objektu denního stacionáře Jasněnka, Uničov		
Obsah výkresu:		PŮDORYS 2NP - SCHÉMA ROZVODU VYTÁPĚNÍ		

Účel projektu:	DUR + DSP
Datum:	09/2018
Číslo archivní(zakázky):	42/18
Datum expedice/verze:	17.10.2018 / V1
Formát výkresu:	6 x A4
Měřtka:	Paré číslo:
1:100	
Číslo výkresu:	
D.1.4.2-1c	