


viz "Situace"

CYKY 5-Jx2,5 + TCEPKPFE 1x4x0,8 z RO
k čerpadlu a elektroodám ve studni - souběžně s vodovodním potrubím

tlak, spínač vodárny

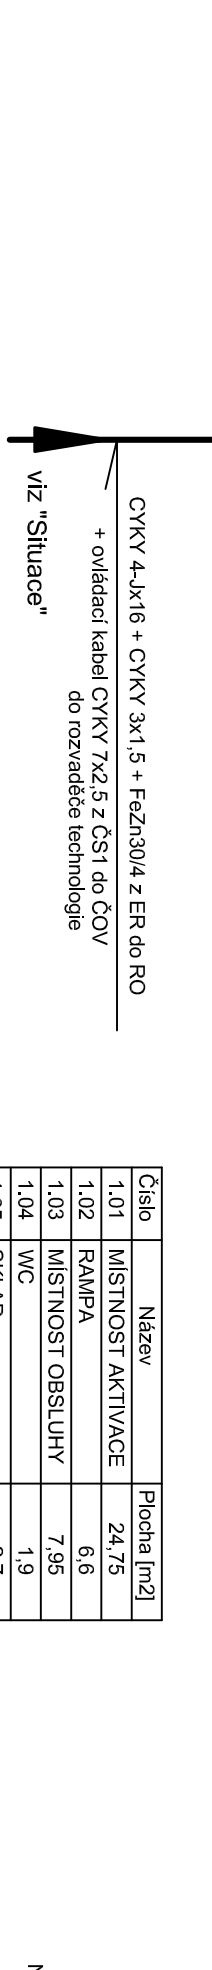

CYKY 4-Jx16 + CYKY 3x1,5 + FeZn30/4 z ER do RO
+ ovládací kabel CYKY 7x2,5 z ČS1 do ČOV
do rozvaděče technologie
viz "Situace"

Číslo	Název	Plocha [m2]
1.01	MÍSTNOST AKTIVACE	24,75
1.02	RAMPA	6,6
1.03	MÍSTNOST OBSLUHY	7,95
1.04	WC	1,9
1.05	SKLAD	2,7
1.06	CHODBA	4,75
1.07	DMYCHÁRNA	6,1

Celková plocha : 54,75 m2

LEGENDA ELEKTROINSTALACE:

VŠECHNA ZÁŘÍVKOVÁ SVÍTIDLA BUDOU VYBAVENA ELEKTRONICKÝMI PŘEDŘADNIKY

	A) ZÁŘÍVKOVÉ SVÍTIDLO PRŮMYSLOVÉ, 2x36W, IP65
	B) SVÍTIDLO STROPNÍ ZÁŘÍVKOVÉ, 2x18W
	C) VENKOVNÍ SVÍTIDLO S POHYB. SNÍMAČEM
	N) SVÍTIDLO NOUZOVOHÉHO OSVĚTLENÍ 8/1NC, IP65
	VYPÍNAČ (1), 10A - 250V
	STŘIDAVÝ PŘEPÍNAČ (6), 10A - 250V
	ZÁSUVKA, 16A - 250V
	ZÁSUVKA, 16A - 400V
	PŘÍMOTOPNÝ PANEL S UVEDENÝM VÝKONEM, IP 24
	VENTILÁTOR 230V - DODÁVKA VZT
	PROSTOROVÝ TERMOSTAT (přep. kontakt) s vypínačem - v Dmychárně septe při >35°C ventilátor
	AKUM. OHŘÍVAČ VODY (BOILER) - DODÁVKA ZT
	SPORÁKOVÁ PŘÍPOJKA 16A - 400V

NAPĚŤOVÁ SOUSTAVA: 3x230/400V~50Hz, TN-C-S

Ochrana před nebezpečným dotykem provedena dle ČSN 33 2000-4-41:

ŽIVÝCH ČÁSTÍ: KRYTEM A IZOLACÍ

NEŽIVÝCH ČÁSTÍ: OCHRANA AUTOMATICKÝM ODPOJENÍM OD ZDROJE

Doplňková ochrana proudovým chráničem dle ČSN 33 2000-4-41

Doplňková ochrana doplňujícím pospojováním dle ČSN 33 2000-4-41

POZNÁMKA:

- 1) PROVEDENÍ A KRYTÍ JEDNOTLIVÝCH SPOTŘEBIČŮ A INSTALAČNÍCH PRVKŮ MUSÍ ODPOVÍDAT VNĚJŠÍM VLIVŮM PŮSOBÍCÍM V DANÉM PROSTORU.
- 2) ROZMÍSTĚNÍ SVÍTIDEL, POPŘ. DALŠÍCH INSTALAČNÍCH PRVKŮ MUSÍ BÝT UPŘESNĚNO DLE ZVOLENÉHO KONKRÉTNÍHO TYPU A Z NĚJ VYCHÁZEJÍCÍHO SVĚTELNĚ TECHNICKÉHO VÝPOČTU, POPŘ. DLE SKUTEČNÉHO ROZMÍSTĚNÍ ZAŘÍZENÍ.
- 3) KONKRÉTNÍ NAVRŽENÉ MATERIÁLY A PŘÍSTROJE JSOU POUZE STANDARDEM, PRO NĚŽ JE NUTNO V NABÍDCE DODAVATELE STAVBY DODRŽET PROJEKTOVANÉ TECHNICKÉ, KVALITATIVNÍ, ROZMĚROVÉ, FUNKČNÍ, UŽIVATELSKÉ A ESTETICKÉ PARAMETRY.

ZODP. PROJEKTANT	Karel Škarda	PROJEKTOVÁ KANCELÁŘ ELEKTRO
PROJEKTANT	Ing. František Novotný	261 01 Příbram I, Hradební 159 e-mail: projekcep@seznam.cz tel.: 737 446 913
INVESTOR	OBEC DRHOVÝ, DRHOVÝ čp. 65, 263 01 DOBRŠÍŠ	
OBEC	DRHOVÝ	PŘÍBRAM
OKRES	STŘEDOČESKÝ KRAJ	
STAVBA	SPLAŠKOVÁ KANALIZACE A ČOV DRHOVÝ	DATUM 09/2016
OBSAH	Příloha 2. SO 01-1 Spodní stavba, SO 01-2 Vrchní stavba 2.4.3 Elektroinstalace	ZAK.ČÍSLO/STUPEŇ 1628-2/P.D.P.S.
		MĚŘÍTKO 1:50
		ČÍSLO VÝKRESU 2