
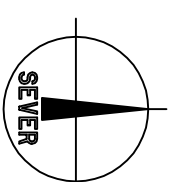


# SO 01 - Čistírna odpadních vod

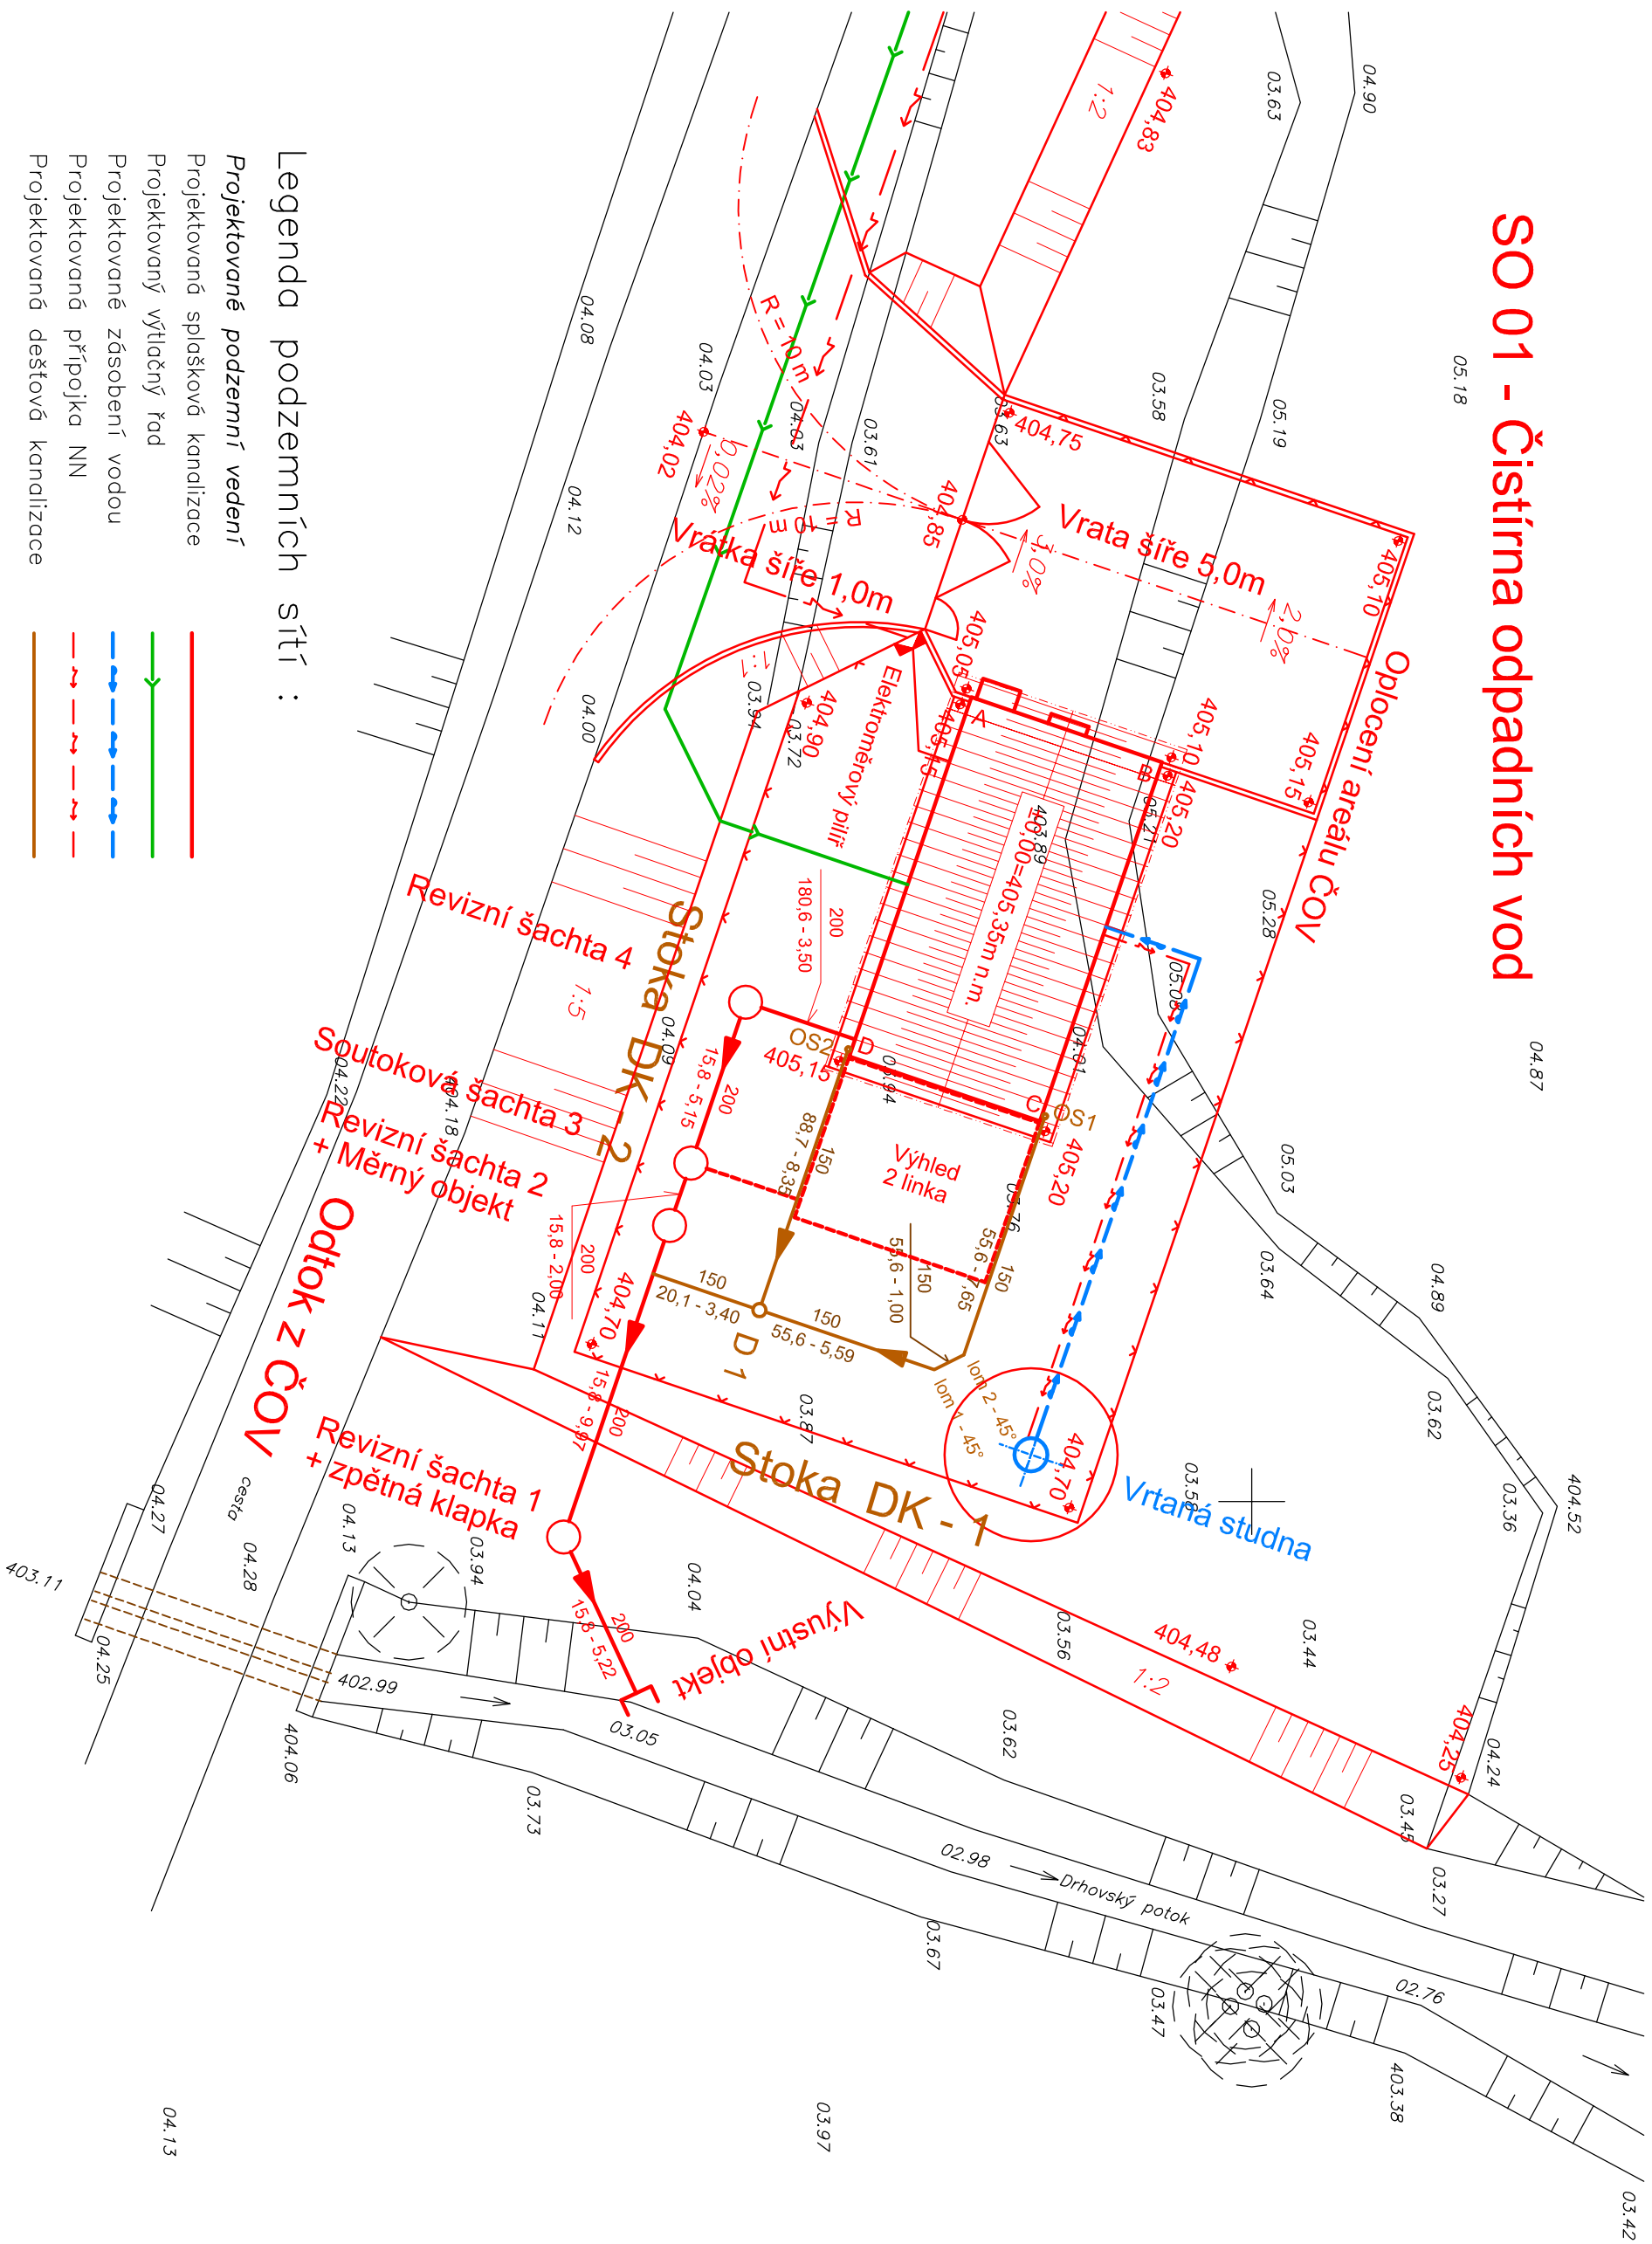

k.ú. Drhovy

# SITUACE STAVBY

MĚŘÍTKO 1:200

ČÍSLO VÝKRESU 3.2