


PŘÍČNÝ ŘEZ
M 1:50

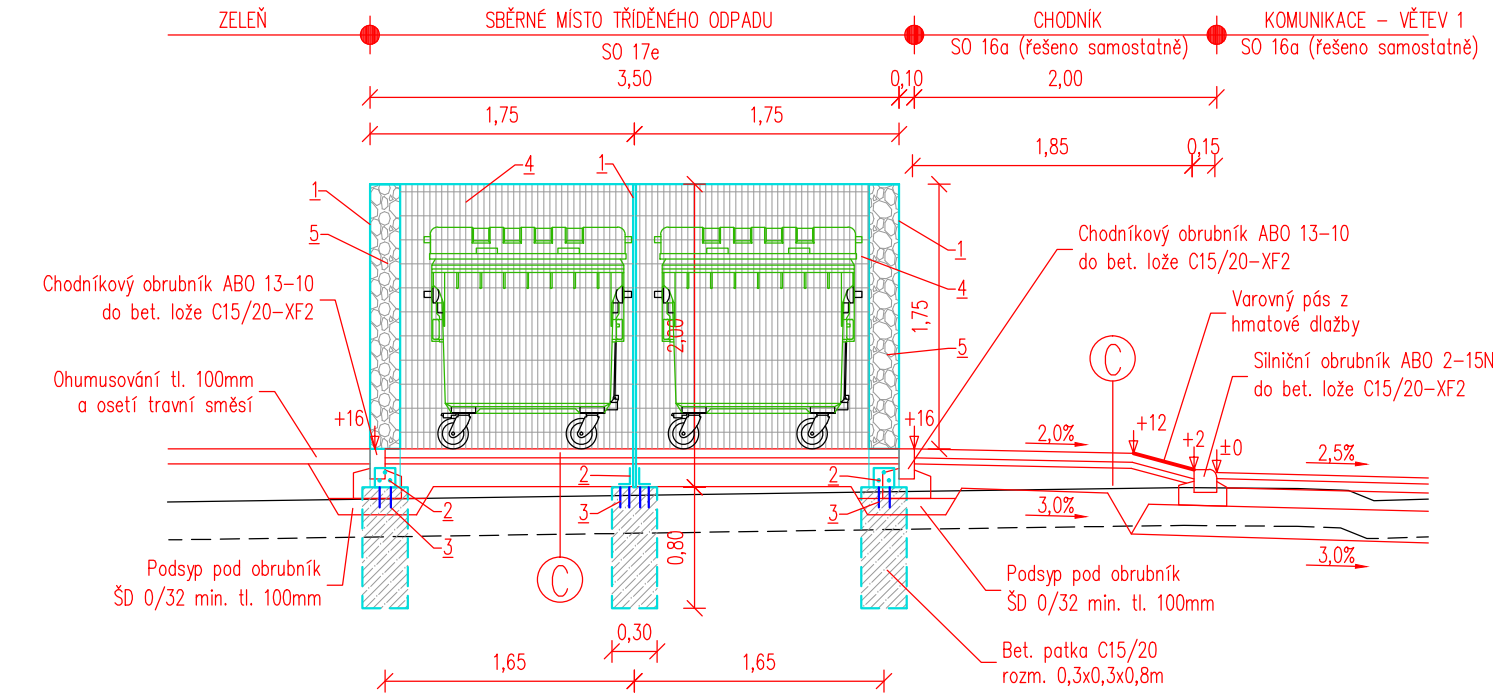


Edef,2= 50MPa Edef,2= 30MPa	KONSTRUKCE VOZOVKY TYPU D2-D-1, TDZ CH, podloží PIII		
	BETONOVÁ ZÁMKOVÁ DLAŽBA DL	60 mm	ČSN 73 6131
	DRČENÉ KAMENIVO FRAKCE DK 8/16	40 mm	ČSN 73 6131
	ŠTĚRKODRŤ ŠDB 0/32	150 mm	ČSN 73 6126
	CELKEM	min. 250 mm	


LEGENDA

- 1 GABIONOVÝ SLOUPEK 2D
- 2 PLOTNA KE SLOUPKU (2ks na sloupek)
- 3 KOTVENÉ CHEMICKOU KOTVOU A ZAVIT. TYČI M8 hl. min 100mm
- 4 2D PLOTOVÝ PANEL
- 5 VÝPLŇ DRČENÝM KAMENIVEM fr. 63/125


PŮDORYS UMÍSTĚNÍ ZÁKL. PATEK
M 1:100

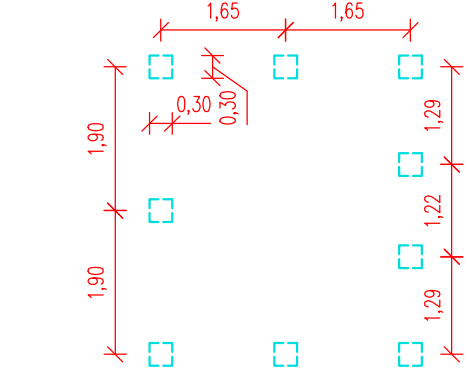
 


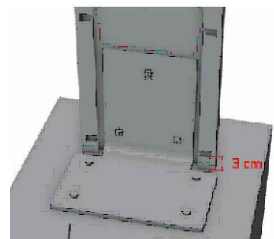

DETAIL KOTVENÍ SLOUPKŮ

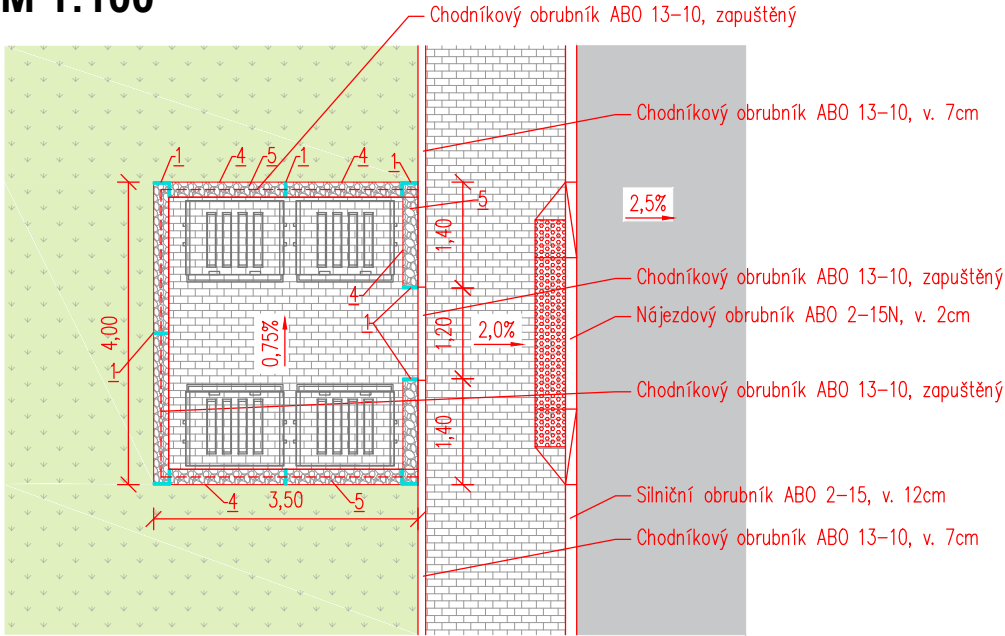

PŮDORYS PLOCHY
M 1:100



							
0	02/2022	Jan Palla	Ing. Štěpán Leitner	Ing. Ondřej Drnovský			
Rev:	Datum:	Vedoucí projektu:	Kontroloval:	Vypracoval:	Popis změny:		
Investor:					 TRASKO Projektce, s.r.o. TEL 517 343 999 Na Nouzce 487/8 DIČ CZ07280921 682 01 Vyškov IČ 07280921 www.projekce.trasko.cz		
Obec Rašovice Rašovice 91, 685 01 Rašovice							
Akce/ místo: "Rodinné domy u rybníka" k.ú. Rašovice u Bučovic							
Objekt: SO 17e Sběrné místo tříděného odpadu					Formát:	Zakázkové číslo:	Stupeň:
Profese: Komunikace					2xA4	PD-21-11-10	DPS
Obsah: NÁVRH SBĚRNÉHO MÍSTA					Měřítko: 1:50 1:100	Číslo výkresu: D.02	Paré: