

INDESING s.r.o.

Ing. Jiří Šejnoha

indesing@email.cz

Jezbořice 110

530 02 PARDUBICE

Váš dopis značky / ze dne Naše značka

Vyřizuje / linka

Moravská Třebová

Ing.ŽA/2017/9005195 Ing. Žáček/143

19.6.2017

Vyjádření VHOS, a.s. k existenci sítí a k projektové dokumentaci na akci:

DLOUHÁ LOUČKA – CHODNÍKY DLOUHÁ LOUČKAPlatnost tohoto vyjádření končí dne: **19.6.2018**

Vzhledem k velkému rozsahu zájmové oblasti, Vám budou poskytnuty přesnější mapové podklady pouze v elektronické podobě. V této souvislosti se prosím obraťte na správce GIS - Bc. Polák - č. tel.: 461 357 136, e-mail: d.polak@vhos.cz.

Podzemní vedení, které v současné době provozuje VHOS, a.s. Vám vytyčíme na základě objednávky (termín možno dohodnout telefonicky – Ing. M.Novotný – č.tel. 461 357 131).

Vodovodní přípojky nejsou v provozní dokumentaci provozovatele k dispozici. O jejich trasách je nutno se informovat u majitelů jednotlivých nemovitostí, případně vlastníka pozemků.


Při zasahování do jiných staveb nebo pozemních komunikací včetně zásahů do terénu v ochranném pásmu vodovodu, respektive kanalizace je stavebník (a jeho prostřednictvím i zhotovitel), v jehož zájmu se tyto zásahy konají, povinen na svůj náklad přizpůsobit úroveň povrchu veškerá zařízení a příslušenství vodovodu i kanalizace, která mají vazbu na jinou stavbu, pozemní komunikaci nebo terén. Uvedené práce je nutno odsouhlasit provozovatelem vodovodního zařízení - vodovod ing. L.Vykydal (č.tel. 461 357 126), kanalizace – p. Šibor (č. tel. 461 357 175).

 **VHOS a.s.**VHOS, a.s., Nádražní 1430/6,
571 01 Moravská Třebová
T + 420 461 357 111

IČO: 48172901 4/16 DIČ: CZ48172901


Ing. Dana Mikulková
Vedoucí útvaru VHC

Příloha: potvrzená přehledná situace se zákresem navrhovaných chodníků
Na vědomí: Středisko vodovodů MT a SY - ing. L.Vykydal

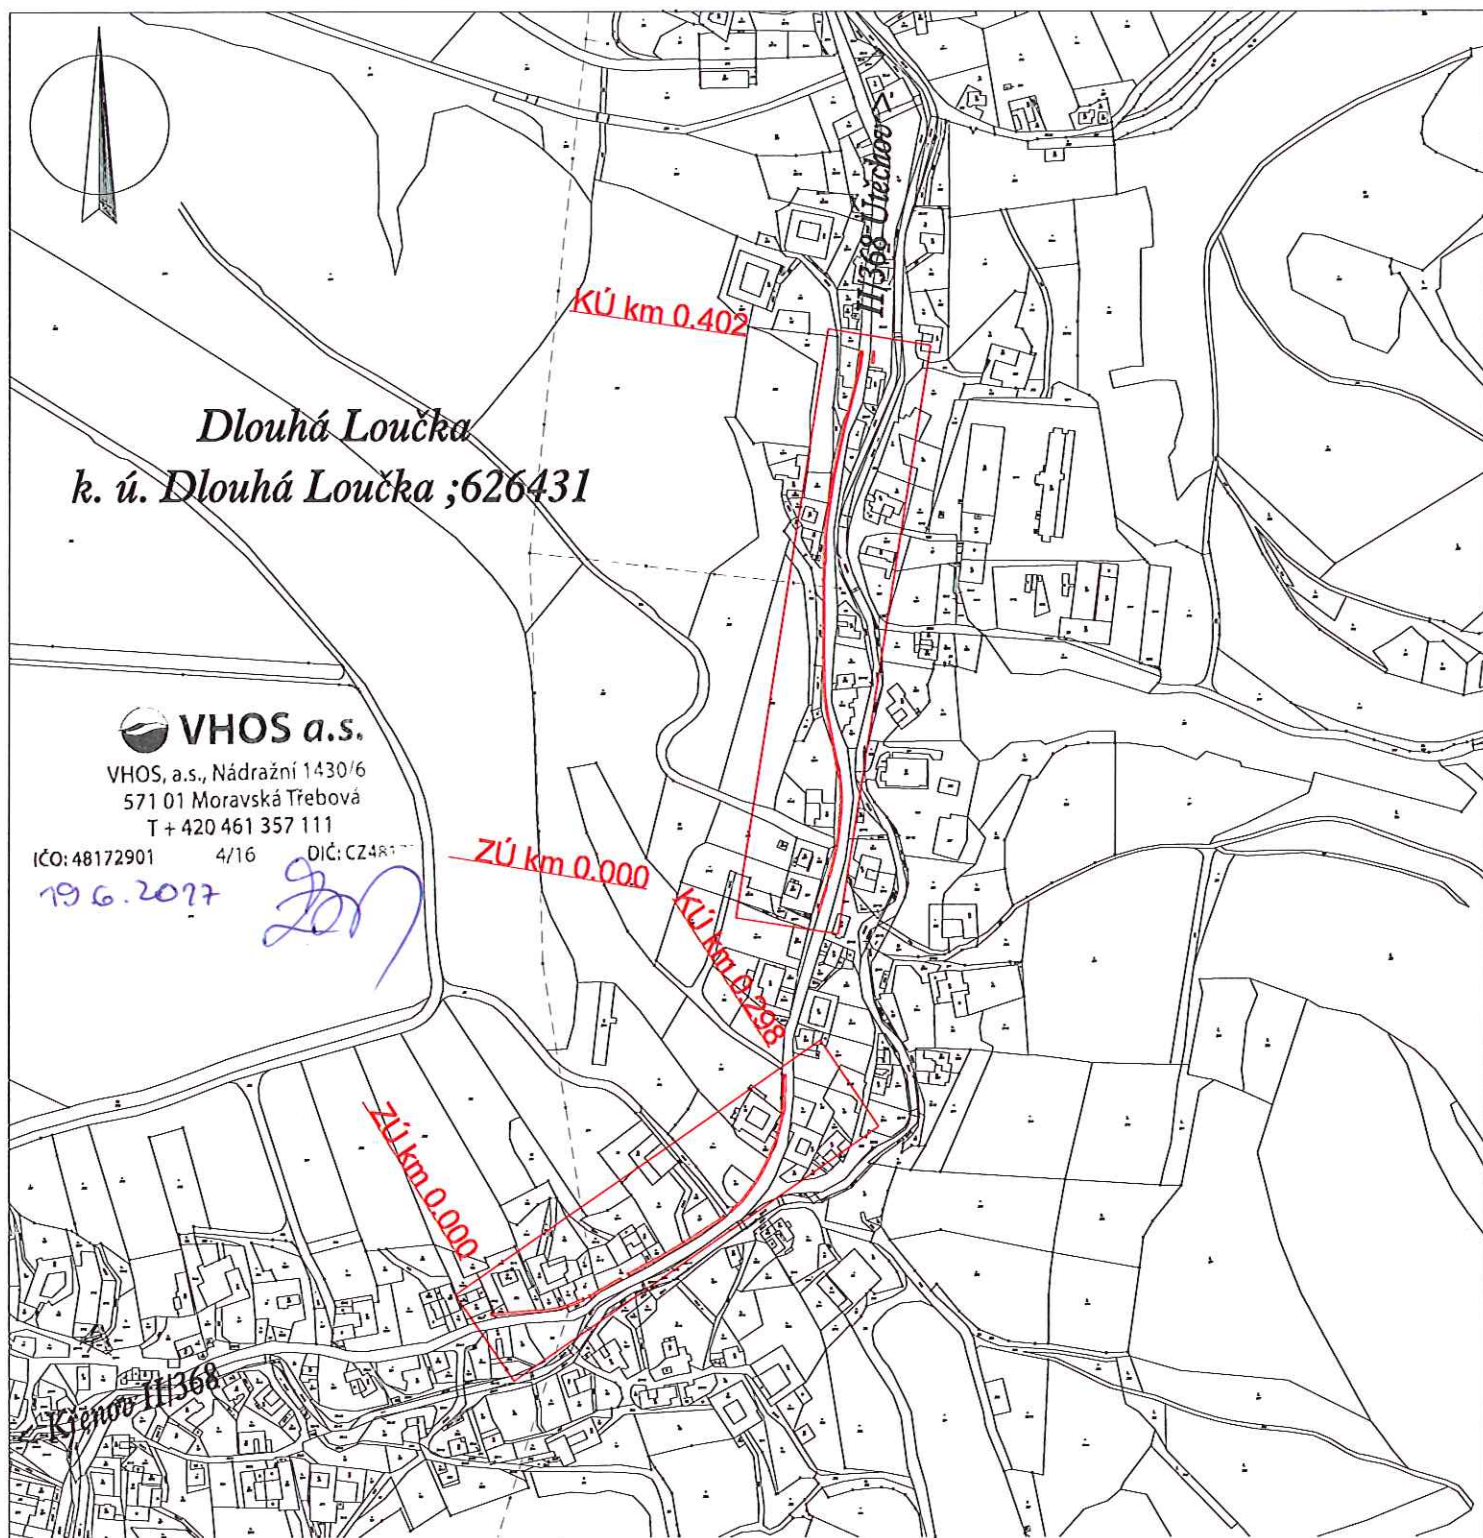

VHOS a.s.
 VHOS, a.s., Nádražní 1430/6
 571 01 Moravská Třebová
 T + 420 461 357 111
 IČO: 48172901 4/16 DIČ: CZ481
 19.6.2017

ZPRACOVAL		ZODPOVĚDNÝ PROJEKTANT		INDESING s.r.o. Jezbořice 110 530 02 email : indesing@email.cz mobil : 777886889 IČO 268 76 035					
Tomáš Sojka		Ing. Jiří Šejnoha							
Sojka									
KAT. ÚZEMÍ	Dlouhá Loučka	KRAJ	Pardubický						
INVESTOR		Obec Dlouhá Loučka							
CHODNÍKY DLOUHÁ LOUČKA									
						DRUH PROJEKTU		DSP	
						FORMÁT		A4	
						DATUM		květen 2017	
ČÍSLO ZAKÁZKY 201705									
MĚŘÍTKO 1:5000									
Č. PŘÍLOHY B.1									
PŘEHLEDNÁ STITUACE									