




PŮDORYS 1.NP

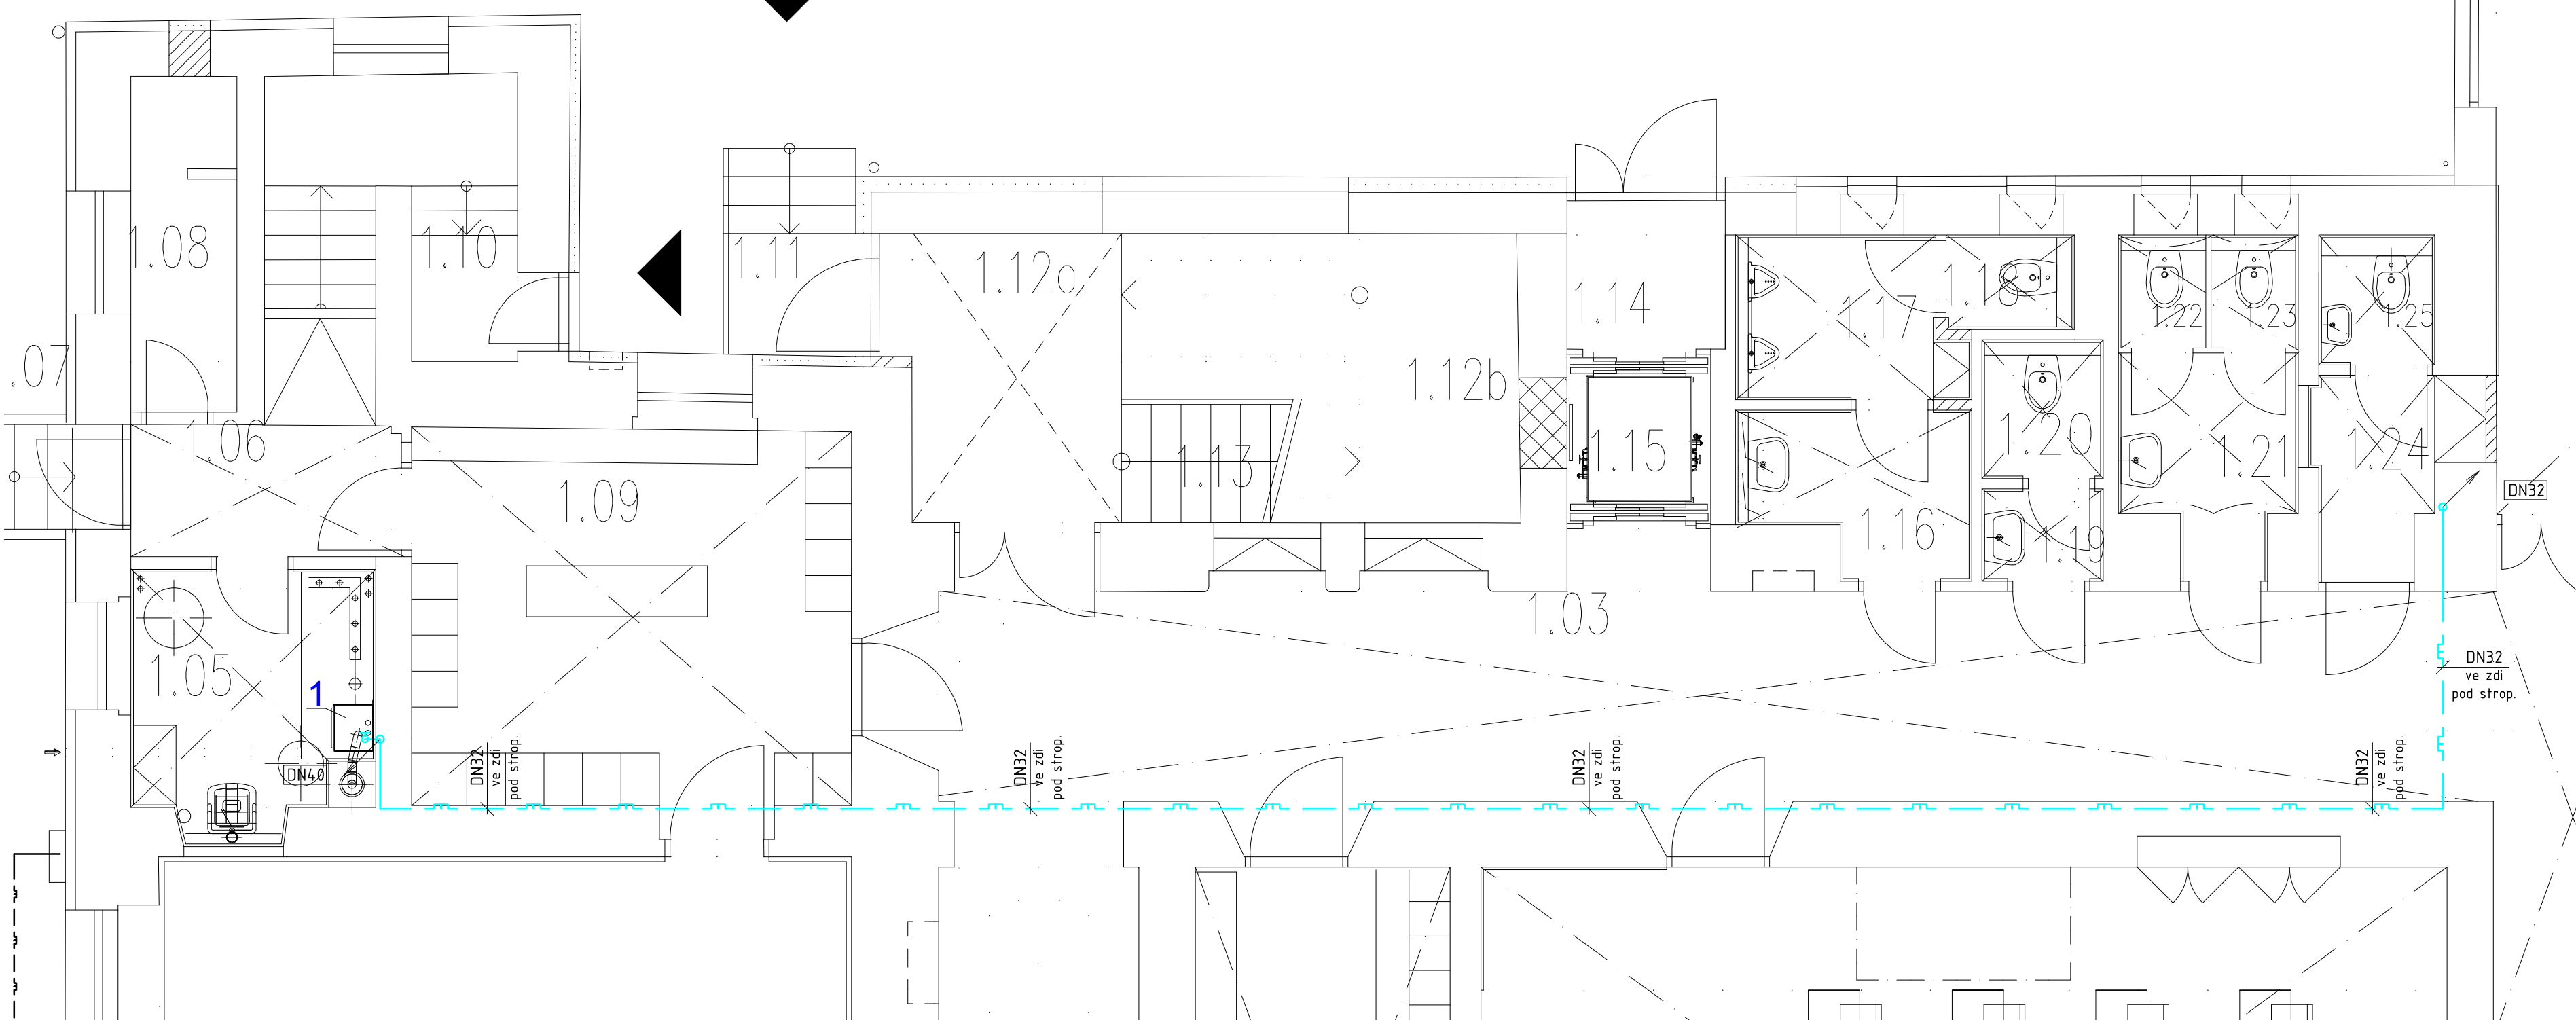


PŮDORYS 1.PP

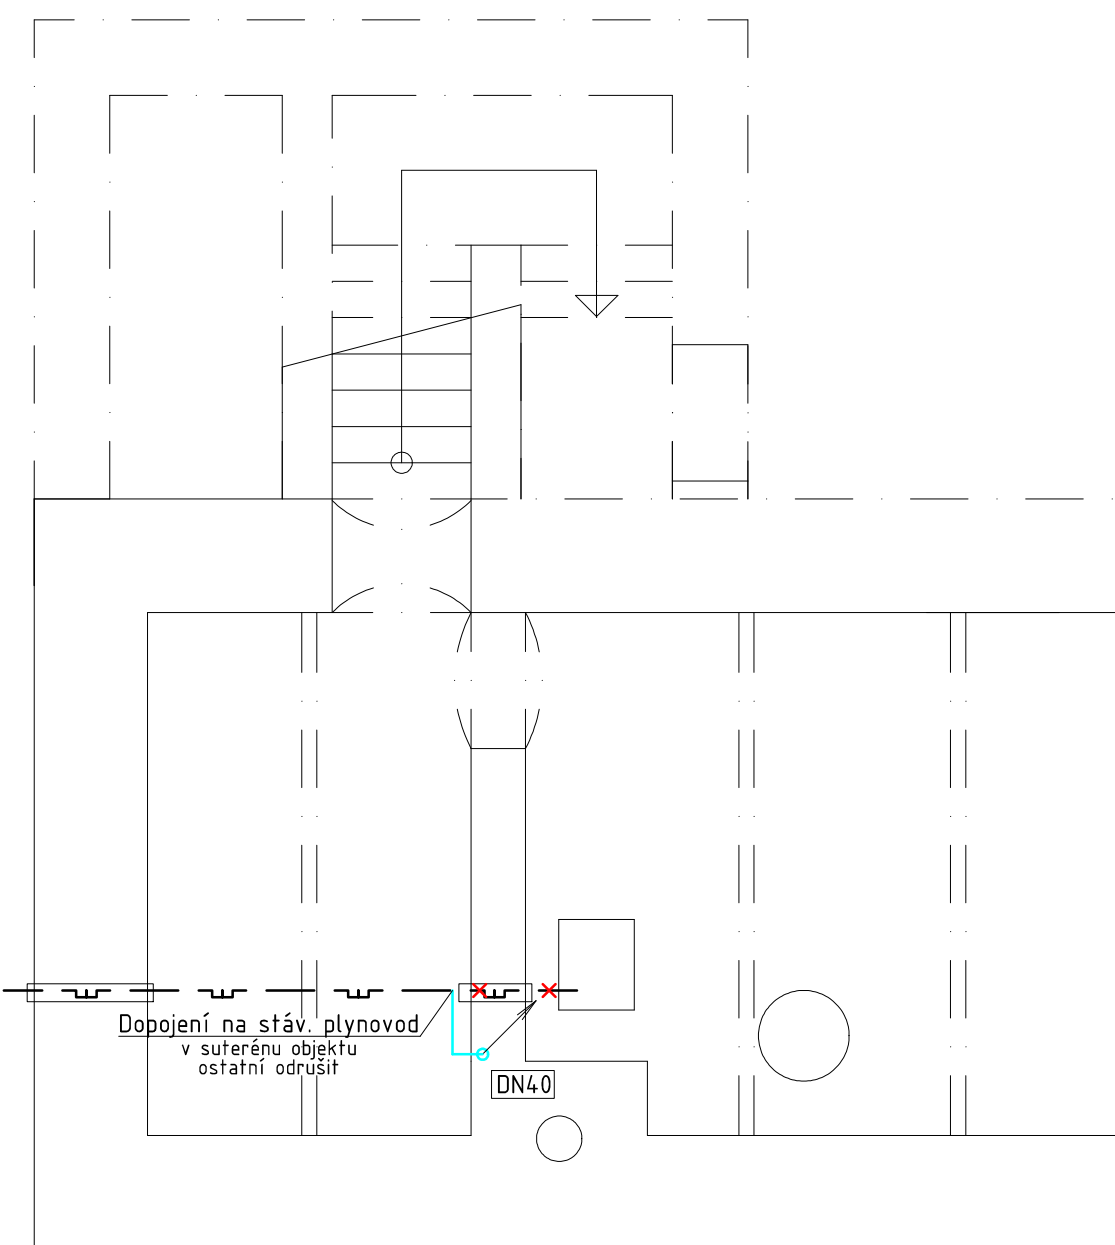

PŮDORYS 2.NP

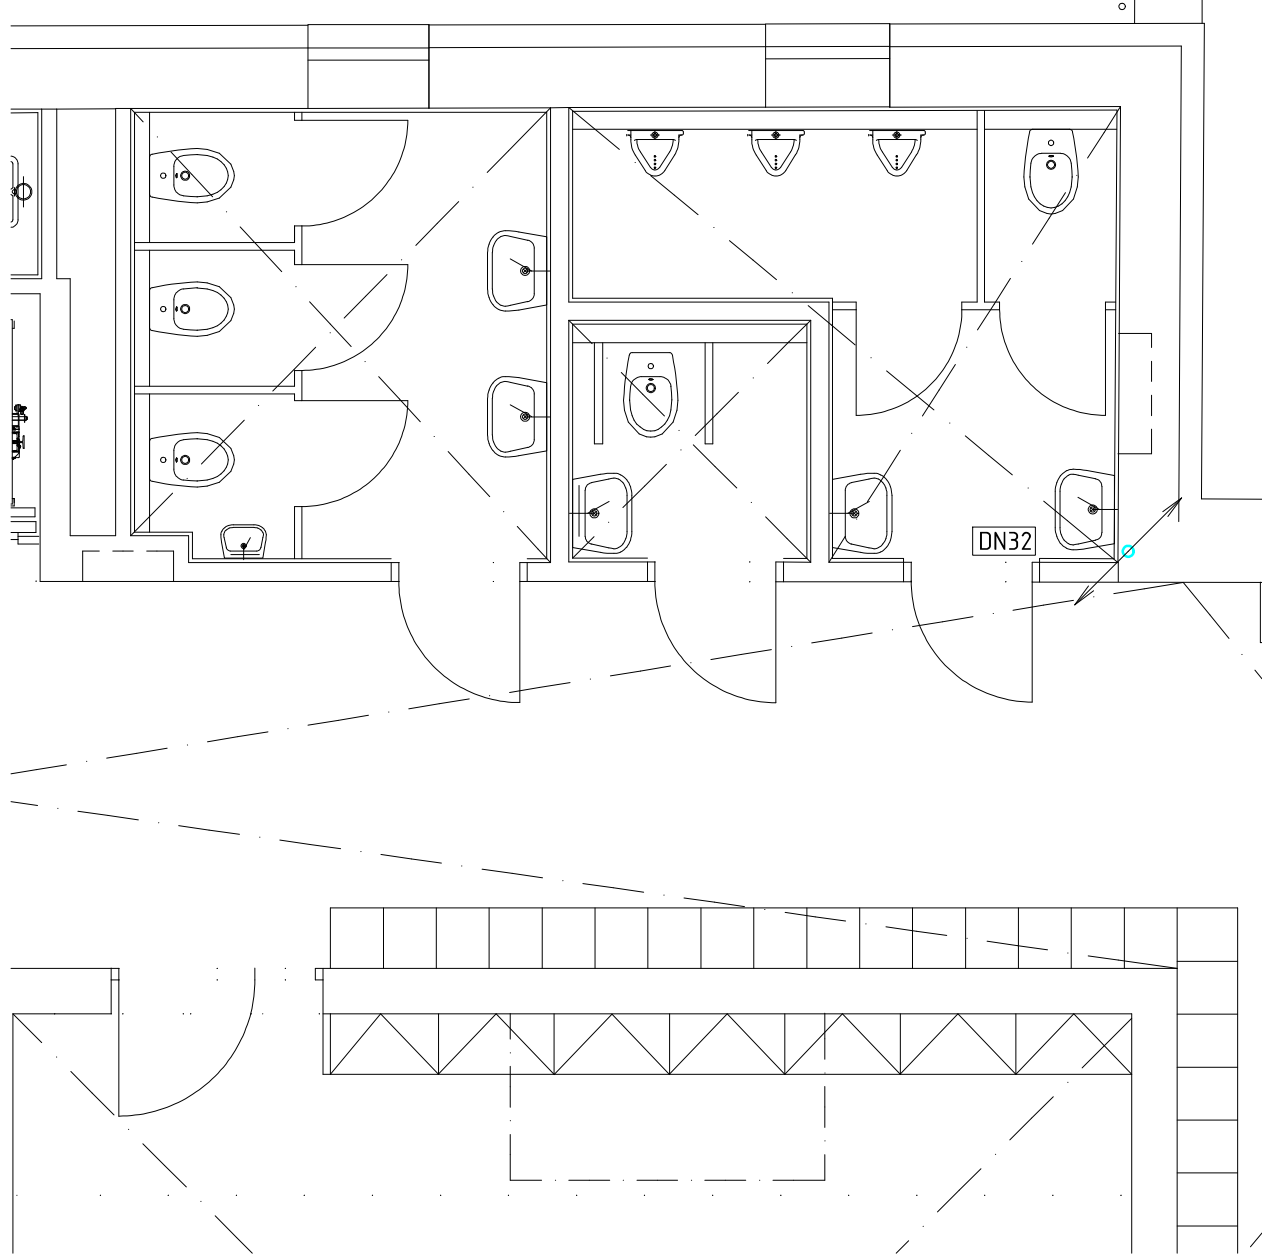

PŮDORYS 3.NP

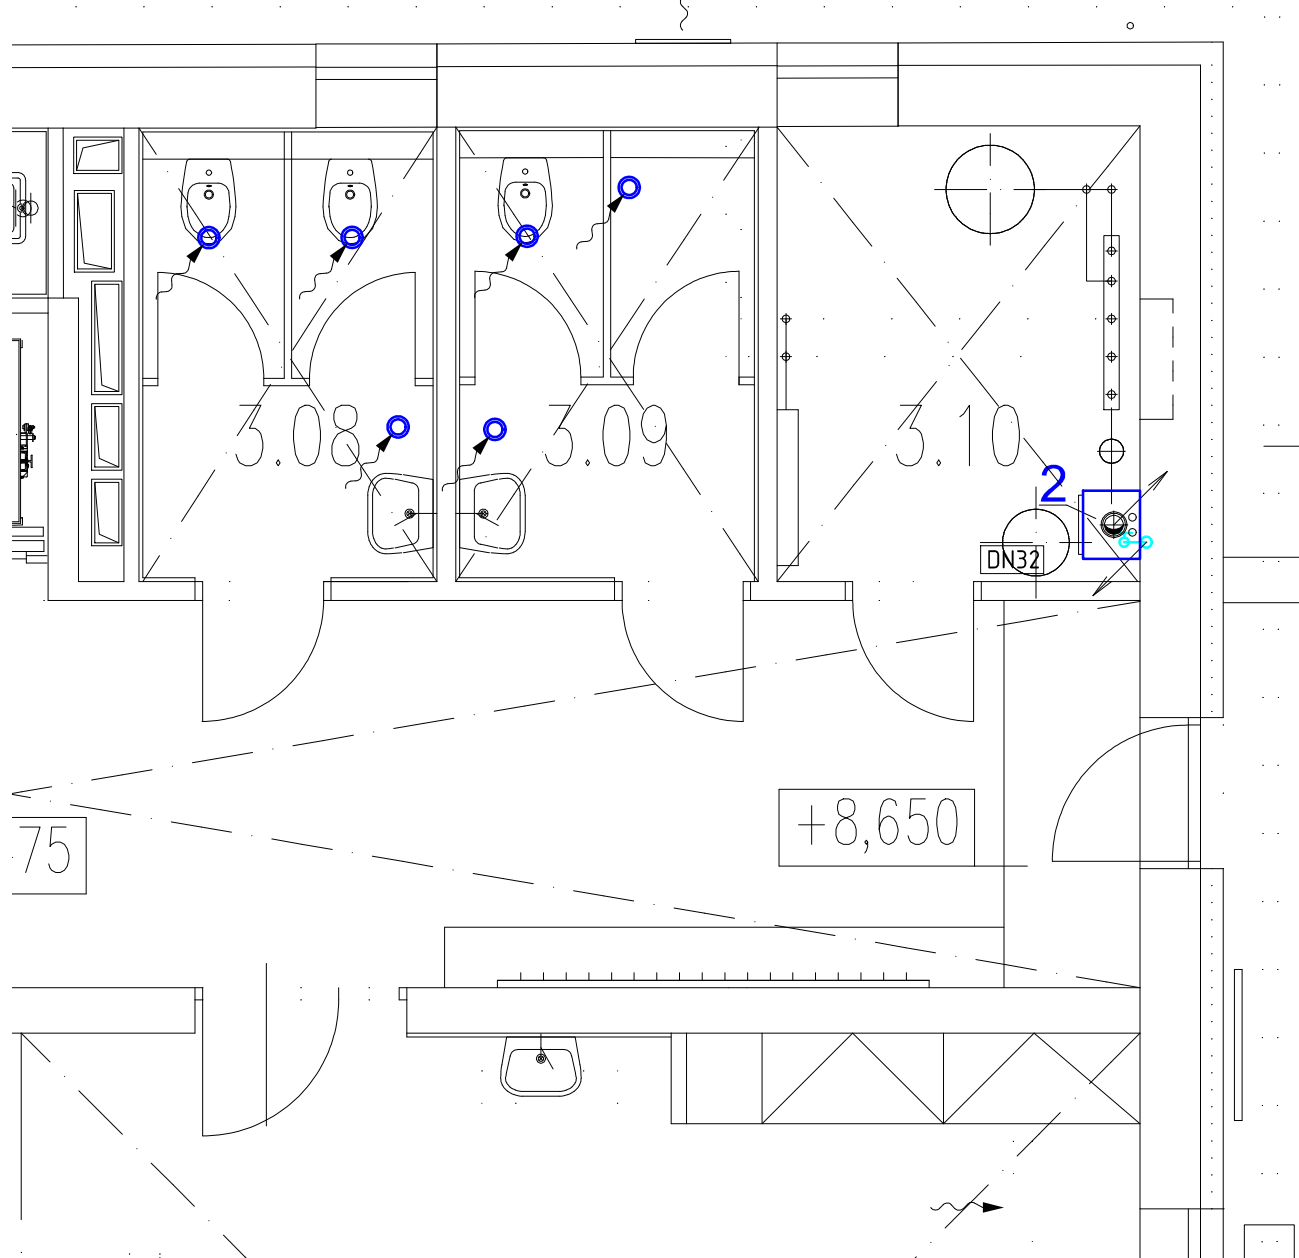

UPOZORNĚNÍ:

1. DODAVATELSKÁ ORGANIZACE PROVĚŘÍ PŘED ZAHÁJENÍM MONTÁŽNÍCH PRACÍ DRUH A VELIKOST PLYNOMĚRU A PROVEDE KONTROLU TRASY VEN. PŘÍPOJ. POTRUBÍ.
2. ROZPĚRKA PLYNOMĚRU MUSÍ BÝT VODIVĚ PROPOJENA, SIGNALIZAČNÍ VODIČ VYVÉST DO SKŘÍNĚ MĚŘENÍ.

LEGENDA ZAŘÍZENÍ

- 1 1x STÁVAJÍCÍ PLYNOVÝ KONDENZAČNÍ KOTEL 45,0kW (V NOVÉM MÍSTĚ)  
1x KU DN 25,  $\dot{Q}_{max} \leq 1x 4,9 \text{ m}^3/\text{h}$   
ODTAH SPALIN A PŘÍVOD VZDUCHU Z VENKOVNÍHO PROSTORU
- 2 1x NOVÝ PLYNOVÝ KONDENZAČNÍ KOTEL 35kW  
1x KU DN 20,  $\dot{Q}_{max} \leq 1x 3,8 \text{ m}^3/\text{h}$   
ODTAH SPALIN A PŘÍVOD VZDUCHU Z VENKOVNÍHO PROSTORU

LEGENDA POTRUBÍ

- STÁVAJÍCÍ AREÁLOVÝ PLYNOVOD NTL - OCEĽ
- NOVÝ ROZVOD PLYNU VNITŘNÍ NTL - OCEĽ BEZEŠVÁ - SVAŘOVANÁ
- OCHRANNÁ TRUBKA - PLYNOTĚSNĚ ZATĚSNĚNÁ

<b>Atelier Tiskovka</b>	ZÁKLADNÍ ŠKOLA POPŮVKY, ŠKOLNÍ 63/9	AUTORIZOVANÝ ARCHTEKT: ING. ARCH. MILOS KLEMENT	<b>ATELIER TISKOVKA</b> ATELIER KREMLIN, TOČEN ODKROK VÁL, KROK DRO TEL: 78 04 20 E-MAIL: atelier@tiskovka.cz WWW.TISKOVKA.CZ
	NÁSTAVBA, DOSTAVBA, STAVEBNÍ ÚPRAVY	VYPRACOVAL: ING. PAVEL PALÁŠEK	
	D.1.4.2 - Plynoinstalace	INVESTOR: OBEC POPŮVKY, NÁVES 32/25, 664 01 POPŮVKY	
	PŮDORYS 1.PP-3.NP	DATUM: 12/2023 STUPEŇ: DPS	
		ZAK.Č.: 12/2023 FORMÁT: 6x4x	MĚŘÍTKO: 1:50
		ČÍSLO VÝKRESU: 01	