


PŮDORYS 2.NP:

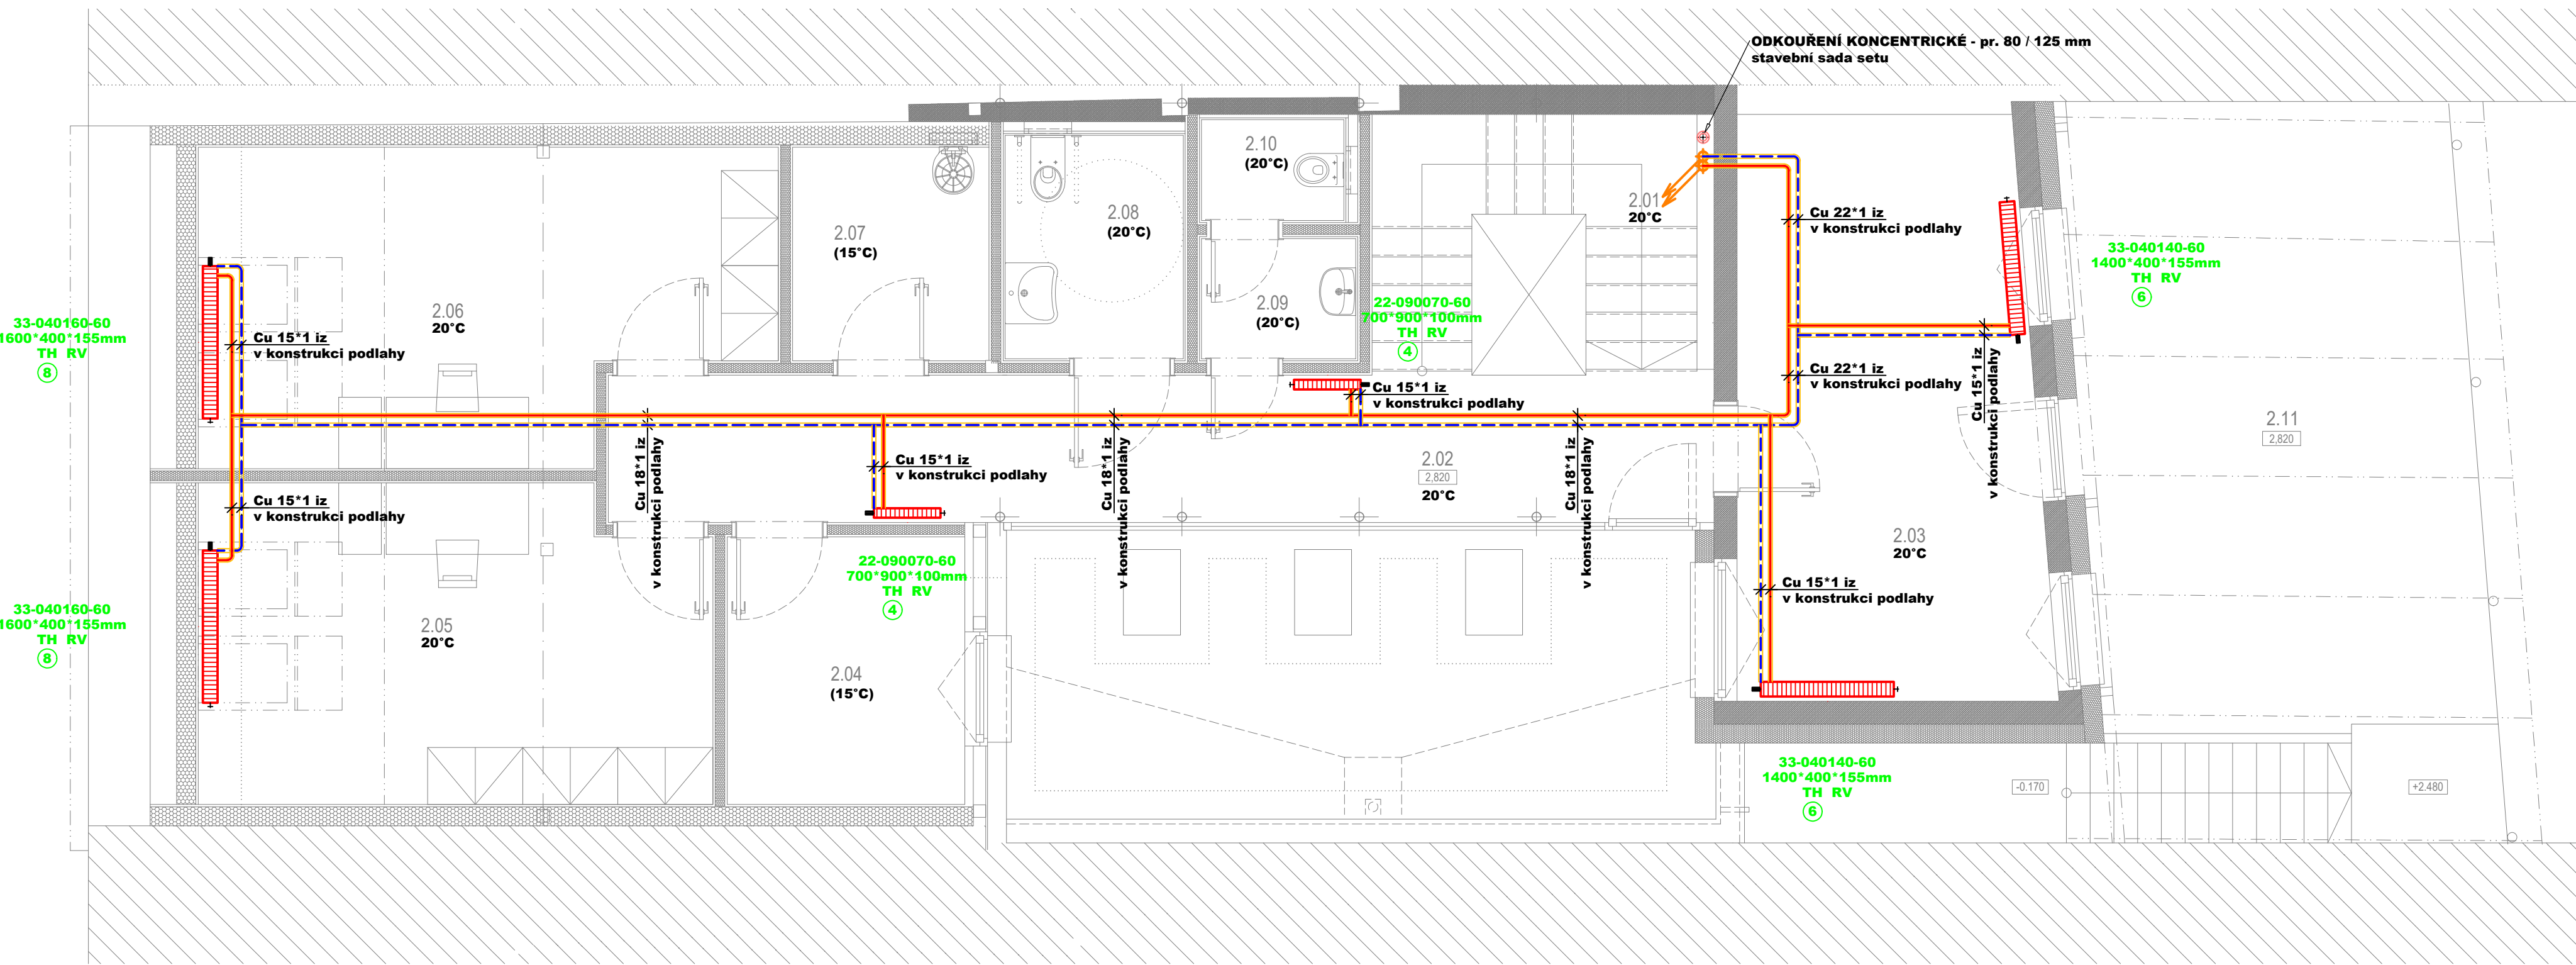

LEGENDA MÍSTNOSTÍ

OZN.	MÍSTNOST	[m²]
2.01	SCHODIŠTĚ	5.67
2.02	CHODBA	18.03
2.03	SPOL. MÍSTNOSTI	19.39
2.04	SKLAD	7.03
2.05	KANCELÁŘ	17.59
2.06	KANCELÁŘ	18.43
2.07	SKLAD / ÚKLID	4.64
2.08	WC - INVALIDÉ	4.58
2.09	PŘEDSÍŇ - WC	2.17
2.10	WC	1.69

VZOROVÉ NÁPOJENÍ OTOPNÉHO TĚLESA:
VENTIL KOMPAKT

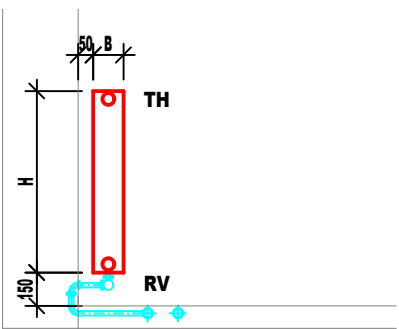


SCHÉMA POKLÁDKY PODLAHOVÉ SMYČKY:


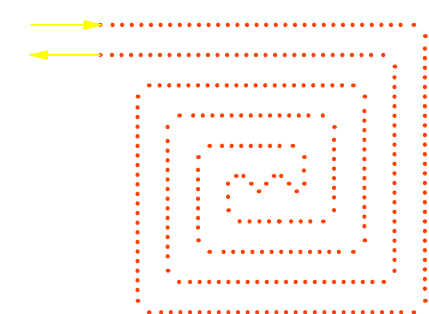


SCHÉMA ZAPOJENÍ KOTLE:

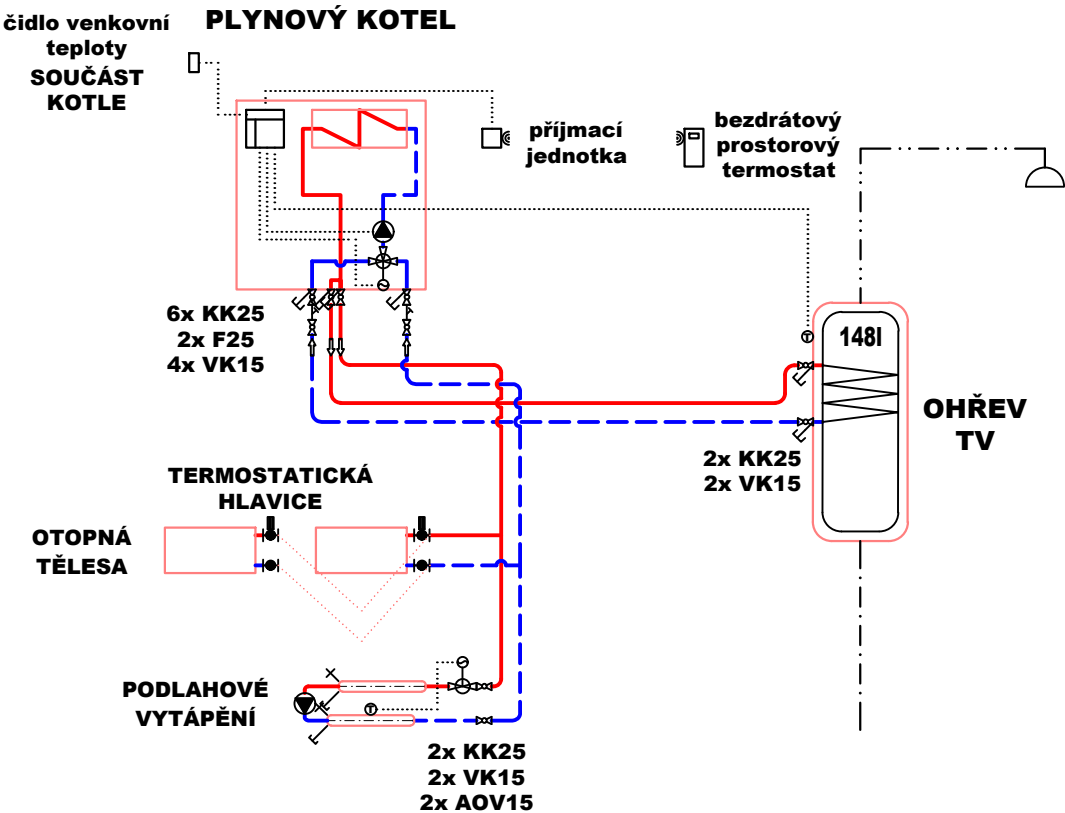

LEGENDA:

ZNAČKA	POPIS	TYP
	POTRUBÍ TOPNÉ VODY - přívod	potrubi z mědi - lisovaný spoj
	POTRUBÍ TOPNÉ VODY - zpátečka	potrubi z mědi - lisovaný spoj
	TEPELNÁ IZOLACE POTRUBÍ	návleková z pěněného polyethylenu

SYSTÉM VYTÁPĚNÍ:

- NÍZKOTEPLTNÍ, DVOUTRUBKOVÝ S NUCENÝM OBĚHEM TOPNÉ VODY POMOCÍ OBĚHOVÉHO ČERPADLA
- TEPLOTNÍ SPÁD 45°C / 35°C PŘI VÝPOČTOVÝCH PARAMETRECH T_e = -12°C - PODLAHOVÉ VYTÁPĚNÍ

POZNÁMKA:

- POTRUBÍ TOPNÉ VODY JE VEDENO V KONSTRUKCI PODLAHY A INSTALAČNÍ ŠACHTOU POTRUBÍM Z MĚDI
- SPOJOVANÝM LISOVÁNÍM, STEJNĚ TAK POKRCHOVÉ VEDENÍ U PLYNOVÉHO KOTLE
- POTRUBÍ TOPNÉ VODY JE OPATŘENO TEPELNOU NÁVLEKOVOU IZOLACÍ Z PĚNĚNÉHO POLYETHYLENU DLE ZÁSAD UVEDENÝCH VE VYHLÁŠCE MPO 193/2007

LEGENDA OTOPNÉ PLOCHY:

ZNAČKA	POPIS	TYP
	OCELOVÉ DESKOVÉ TĚLESO S PRAVÝM SPODNÍM PŘÍPOJENÍM, ZABUDOVANÝM VNITŘNÍM PROPOJOVACÍM ROZVODEM, VENTILOVOU VLOŽKOU, PROFILOVANOU ČELNÍ PLOCHOU	PROVEDENÍ VENTIL KOMPACT
TH RV	TERMOSTATICKÁ HLAVICE PŘÍPOJOVACÍ H ŠROUBENÍ S INTEGROVANÝM VYPOUŠTĚNÍM	
④	STUPEŇ NASTAVENÍ VENTILOVÉ VLOŽKY A REGULAČNÍHO ŠROUBENÍ	
	OHRANIČENÍ PLOCHY PODLAHOVÉHO VYTÁPĚNÍ	
	OKRAJOVÝ A DĚLÍCI DILATAČNÍ PÁS	

STAVEBNÍ ÚPRAVY A ZMĚNA UŽÍVÁNÍ STAVBY	
Na Hradčanech 592	
na p.č. 533 k.ú. Roudnice nad Labem [741647], Na Hradčanech č.p. 592, 413 01 Roudnice nad Labem, Česko	
INVESTOR: Humanitární sdružení Perspektiva, z.s. Havlíčkova 276, 413 01 Roudnice nad Labem	
ZPRACOVATEL PD: TZB ONDŘEJ ZIKÁN PROJEKTANT V OBOU TZB E. ondrojzikan@seznam.cz T. 608 816 937	PARA C.:
STUPNĚV PD: DOKUMENTACE PRO ZMĚNU STAVBY PŘED DOKONČENÍM	DATUM: 06/2024
ČÁST: D.1.4.UT	MĚŘÍTKO: 1:50
VÝKRES: PŮDORYS 2.NP	VÝKRES C.: