


PŮDORYS 1.NP - VODOVOD:

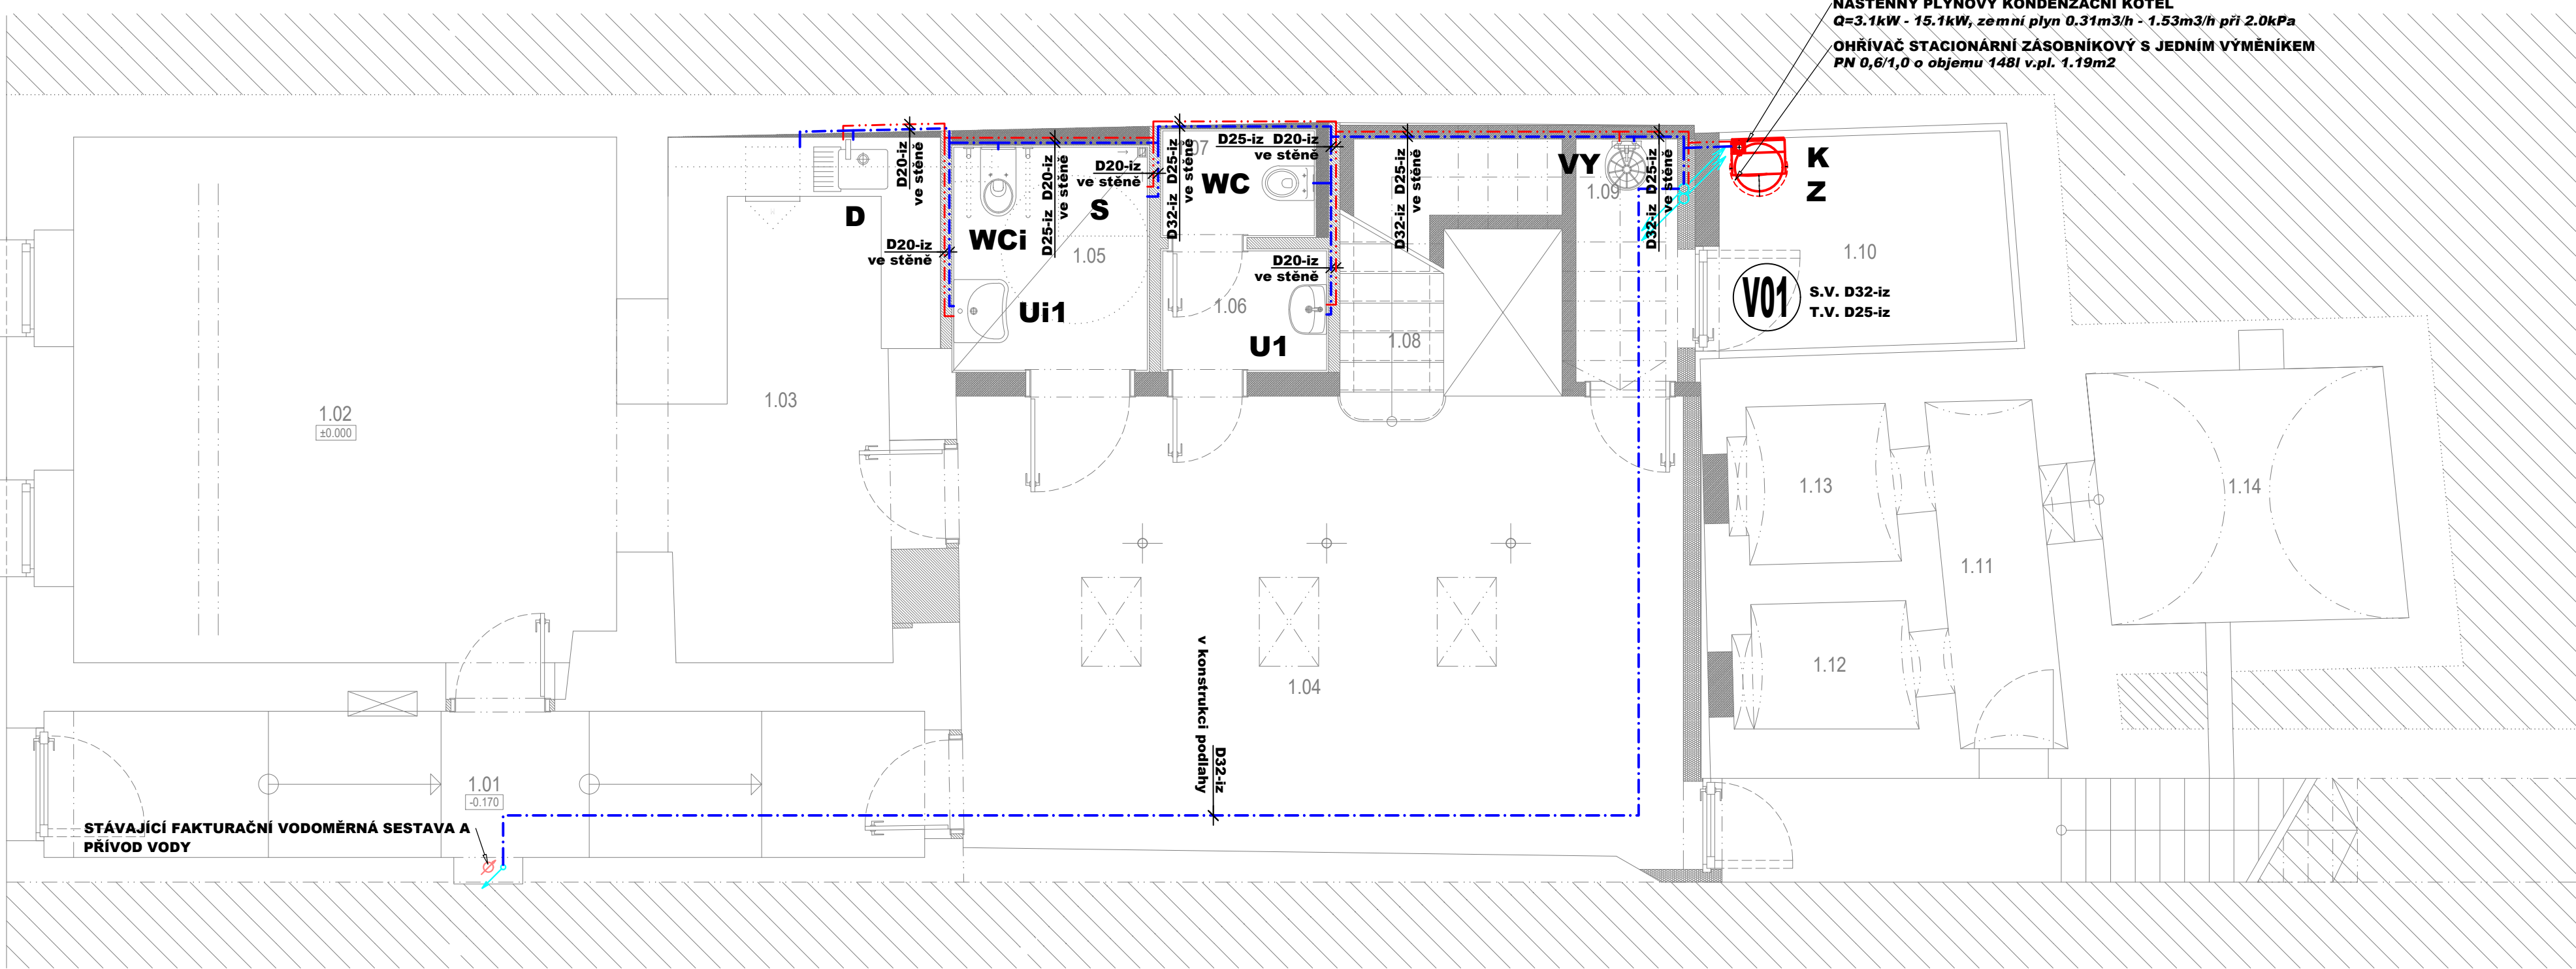

LEGENDA KANALIZACE:

ZNAČKA	POPIS	TYP
	NAVRŽENÉ SVODNÉ POTRUBÍ VNITŘNÍ KANALIZACE	PVC - SYSTÉM
	NAVRŽENÉ SVODNÉ POTRUBÍ DEŠŤOVÉ KANALIZACE	PVC - SYSTÉM
	NAVRŽENÉ ODPADNÍ POTRUBÍ VNITŘNÍ KANALIZACE	PP - SYSTÉM
	NAVRŽENÉ ODPADNÍ POTRUBÍ VNITŘNÍ KANALIZACE	PP - SYSTÉM
	NAVRŽENÉ PŘIPOJOVACÍ POTRUBÍ VNITŘNÍ KANALIZACE	PP - SYSTÉM

LEGENDA VODOVODU:

ZNAČKA	POPIS	TYP
	NAVRŽENÉ POTRUBÍ STUDENÉ VODY	PPr PN 16
	NAVRŽENÉ POTRUBÍ TEPLÉ VODY	PPr PN 16


POZNÁMKA:
- POTRUBÍ VNITŘNÍHO VODOVODU BUDE PROVEDENO Z MATERIÁLU PPr PN 16
- PŘIPOJOVACÍ POTRUBÍ VNITŘNÍHO VODOVODU BUDE VEDENO VE STĚNÁCH, PŘÍPEVNĚNÉ PŘÍCHYTKAMI A ZAKRYTO A V DRÁŽKÁCH PODLAH
- POTRUBÍ VODY BUDE OPATŘENO IZOLACÍ Z PĚNĚNÉHO POLYETHYLENU TL. DLE DN POTRUBÍ - VIZ. TECHNICKÁ ZPRÁVA
- MONTÁŽ POTRUBÍ BUDE PROVÁDĚNA DLE MONTÁŽNÍHO PŘEDPISU VÝROBCE

LEGENDA MÍSTNOSTÍ

OZN.	MÍSTNOST	[m²]
------	----------	------

1.01	ZÁDVEŘÍ	13.20
1.02	KANCELÁŘ	29.11
1.03	KUCHYŇE	12.97
1.04	HALA	36.51
1.05	WC - INVALIDÉ - ŽENY	4.59
1.06	PŘEDSÍN - WC	2.13
1.07	WC	1.73
1.08	SCHODIŠTĚ	1.58
1.09	ÚKLIDOVÁ KOMORA	2.54
1.10	TECHNICKÁ MÍSTNOST	6.26
1.11	SKLÍPEK	3.82
1.12	SKLÍPEK	2.07
1.13	SKLÍPEK	2.36
1.14	SKLÍPEK	7.67

MODELOVÉ NAPOJENÍ ZAŘÍZOVACÍCH PŘEDMĚTŮ NA VNITŘNÍ ROZVOD VODY A KANALIZACE

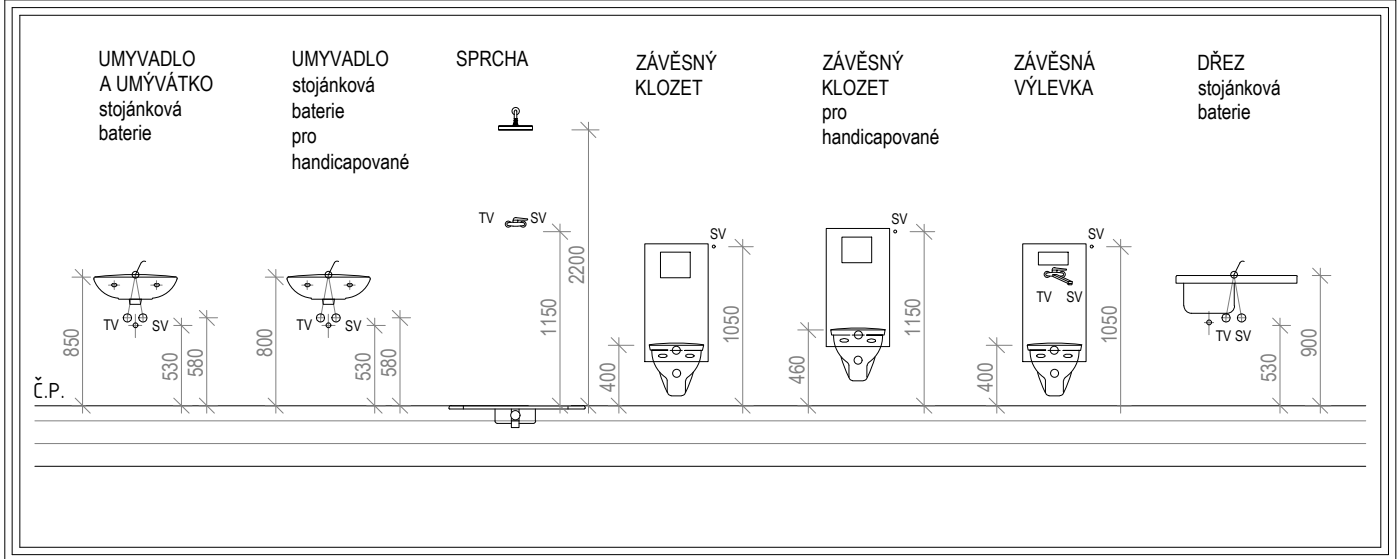

AKCE: STAVEBNÍ ÚPRAVY A ZMĚNA UŽÍVÁNÍ STAVBY Na Hradčanech 592 na p.č. 533 k.ú. Roudnice nad Labem [741647], Na Hradčanech č.p. 592, 413 01 Roudnice nad Labem, Česko	
INVESTOR: Humanitární sdružení Perspektiva, z.s. Havlíčkova 276, 413 01 Roudnice nad Labem	
ZPRACOVATEL PD: TZB ONDŘEJ ZIKÁN PROJEKTANT V OBORU TZB E. ondrejzikan@seznam.cz T. 606 816 937	PÁŘEČ.:
STUPĚŇ PD: DOKUMENTACE PRO ZMĚNU STAVBY PŘED DOKONČENÍM	DATUM: 06/2024
ČÁST: D.1.4.ZTI ZDRAVOTNÉ - TECHNICKÉ INSTALACE	MĚŘÍTKO: 1:50
VÝKRES: PŮDORYS 1.NP - VODOVOD	VÝKRES Č.: 03