

LEGENDA MÍSTNOSTÍ 2.NP

Č.M.	NÁZEV MÍSTNOSTI	PLOCHA [m²]
2.86	JÍDELNA	176,59
2.87	KUCHYNĚ	117,85
2.88	KANCELÁŘ VEDOUČÍ	6,06
2.89	PŘÍRUČNÍ SKLAD	9,35
2.90	CHODBA	8,24
2.91	ÚKLID	2,73
2.92	PŘEDSÍŇ	5,72
2.93	WC	1,68
2.94	UMÝVÁRNA	2,76
2.95	DENNÍ MÍSTNOST	16,13

LEGENDA POTRUBÍ


- SPLAŠKOVÁ KANALIZACE – POTRUBÍ V PODLAŽE
PP–HT
Odpadní potrubí z polypropylenu.
- SPLAŠKOVÁ KANALIZACE – POTRUBÍ – STOUPACÍ, PŘIPOJOVACÍ
PP–HT
Odpadní potrubí z polypropylenu.
- SPLAŠKOVÁ TUKOVÁ KANALIZACE
PP–HT
Odpadní potrubí z polypropylenu.
- ODVOD KONDENZÁTU OD DIGESTOŘÍ
Ušlechtilá ocel 1.4401, DN EN 12828
Provozní teplota max. 105 °C / 221 °F

LEGENDA ZNAČEK

- ČK → ČISTIČI TVAROVKA (OBĚDNÍKOVÝ UZÁVĚR), UMÍSTĚNÝ cca 1,0m OD PODLAHY NA STOUPACÍM (ODPADNÍM), ČI LEŽATÉM POTRUBÍ PŘÍSTUPNÁ REVIZNÍ DVÍŘKY 150x150mm – DODÁVKA PROFESÍ STAVBA

LEGENDA POZNÁMEK

- VEŠKERÉ POTRUBÍ SE BUDE VYHÝBAT PŘÍPADNÝM STAVAJÍCÍM PRŮVLAKŮM (NOSNÝM KONSTRUKCÍM STAVBY).
- STAVAJÍCÍ POTRUBÍ BUDE VYMĚNĚNO ZA NOVÉ A BUDE VLOŽEN NA KAŽDÉ STOUPACÍ POTRUBÍ ČISTIČÍ KUS (DLE DIMENZE POTRUBÍ)
- VEŠKERÉ ZAŘÍZENÍ GASTRA, VČETNĚ ZAPACHOVÝCH UZÁVĚREK (BUDE DODÁVKA PROFESÍ MASTRO)

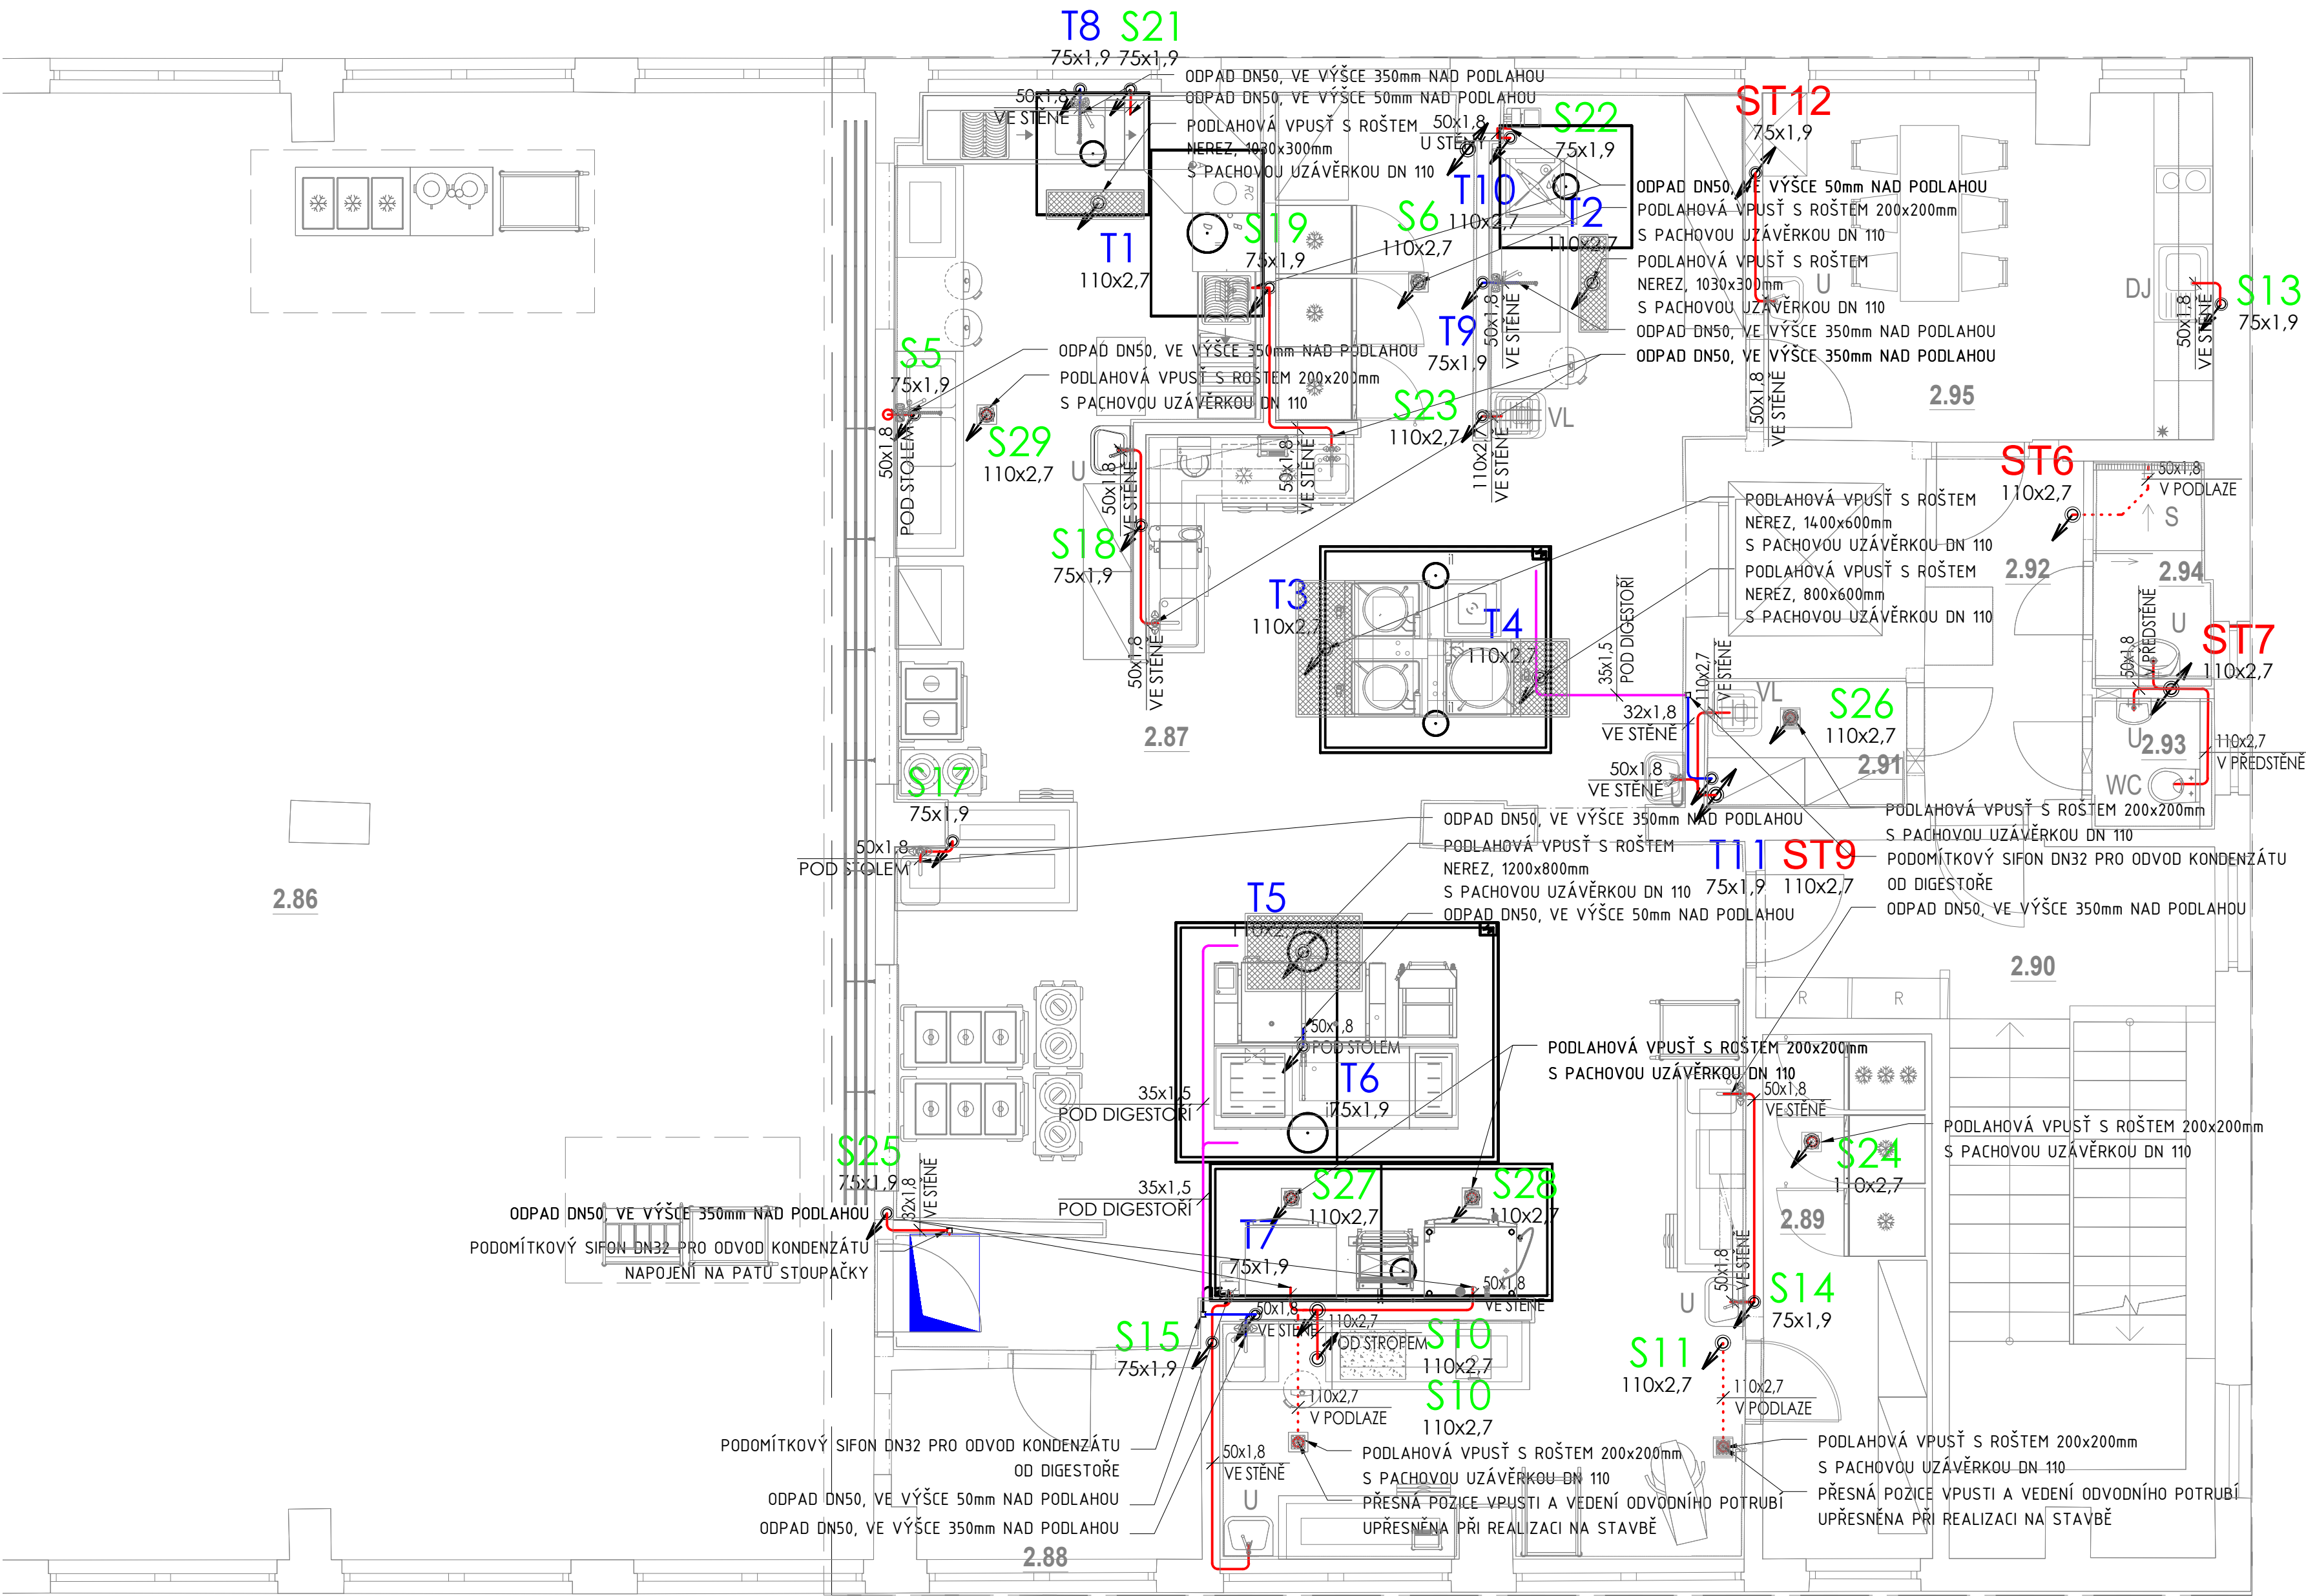

RAZÍTKO/PODPIS	PARÉ

±0,000 = PODLAHA 1.NP

NÁZEV PROJEKTU
Modernizace kuchyně ZŠ Drnovice
- zpracování projektové dokumentace

MÍSTO STAVBY
Náves 109, 483 04 Drnovice
par. č. 889/S, v K.Ú. Drnovice [632554]

INVESTOR
Základní škola Drnovice
sídlem Náves 109, 483 04 Drnovice

OBJEKT
TECHNIKA PROSTŘEDÍ STAVEB (TPS)

ČÁST PROJEKTU
ZDRAVOTNĚ TECHNICKÉ INSTALACE

NÁZEV
PŮDORYS VNITŘNÍ KANALIZACE 2.NP

D.1.2.1

ČÍSLO
102

G.P.

AUTORIZOVANÝ PROJEKTANT
ING. MAREK MILATA
E-mail: info@garantprojekt.cz
mob.: +420 213 528
web: www.garantprojekt.cz

HLAVNÍ NÁŽEV PROJEKTU
ONDRŽEJ HRUŠKA

ČÍSLO ZAKÁZKY
GP202501

DATUM
04/2025

MĚŘÍTKO
1:50

STUPĚŇ
PDPS