


LEGENDA ZASTAVĚNÍ:

POPIS PRVKU	STÁVAJÍCÍ PRVKY	ŘEŠENÉ (NOVÉ) PRVKY
POZEMNÍ OBJEKTY		
HRANICE VLASTNICKÁ		
ZPEVNĚNÉ PLOCHY		
POZEMNÍ OBJEKTY DOTČENÉ PŘÍSTAVBOU		
KANALIZACE - STOKA JEDNOTNÁ		
KANALIZACE - STOKA DEŠŤOVÁ		
KANALIZACE - STOKA JEDNOTNÁ ZRUŠENÁ		
STL PLYNOVOD		
POZDEMŇNÍ VEDENÍ VN		
POZDEMŇNÍ SDĚLOVACÍ VEDENÍ		
PŘÍPOJKA STL PLYNOVOD		DN 32
DOMOVNÍ KANALIZACE SPLAŠKOVÁ		PVC 150
KANALIZACE - PŘÍPOJKA DO ZRUŠENÉ KANALIZACE		
KANALIZACE DEŠŤOVÁ		DN 100 - 150
DRENÁŽNÍ OBJEKT PRO ZASAKOVÁNÍ SRÁŽKOVÝCH VOD		DN 125

RŠK - Koncová revizní šachta v napojení na stávající splaškovou kanalizaci  
RŠ - Revizní šachta na splaškové kanalizaci  
DŠ - Revizní šachta na dešťové kanalizaci  
D - Lapač střešních splavenin  
RN - Retenční nádrž na dešťovou vodu objem 35 m3  
VJ - Vsakovací objekt o objemu 20 m3  
FŠ - Filtrační šachta  
HUP - Plynoměrná skříň (plynoměr + HUP)

----- Přesah PNP z tréninkové haly nebo stávajícího objektu č.p. 2959  
..... Plocha staveniště na pozemku p.č. 1989/2, k.ú. Teplice  
Dočasná obslužná staveništní komunikace pro příjezd na staveniště

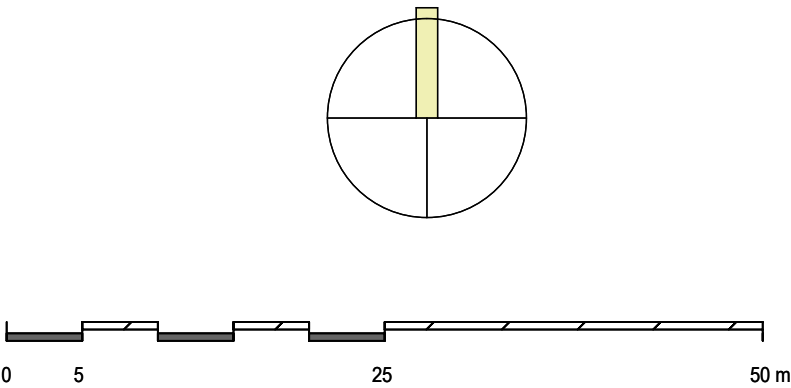

ZODPOVĚDNÝ PROJEKTANT	ING. MILAN SKOUMAL	ING. MILAN SKOUMAL STAVEBNÍ PROJEKCE, INŽENÝRING STAVEB MĚRUNICE 84, 41804 MĚRUNICE tel. 603 155 913, e-mail: skoumal.milan@post.cz	
PROJEKTANT	ING. MILAN SKOUMAL		
KRAJ: ÚSTECKÝ	OBEC: TEPLICE		
INVESTOR/STAVEBNÍK: TEPGASTRO s.r.o., U PANORAMY 2959, 41501 TEPLICE			
PŘÍSTAVBA TRÉNINKOVÉ HALY K HOTELU PANORAMA, TEPLICE			
C. SITUAČNÍ VÝKRESY		FORMÁT: 6 A4	
		DATUM: 10/2025	
		STUPENĚ PD: DPZ	
		ČÍSLO ZAKÁZKY: 2329	
KOORDINAČNÍ SITUACE		MĚŘÍTKO: 1:500	ČÍSLO VÝKRESU: C.2