



AXONOMETRIE PLYNU

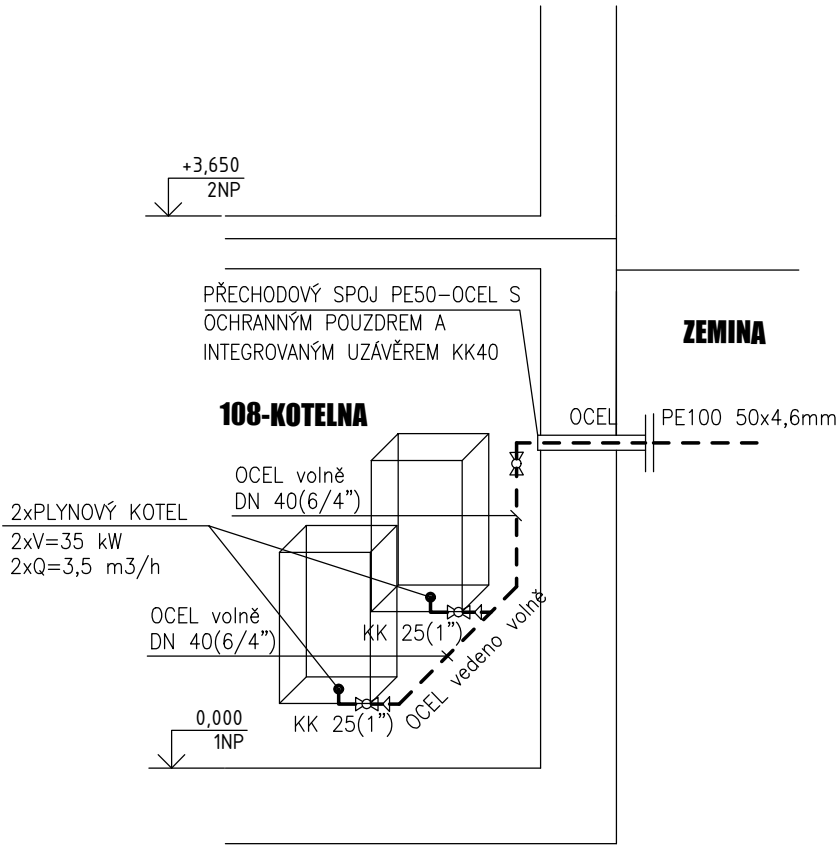

LEGENDA MÍSTNOSTÍ 1NP

Č. M.	ÚČEL MÍSTNOSTI
106	CHODBA
107	CENTRÁLNÍ SKLAD
108	KOTELNA-TECHNICKÁ MÍSTNOST
109a	PRÁDELNA
109b	SUŠÁRNA

LEGENDA

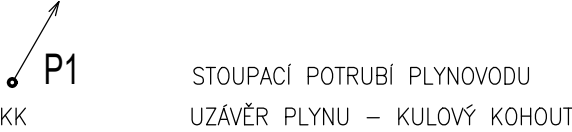

LEGENDA ČAR

----- DOMOVNÍ ROZVOD PLYNU NTL NOVÝ

POZNÁMKA

ODKOUŘENÍ PODLE: ČSN 73 4201; ČSN 33 2000-7-701 ed.2; NÁVODU VÝROBCE

0,000 = 237,850 m n. m. B.p.v.

generální projektant



Atelier 99 s.r.o.

Purkyňova 71/99  
612 00 Brno

projektant části

Ing. Petr Hájek  
Vedlejší 694/2, 625 00 Brno  
ZTI, KANAL., VODA, PLYN  
IČO 05392934

architekt	Ing. arch. Radim Lička
HIP	Ing. Roman Vrba
kontroloval	Ing. Petr Hájek

vypracoval	Ing. Petr Hájek
kreslil	Ing. Petr Hájek
zodp. projektant	Ing. Petr Hájek

stavebník	Diakonie ČCE – středisko BETLÉM
místo stavby	Císařova 394/27, 691 72 Klobouky u Brna, p.č. 1366, 1369/1, 1369/2

DOMOV BETLÉM KLOBOUKY U BRNA

název stavby	SO 100
objekt	D.1.4.2 .b ZDRAVOTECHNIKA PLYNOVOD
část	

název dokumentu

PŮDORYS 1.NP; AXONMETRIE DOM. PLYNOVODU

pare číslo

dokument	17-03
datum	06/2018
formát	2 xA4
stupeň	DPS
revize	00

měřítko 1:50

číslo přílohy

03