
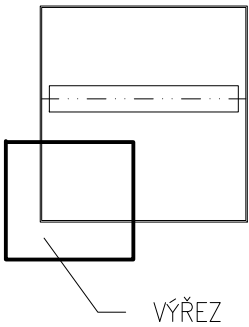


SCHÉMA AKUMULAČNÍ STANICE

M 1:100

SCHÉMA SKLADOVACÍ HALA Č.2

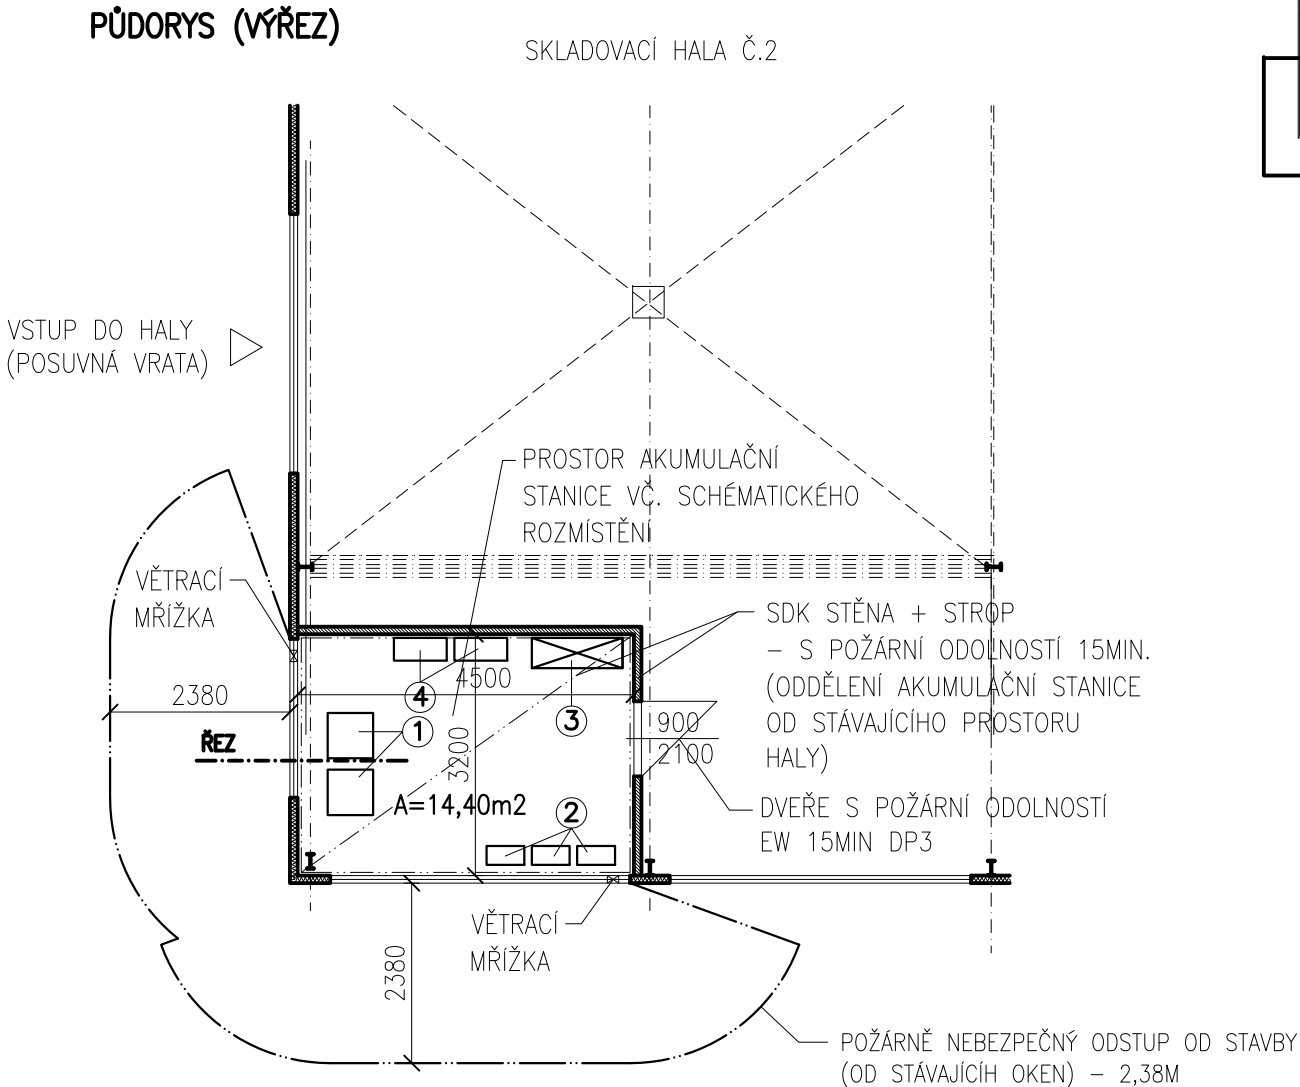

- ① BATERIOVÝ BOX S ŘÍZENÍM

TYP A

 - POČET: 1KS
 - ROZMĚR: 0,6x0,6x1,9M (ŠxHL.xV)
 - HMOTNOST: 460kg (1KS)


TYP B


 - POČET: 1KS
 - ROZMĚR: 0,6x0,6x2,3M (ŠxHL.xV)
 - HMOTNOST: 520kg (1KS)
- ② MĚNIČ (BATERIOVÝ BOX)

 - POČET: 3KS
 - ROZMĚR: 0,5x0,25x0,6M (ŠxHL.xV)
 - HMOTNOST: 63kg (1KS)
- ③ ROZVADĚČ FVE

 - POČET: 1KS
 - VIZ. ČÁST 1.5 ELEKTROINSTALACE – SILNOPROUD
- ④ MĚNIČ (FVE)

 - POČET: 2KS
 - VÝKON: 20kWp
 - ROZMĚR: 0,7x0,3x1,1M (ŠxHL.xV)
 - HMOTNOST: 70kg (1KS)

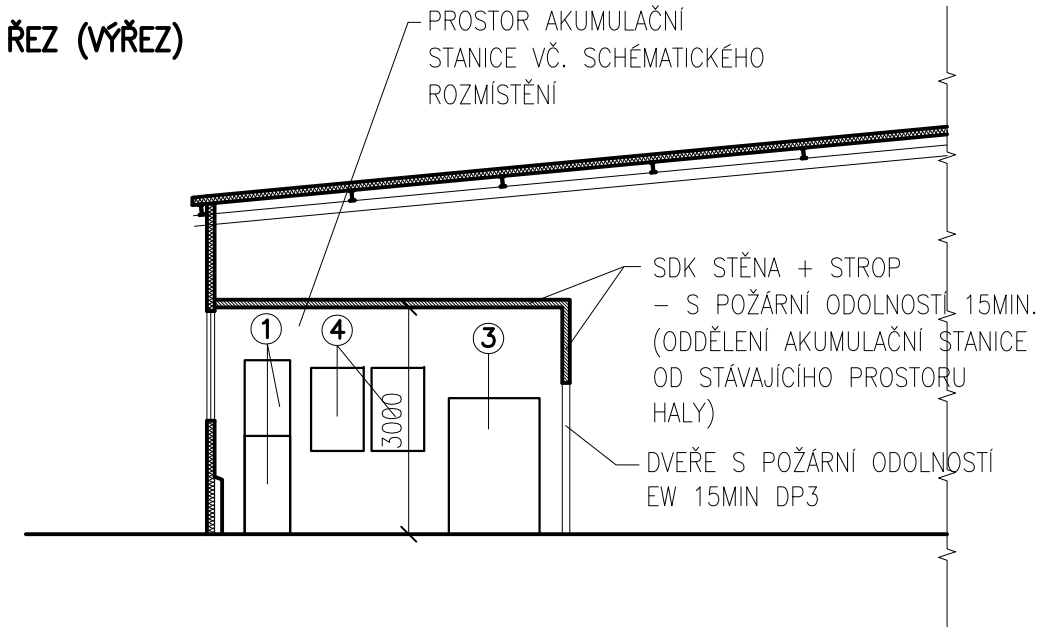

| | | | | |
|---------------------------------------------------------------------------------------------------------------------------------------------------------------------------------------------------------------------------------------------------------------|------------------|---------------------|-----------------|--------------------------------------------------------------------------------------------------------------------------------------------------|
| HLAVNÍ ING. PROJEKTU | ZODP. PROJEKTANT | VYPRACOVAL | MĚŘÍTKO : 1:100 |  |
| MARTIN KONRÁT, DIS. | ING. PAVEL TŮMA | MARTIN KONRÁT, DIS. | FORMÁT : 2 A4 | |
| | | | DATUM 17.9.2018 | |
| INVESTOR : PRAGOKOVO S.R.O., KAPLICKÁ 1141/4, 140 00 PRAHA 4 | | | | |
| AKCE : FVE NA STŘEŠE OBJEKTU, HEJTMÁNKOVICE na p.č. 1087/1, 1090/1, 1118, 1933, st.p.č. 3/1, 487, 504 katastrální území HEJTMÁNKOVICE (638226) D. DOKUMENTACE OBJEKTŮ 1.1 ARCHITEKTONICKO STAVEBNÍ ŘEŠENÍ | | | | ZPRACOVATEL : INS s.r.o. NÁCHOD Parkány 413 547 01 NÁCHOD 491 422 226 ins.atelier@insnachod.cz www.insnachod.cz |
| PROJEKT PRO VÝBĚR DODAVATELE STAVBY | | | | EV. Č. AKCE 1556 34 17 |
| NÁZEV PŘÍLOHY : SCHÉMA AKUMULAČNÍ STANICE | | | | ČÍSLO PŘÍLOHY 1.1.5 |