
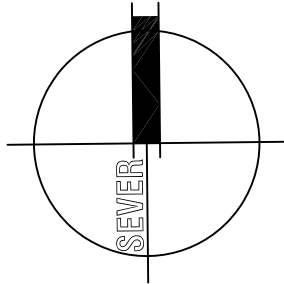



SITUACE ŠIRŠÍ VZTAHY M 1:10 000

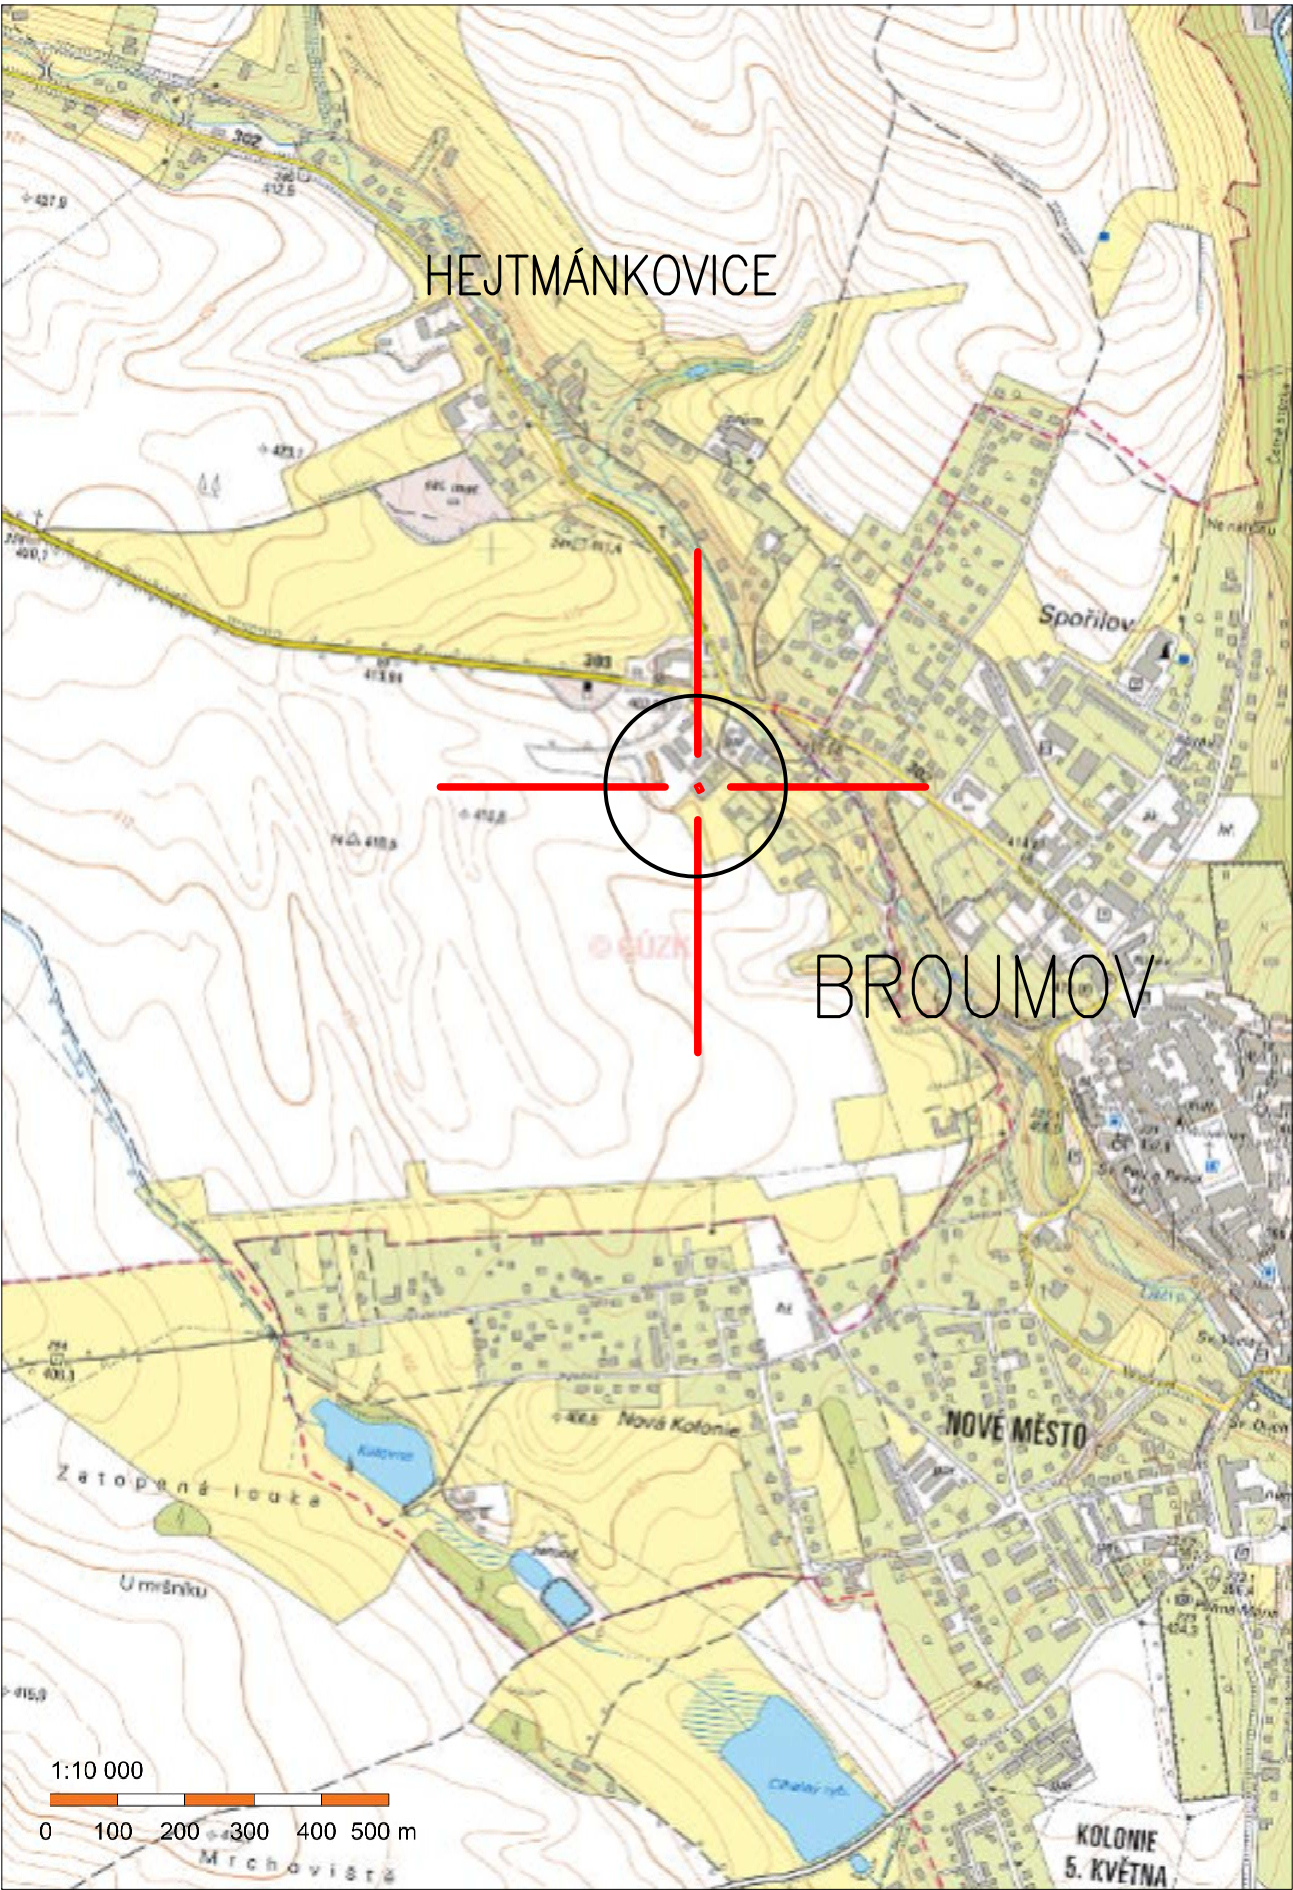


 
 

LEGENDA:

-  FOTOVOLTAICKÁ ELEKTRÁRNA NA STŘEŠE STÁVAJÍCÍCH SKLADOVACÍCH HAL
– NA na p.č. 1087/1, 1090/1, 1118, 1933, st.p.č. 3/1, 487, 504
K.Ú. HEJTMÁNKOVICE (638226)

┌

┐

└

HLAVNÍ ING. PROJEKTU	ZODP. PROJEKTANT	VYPRACOVAL	MĚŘÍTKO : 1 : 10 000	
MARTIN KONRÁT, DiS.	ING. PAVEL TŮMA	MARTIN KONRÁT, DiS.	FORMÁT : 2 A4	
			DATUM : 17.9.2018	
INVESTOR: : PRAGOKOVO S.R.O., KAPLICKÁ 1141/4, 140 00 PRAHA 4				
AKCE : FVE NA STŘEŠE OBJEKTU, HEJTMÁNKOVICE na p.č. 1087/1, 1090/1, 1118, 1933, st.p.č. 3/1, 487, 504 katastrální území HEJTMÁNKOVICE (638226) C. SITUACE STAVBY				ZPRACOVATEL : INS spol. s r.o. Parkány 413 547 01 NÁCHOD 491 422 226 ins.atelier@insnachod.cz www.insnachod.cz
PROJEKT PRO VÝBĚR DODAVATELE STAVBY				EV. Č. AKCE 1556 34 17
NÁZEV PŘÍLOHY : SITUACE ŠIRŠÍ VZTAHY				ČÍSLO PŘÍLOHY C.1